


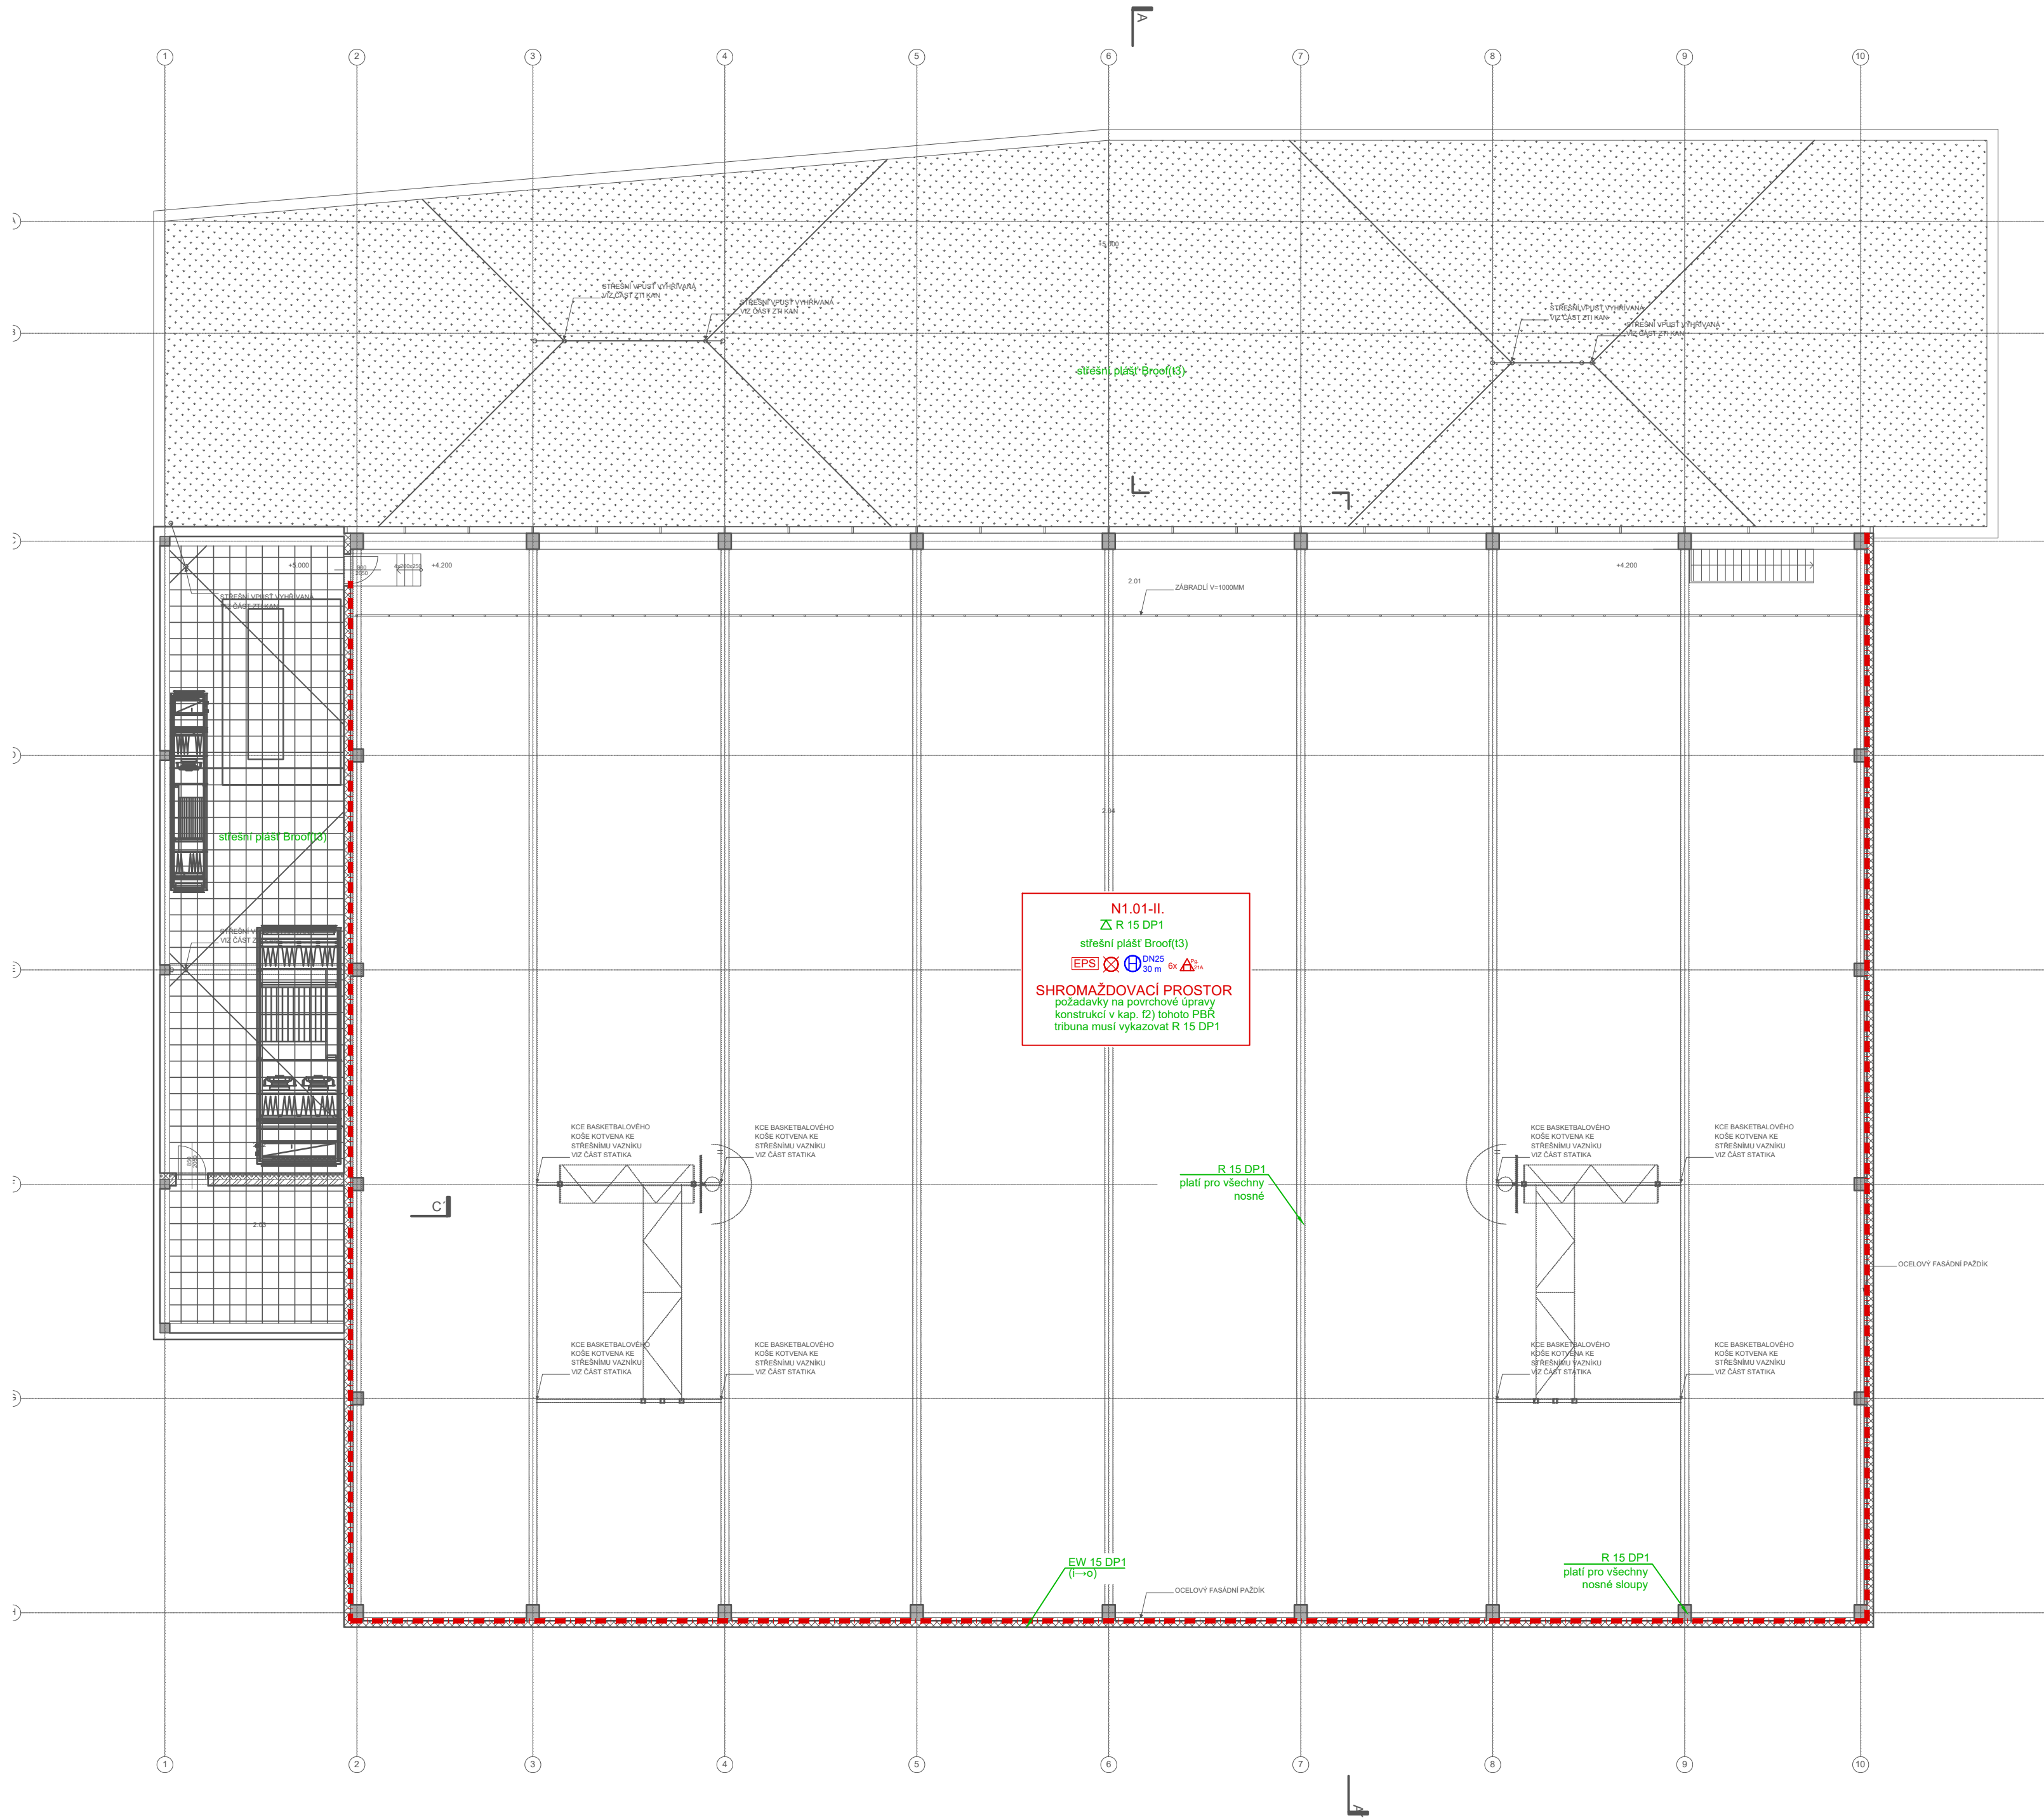

LEGENDA MÍSTNOSTÍ					
Č. M.	NÁZEV MÍSTNOSTI	PLOCHA m²	POVRCHY A ÚPRAVY		
			PODLAHA	STĚNY	STROPY
2.01	OCHOZ	95.8	EPOXIDOVÁ STĚRKA	NÁTĚR UZAVÍRACÍ	NÁSTRÍK BILÝ, NÁTĚR UZAVÍRACÍ
2.02	OTEVŘENÝ PROSTOR TZB	114.2			
2.03	ZASTŘEŠENÝ PROSTOR TZB	26.5	EPOXIDOVÁ STĚRKA	NÁTĚR UZAVÍRACÍ	NÁTĚR UZAVÍRACÍ
2.04	PROSTOR HALY			NÁSTRÍK BILÝ, NÁTĚR UZAVÍRACÍ	NÁSTRÍK BILÝ, NÁTĚR UZAVÍRACÍ
PLOCHA CELKEM		210.0			

LEGENDA MATERIÁLŮ:

	ŽELEZOBETON
	PŘÍČKY ZDĚNÉ
	SANITÁRNÍ PŘÍČKA
	FASÁDNÍ PANELE
	TEPELNÁ IZOLACE - FASÁDA
	TEPELNÁ IZOLACE - XPS
	AKUSTICKÝ PANELE
	ZEMINA PŮVODNÍ
	ZEMINA NASYPANÁ

LEGENDA / LEGEND

N1.01-II.	číslo požárního úseku / stupeň požární bezpečnost number of shaft fire compartment / / index of fire safety
— —	hranice požárního úseku fire compartment border
EW 30 DP1 - C	požární odolnost dveří fire resistance of door
CK	dvoukřídlé dveře vybavené samozavíračem a koordinátorem zavírání druhého křídla two-wings doors with closer and coordinator
PANIK	panikové kování dle EN 179(klika) / EN 1125(madlo) panic exit device
EPS-OD	roleta / dveře / závora odblokována EPS fire shutter / door/ closer unlocked by FACP
Δ REI 30 DP1	požární odolnost stropu / střeška fire resistance of ceiling / roof
R 30 DP1 ✓	požární odolnost sloupu / stěny fire resistance of column / wall
REW 30 DP1 (I→O)	požární odolnost nosné obvodové stěny fire resistance of loadbearing peripheral wall
27 1.5u	směr úniku / počet osob emergency exit direction / No. of people
→	směr úniku / dveře, jimiž prochází úniková cesta escape direction / door on escape route
→	východ ven exit
Δ ^{6L}	přenosný hasicí přístroj práškový Pg 6L dust-based fire extinguisher Pg 6L
Δ ^{CO2}	přenosný hasicí přístroj CO2 fire extinguisher CO2
DN25 30 m	vnitřní požární hydrant DN25 fire hose cabinet
⊗	nouzové osvětlení emergency light
OC	připojovací místo požární nádrže
EPS	elektrická požární signalizace fire alarm control system
☐	ústředna elektrické požární signalizace fire alarm control system
☐	obslužný a signalizační panel EPS control and signaling panel od fire control system
RPO	rozsahovací panel ochrany fire protection switchboard
KTPQ	klíčový trezor požární ochrany key safe fire protection
OPPO	obslužné pole požární ochrany field of fire protection service
TS	total stop
CS EVE	central stop
⊗	požární klapka fire damper

Revize:

č.	datum	popis

±0,000 = 467,50 m n. m.

SPORTOVNÍ HALA VELKÉ MEZÍŘÍČÍ

U Světlé, Velké Mezířičí

investor:

Město Velké Mezířičí

Radnická 29/1, 594 13 Velké Mezířičí

architekt a generální projektant:

CUBOID ARCHITEKTI s.r.o.

Krohova 2595/43a, 160 00 Praha 6

stupeň:

DOKUMENTACE PRO SPOLEČNÉ POVOLENÍ

část:

D1.3. - POŽÁRNÍ BEZPEČNOSTNÍ ŘEŠENÍ

zodpovědný projektant části:

PROPBS s.r.o.

Nádražní 238/7

682 01 Vyškov

vypracoval:

Ing. D. Srněnský

kontroloval:

Ing. J. Tománek, ČKAIT: 0011898

datum:

05/2024

výkres:

PŮDORYS 2.NP

měřítko:

1 : 150

kód výkresu:

číslo paré:

HVM_DSR_D1.3_PBR_102_00