


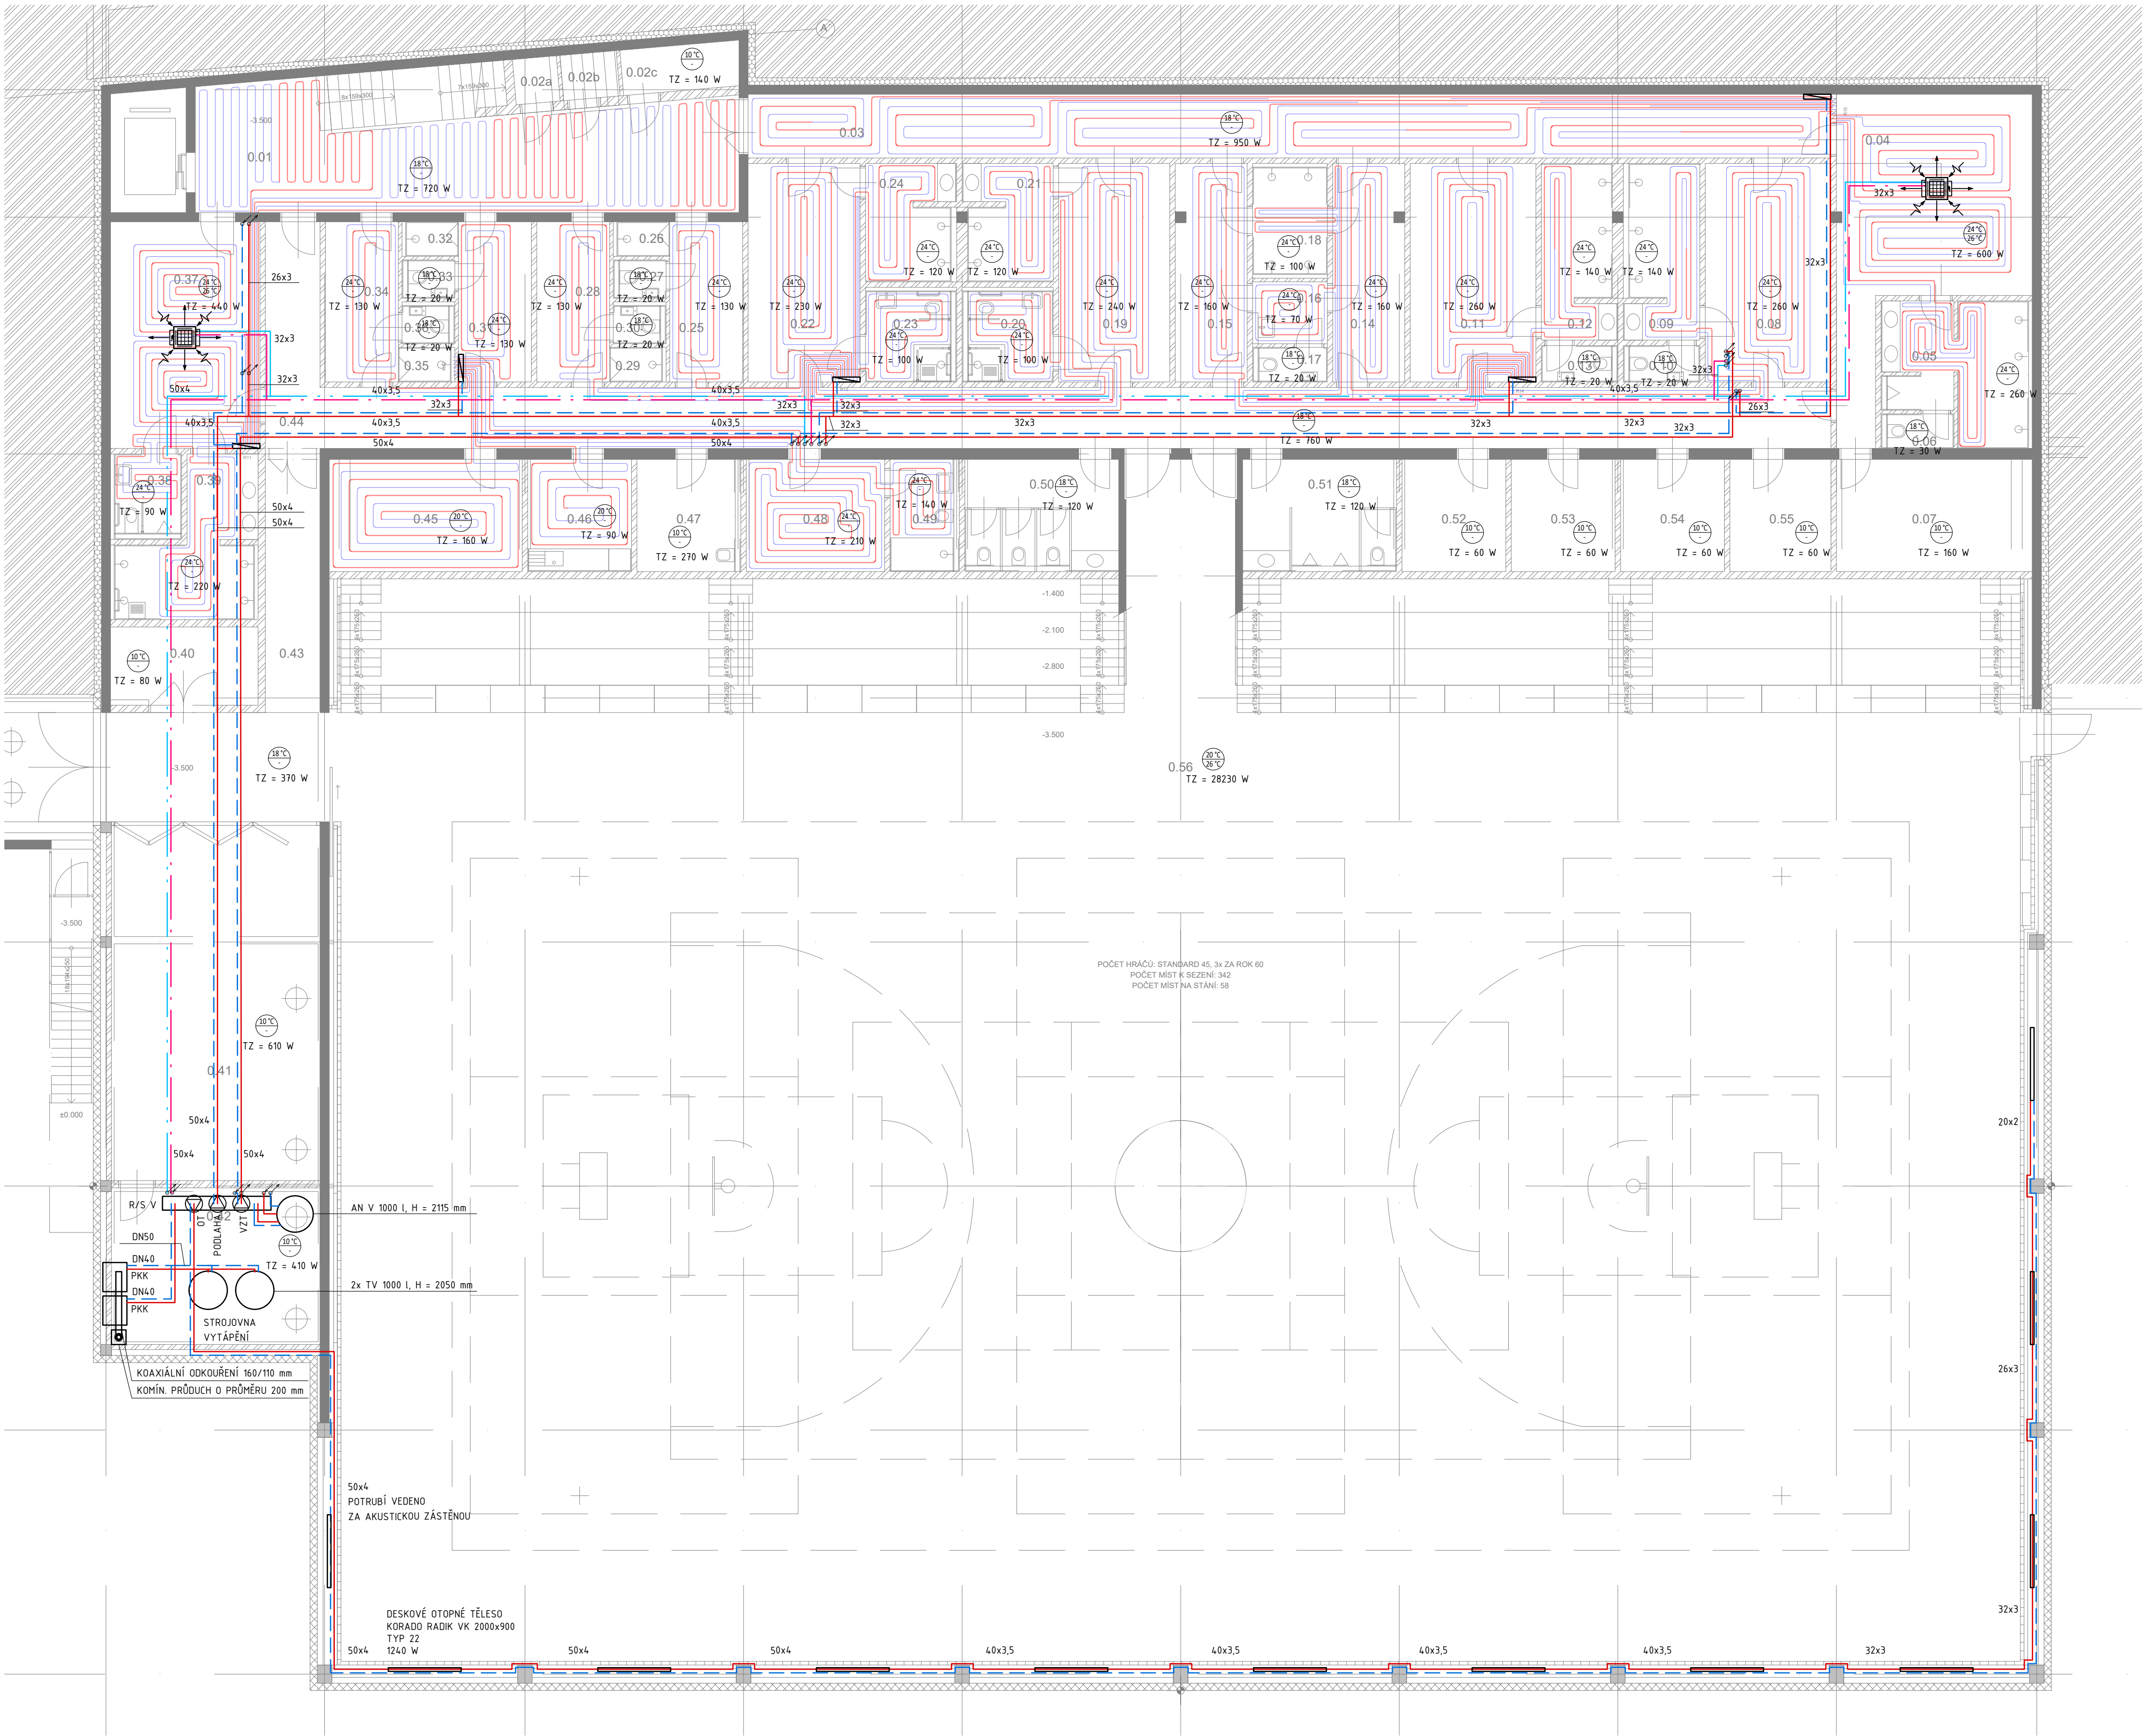

LEGENDA MÍSTNOSTÍ

Č. M.	NÁZEV MÍSTNOSTI	PLOCHA m ²
0.01	CHODBA	45,7
0.02	ELEKTRO ROZVODNA	7,7
0.03	SPINAVÁ CHODBA	58,9
0.04	VELKÁ DOMÁCI ŠATNA	34,6
0.05	HYGIENICKÉ ZÁZEMÍ - VELKÁ DOMÁCI ŠATNA	13,9
0.06	WC - VELKÁ DOMÁCI ŠATNA	1,9
0.07	SKLAD - VELKÁ DOMÁCI ŠATNA	16,6
0.08	MALÁ ŠATNA	20,7
0.09	HYGIENICKÉ ZÁZEMÍ - MALÁ ŠATNA	9,6
0.10	WC - MALÁ ŠATNA	2,1
0.11	MALÁ ŠATNA	20,7
0.12	HYGIENICKÉ ZÁZEMÍ - MALÁ ŠATNA	9,6
0.13	WC - MALÁ ŠATNA	2,1
0.14	MALÁ ŠATNA	11,8
0.15	MALÁ ŠATNA	11,8
0.16	SPOLEČNÉ HYGIENICKÉ ZÁZEMÍ - MALÉ ŠATNY	3,5
0.17	SPOLEČNÉ WC - MALÉ ŠATNY	2,0
0.18	SPOLEČNÉ SPRCHY - MALÉ ŠATNY	6,2
0.19	ŠATNA PRO HANDICAPOVANÉ	18,3
0.20	WC - HANDICAPOVANÉ	6,3
0.21	HYGIENICKÉ ZÁZEMÍ - HANDICAPOVANÉ	7,7
0.22	ŠATNA PRO HANDICAPOVANÉ	18,4
0.23	WC - HANDICAPOVANÉ	6,3
0.24	HYGIENICKÉ ZÁZEMÍ - HANDICAPOVANÉ	7,7
0.25	ŠATNA - TRENEŘI	8,8
0.26	SPRCHA - TRENEŘI	1,4
0.27	WC - TRENEŘI	1,6
0.28	ŠATNA TRENEŘI	8,8
0.29	SPRCHA - TRENEŘI	1,4
0.30	WC - TRENEŘI	1,6
0.31	ŠATNA ROZHODČÍ	8,8
0.32	SPRCHA - ROZHODČÍ	1,4
0.33	WC - ROZHODČÍ	1,6
0.34	ŠATNA ROZHODČÍ	8,8
0.35	SPRCHA - ROZHODČÍ	1,4
0.36	WC - ROZHODČÍ	1,6
0.37	VELKÁ ŠATNA	26,1
0.38	WC PRO HANDICAPOVANÉ - VELKÁ ŠATNA	4,4
0.39	HYGIENICKÉ ZÁZEMÍ - VELKÁ ŠATNA	12,7
0.40	TECHNICKÁ MÍSTNOST	7,7
0.41	CENTRÁLNÍ SKLAD	58,9
0.42	KOTELNA	27,3
0.43	CHODBA	28,5
0.44	ČISTÁ CHODBA	81,3
0.45	PROSTOR PRO ÚDRŽBÁŘE	16,3
0.46	KUCHYŇKA	8,8
0.47	ÚKLIDOVÁ MÍSTNOST	8,8
0.48	OŠETŘOVNA	11,8
0.49	HYGIENICKÉ ZÁZEMÍ - OŠETŘOVNA	5,9
0.50	WC ŽENY	13,0
0.51	WC MUŽI	13,0
0.52	ODDĚLOVÝ SKLAD	8,8
0.53	ODDĚLOVÝ SKLAD	8,8
0.54	ODDĚLOVÝ SKLAD	8,8
0.55	ODDĚLOVÝ SKLAD	8,8
0.57	HERNÍ PLOCHA	1227,3
CELKEM	PLOCHA	1960,2

LEGENDA :

	PRÍVODNÍ POTRUBÍ VYTÁPĚNÍ
	ZPĚTNÉ POTRUBÍ VYTÁPĚNÍ
	PRÍVODNÍ POTRUBÍ CHLAZENÍ
	ZPĚTNÉ POTRUBÍ CHLAZENÍ
	DESKOVÉ OTOPNÉ TĚLESO 2000x900, TYP22
	PATROVÝ ROZDĚLOVAČ OKRUHŮ PODL. VYT.
	STOUPACÍ POTRUBÍ (SP)

21 °C
26 °C

NÁVRHOVÁ TEPLOTA PRO VYTÁPĚNÍ
NÁVRHOVÁ TEPLOTA PRO CHLAZENÍ

POZNÁMKY:
- PÁTERNÍ POTRUBÍ VEDENO POD STROPEM
- DOPOJENÍ K R/S VEDENO V PODLAŽE
- VÝŠKA SKŘÍNĚ R/S = 730 mm, HLOUBKA = 135 mm, DÉLKA = 750 mm

TZ = TEPELNÁ ZTRÁTA
AN = AKUMULAČNÍ NÁDOBA
CH = CHLAZENÍ
V = VYTÁPĚNÍ
TČ = TEPELNÉ ČERPADLO
EN = EXPANZNÍ NÁDOBA
D = DOPOUŠTĚNÍ VODY
DV = DESKOVÝ VÝMĚNÍK
OZ = ODPLYNOVACÍ ZAŘÍZENÍ
TV = ZÁSOBNÍK TEPLÉ VODY
PKK = PLYNOVÝ KONDENZAČNÍ KOTEL
R/S = ROZDĚLOVAČ A SBĚRAČ
H = VÝŠKA ZAŘÍZENÍ

REVIZE (číslo, datum, popis)

č.	datum	popis

název a místo stavby
SPORTOVNÍ HALA VELKÉ MEZIRÍČÍ

katastrální území Velké Mezířčí
parc. č. 3908/1, 3908/2, 3909, 3911/4, 3911/6 a 3911/7
stavebník

Město Velké Mezířčí
Radnická 29/1, 594 13 Velké Mezířčí

architekt a generální projektant
CUBOID ARCHITEKTI s.r.o.

Krohova 2595/43A, 160 00 Praha 6
Ing. arch. Aleš Papp

Ing. arch. Magda Pappová
Tel : +420 774 259 203

zodpovědný projektant

Ing. arch. Aleš Papp

č. autorizace A.0: 3034

ales.papp@cuboid.cz, +420 774 259 201

část:

UTCH

zodpovědný projektant části

TK4G s.r.o.

Na Dlouhém lánu 30/12, Praha 6, 160 00
Ing. Tomáš Kostkan

vypracoval

Ing. Vojtěch Dvořák

stupeň dokumentace

DOKUMENTACE PRO VYDÁNÍ SPOLEČNÉHO POVOLENÍ (ÚR+SP)

výkres

PŮDORYS 1PP

měřítko

1:100

datum

06/2024

Číslo výkresu

číslo paré

SHVM_DSR_D.1.4.1_099