


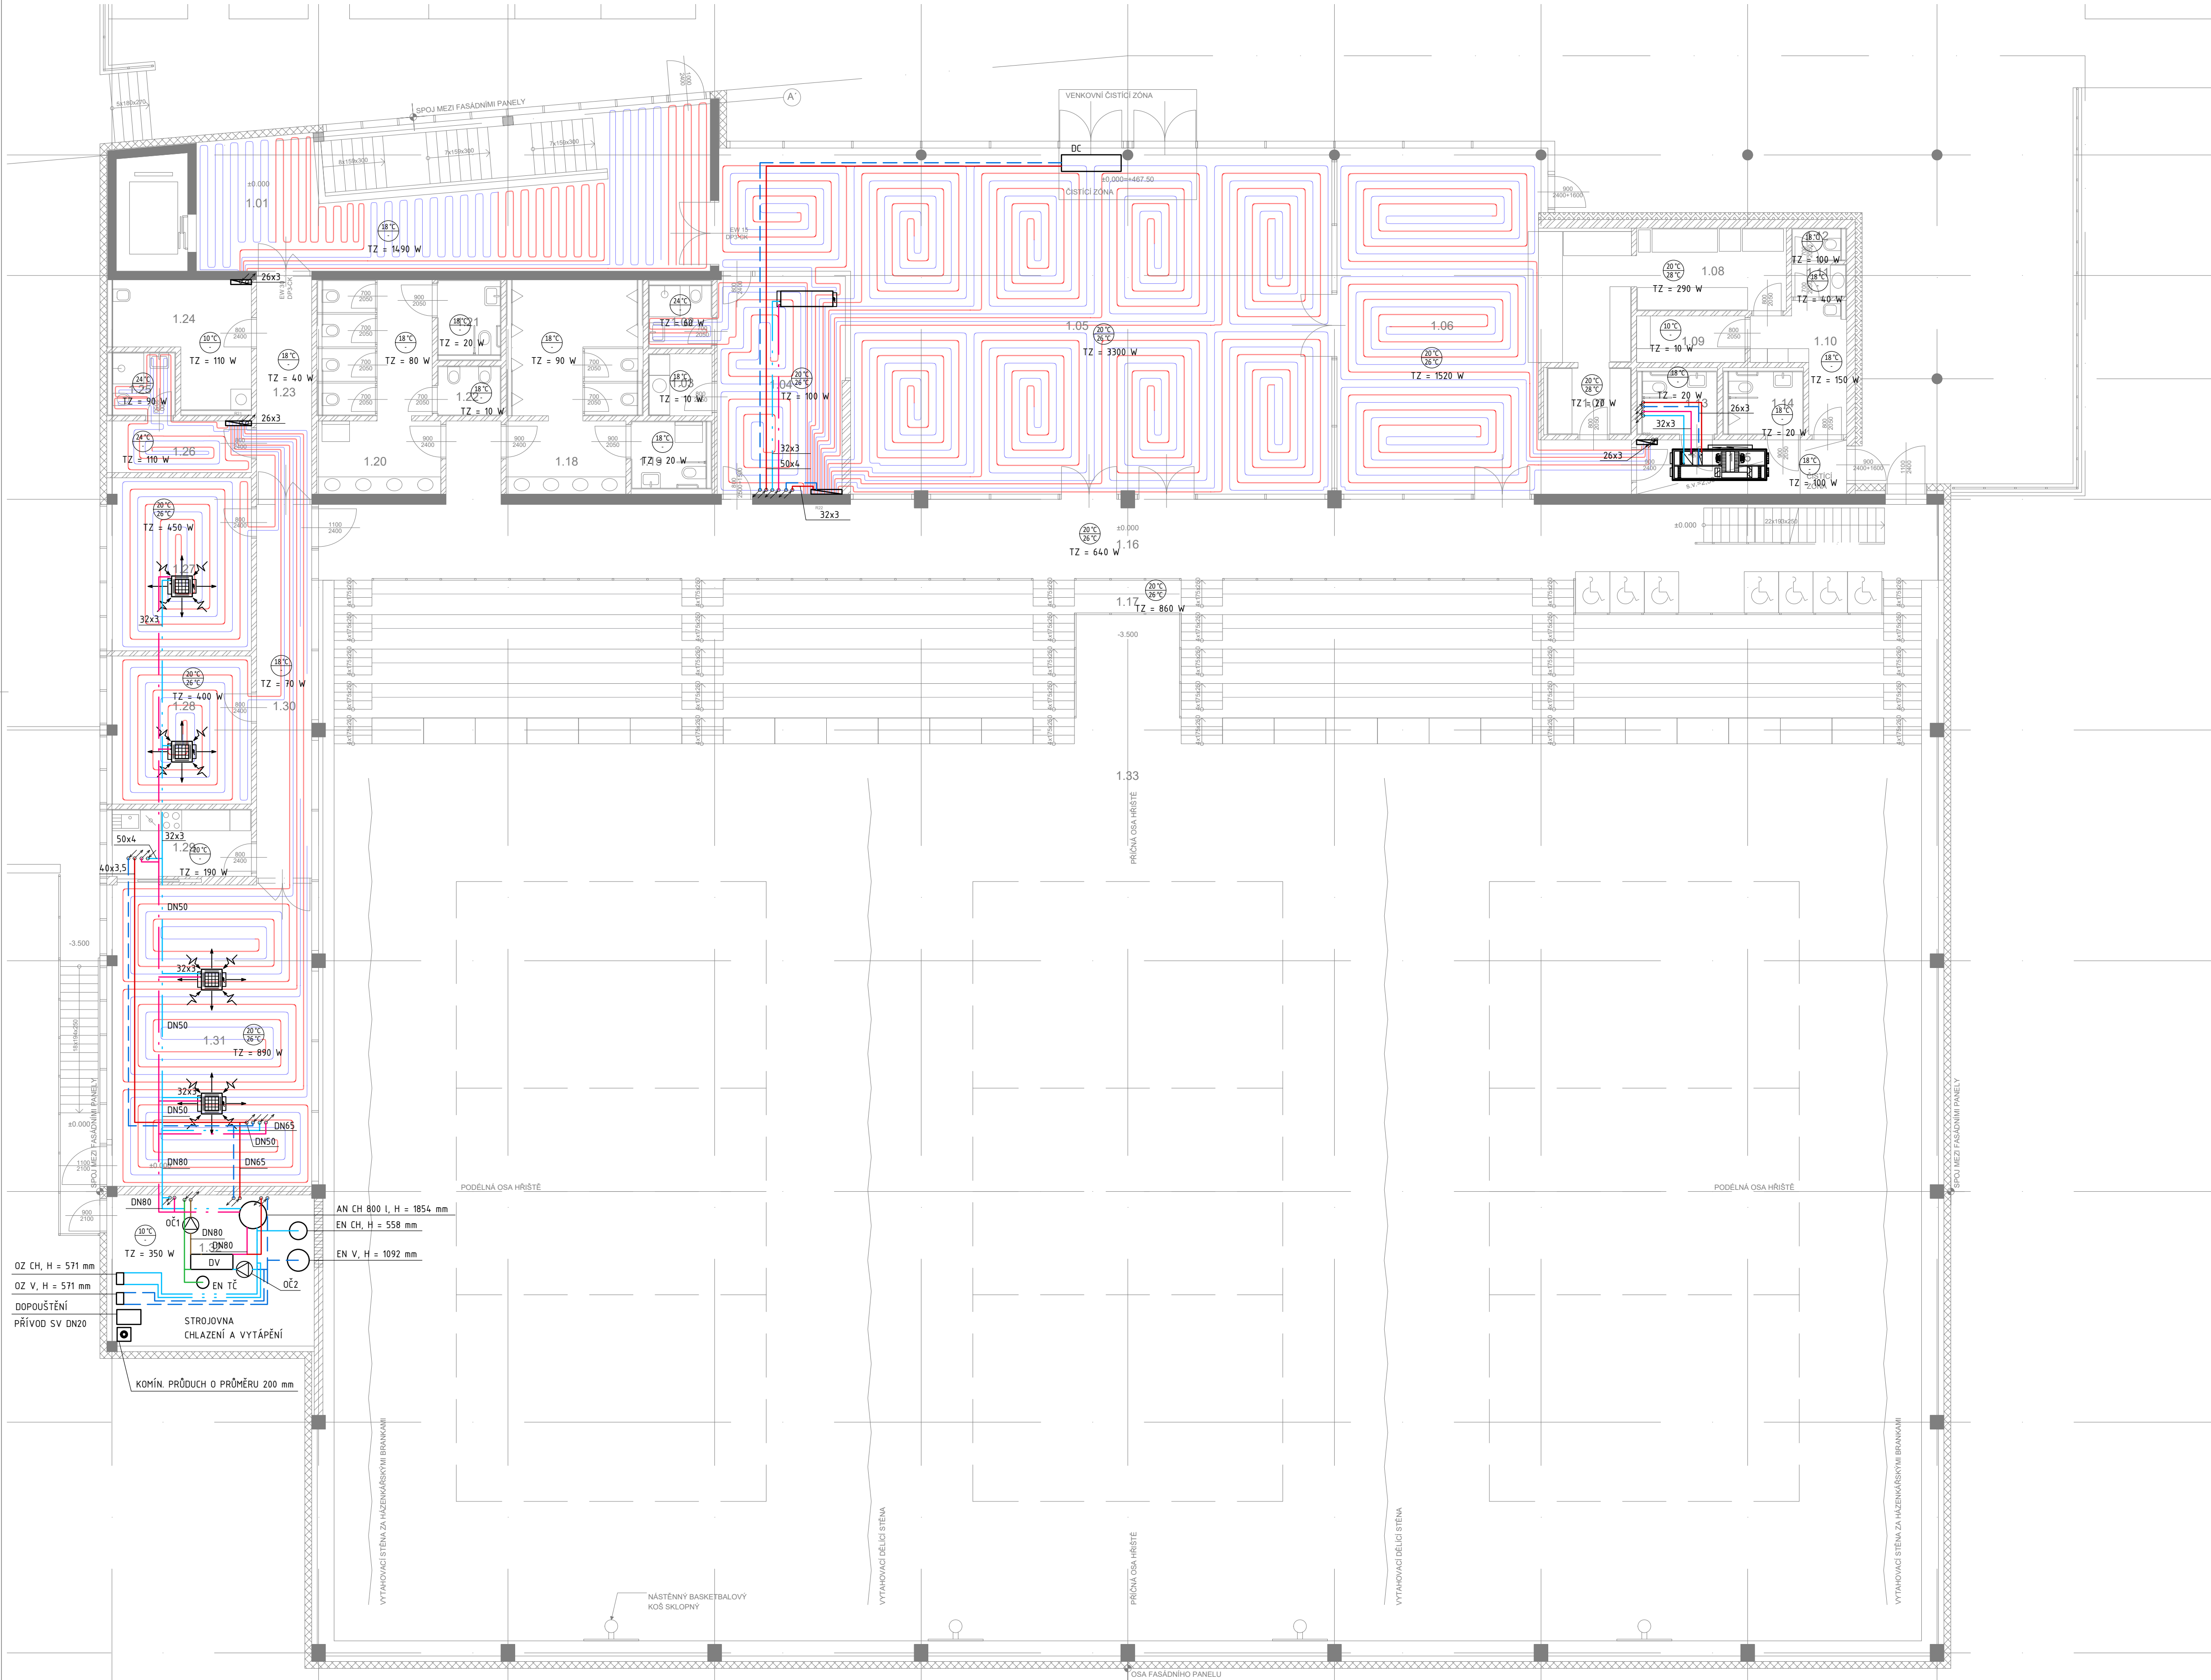

LEGENDA MÍSTNOSTÍ		
Č. M.	NÁZEV MÍSTNOSTI	PLOCHA - m²
1.01	CHODBA	65,9
1.02	TOALETY - RECEPCE	3,7
1.03	KUCHYŇKA - RECEPCE	3,3
1.04	RECEPCE	23,4
1.05	VSTUPNÍ HALA	154,6
1.06	BUFET	74,4
1.07	MYTÍ STOLNÍHO NÁDOBÍ	4,8
1.08	PŘÍPRAVNA	12,2
1.09	SKLAD POTRAVIN	4,3
1.10	CHODBA S ÚKLIDEM	5,2
1.11	WC PŘEDSÍŇ	1,6
1.12	WC PERSONÁL	1,5
1.13	WC ŽENY BEZBARIÉROVÉ	4,4
1.14	WC MUŽI BEZBARIÉROVÉ	4,4
1.15	CHODBA	9,9
1.16	OCHOZ HLEDIŠTĚ	121,1
1.17	HLEDIŠTĚ	172,3
1.18	WC - MUŽI	23,3
1.19	WC - MUŽI HANDICAPOVANÍ	4,7
1.20	WC - ŽENY	20,6
1.21	WC - ŽENY HANDICAPOVANÉ	4,4
1.22	WC ŽENY / ÚKLID	2,7
1.23	CHODBA	10,7
1.24	ÚKLIDOVÁ MÍSTNOST S PROVOZNÍM SKLADEM A PRADELNOU	12,3
1.25	WC - ZAMĚSTNANCI	3,7
1.26	ŠATNA - ZAMĚSTNANCI	6,4
1.27	KANCELÁŘ	21,0
1.28	KANCELÁŘ	18,0
1.29	ZÁŽEHÍ / KUCHYŇKA	0,4
1.30	CHODBA	18,1
1.31	MULTIFUNKČNÍ SÁL/KLUBOVNA/VIP	52,2
1.32	TECHNICKÁ MÍSTNOST	27,3
CELKEM		900,8

LEGENDA:	
	PŘÍVODNÍ POTRUBÍ VYTÁPĚNÍ
	ZPĚTNÉ POTRUBÍ VYTÁPĚNÍ
	PŘÍVODNÍ POTRUBÍ CHLAZENÍ
	ZPĚTNÉ POTRUBÍ CHLAZENÍ
	PŘÍVODNÍ POTRUBÍ TČ - NEMRZNOUCÍ SMĚS
	ZPĚTNÉ POTRUBÍ TČ - NEMRZNOUCÍ SMĚS
	DESKOVÉ OTOPNÉ TĚLESO 2000x1000, TYP22
	PATROVÝ ROZDĚLOVACÍ OKRUHŮ PODL. VYT.
	STOUPACÍ POTRUBÍ (SP)

21°C
26°C

NÁVRHOVÁ TEPLOTA PRO VYTÁPĚNÍ
NÁVRHOVÁ TEPLOTA PRO CHLAZENÍ

POZNÁMKY:
- PÁTERNÍ POTRUBÍ VEDENO POD STŘEPEM
- DOPOJENÍ K R/S VEDENO V PODLAŽE
- VÝŠKA SKŘÍNĚ R/S = 130 mm, HLBOUKA = 135 mm, DÉLKA = 600, 150 ĚI 900 mm DLE POČTU OKRUHŮ

TZ = TEPELNÁ ZTRÁTA
AN = AKUMULAČNÍ NÁDOBA
CH = CHLAZENÍ
V = VYTÁPĚNÍ
TČ = TEPELNÉ ČERPAČLO
EN = EXPAZNÍ NÁDOBA
DV = DESKOVÝ VÝTĚHNIK
OZ = DOPLŇOVACÍ ZÁŘÍZENÍ
DC = OVRÁTNÍ CLONA
H = VÝŠKA ZÁŘÍZENÍ

REVIZE (číslo, datum, popis)

č.	datum	popis

název a místo stavby
SPORTOVNÍ HALA VELKÉ MEZIRÍČÍ
katastrální území Velké Meziříčí
parc. č. 3908/1, 3908/2, 3909, 3911/4, 3911/6 a 3911/7
stavebník
Město Velké Meziříčí
Radnická 29/1, 594 13 Velké Meziříčí
architekt a generální projektant
CUBOID ARCHITEKTI s.r.o.
Krohova 2595/43A, 160 00 Praha 6
Ing. arch. Aleš Papp
Ing. arch. Magda Pappová
Tel : +420 774 259 203
zodpovědný projektant
Ing. arch. Aleš Papp
č. autorizace A.0: 3034
ales.papp@cuboid.cz, +420 774 259 201
část:
UTCH
zodpovědný projektant části
TK4G s.r.o.
Na Dlouhém lánu 30/12, Praha 6, 160 00
Ing. Tomáš Kostkan
vypracoval
Ing. Vojtěch Dvořák
stupeň dokumentace

DOKUMENTACE PRO VYDÁNÍ SPOLEČNÉHO POVOLENÍ (ÚR+SP)

výkres
PŮDORYS 1NP
měřítko
1:100
datum
06/2024
Číslo výkresu
číslo paré

SHVM_DSR_D.1.4.1_101