


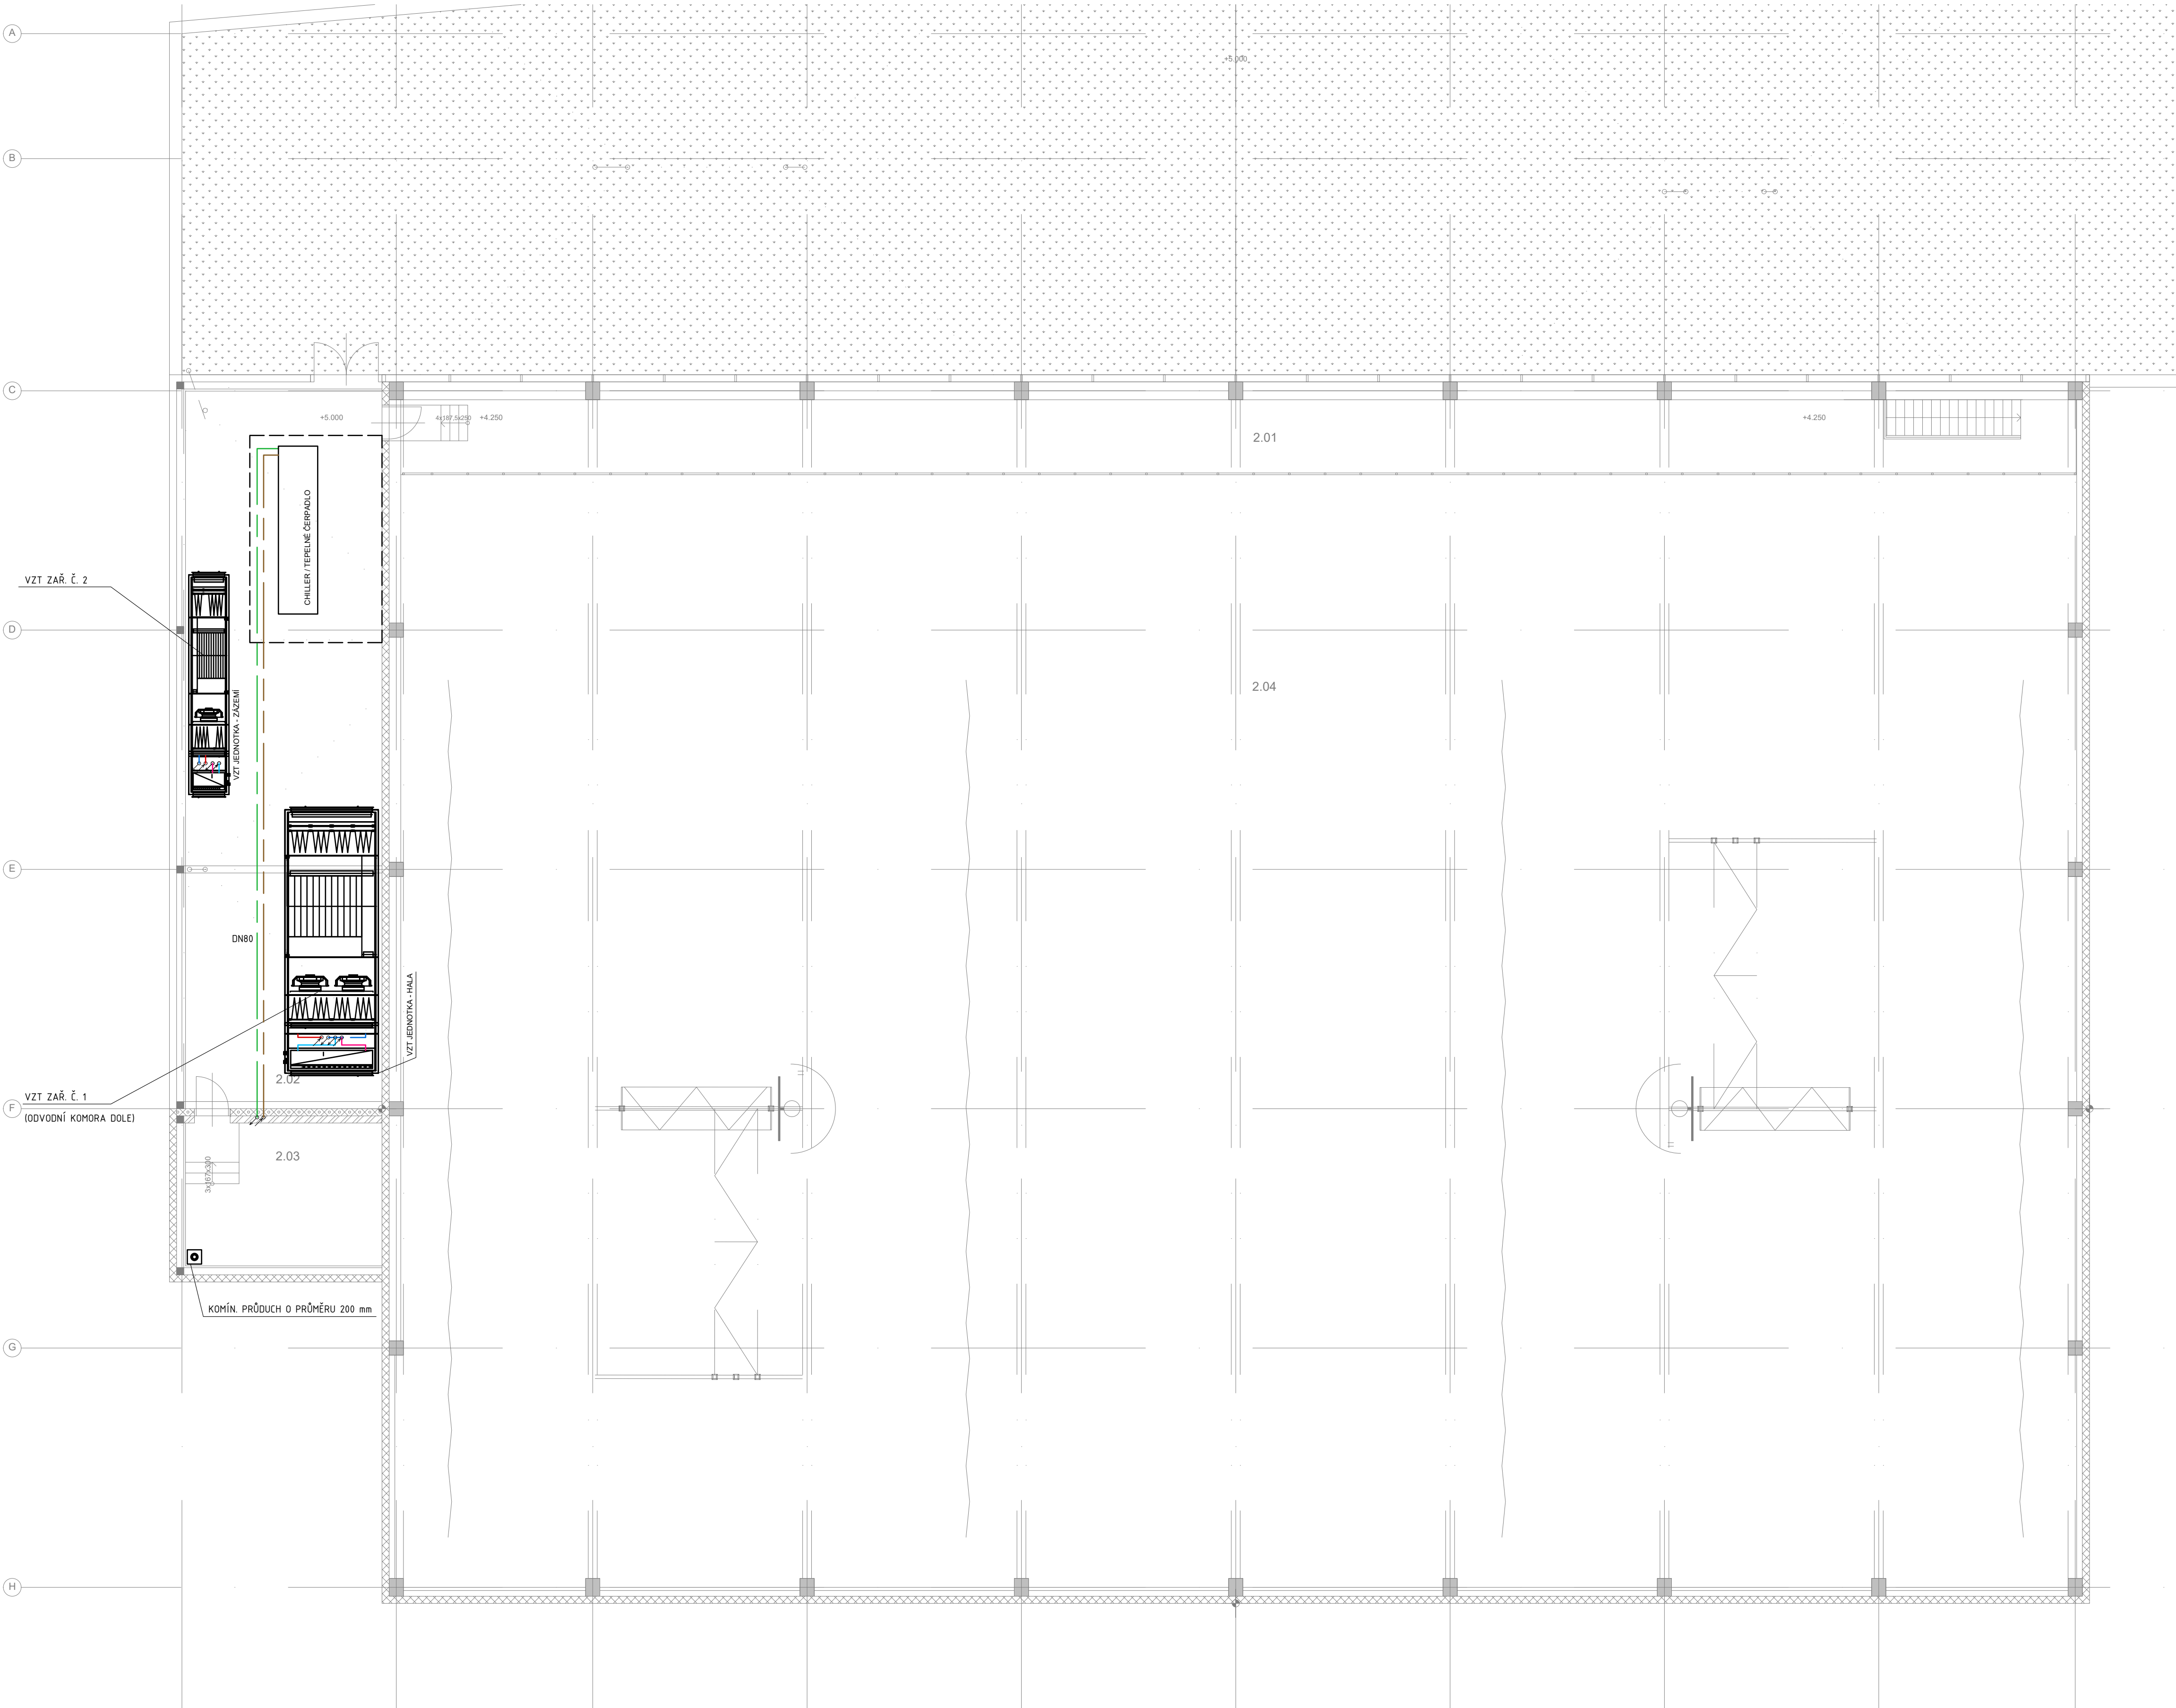

LEGENDA MÍSTNOSTÍ		
Č. M.	NÁZEV MÍSTNOSTI	PLŮCHA m²
2.01	ÚCHOZ	95,8
2.02	OTEVŘENÝ PROSTOR TZB	114,2
2.03	ZASTŘEŠENÝ PROSTOR TZB	26,5
CELKEM		210,0

LEGENDA:

	PŘÍVODNÍ POTRUBÍ TČ - NEMRZNOUCÍ SMĚS
	ZPĚTNÉ POTRUBÍ TČ - NEMRZNOUCÍ SMĚS
	PODLAHOVÉ VYTÁPĚNÍ
	DESKOVÉ OTOPNÉ TĚLESO 2000x1000, TYP22
	PATROVÝ ROZDĚLOVAČ OKRUHŮ PODL. VYT.
	STOUPACÍ POTRUBÍ (SP)

21 °C
26 °C

NÁVRHOVÁ TEPLOTA PRO VYTÁPĚNÍ
NÁVRHOVÁ TEPLOTA PRO CHLAZENÍ

AN = AKUMULAČNÍ NÁDOBA
CH = CHLAZENÍ
V = VYTÁPĚNÍ
TČ = TEPELNÉ ČERPADLO
EN = EXPANZNÍ NÁDOBA
D = DOPOUŠTĚNÍ VODY
DV = DESKOVÝ VÝMĚNÍK
OZ = DOPLYNOVACÍ ZAŘÍZENÍ

REVIZE (číslo, datum, popis)

č.	datum	popis

název a místo stavby
SPORTOVNÍ HALA VELKÉ MEZIRČÍ

katastrální území Velké Meziříčí
parc. č. 3908/1, 3908/2, 3909, 3911/4, 3911/6 a 3911/7
stavebník

Město Velké Meziříčí
Radnická 29/1, 594 13 Velké Meziříčí

architekt a generální projektant
CUBOID ARCHITEKTI s.r.o.

Krohova 2595/43A, 160 00 Praha 6

Ing. arch. Aleš Papp

Ing. arch. Magda Pappová

Tel.: +420 774 259 203

zodpovědný projektant

Ing. arch. Aleš Papp

č. autorizace A.O.: 3034

ales.papp@cuboid.cz, +420 774 259 201

část:

UTCH

zodpovědný projektant částí

TK4G s.r.o.

Na Dlouhém lánu 30/12, Praha 6, 160 00

Ing. Tomáš Kostkan

vypracoval

Ing. Vojtěch Dvořák

stupeň dokumentace

DOKUMENTACE PRO VYDÁNÍ SPOLEČNÉHO POVOLENÍ (ÚR+SP)

výkres

PŮDORYS 2NP

měřítko

1:100

datum

06/2024

Číslo výkresu

číslo paré

SHVM_DSR_D.1.4.1_102