


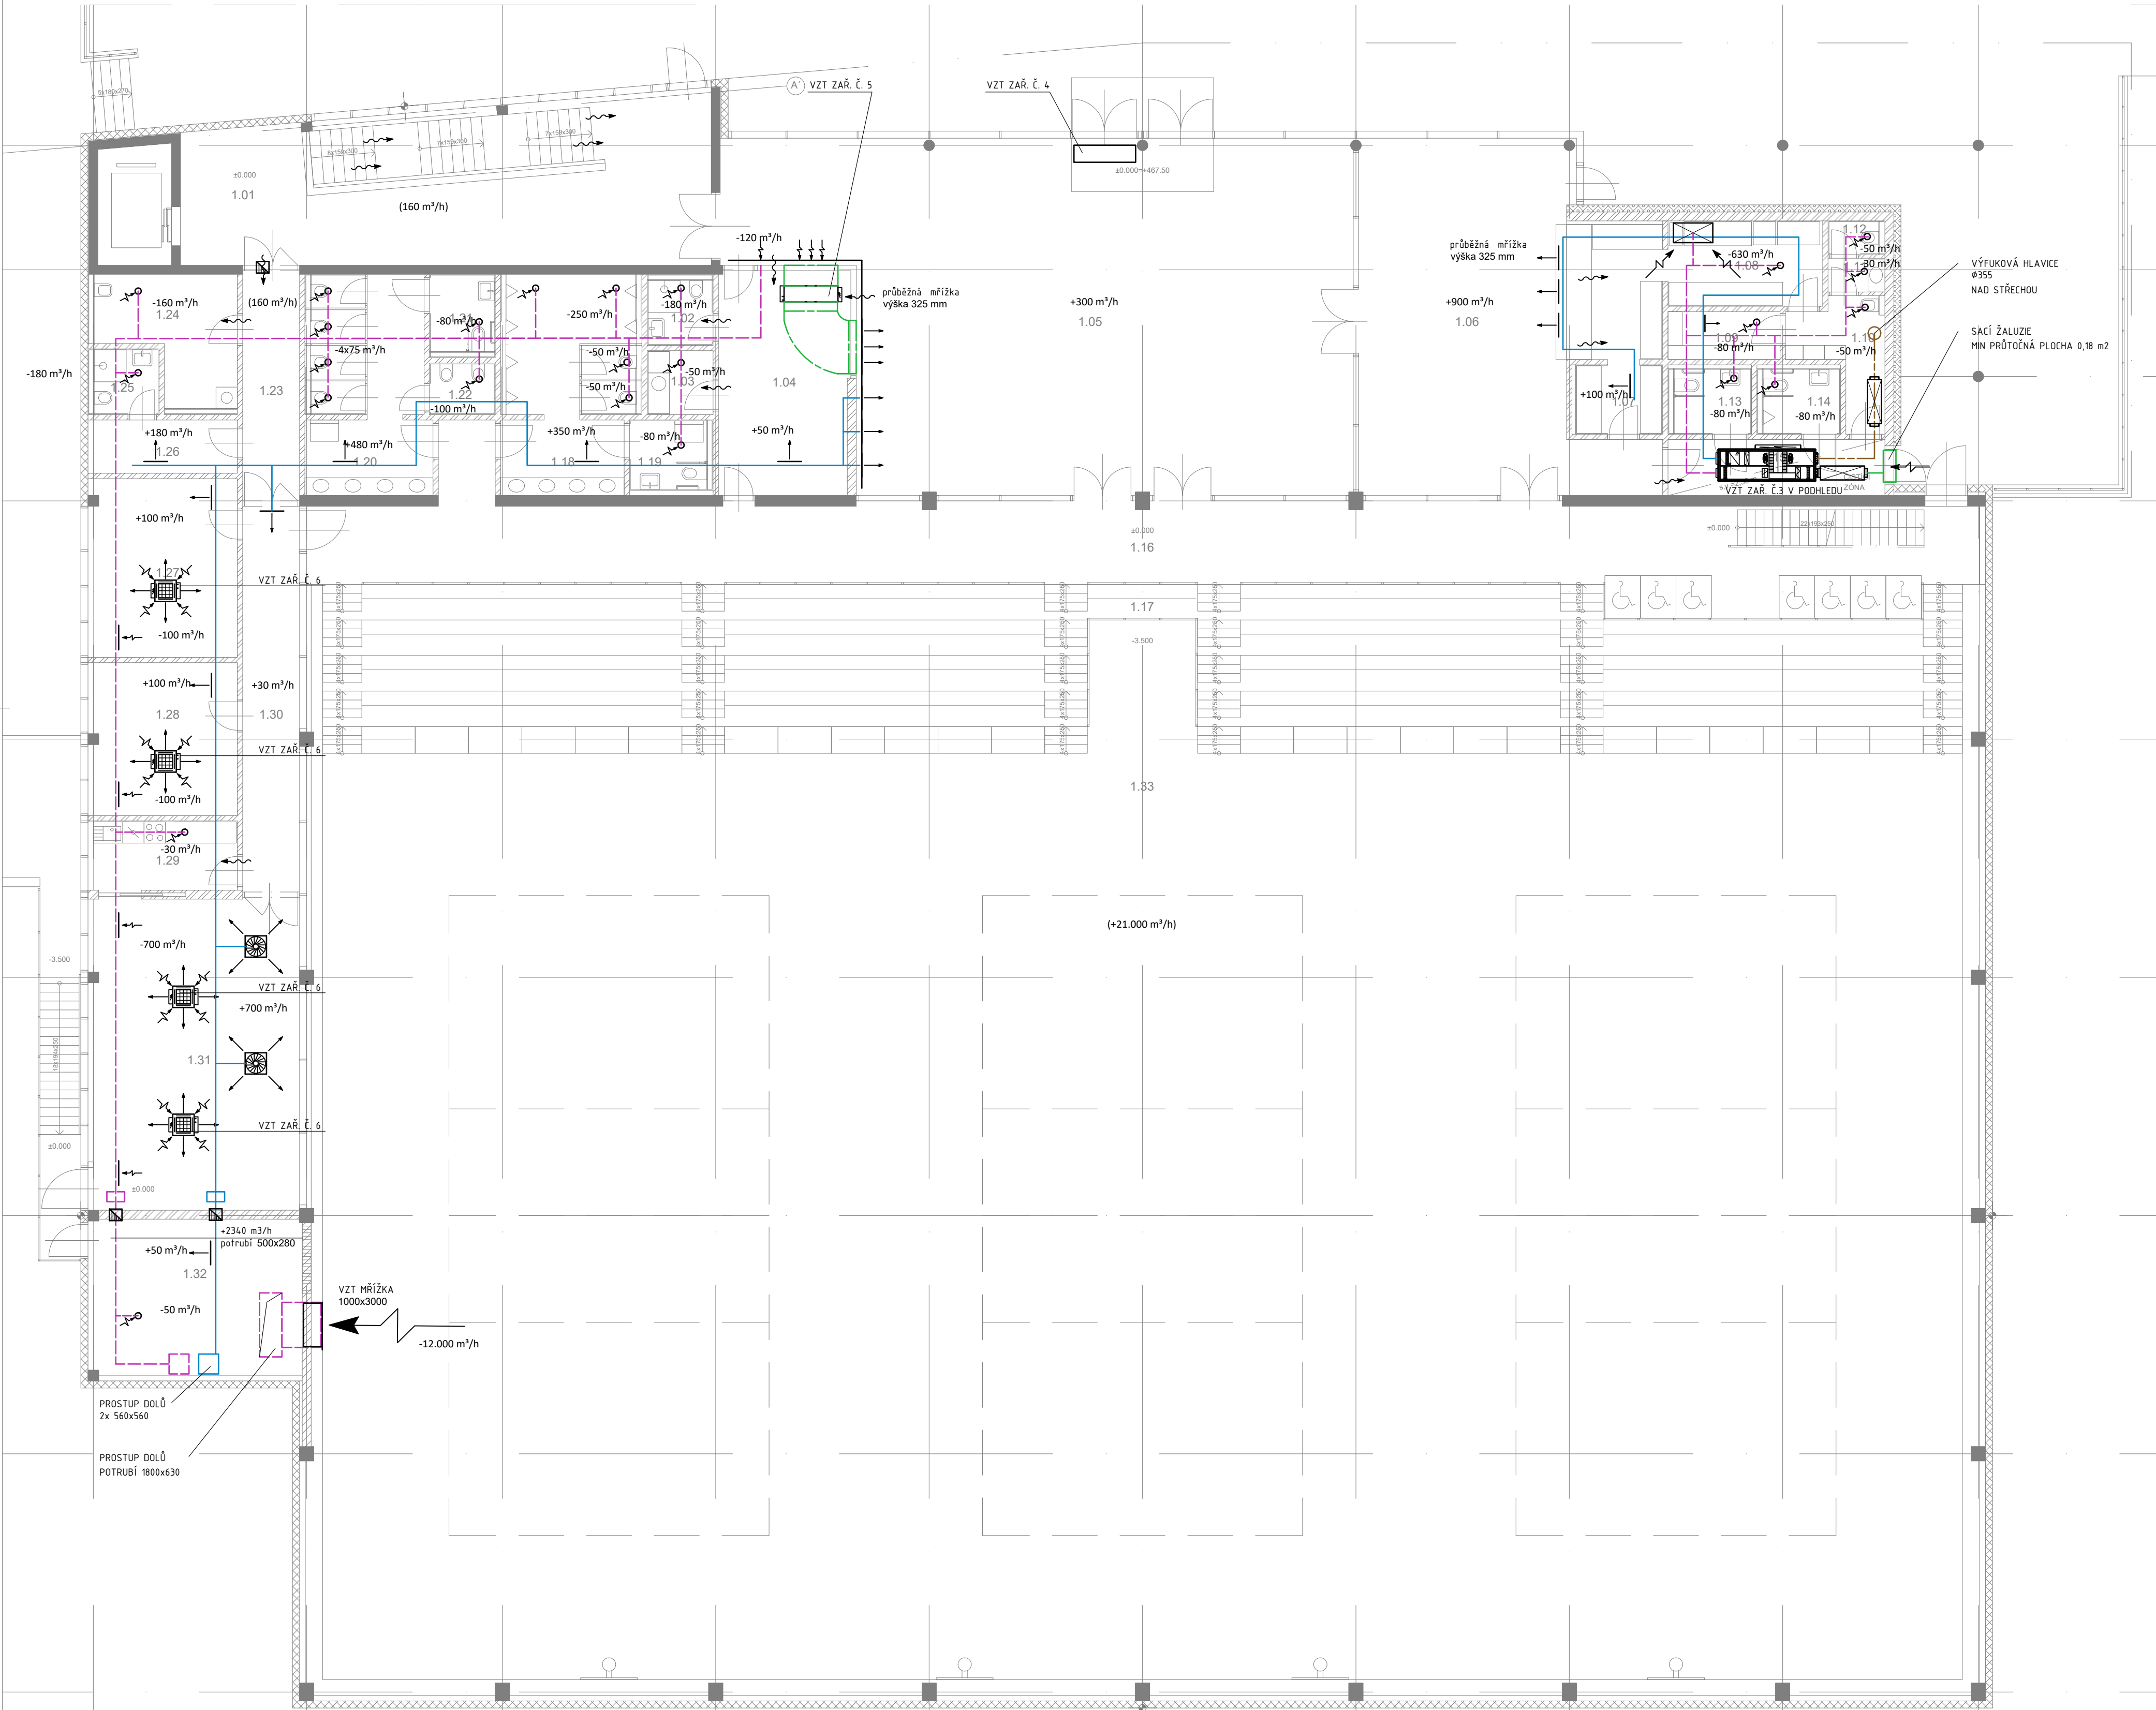

LEGENDA MÍSTNOSTÍ		
Č. K.	NÁZEV MÍSTNOSTI	PLOCHA - m²
1.01	CHODBA	65,9
1.02	TOILETY - RECEPCE	3,7
1.03	KUCHYŇKA - RECEPCE	3,3
1.04	RECEPCE	23,4
1.05	VSTUPNÍ HALA	154,6
1.06	BUFET	74,4
1.07	MYTÍ STOLNÍHO NÁDOBÍ	4,8
1.08	PŘÍPRAVNA	12,2
1.09	SKLAD POTRAVIN	4,3
1.10	CHODBA S ÚKLIDEM	5,2
1.11	WC - PŘEDSÍŇ	1,6
1.12	WC - PERSONÁL	1,5
1.13	WC - ŽENY BEZBARIEROVÉ	4,4
1.14	WC - MUŽI BEZBARIEROVÉ	4,4
1.15	CHODBA	9,3
1.16	OCHODZ HLEDISTÉ	121,1
1.17	HLEDISTÉ	172,3
1.18	WC - MUŽI	23,3
1.19	WC - MUŽI HANDICAPOVANÍ	4,7
1.20	WC - ŽENY	20,6
1.21	WC - ŽENY HANDICAPOVANÉ	4,4
1.22	WC ŽENY / ÚKLID	2,7
1.23	CHODBA	10,7
1.24	ÚKLIDOVÁ MÍSTNOST S PROVOZNÍM SKLADEM A PRÁČKOVNOU	12,3
1.25	WC - ZAMĚSTNANCI	3,7
1.26	ŠATNA - ZAMĚSTNANCI	6,4
1.27	KANCELÁŘ	21,0
1.28	KANCELÁŘ	18,0
1.29	ZÁŽEMÍ / KUCHYŇKA	8,4
1.30	CHODBA	18,1
1.31	MULTIFUNKČNÍ SÁL / ZALUŽOVNA / VIP	52,2
1.32	TECHNICKÁ MÍSTNOST	27,3
CELKEM		900,9

LEGENDA:	
	POTRUBÍ - ČERSTVÝ VZDUCH
	POTRUBÍ - ODPADNÍ VZDUCH
	POTRUBÍ - PŘÍVODNÍ VZDUCH
	POTRUBÍ - ODVODNÍ VZDUCH
	POTRUBÍ POŽÁRNÍ - PŘÍVODNÍ VZDUCH
	POŽÁRNÍ IZOLACE
	NUCENÝ PŘÍVOD VZDUCHU
	NUCENÝ PŘÍVOD VZDUCHU
	PŘIROZENÝ TRANSFER VZDUCHU
	TALÍROVÝ VENTIL
	STROPNÍ/STĚNOVÁ MŘÍŽKA
	FAN-COIL KAZETOVÝ SINGLE
	ODVODNÍ ANEMOSTAT
	PŘÍVODNÍ ANEMOSTAT ČTYŘHRANNÝ
	VENTILÁTOR
	TLUMIČ HLUKU
	POŽÁRNÍ Klapka

REVIZE (číslo, datum, popis)

č.	datum	popis

název a místo stavby
SPORTOVNÍ HALA VELKÉ MEZIRÍČÍ
katastrální území Velké Meziříčí
parc. č. 3908/1, 3908/2, 3909, 3911/4, 3911/6 a 3911/7
stavebník
Město Velké Meziříčí
Radnická 29/1, 594 13 Velké Meziříčí
architekt a generální projektant
CUBOID ARCHITEKTÍ s.r.o.
Krohova 2595/43A, 160 00 Praha 6
Ing. arch. Aleš Papp
Ing. arch. Magda Pappová
Tel : +420 774 259 203
zodpovědný projektant
Ing. arch. Aleš Papp
č. autorizace A.O.: 3034
ales.papp@cuboid.cz, +420 774 259 201
část:
VZT
zodpovědný projektant části
TK4G s.r.o.
Na Dlouhém lánu 30/12, Praha 6, 160 00
Ing. Tomáš Kostkan
vypracoval
Ing. Tomáš Kostkan
stupeň dokumentace
DOKUMENTACE PRO VYDÁNÍ SPOLEČNÉHO POVOLENÍ (ÚR+SP)
výkres
PŮDORYS 1NP
měřítko
1:100
datum
06/2024
Číslo výkresu
číslo paré
SHVM_DSR_D.1.4.2_101