


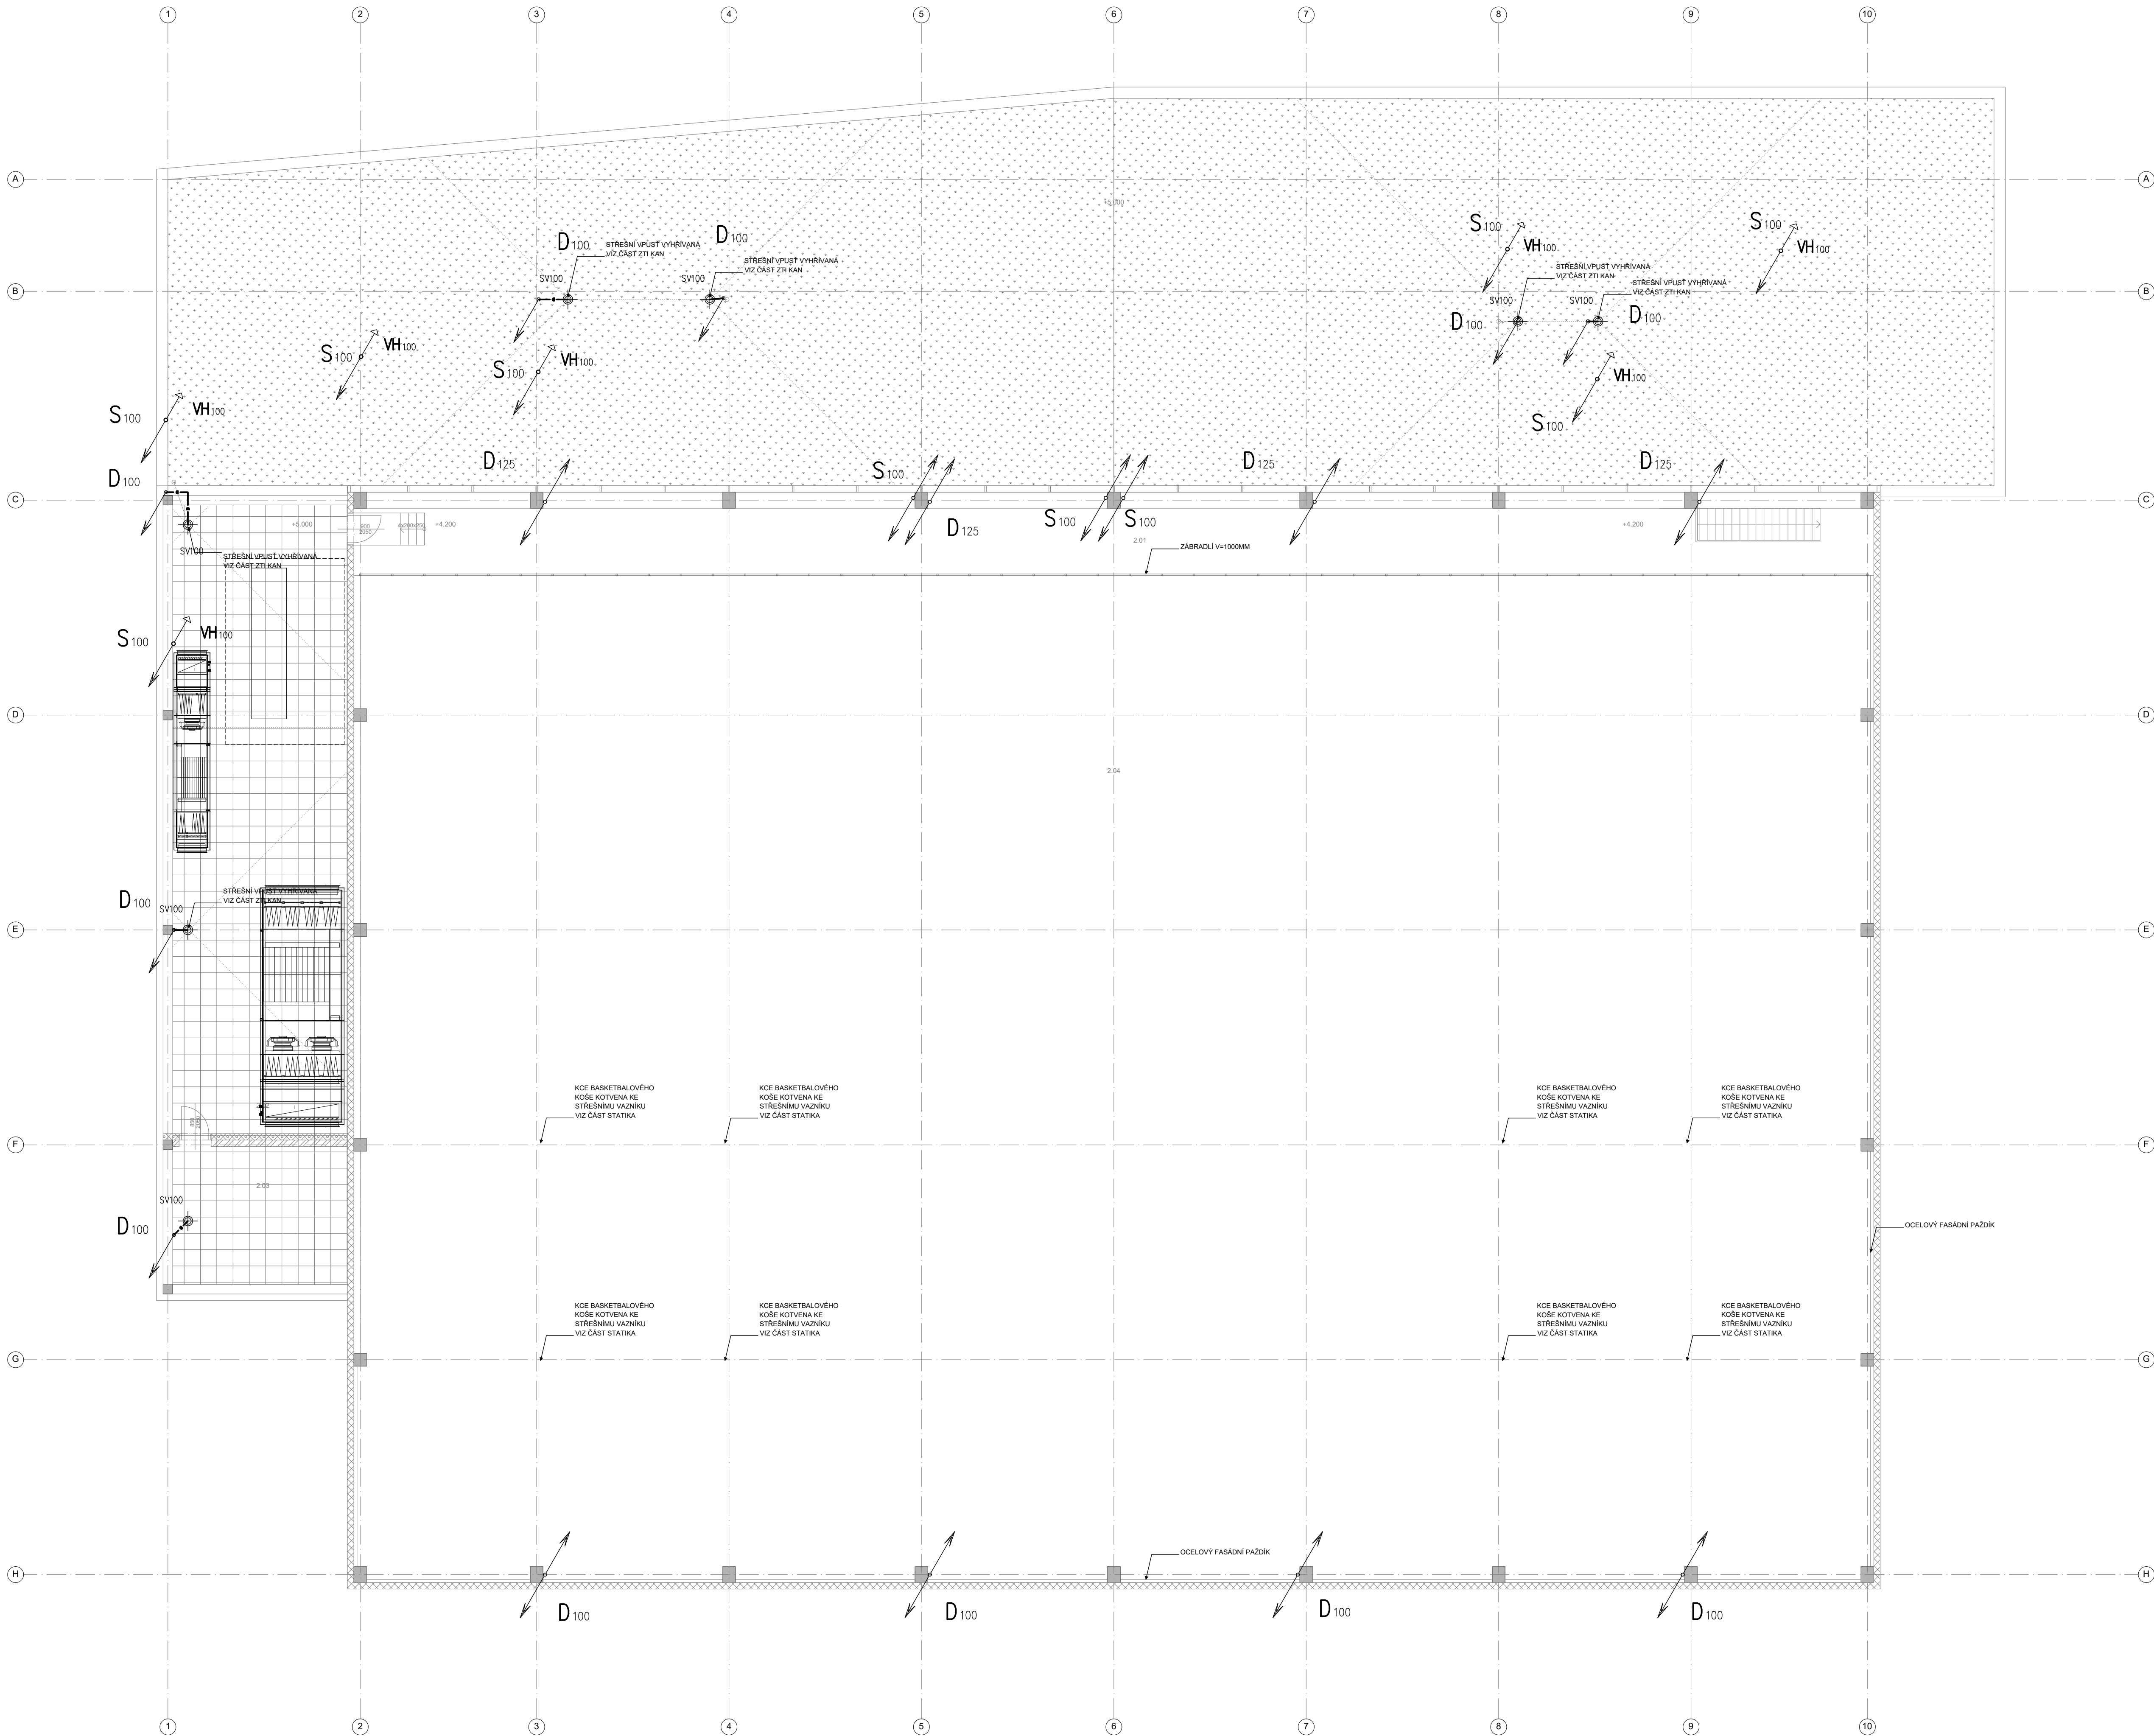

| LEGENDA MÍSTNOSTI |                        |                          |                  |                              |                              |
|-------------------|------------------------|--------------------------|------------------|------------------------------|------------------------------|
| Č. M.             | NÁZEV MÍSTNOSTI        | PLOCHA<br>m <sup>2</sup> | POVRCHY A ÚPRAVY |                              |                              |
|                   |                        |                          | PODLAHA          | STĚNY                        | STROPY                       |
| 2.01              | OCHOZ                  | 95.8                     | EPOXIDOVÁ STĚRNA | NÁTĚR UZÁVRAČI               | NÁSTRIK BILY, NÁTĚR UZÁVRAČI |
| 2.02              | OTEVŘENÝ PROSTOR TZB   | 114.2                    |                  |                              |                              |
| 2.03              | ZASTŘEŠENÝ PROSTOR TZB | 26.5                     | EPOXIDOVÁ STĚRNA | NÁTĚR UZÁVRAČI               | NÁTĚR UZÁVRAČI               |
| 2.04              | PROSTOR HALY           |                          |                  | NÁSTRIK BILY, NÁTĚR UZÁVRAČI | NÁSTRIK BILY, NÁTĚR UZÁVRAČI |
| PLOCHA CELKEM     |                        | 210.9                    |                  |                              |                              |

LEGENDA:

- D<sub>100</sub> ODPADNÍ POTRUBÍ DEŠŤOVÉ KANALIZACE
- S<sub>100</sub> ODPADNÍ POTRUBÍ SPLAŠKOVÉ KANALIZACE
- O POTRUBÍ ODVĚTRÁVACÍ
- VH<sub>100</sub> VĚTRACÍ HLAVICE
- SV STŘEŠNÍ VÍTK

±0,000 = 467.50 m n. m.

SPORTOVNÍ HALA VELKÉ MEZÍŘÍČI  
U Světlé, Velké Meziříčí

investor:

Město Velké Meziříčí

Radnická 291/1, 594 13 Velké Meziříčí

architekt a generální projektant:

CUBOID ARCHITEKTI s.r.o.

Krohova 2595/43a, 160 00 Praha 6

stupeň:

DOKUMENTACE PRO SPOLEČNÉ POVOLENÍ

část:

D.1.4 - ZDRAVOTNÉ TECHNICKÉ INSTALACE

zodpovědný projektant části:

Josef Chmelka

Osadní 12a, 170 00 Praha 7

vypracoval:

Josef Chmelka ml.

datum:

06/2024

výkres:

KANALIZACE - PŮDORYS 2.NP

měřítko:

1:100

kód výkresu:

číslo paré:

HVM\_DSR\_D.1.4.k\_102\_00