


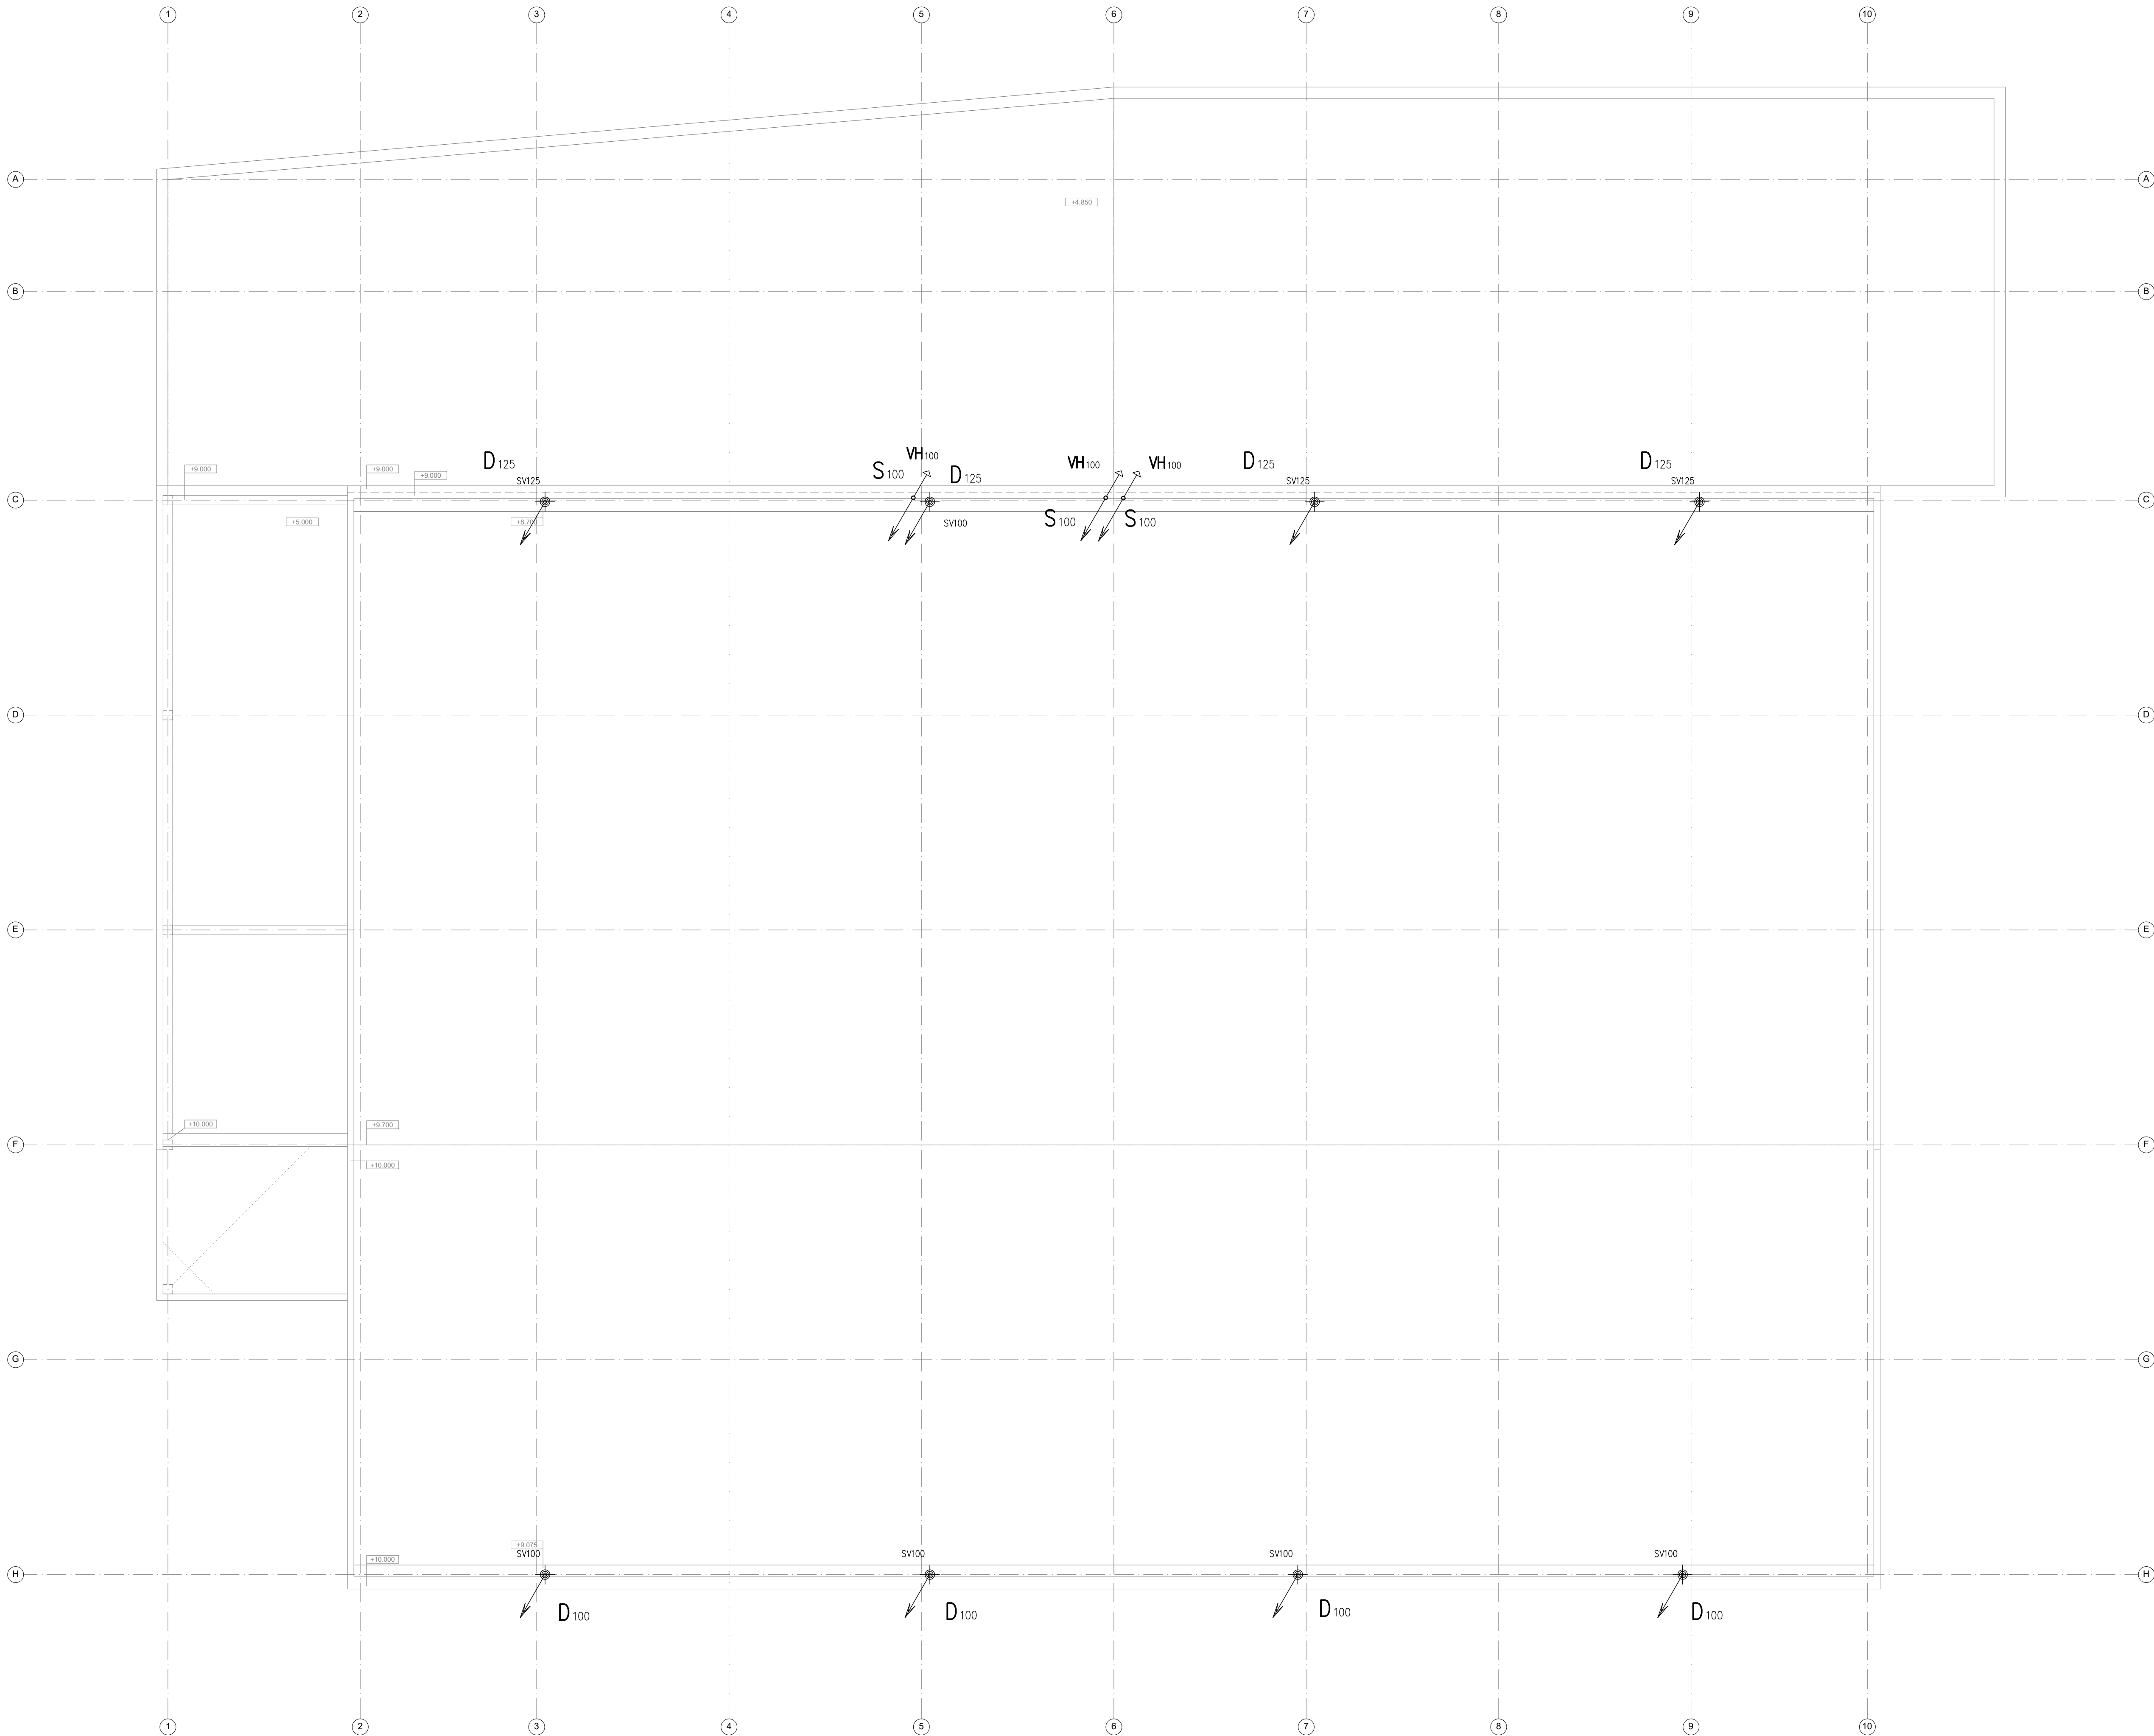

- LEGENDA:
- D₁₀₀ ODPADNÍ POTRUBÍ DEŠŤOVÉ KANALIZACE
 - S₁₀₀ ODPADNÍ POTRUBÍ SPLAŠKOVÉ KANALIZACE
 - O POTRUBÍ ODVĚTRÁVACÍ
 - VH₁₀₀ VĚTRACÍ HLAVICE
 - SV STŘEŠNÍ VÝTOK

±0,000 = 467.50 m n. m.

SPORTOVNÍ HALA VELKÉ MEZÍŘÍČI
U Světlé, Velké Mezířiči

investor:

Město Velké Mezířiči

Radnická 291/1, 594 13 Velké Mezířiči

architekt a generální projektant:

CUBOID ARCHITEKTI s.r.o.

Krohova 2595/43a, 160 00 Praha 6

stupeň:

DOKUMENTACE PRO SPOLÉČNÉ POVOLENÍ

část:

D.1.4 - ZDRAVOTNÉ TECHNICKÉ INSTALACE

zodpovědný projektant části:

Josef Chmela

Osadní 12a, 170 00 Praha 7

vypracoval:

Josef Chmela ml.

datum:

06/2024

výkres:

KANALIZACE - PŮDORYS STŘECHY

měřítko:

1:100

kód výkresu:

číslo paré:

HVM_DSR_D.1.4.k_103_00