


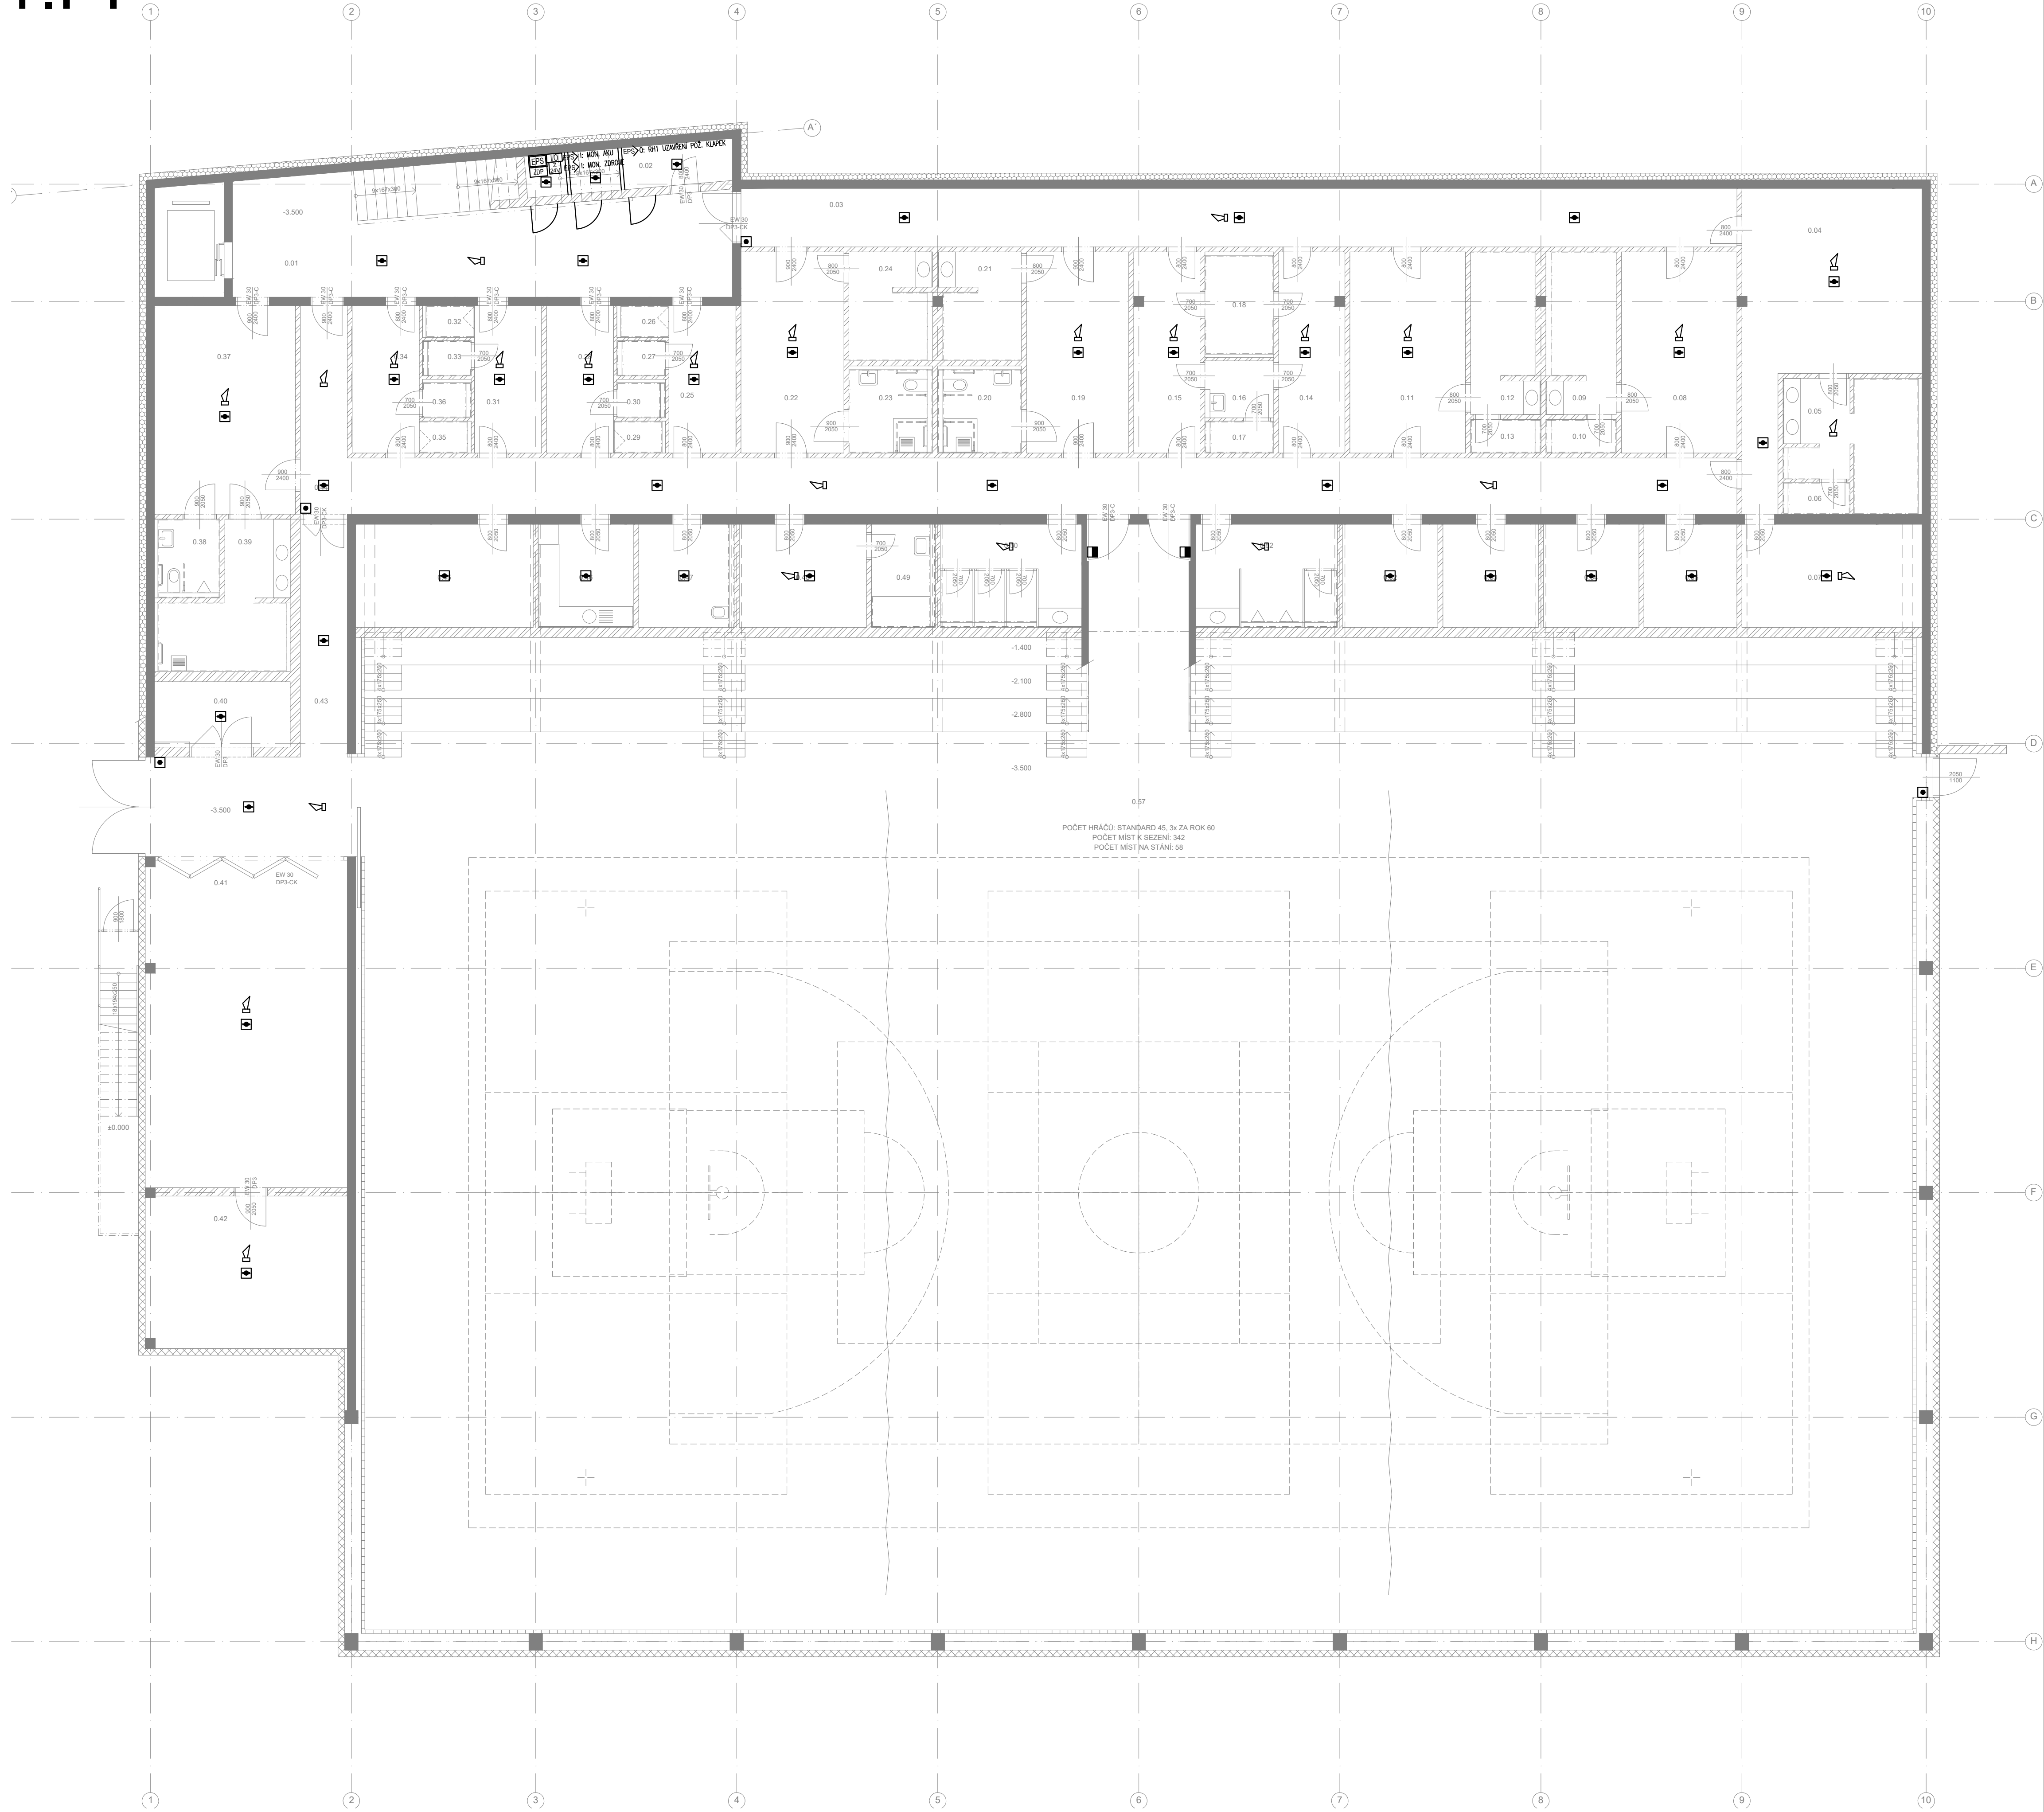

Č. M.	NAZEV MÍSTNOSTI	PLOCHA m²	hm la
0.01	CHODBA	45.7	200
0.02	ELEKTRO ROZVODNA	7.7	300
0.03	SPÍNAVÁ CHODBA	52.9	200
0.04	VELKÁ DOMÁCÍ ŠATNA	34.6	200
0.05	HYGIENICKÉ ZÁZEMÍ - VELKÁ DOMÁCÍ ŠATNA	13.9	200
0.06	WC - VELKÁ DOMÁCÍ ŠATNA	1.9	200
0.07	SKLAD - VELKÁ DOMÁCÍ ŠATNA	16.6	200
0.08	MALÁ ŠATNA	20.7	200
0.09	HYGIENICKÉ ZÁZEMÍ - MALÁ ŠATNA	9.6	200
0.10	WC - MALÁ ŠATNA	2.1	200
0.11	MALÁ ŠATNA	20.7	200
0.12	HYGIENICKÉ ZÁZEMÍ - MALÁ ŠATNA	9.6	200
0.13	WC - MALÁ ŠATNA	2.1	200
0.14	MALÁ ŠATNA	11.8	200
0.15	MALÁ ŠATNA	11.8	200
0.16	SPOLÉCNÉ HYGIENICKÉ ZÁZEMÍ - MALE ŠATNY	3.5	200
0.17	SPOLÉCNÉ WC - MALE ŠATNY	2.0	200
0.18	SPOLÉCNÉ SPRCHY - MALE ŠATNY	6.2	200
0.19	ŠATNA PRO HANDICAPOVANÉ	18.3	200
0.20	WC - HANDICAPOVANÉ	6.3	200
0.21	HYGIENICKÉ ZÁZEMÍ - HANDICAPOVANÉ	7.7	200
0.22	ŠATNA PRO HANDICAPOVANÉ	18.4	200
0.23	WC - HANDICAPOVANÉ	6.3	200
0.24	HYGIENICKÉ ZÁZEMÍ - HANDICAPOVANÉ	7.7	200
0.25	ŠATNA - TRENEŘI	8.8	300
0.26	SPRCHA - TRENEŘI	1.4	200
0.27	WC - TRENEŘI	1.6	200
0.28	ŠATNA TRENEŘI	8.8	300
0.29	SPRCHA - TRENEŘI	1.4	200
0.30	WC - TRENEŘI	1.6	200
0.31	ŠATNA ROZHODČÍ	8.8	300
0.32	SPRCHA - ROZHODČÍ	1.4	200
0.33	WC - ROZHODČÍ	1.6	200
0.34	ŠATNA ROZHODČÍ	8.8	300
0.35	SPRCHA - ROZHODČÍ	1.4	200
0.36	WC - ROZHODČÍ	1.6	200
0.37	VELKÁ ŠATNA	26.1	200
0.38	WC PRO HANDICAPOVANÉ - VELKÁ ŠATNA	4.4	200

- LEGENDA EPS:
- odvětrání EPS
 - zařízení dálkového přenosu
 - extenzí zobrazovací panel pro hasiče
 - obslužný panel požární ochrany
 - klíčový trezor požární ochrany
 - tačkový nářez, dvoustupňové
 - přídavný magnet EPS
 - magnetizovaný nářez na stropě
 - zálohovaný napájecí zdroj 3A/26Ah
 - 1/0 box pro vstupní/výstupní moduly
 - výstražný zábleskový maják
 - síretna EPS
 - ovládané/monitorované zařízení EPS
 - nasávací systém EPS
 - trubka nasávacího systému EPS

POZNÁMKY:

1) KABELOVÉ TRASY V PODLEHU A POD OMTNOUT.
2) KABELOVÉ TRASY S POŽÁRNÍ ODOLNOSTÍ PROVST
DLE DOPORUČENÍ VÝKRESU A 27/27/2008.
3) PROJEKTANT TRÁVA NA DODRŽENÍ PŘEDPISANÝCH
TECHNICKÝCH PARAMETRŮ PROSTŘEDÍ A ZAŘÍZENÍ.
POUŽITÁ ZAŘÍZENÍ MUSÍ MÍT SHODNÉ PARAMETRY
JAKO NAVRHOVANÉ TYPY.
4) STAVBA ZAŘÍZENÍ VYKROUOVÁNÍ KABELOVÝCH PROSTUPŮ
KOSYMI KONSTRUKCEMI.
5) KABELOVÉ PROSTUPY MEZI JEDNOTL. POŽÁRNÍMI ÚSEKY
BUDOVY UPEVNĚNÝ PROTIPOŽÁRNÍMI PŘEPÁŽKAMI
S PROUDKOVANOU ODOLNOSTÍ (Viz. POŽÁRNÍ ZNAVA).
6) ELEKTROINSTALACE MUSÍ BÝT PROVÁDĚNA V SOULADU
S PLATNÝMI PŘEDPISY A ČSN ZEMĚNA V OBLASTI
BEZPEČNOSTI A OCHRANY OSOB.
7) PRO VĚŠERÉ SLABOPROUDÉ PRVKY UMÍSTĚNÉ NAD
PODLEHU, V INSTALACI ŠACHTÁCH, BUDE
UMÍSTĚN PŘÍSTUP.
8) TĚTO DOKUMENTACI JSOU NADŘAZENY KOORDINAČNÍ
VÝKRESY A VÝKRESY INTERIÉRU.

0.39	HYGIENICKÉ ZÁZEMÍ - VELKÁ ŠATNA	12.7	200
0.40	TECHNICKÁ MÍSTNOST	7.7	300
0.41	CENTRÁLNÍ SKLAD	58.9	100
0.42	KOTELNA	27.3	300
0.43	CHODBA	28.5	200
0.44	ČISTÁ CHODBA	81.3	200
0.45	PROSTOR PRO ÚDRŽBÁŘE	16.3	500
0.46	KUCHYŇKA	8.8	300
0.47	UKLIDOVÁ MÍSTNOST	8.8	100
0.48	OŠETROVNÁ	11.8	750
0.49	HYGIENICKÉ ZÁZEMÍ - OŠETROVNÁ	5.9	300
0.50	WC ŽENY	13.0	200
0.51	WC MUŽI	13.0	200
0.52	ODDÍLOVÝ SKLAD	8.8	100
0.53	ODDÍLOVÝ SKLAD	8.8	100
0.54	ODDÍLOVÝ SKLAD	8.8	100
0.55	ODDÍLOVÝ SKLAD	8.5	100
0.57	HERNÍ PLOCHA	1227.3	200/500/750
	PLOCHA CELKEM	1971.8	

±0,000 = 467.50 m n. m.
SPORTOVNÍ HALA VELKÉ MEZIRÍČÍ
U Světlé, Velké Meziříčí
Investor:
Město Velké Meziříčí
Radnická 29/1, 594 13 Velké Meziříčí
architekt a generální projektant:
CUBOID ARCHITEKTI s.r.o.
Krohova 2595/43a, 160 00 Praha 6
stupeň:
DOKUMENTACE PRO SPOLEČNÉ POVOLENÍ
část:
D.1.4.5 - ELEKTROINSTALACE - SLABOPROUD
zodpovědný projektant část:
ExPlan s.r.o.
Michelská 18/12a, 140 00 Praha 4
Jiří Veselský
vypracoval:
Lukáš Lang
datum:
06/2024
výkres:
PÚDORYS 1.PP - EPS
měřítko:
1:100
kód výkresu:
číslo paré: