


1.PP

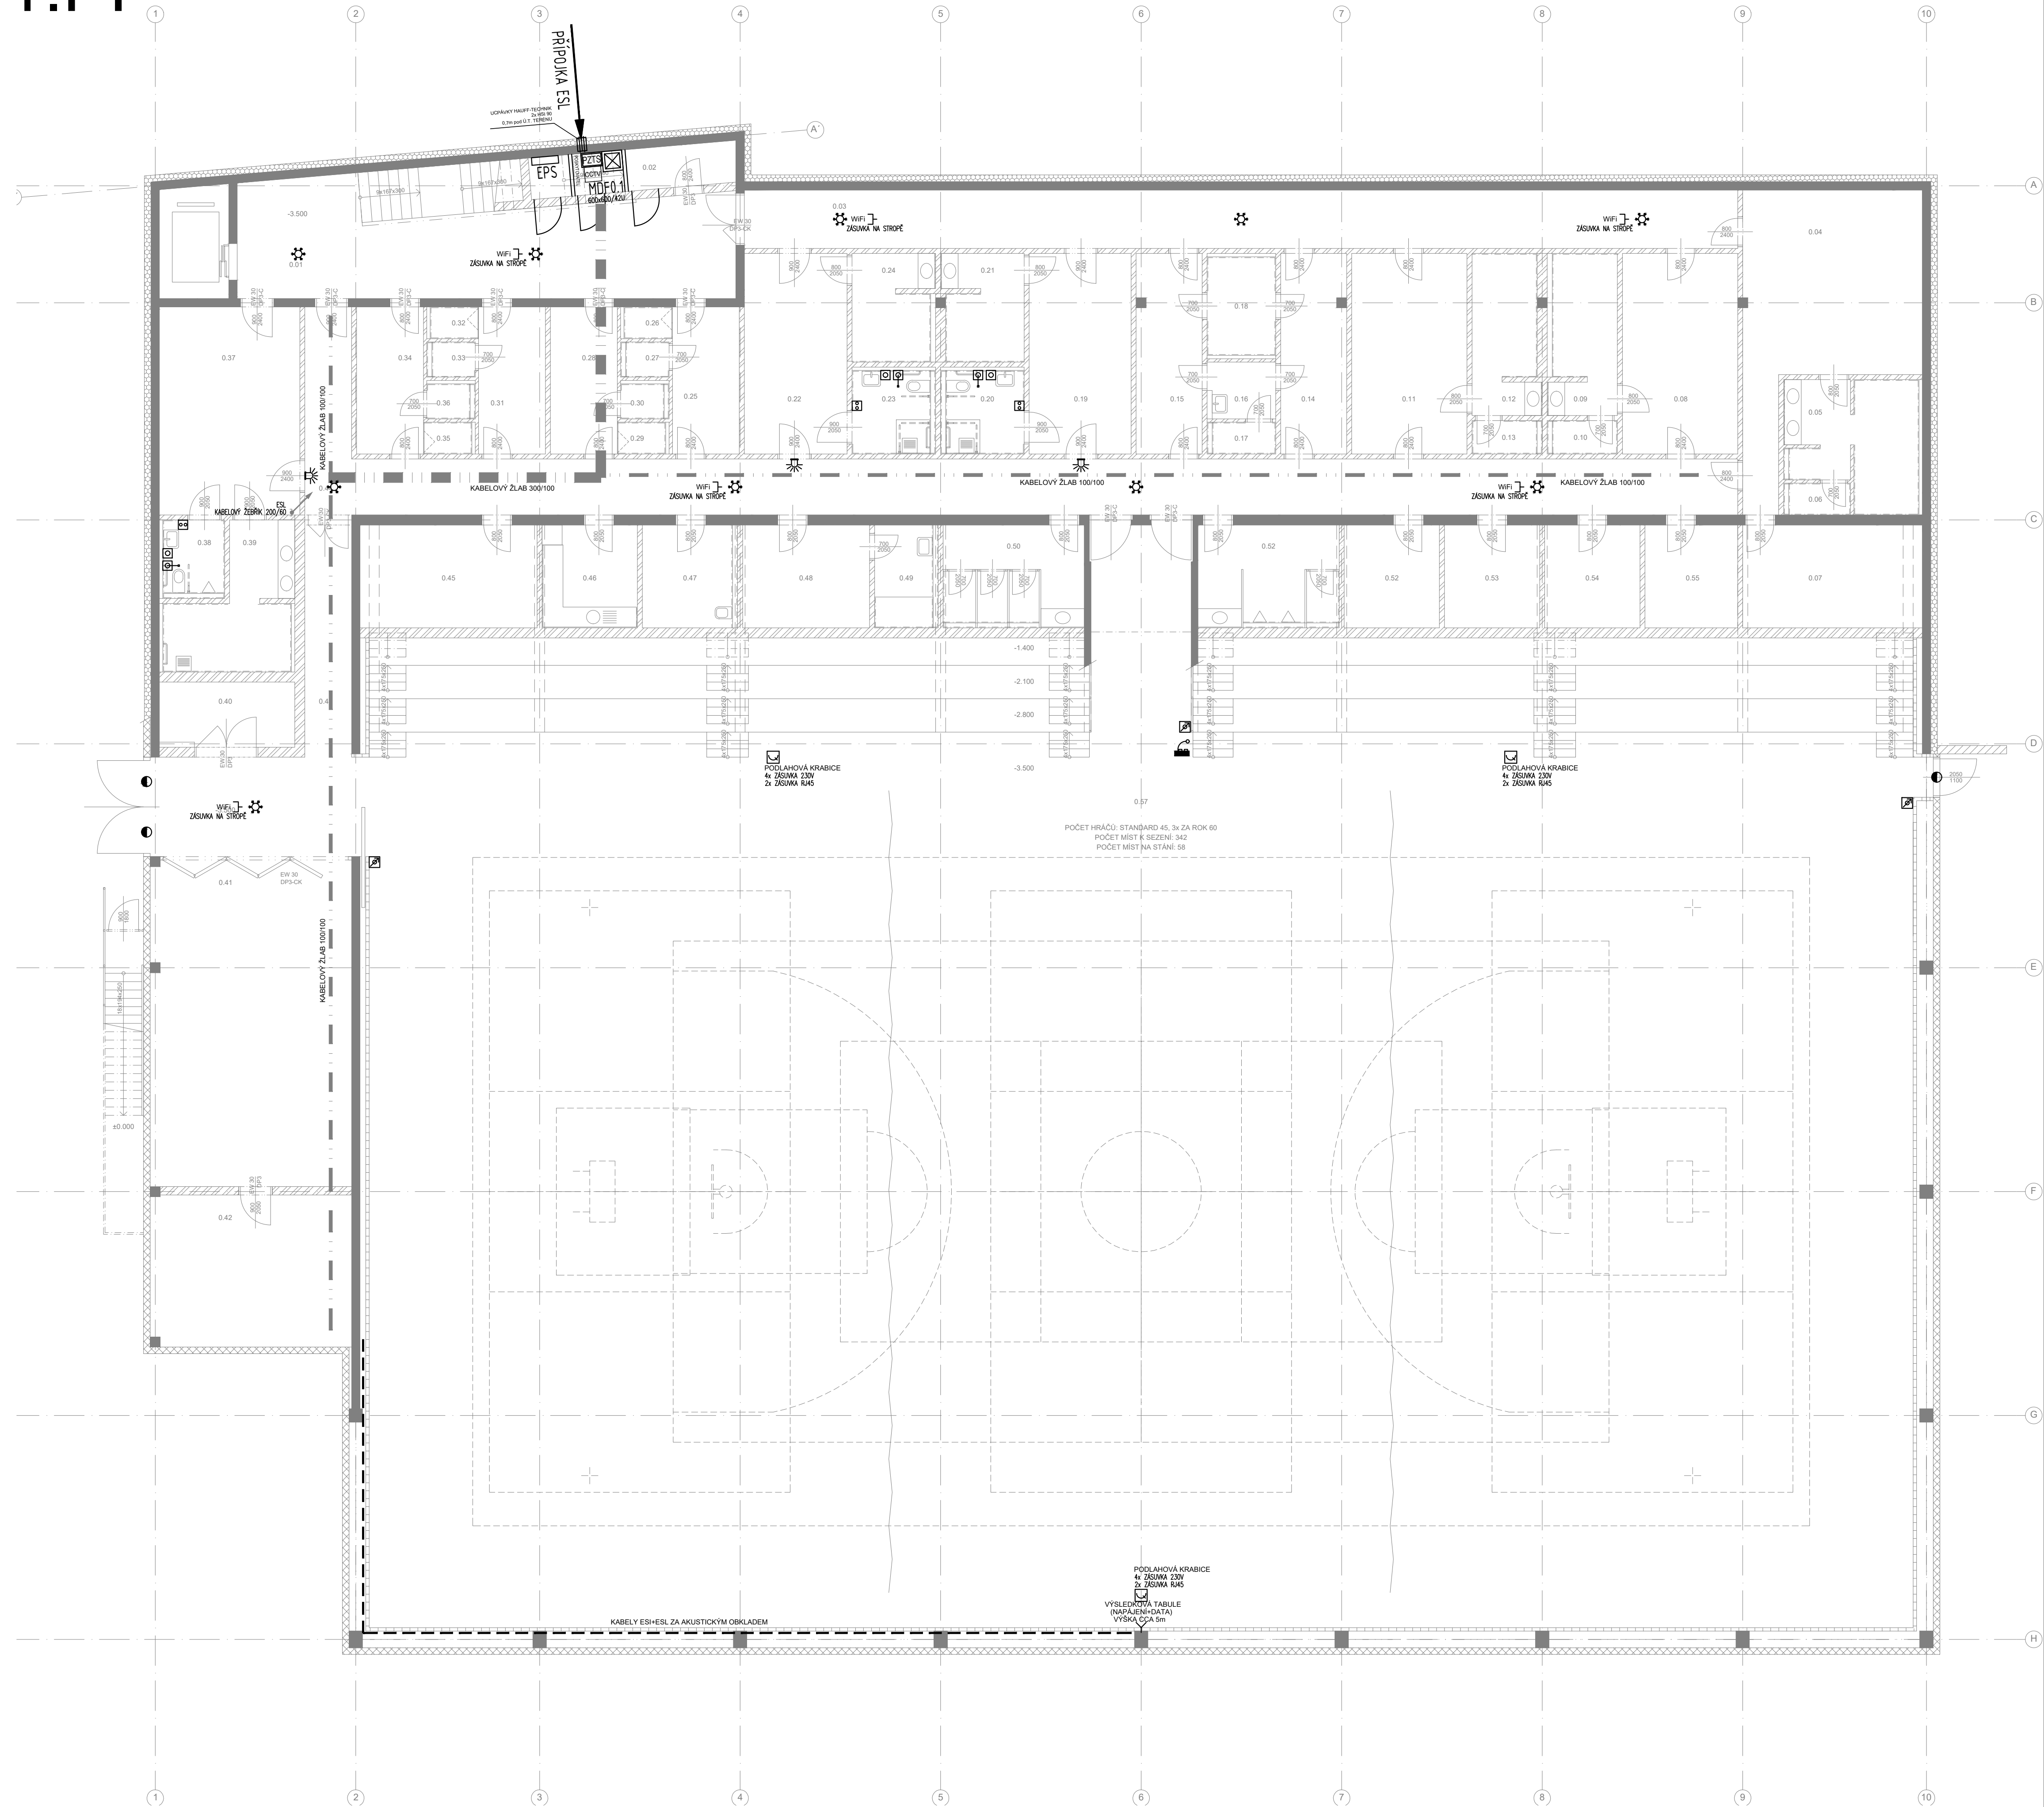

C. M.	NÁZEV MÍSTNOSTI	POCLOHA (P)	En ix
0.01	CHODBA	45,7	200
0.02	ELEKTRO ROZVODNA	7,7	300
0.03	ŠPÍNAVÁ CHODBA	52,9	200
0.04	VELKÁ DOMÁCÍ SÁTNÁ	34,6	200
0.05	HYGIENICKÉ ZÁZEMÍ - VELKÁ DOMÁCÍ SÁTNÁ	13,9	200
0.06	WC - VELKÁ DOMÁCÍ SÁTNÁ	1,9	200
0.07	SKLAD - VELKÁ DOMÁCÍ SÁTNÁ	16,6	200
0.08	MLÁ ŠATNA	20,7	200
0.09	HYGIENICKÉ ZÁZEMÍ - MLÁ ŠATNA	9,6	200
0.10	WC - MLÁ ŠATNA	2,1	200
0.11	MLÁ ŠATNA	20,7	200
0.12	HYGIENICKÉ ZÁZEMÍ - MLÁ ŠATNA	9,6	200
0.13	WC - MLÁ ŠATNA	2,1	200
0.14	MLÁ ŠATNA	11,8	200
0.15	MLÁ ŠATNA	11,8	200
0.16	SPOLEČNÉ HYGIENICKÉ ZÁZEMÍ - MĀLE ŠATNÝ	3,5	200
0.17	SPOLEČNÉ WC - MĀLE ŠATNÝ	2,0	200
0.18	SPOLEČNÉ SPRICHY - MĀLE ŠATNÝ	6,2	200
0.19	ŠATNA PRO HANDICAPOVĀNĚ	18,3	200
0.20	WC - HANDICAPOVĀNĚ	6,3	200
0.21	HYGIENICKÉ ZÁZEMÍ - HANDICAPOVĀNĚ	7,7	200
0.22	ŠATNA PRO HANDICAPOVĀNĚ	18,4	200
0.23	WC - HANDICAPOVĀNĚ	6,3	200
0.24	HYGIENICKÉ ZÁZEMÍ - HANDICAPOVĀNĚ	7,7	200
0.25	ŠATNA - TRENERĚI	8,8	300
0.26	SPRCHA - TRENERĚI	1,4	200
0.27	WC - TRENERĚI	1,6	200
0.28	ŠATNA TRENERĚI	8,8	300
0.29	SPRCHA - TRENERĚI	1,4	200
0.30	WC - TRENERĚI	1,6	200
0.31	ŠATNA ROZHODČÍ	8,8	300
0.32	SPRCHA - ROZHODČÍ	1,4	200
0.33	WC - ROZHODČÍ	1,6	200
0.34	ŠATNA ROZHODČÍ	8,8	300
0.35	SPRCHA - ROZHODČÍ	1,4	200
0.36	WC - ROZHODČÍ	1,6	200
0.37	VELKÁ ŠATNA	26,1	200
0.38	WC PRO HANDICAPOVĀNĚ - VELKÁ ŠATNA	4,4	200

LEGENDA PŘÍVLÁČNÍ POMOCI:	LEGENDA CCTV:
 Uživatelská příručka pomoci	 Rozsah CCTV se shodává s označenými zařízeními, USB, a pouze LAN
 Volání tlačítka SIPH a LED	 Kamera s výřez - venkovní CCTV
 Volání tlačítka SLED	
 Model kontrolní jednotky	LEGENDA OZUČENÍ:
 Zařízení pro podporu videí a zvuku	 Různí oříznutá zobrazení RAZU, bezdrátový převodník 2U
LEGENDA SK:	 Rozsáhlé panely
 Dotykový rozváděč 10" SK	 Stavební reproduktory
 Závěsná SK 2U/RAZU USB Cat. 6a	 Přenosový mikrofonní modul
 Závěsná SK 2U/RAZU USB Cat. 6a	 Lokální oříznutí ve větrání
 Kabelový výřez RAS	 Výřezové pro bod - rubní mikrofon
 Přenosový modul 2U RAZU závěsná	LEGENDA JEDNOTKOVÉ ČASU:
LEGENDA E23:	 IP zdroj jednotekové času, zdvojnásobení
 Účel E23 v GSM mod. přenosu na PCO	INDUKČNÍ SYMÝOKA PRO NESLYŠÍCÍ:
 Strojový detektor pohybu	 Modul pro kabinu smýšl pro moduly 2U
 Magnetický kontakt	 Závěsná kabin 18x2,12m rozlehlá na betonu podlahu
 Ovládací jednotka E23	 Kabin indikační smýšl 2U/7 2U.15
 Ovládací jednotka sva	LEGENDA TRAS:
 Síťový E23	 Kabelový 3U sva
 Strojový detektor pohybu	 Strojový detektor sva

POZNÁMKY:

- 1) KABELOVÉ TRASY V PODLEHĚ A POD OCHRANOU
- 2) KABEL V LÍSTOVÉM OD PŘÍPOJENÍ ZAJÍMČÍ K TRÁCE
- 3) KABELOVÉ TRASY V POVRCHU OD PŘÍPOJENÍ K TRÁCE
- 4) DĚL DOPORUČENÍ VÝKONU A ŽIVOTNOSTI
- 5) PROJEKTANT TRÁSY ODPOVÍDÁ NA DOPORUČENÍ PŘEDPISYVAJÍCÍCH TECHNICKÝCH PARAMETRŮ PŘÍSTROJŮ A ZAŘÍZENÍ
- 6) POŽÁDÁ ZAŘÍZENÍ MŮŽE MÍT SHODNÉ PARAMETRY JAK NAHRAZOVATEL
- 7) STAVBA ZAJÍMČÍ VYPRÁVĚNÍ KABELOVÝCH PŘÍSTROJŮ NOVÝMI KONSTRUKCEMI
- 8) KABELOVÉ PŘÍSTUPY MĚJÍ JEDNOTLIVĚ ZAJÍMČÍ (SESKY BUDOVY LÉVĚNÝM PROTAŽENÍM A ŽIVOTNOSTI)
- 9) S PŘEDPISYVAJÍCÍMI ZEMĚ (VÝKON, ŽIVOTNOST, PŘÍPRAVA)
- 10) ELEKTROKABELY MŮŽÍ PŘEDVĚDĚT VŠECHNÉ VÝKONY A VLASTNÍ PŘEDPISY A ČÍSLO ŽIVOTNOSTI V OBLASTI PŘÍPRAVY A OCHRANY
- 11) PRO VÝKON SÁDROVÉHO PŘÍKRY MÍSTNĚ NAD ROVNOSTI, V INSTALACI SÁDROVÝCH, KURČENÝCH, UMŮVNĚNÝCH PŘÍSTUPŮ
- 12) TĚTO DOKUMENTACE JE VYPRÁVĚNÍ KABELOVÝCH PŘÍSTROJŮ A ŽIVOTNOSTI

0.39	HYGIENICKE ZAZEMI - VEĽKA SATNA	12.7	200
0.40	TECHNICKÁ MÍSTNOST	7.7	300
0.41	CENTRÁLNÝ SKLAD	58.9	100
0.42	KOTELNA	27.3	300
0.43	CHOĎBA	28.5	200
0.44	ČISTÁ CHOĎBA	81.3	200
0.45	PROSTOR PRO ÚDRŽBAŘE	16.3	500
0.46	KUCHYŇNA	8.8	300
0.47	UKLADOVÁ MÍSTNOST	8.8	100
0.48	OSĚTROVNÁ	11.8	750
0.49	HYGIENICKE ZAZEMI - OSĚTROVNÁ	5.9	300
0.50	WC ŽENY	13.0	200
0.51	WC MUŽI	13.0	200
0.52	ODDLOVÝ SKLAD	8.8	100
0.53	ODDLOVÝ SKLAD	8.8	100
0.54	ODDLOVÝ SKLAD	8.8	100
0.55	ODDLOVÝ SKLAD	8.5	100
0.57	HERNÍ PLOCHA	1227.3	200/500/750
	PLOCHA CELKEM	1971.8	

0,0000 = 467,50 m n. m. SPORTOVNÍ HALA VELKÉ MEZÍŘÍČI U Světlé, Velké Meziříčí investor: Město Velké Meziříčí Radnická 29/1, 594 13 Velké Meziříčí architekt a architekální projektant: CUBOID ARCHITECTS s.r.o. Krohova 2595/43a, 160 00 Praha 6 stůpen: DOKUMENTACE PRO SPOLEČNÉ POVOLENÍ část: D.1.4.5 - ELEKTROINSTALACE - SLABOPROUD zodpovědný projektant části: ExPlan s.r.o. Michelská 18/12a, 140 00 Praha 4 Jiří Veselský vypracoval: Lukáš Lang datum: 06/2024 výkres: PŮDORYS 1.PP - ESL měřítko: 1:100 kód výkresu:		 číslo paré:
--	--	--

HVM_DSR_D.1.4.5_099b_00