


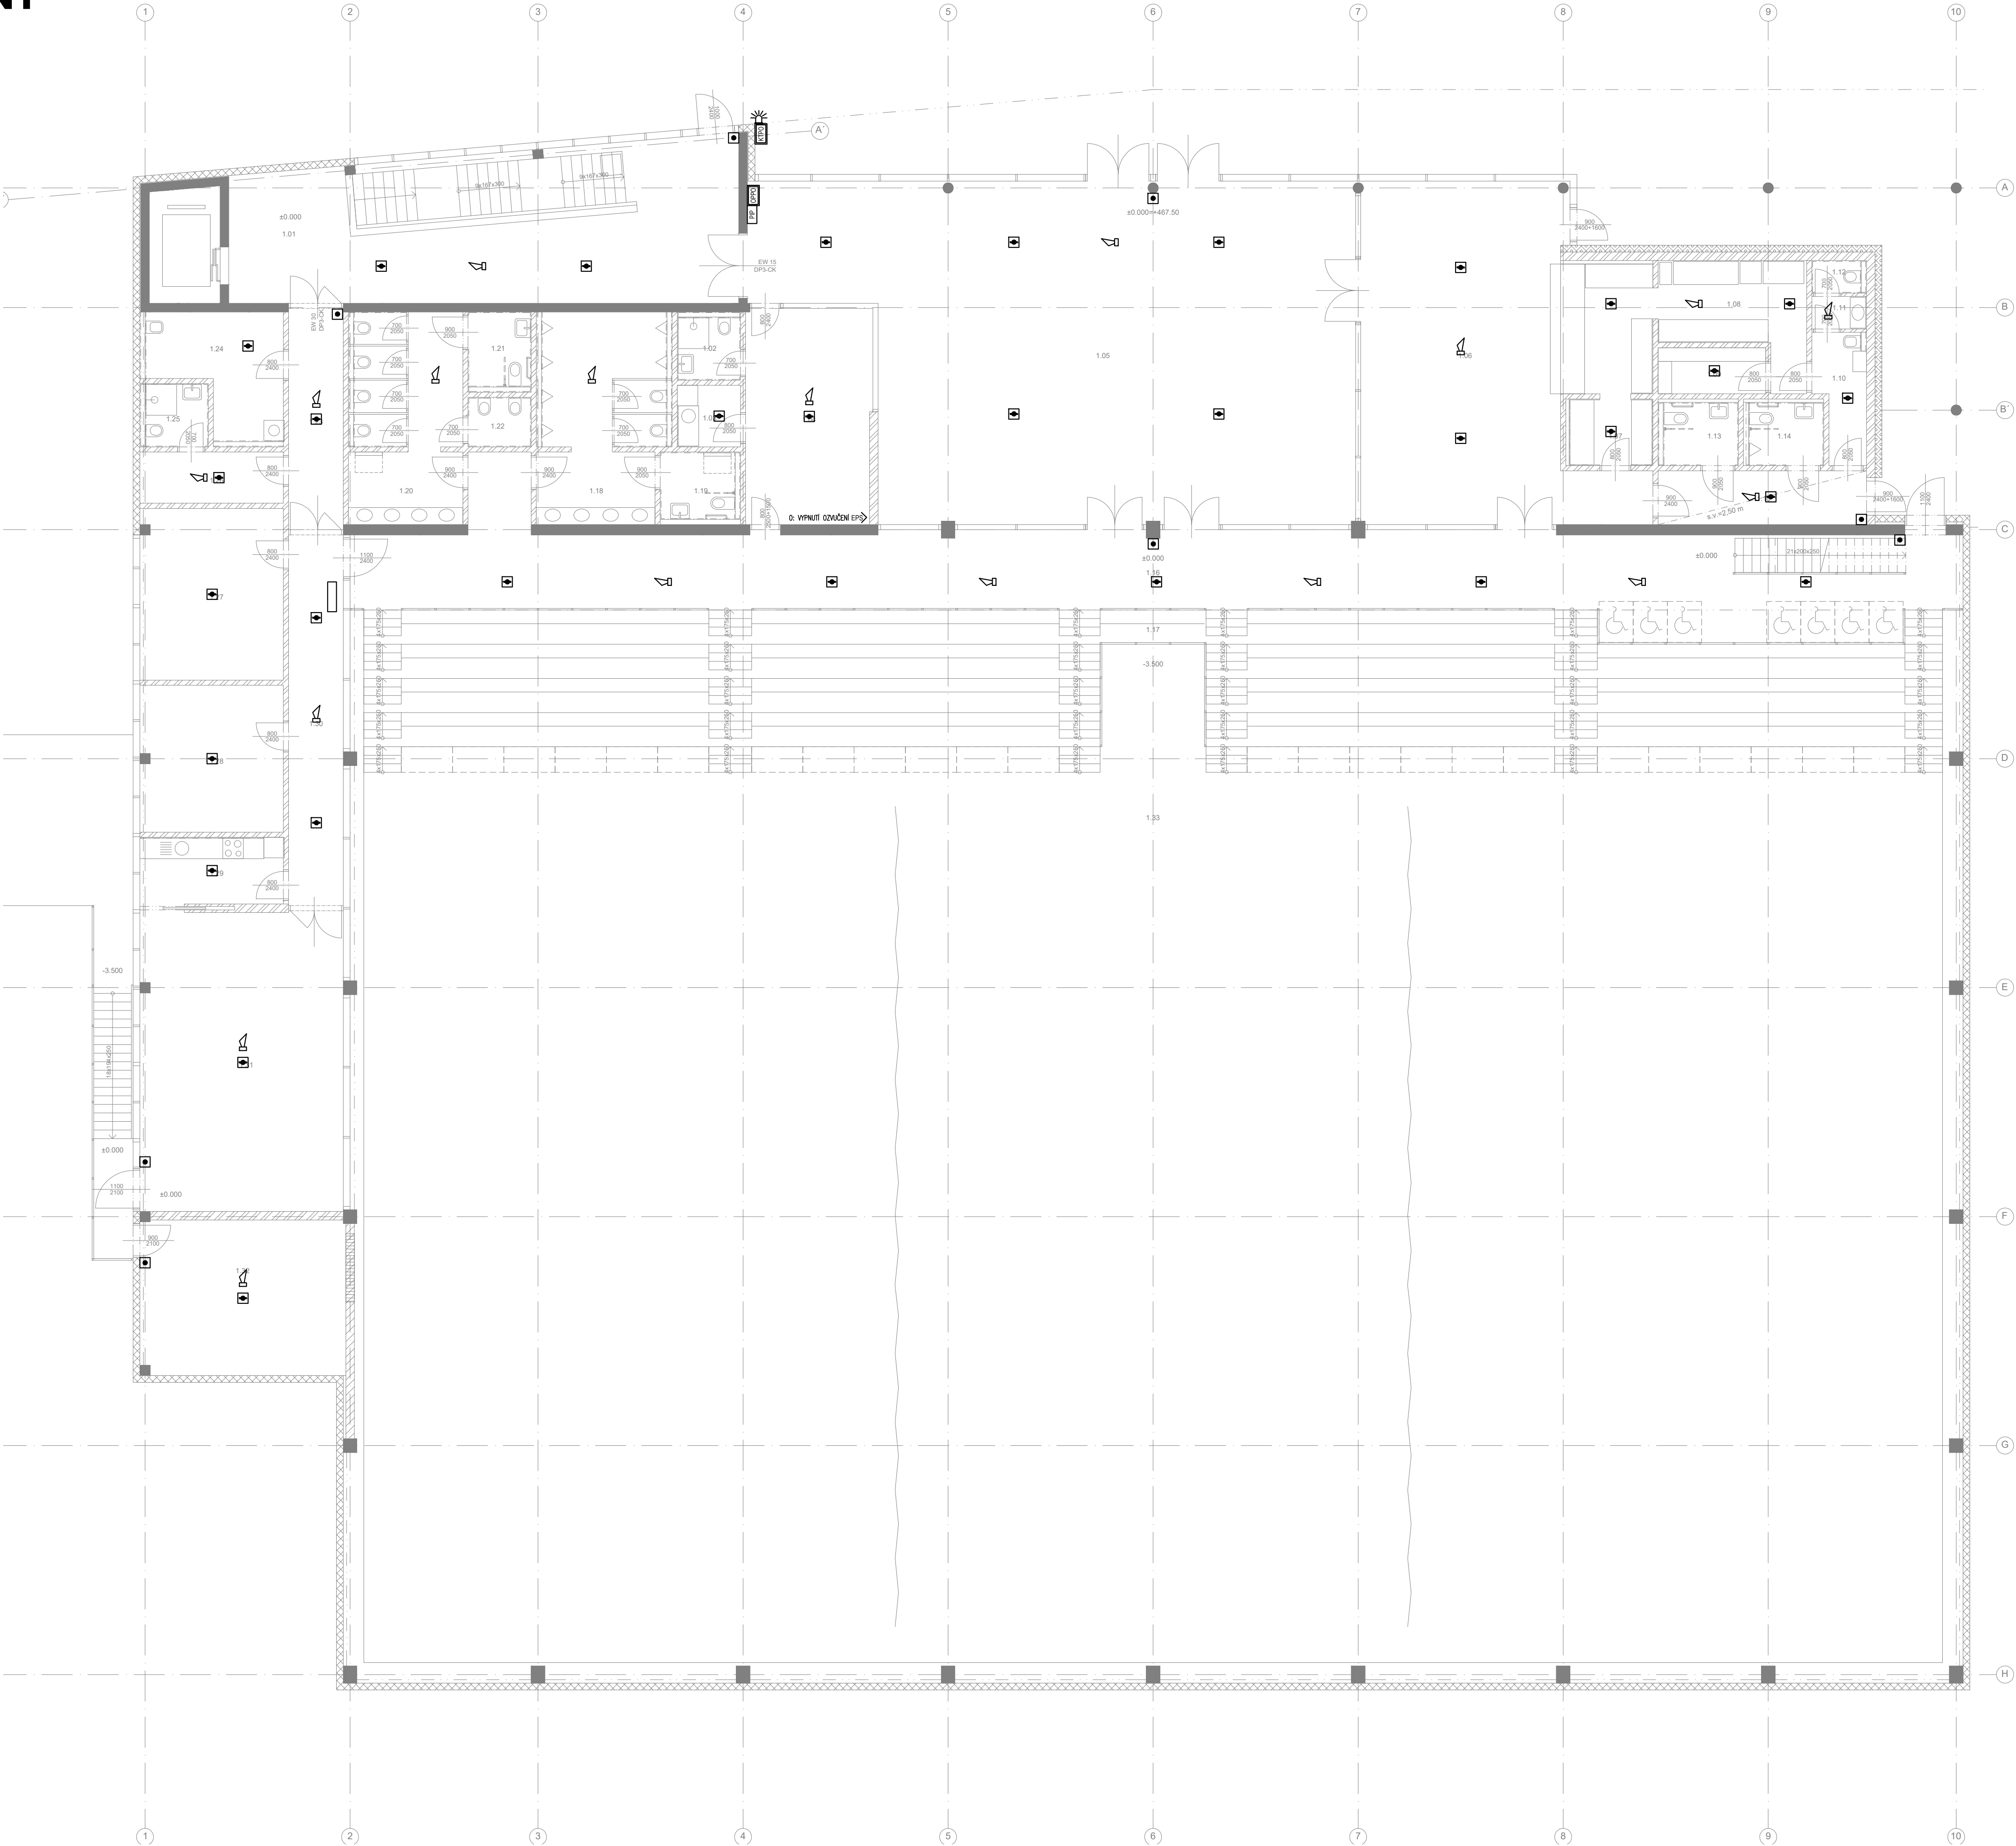

LEGENDA MÍSTNOSTÍ			
Č. M.	NÁZEV MÍSTNOSTI	PLOCHA m²	Em lx
1.01	CHODBA	64.6	200
1.02	TOILETY - RECEPCE	3.6	200
1.03	KUCHYŇKA - RECEPCE	3.2	300
1.04	RECEPCE	23.7	500
1.05	VSTUPNÍ HALA	154.6	300
1.06	BUKET	75.4	200
1.07	MYTÍ STOLNÍHO NÁDOBÍ	5.1	500
1.08	PŘÍPRAVNA	11.8	500
1.09	SKLAD POTRAVIN	4.3	200
1.10	CHODBA S UKLIDEM	5.2	200
1.11	WC PŘEDSÍŇ	1.5	200
1.12	WC PERSONÁL	1.4	200
1.13	WC ŽENY BEZBARIÉROVÉ	4.2	200
1.14	WC MUŽI BEZBARIÉROVÉ	4.2	200
1.15	CHODBA	10.0	200
1.16	OCHOZ HLEDIŠTĚ	121.0	300
1.17	HLEDIŠTĚ	172.3	300
1.18	WC - MUŽI	23.5	200
1.19	WC - MUŽI HANDICAPOVANÍ	5.0	200
1.20	WC - ŽENY	20.9	200
1.21	WC - ŽENY HANDICAPOVANÉ	4.5	200
1.22	WC ŽENY - KABINA PRO OSOBNÍ HYGIENU	2.4	200
1.23	CHODBA	10.5	200
1.24	UKLIDOVÁ MÍSTNOST S PROVOZNÍM SKLADEM A PRADELNOU	11.5	300
1.25	WC - ZAMĚSTNANCI	3.5	200
1.26	ŠATNA - ZAMĚSTNANCI	6.0	300
1.27	KANCELÁŘ	19.8	500
1.28	KANCELÁŘ	17.0	500
1.29	ZÁZEMÍ / KUCHYŇKA	7.8	300
1.30	CHODBA	17.8	200
1.31	MULTIFUNKČNÍ SÁL KLUBOVNA VIP	50.0	500
1.32	TECHNICKÁ MÍSTNOST	26.9	300
PLOCHA CELKEM		893.3	

- LEGENDA EPS:
- odvětví EPS
 - zařízení dálkového přenosu
 - externí zobrazovací panel pro násle
 - obuštný panel požární ochrany
 - klíčový trezor požární ochrany
 - tlačítkový hlásič, dvouúplňové
 - multisenzorový hlásič na stropě
 - zálohovaný napájecí zdroj 3A/26Ah
 - I/O box pro vstupně/výstupní moduly
 - výstražný zábleskový maják
 - síťová EPS
 - ovládané/monitorované zařízení EPS
 - nasávací systém EPS
 - trubka nasávacího systému EPS

POZNÁMKY:

1) KABELOVÉ TRASY V POHLEDU A POD OMÍTKOU.
KABELY ULOŽENY DO DRÁTĚNÝCH ŽLABŮ ČI TRUBEK.
2) KABELOVÉ TRASY S POŽÁRNÍ ODOLNOSTÍ PROVĚST
DLE DOPORUČENÍ VÝROBCE A ZP27/2008.
3) PROJEKTANT TRÁVA NA DODRŽENÍ PŘEDPISANÝCH
TECHNICKÝCH PARAMETRŮ PŘÍSTROJŮ A ZAŘÍZENÍ.
POUŽITÁ ZAŘÍZENÍ MUSÍ MÍT SHODNÉ PARAMETRY
SMO NABÍROVÁNÉ TYPY.
4) STAVBA ZAJISTÍ VYKUDOVÁNÍ KABELOVÝCH PROSTUPŮ
NOSNÝMI KONSTRUKCEMI.
5) KABELOVÉ PROSTUPY MEZI JEDNOTL. POŽÁRNÍMI ÚSEKY
BUDOU UTEŠENY PROTIPOŽÁRNÍMI PŘEPÁŽKAMI
S PŘEDPISANOU ODOLNOSTÍ (viz. POŽÁRNÍ PŘÍPRAVA).
6) ELEKTROINSTALACE MUSÍ BYT PROVEDENA V SOULADU
S PLATNÝMI PŘEDPISY A ČSN ZODJEM V OBLASTI
BEZPEČNOSTI A OCHRANY OSOB.
7) PRO VESKÉŘE SLABOPROUDÉ PŘIKY UMÍSTĚNÉ NAD
POHLEDY, V INSTALAČNÍCH ŠACHTÁCH, BUDE
UMÍSTĚN PŘÍSTUP.
8) TĚTO DOKUMENTACE JSOU NADŘAZENY KOORDINAČNÍ
VÝKRESY A VÝKRESY INTERIÉRŮ.

±0,000 = 467,50 m n. m.

SPORTOVNÍ HALA VELKÉ MEZÍŘČÍ

U Světlé, Velké Meziříčí

Investor:

Město Velké Meziříčí

Radnická 29/1, 594 13 Velké Meziříčí

architekt a generální projektant:

CUBOID ARCHITEKTI s.r.o.

Krohova 2595/43a, 160 00 Praha 6

stupeň:

DOKUMENTACE PRO SPOLEČNÉ POVOLENÍ

část:

D.1.4.5 - ELEKTROINSTALACE - SLABOPROUD

zodpovědný projektant část:

ExPlan s.r.o.

Michelská 18/12a, 140 00 Praha 4

Jiří Veselský

vypracoval:

Lukáš Lang

datum:

06/2024

výkres:

PÚDORYS 1.NP - EPS

měřítko:

1:100

kód výkresu:

číslo paré:

HVM_DSR_D.1.4.5_101a_00