


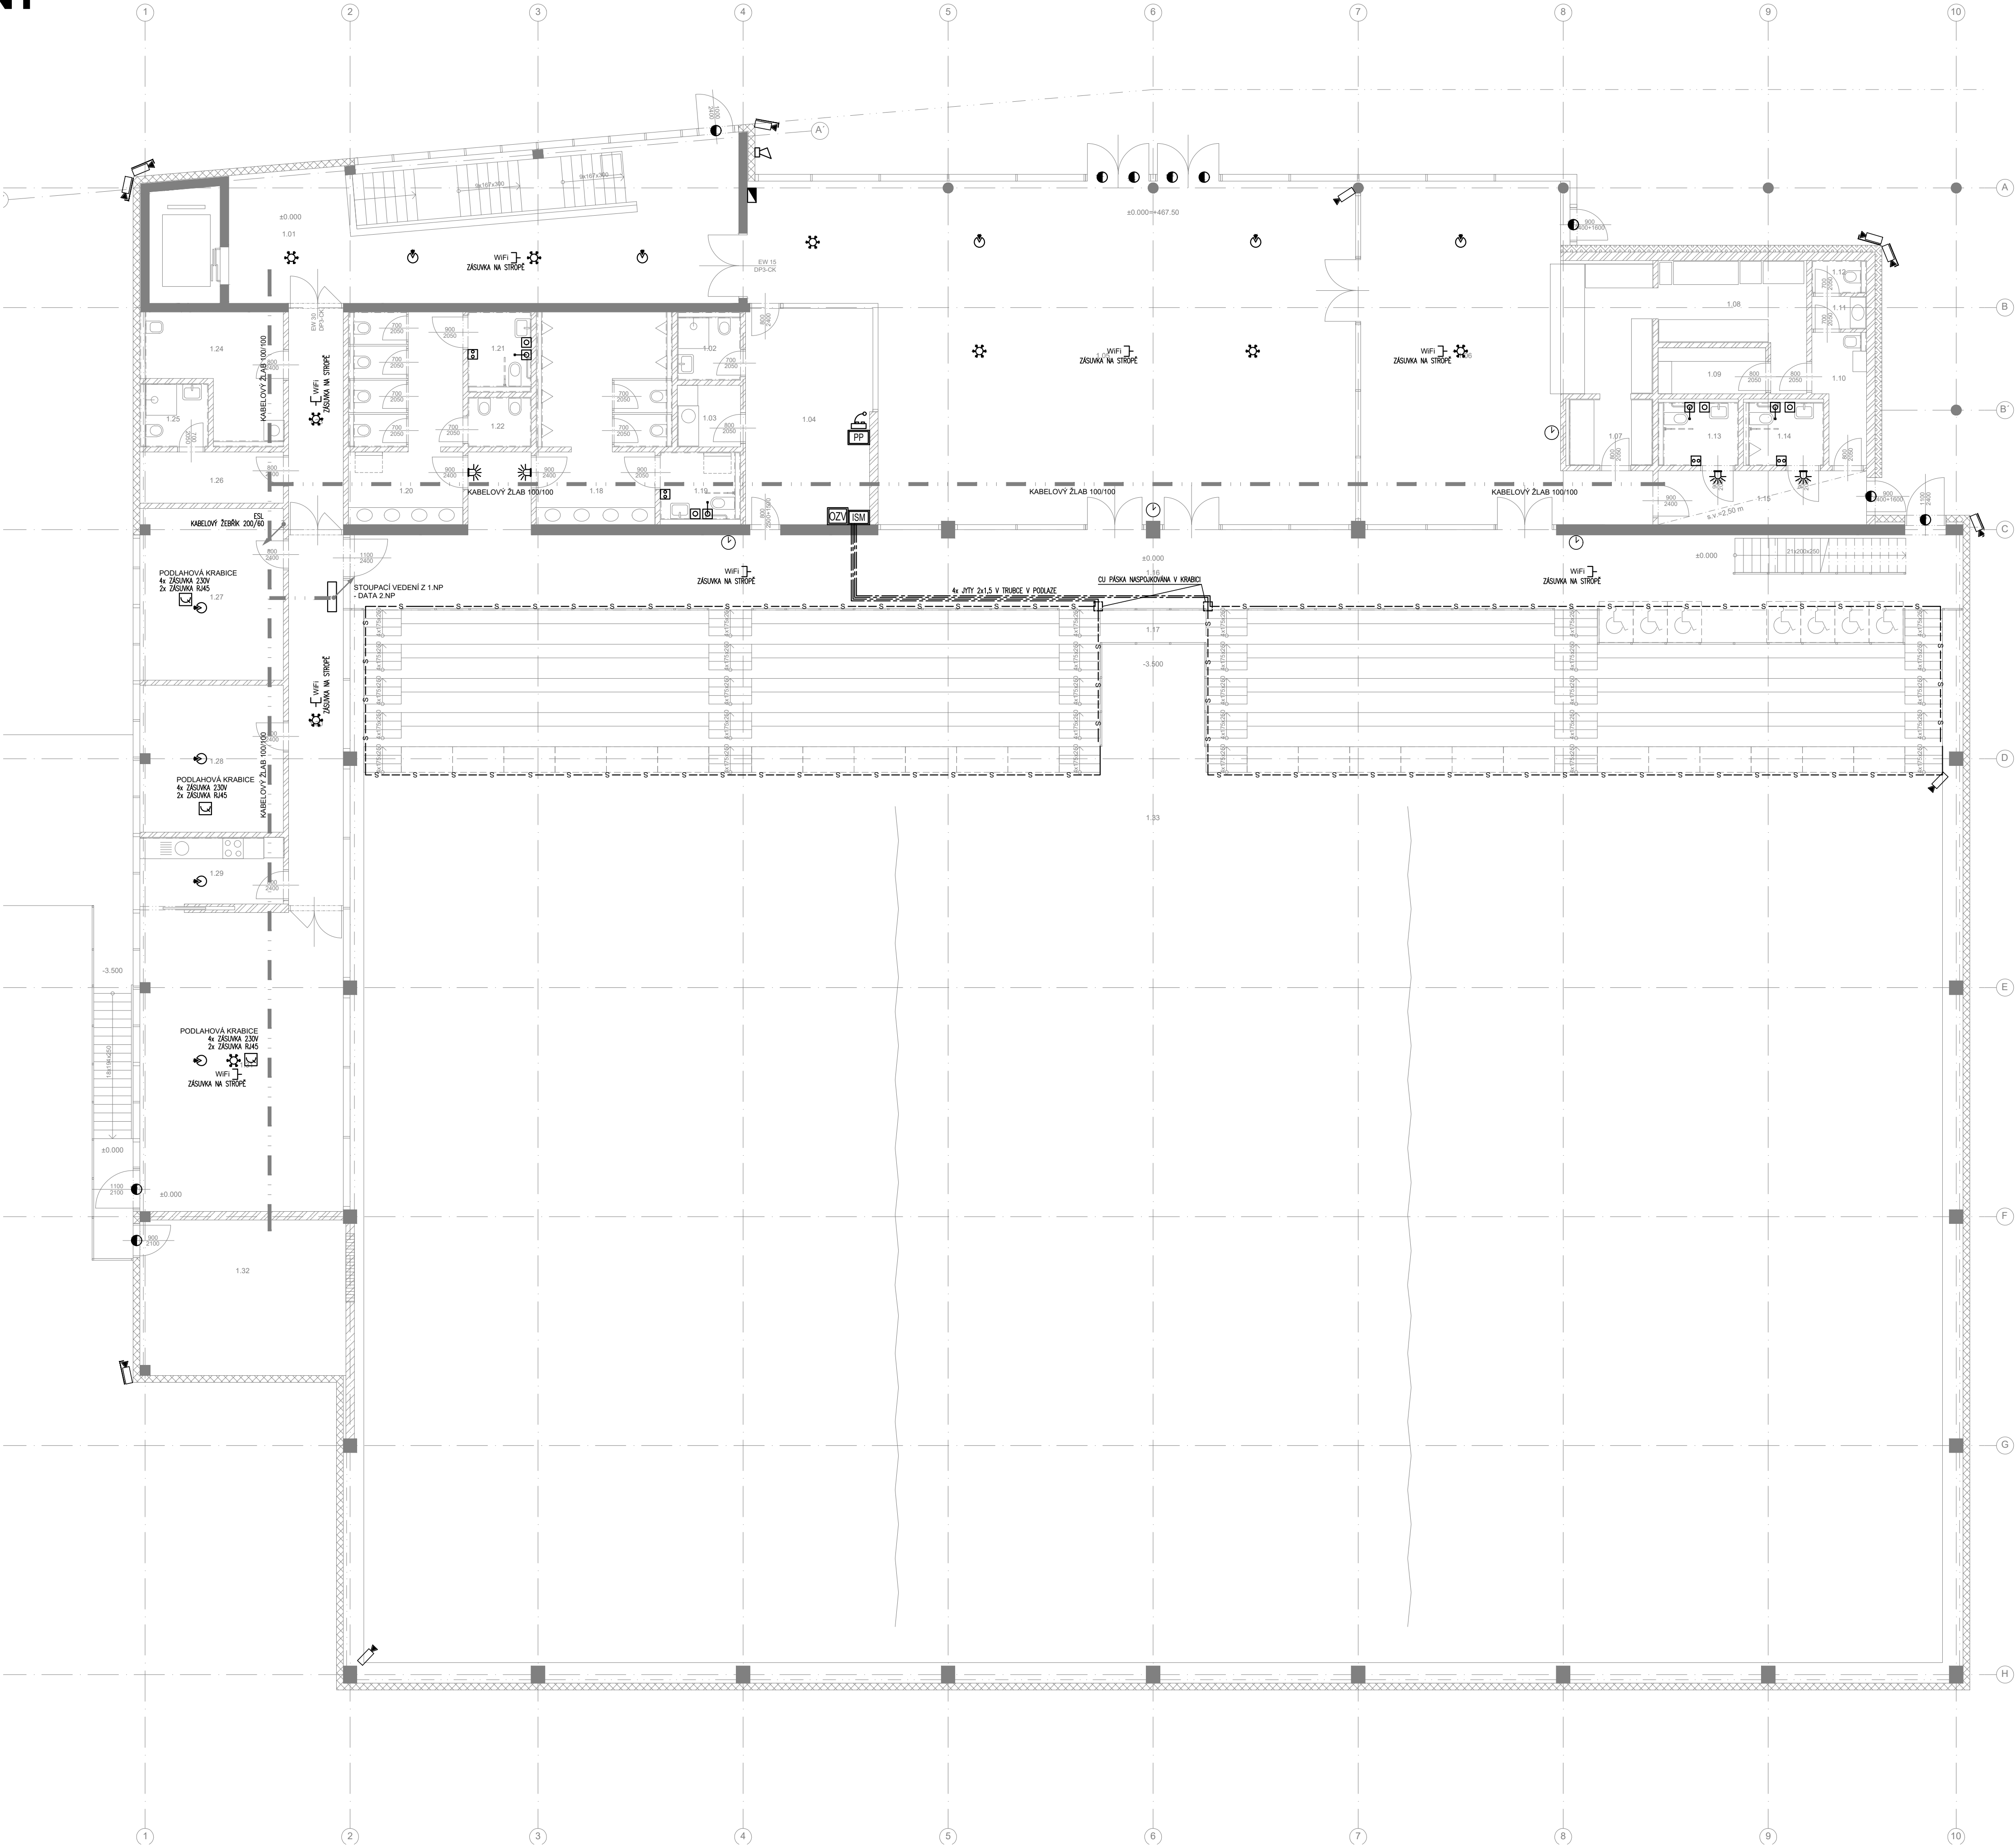

LEGENDA MÍSTNOSTÍ			
Č. M.	NÁZEV MÍSTNOSTI	PLOCHA m ²	Em lx
1.01	CHODBA	64.6	200
1.02	TOILETY - RECEPCE	3.6	200
1.03	KUCHYŇKA - RECEPCE	3.2	300
1.04	RECEPCE	23.7	500
1.05	VSTUPNÍ HALA	154.6	300
1.06	BUKET	75.4	200
1.07	MYTÍ STOLNÍ NÁDOBÍ	5.1	500
1.08	PŘÍPRAVNA	11.8	500
1.09	SKLAD POTRAVIN	4.3	200
1.10	CHODBA S UKLIDEM	5.2	200
1.11	WC PŘEDSÍŇ	1.5	200
1.12	WC PERSONÁL	1.4	200
1.13	WC ŽENY BEZBARIÉROVÉ	4.2	200
1.14	WC MUŽI BEZBARIÉROVÉ	4.2	200
1.15	CHODBA	10.0	200
1.16	OCHOZ HLADIŠTĚ	121.0	300
1.17	HLADIŠTĚ	172.3	300
1.18	WC - MUŽI	23.5	200
1.19	WC - MUŽI HANDICAPOVANÍ	5.0	200
1.20	WC - ŽENY	20.9	200
1.21	WC - ŽENY HANDICAPOVANÉ	4.5	200
1.22	WC ŽENY - KABINA PRO OSOBNÍ HYGIENU	2.4	200
1.23	CHODBA	10.5	200
1.24	UKLIDOVÁ MÍSTNOST S PROVOZOVNÍM SKLADEM A PRADELNOU	11.5	300
1.25	WC - ZAMĚSTNANCI	3.5	200
1.26	ŠATNA - ZAMĚSTNANCI	6.0	300
1.27	KANCELÁŘ	19.8	500
1.28	KANCELÁŘ	17.0	500
1.29	ŽÁZEMÍ / KUCHYŇKA	7.8	300
1.30	CHODBA	17.8	200
1.31	MULTIFUNKČNÍ SÁL KLUBOVNA VIP	50.0	500
1.32	TECHNICKÁ MÍSTNOST	26.9	300
PLOCHA CELKEM		893.3	

LEGENDA - PŘIVOLÁNÍ POMOCI:

☒ Osobní předání pomoci

☒ Vozíči tlačítko 180° a LED

☒ Vozíči tlačítko a LED

☒ Zařízení pro podporu volání

LEGENDA SK:

☒ Zábavka SK 2x14145 UTP Cat. 6a

☒ Zábavka SK 1x14145 UTP Cat. 6a

☒ Kabelový vývod RJ45

☒ Podlahová kabelová síť RJ45 Zábavka

LEGENDA EZS:

☒ Ust. EZS vč. GSM most, přenosu na PCO

☒ Střípný detektor požáru

☒ Magnetický kontakt

☒ Detektor rozbití skla

☒ Síťová EZS

LEGENDA CCVT:

☒ Rozvaděč CCVT se záložním napájením, UPS, a prvek LAN

☒ Kamera v křídle - varování CCVT

LEGENDA OZVUČENÍ:

☒ Konektory 10p buňky

☒ Hlavní ofsetový ozvučovací RACK nádobí provedení 2U

☒ Reprodukční systém

☒ Stupňový reproduktor

☒ Přepínací mikrofón

☒ Přepínací mikrofón

☒ Lokální ovládací seřízení

☒ Přijímač pro bezdrát. ruční mikrofón

LEGENDA JEDNOTNÉHO ČASU:

☒ 27 hodiny jednotného času, jednotvárnosti

INDUKČNÍ SMYČKA PRO NESLYŠÍCÍ

☒ Indukční smyčka pro neslyšící 2U

☒ Indukční smyčka 38x25mm napájená na bateriovou podlahu

LEGENDA TRAS:

☒ Kabelový žlab SLA

☒ Stropní kabelový žlab

POZNÁMKY:

1) KABELOVÉ TRÁSY V PODHLAVÍ A POD OMÍTKOU.

2) KABELOVÉ TRÁSY DO DRÁŽENÝCH ŽLABŮ ČI TRUBEK.

3) PROJEKTANT TŘÍVA NA DODÁNÍ PŘEDPISANÝCH TECHNICKÝCH PARAMETRŮ PŘÍSTROJŮ A ZAŘÍZENÍ. POUŽITÁ ZAŘÍZENÍ MUSÍ MÍT SHODNÉ PARAMETRY JAKO NAVRHOVANÉ TYPY.

4) STAVBA ZAJISTÍ VYBUDOVÁNÍ KABELOVÝCH PROSTUPŮ NOSNÝMI KONSTRUKCEMI.

5) KABELOVÉ PROSTUPY MEZI JEDNOT. POŽÁRNÍMI ÚSEKY BUDOVY LITÉHOVÝ PROTIPOŽÁRNÍMI PŘEPÁRAČI S PŘEDPISANOU ODOLNOSTÍ (viz. POŽÁRNÍ ZPRÁVA).

6) ELEKTROINSTALACE MUSÍ BYT PROVEDENA V SOULADU S PLATNÝMI PŘEDPISY A ČSN ZEMĚNA V OBLASTI BEZPEČNOSTI A OCHRANY LIDSKÉHO ŽIVOTNÍHO PŘÍSTUPU.

7) PRO VŠECHY SUBSTRUKČNÍ PRVKY UMÍSTĚNÉ NAD PODHLAVÍ, V INSTALAČNÍCH ŠACHTÁCH, BUDE UVEDEN PŘÍSTUP.

8) TĚTO DOKUMENTACI JSOU NADŘÁZENY KOORDINAČNÍ VÝKRESY A VÝKRESY INTERIÉRŮ.

±0,000 = 467,50 m n. m.

SPORTOVNÍ HALA VELKÉ MEZIRČÍ

U Světlé, Velké Mezířčí

Investor:

Město Velké Mezířčí

Radnická 29/1, 594 13 Velké Mezířčí

architekt a generální projektant:

CUBOID ARCHITEKTI s.r.o.

Krohova 2595/43a, 160 00 Praha 6

stavební:

DOKUMENTACE PRO SPOLEČNÉ POVOLENÍ

část:

D.1.4.5 - ELEKTROINSTALACE - SLABOPROUD

zodpovědný projektant část:

ExPlan s.r.o.

Michelská 18/12a, 140 00 Praha 4

Jiří Veselský

vypracoval:

Lukáš Lang

datum:

06/2024

výkres:

PŮDORYS 1.NP - ESL

měřítko:

1:100

kód výkresu:

číslo paré: