


2.NP

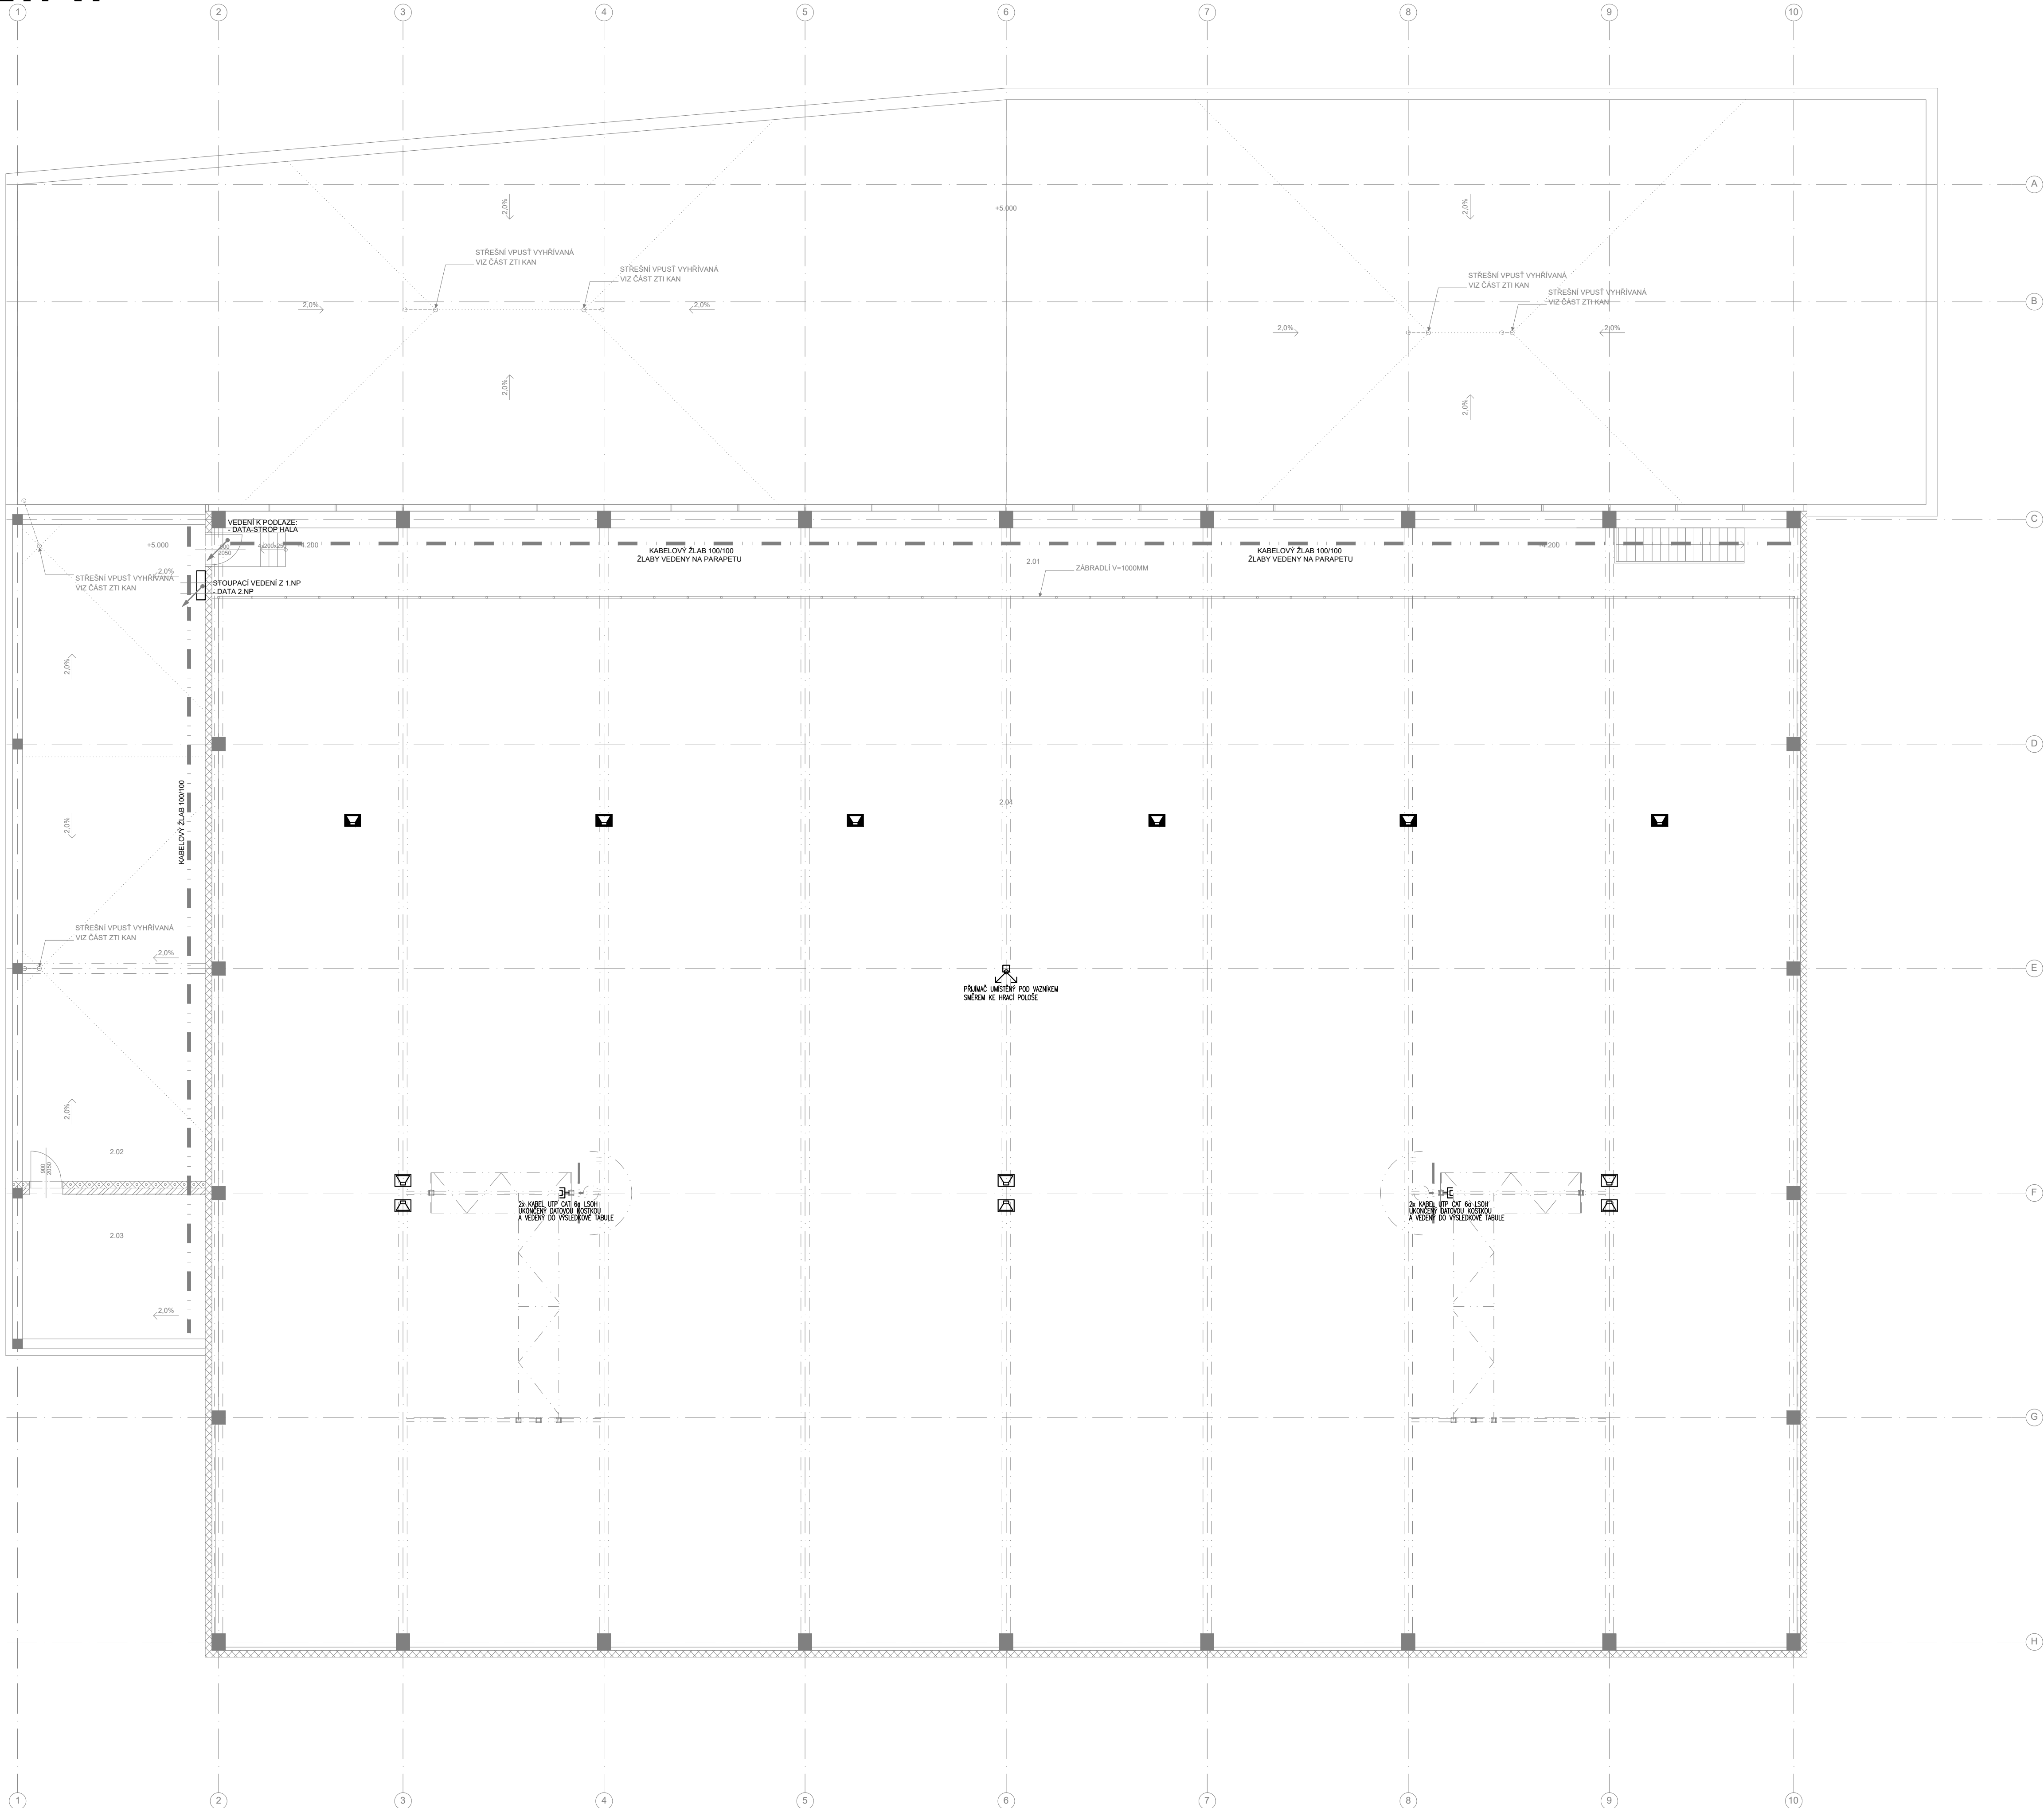

LEGENDA MÍSTNOSTÍ			
Č. M.	NÁZEV MÍSTNOSTI	POCLOHA m ²	Em lx
2.01	OCHOZ	95.8	200
2.02	OTEVŘENÝ PROSTOR TZB	114.2	300
2.03	ZASTŘEŠENÝ PROSTOR TZB	26.5	300
2.04	PROSTOR HALY		-
POCLOHA CELKEM		210.0	

LEGENDA PŘIVOLÁNÍ POMOC

- LEGENDA SK:**
-  Datový rozvaděč 19" SK
 -  Zásuvka SK 2xRJ45 UTP Cat.
 -  Zásuvka SK 1xRJ45 UTP Cat.
 -  Kabelový vývod RJ45
 -  Podlahová krabice

LEGENDA CCTV:

- Rozváděč CCTV se zápisnými zařízeními, UPS, a prvky LAN
- Kamera v krytu - venkovní CCTV

LEGENDA OZVUČENÍ:

- Hlavní ústřední ozvučení RAOK následně provedení 21
- Reproduktor pasivní
 - Sloupový reproduktor
 - Přepílačkový mikrofon
 - Přepílačkový mikrofon mobilní
 - Lokální ovladač se vstupy
 - Přijímač pro bezdr. ruční mikrofon
- LEGENDA JEDNOTNÉHO ČASU:

22 hodiny jednotného času, jednosměrně


ISM Zasilovač pro indukční svařku pro nesp.

- ■ ----- Měděná páska 18x0,25mm nalepená na betonovou podlahu

LEGENDA TRAS:

-  Kabelový žlab SLA
- Stoupání/klesání vedení

DETAIL PROSTUPU KABELŮ DO HALY

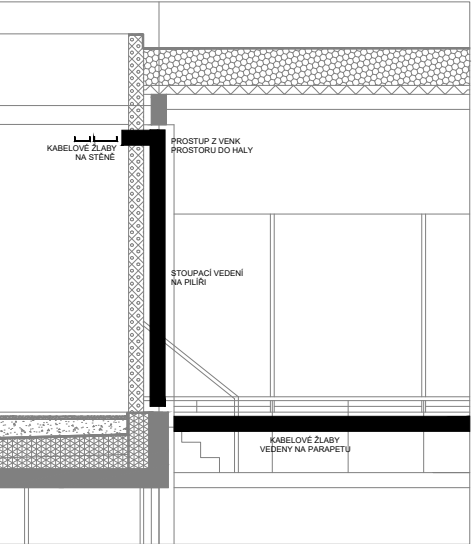

POZNÁMKY:

- 1) KABELY LÁZEŤY DO PŮHLEDU A POD OČMIČKOU.
KABELY LÁZEŤY DO DRÁŽENÝCH KABLOVÝCH TRUBEK.
- 2) KABELY LÁZEŤY DO PŮHLEDU A POD OČMIČKOU.
KABELY LÁZEŤY DO DRÁŽENÝCH KABLOVÝCH TRUBEK.
DE DOPORUČENÍ VÝROBCA Z 27/27.008.
- 3) PROJEKČNÍ TÍM NA DORUČENÍ PŘEDPISYANÝCH
TECHNICKÝCH PARAMETRŮ PŘÍSTROJŮ A ZAŘÍZENÍ.
POUŽITÁ ZÁKLADNÍ VÝKRESOVÁ SYSTÉM
JAKO NAVRHOVATELŮ.
- 4) STAVBA ZÁKLADNÍ VÝBUDOVÁNÍ KABELOVÝCH PROSTŮ
NOSNÝMI KONSTRUKCEMI.
- 5) KABELY LÁZEŤY DO PŮHLEDU A POD OČMIČKOU.
KABELY LÁZEŤY DO DRÁŽENÝCH KABLOVÝCH TRUBEK.
DE DOPORUČENÍ VÝROBCA Z 27/27.008.
- 6) ELEKTROINSTALACE MUSÍ BYT PROVĚŘENA V SOULADU
S PŘEDPISYANÝMI PŘEDPISY A V OBLASTI
BEZPEČNOSTI A OCHRANY OSOBY.
- 7) PRO VEŠKÉ SÁBOROVÉ PRVKY UMÍSTĚNÉ NA
PODHLAVY, V INSTALACÍCH SACHTICH, BUD
UMÍSTĚNÉ NA
PODHLAVY.
- 8) TĚTO DOKUMENTACE JSOU NÁZDAŽENY KOORDINÁČNÍ
VÝKRESY A VÝKRESY INTERIÉRŮ.

$$\pm 0,000 = 467,50 \text{ m n. m.}$$

SPORTOVNÍ HALA VELKÉ MEZIRÍČÍ

U Světlé, Velké Meziříčí

investor:

Město Velké Meziříčí

Radnická 29/1, 594 13 Velké Meziříčč

architekt a generální projektant:

CUBOID ARCHITEKTI s.r.o.

Krohova 2595/43a 160 00 Praha 6

stunĉň:

DOKUMENTACE PRO SPOLEČNÉ ROZVOLENÍ

část:

D.1.4.5. ELEKTROINSTALACE SLABOPROUD

podvojčdu praidant žřeti

Explain 3.3.3

EXPLAIN S.I.O.

MICHELLE SKA

vypracoval:

Lukas Lang

datum:

06/2024

vykres:

PUDOR

měřítko

1:100

kód výkresu

**explain**

HVM DSP D 1 1 5 102b 00

TVM_DSR_D.1.4.5_1020_00