


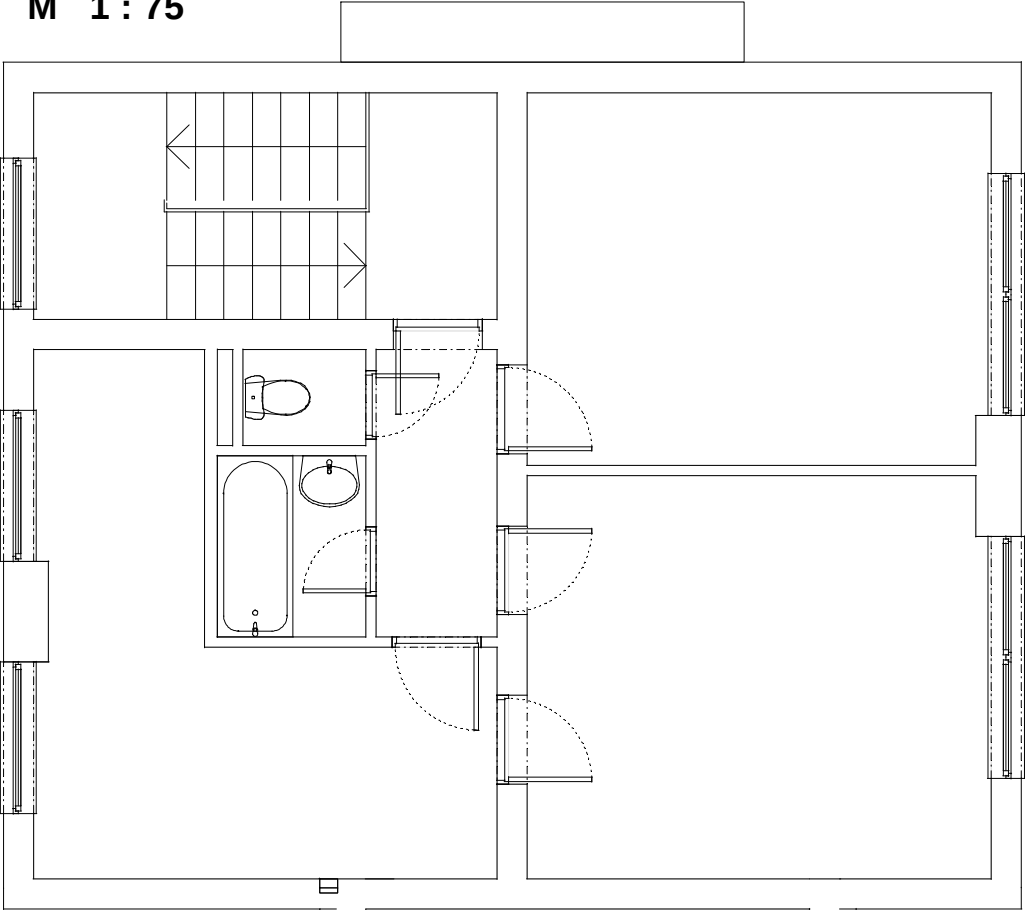

Tabulka místností 2.NP		
Ě.	Název místnosti	Plocha (m2)
201	Schodišti	10,35
202	Chodba - byt	3,58
203	Ložnice	17,11
204	Obývací pokoj	18,64
205	Kuchni + jídelna	15,45
206	Koupelna	2,66
207	WC - byt	1,16
208	Chodba + schodišti	29,04
209	Chodba è. I	3,96
210	Úklidpvá komora	1,82
211	WC personál	1,57
212	Šatna personál	8,11
213	Šatna diti	14,63
214	Chodba è. II	6,19
215	Umývárna diti	17,19
216	Lůžková místnost diti	34,96
217	Pracovna - herna	57,49
218	Sklad hraček	1,92
219	Kanceláø personál	10,82
220	Výdej jídel	16,09
221	Komora	0,81
222	Výtah	1,08
		274,63 m2

LEGENDA

Napěťová soustava 3 PEN stř. 50 Hz, 400 V/TN-C-S

Ochrana před nebezpečným dotykem :

- samočinným odpojením od zdroje
- pospojováním
- chráničem

Instalovaný příkon Pi = 36 kW

Soudobý příkon Ps = 20 kW

Prostředí dle ČSN 332000-5-51 ed. 2:

vnitřní prostory-normální (AA5,AB5,AC1,AD1,AE1,AF1)

venkovní prostory - zvláště nebezpečné (AA8,AB8.AC1,AD2)

hrubá příprava - zvláště nebezpečné do výše obkladu

(AA5,AB5,AC1,AD3)

ve výdeji jídel, umýárnách jsou zóny dle ČSN 332000-7-701

U nízkotlakých zařízení na lehké topné plyny do vzdálenosti 0,5m od zařízení a od plochých přírub, armatur atd. plynového potrubí je ochranný prostor OP.

V umýárnách, výdeji jídel a kotelně bude provedeno ochrané pospojování kovových neživých částí vodičem CYA 4 .

V objektu bude provedeno hlavní a místní pospojování kovových neživých částí vodičem CYA 6 a CYA 4.

Přípojnice hlavního pospojování je umístěna u rozváděče R1

Bude provedeno ochranné pospojování vzduchotechnických potrubí vodičem CYA 4

Rozvody provedeny kabely uloženými pod omítkou a v elektroinstalačních trubkách a lištách

světelné CYKY 2-7x1,5

zásuvkové CYKY 3Cx2,5

sporák, 3 fáz. zásuvky CYKY 5Cx2,5

RH Hlavní rozváděč 13.MŠ

R1,R2,Rk Okruhové rozváděče jesle

-
- Spínač řazení 01
-
- Spínač řazení 05
-
- Spínač řazení 06
-
- Spínač řazení 07
-
- Spínač řazení 52
-
- Spínač řazení 01 (IP 44)
-
- Spínač řazení 06 (IP 44)
-
- Spínač řazení 52 (IP 44)
-
- Ovladač zapínací řazení 1/0
-
- Zásuvka jednoduchá
-
- Dvozásuvka s natočenými horními zdíčkami
-
- Zásuvka jednoduchá (IP 44)
-
- Zásuvka průmyslová 400 V / 32 A
-
- Zásuvka nástěnná (IP 44)
-
- Pohybový spínač dosah 6m, IP 54
-
- Ochranné pospojování vodičem CYA4

LEGENDA SVÍTIDEL

- A Svítidlo 1x E27, montura polykarbonát, mléčný kryt, 1x LED 15W, IP43
- B Svítidlo 2x E27, montura polykarbonát, mléčný kryt, 2x LED 15W, IP43
- C Svítidlo 2x E27, montura polykarbonát, mléčný kryt, 2x LED 15W, IP44
- D LED svítidlo 1x LED, 59W, 6462lm, Ra80, 4000K, opálový kryt, IP20
- E LED svítidlo 1x LED, 58W, 6175lm, Ra80, 3000K, opálový kryt, IP20
- F LED svítidlo průmyslové 1x LED, 52W, 6797lm, Ra80, 4000K, IP54
- G LED svítidlo 1x LED, 39W, 4393lm, Ra80, 3000K, mléčný kryt, IP40
- Nouzové svítidlo 230V, LED 8W, 60min., IP44

projektoval	kreslil	odp.projektant	ved.projektant	ING. FRIEDL - PROJKA Gregorova 2424 397 01 Písek tel.: 777 295 295	
ing. FRIEDL		ing. FRIEDL			
		IČO: 43811027			
St.Ú	PÍSEK	MÚ (Ob.ú.)	PÍSEK	datum 03/2023 form.: 3x A4	
investor :				účel: DPS	
ZÁKLADNÍ ŠKOLA JANA HUSA A MATĚŘSKÁ ŠKOLA PÍSEK, HUSOVO NÁM. 725				měřítko: 1 : 75	
HUSOVO NÁM. 725/5, 397 01 PÍSEK				zak.číslo: 68-2020	
REKONSTRUKCE STÁVAJÍCÍCH INSTALACÍ A SOC. ZAŘÍZENÍ 13. MŠ - 3. ETAPA D.1.4 TPS - SILNOPROUDÁ ELEKTROTECHNIKA				číslo výkr.:	číslo paré:
obsah výkresu				D.1.4.4	