


PŮDORYS 1. NP - SLABOPROUD M 1 : 75

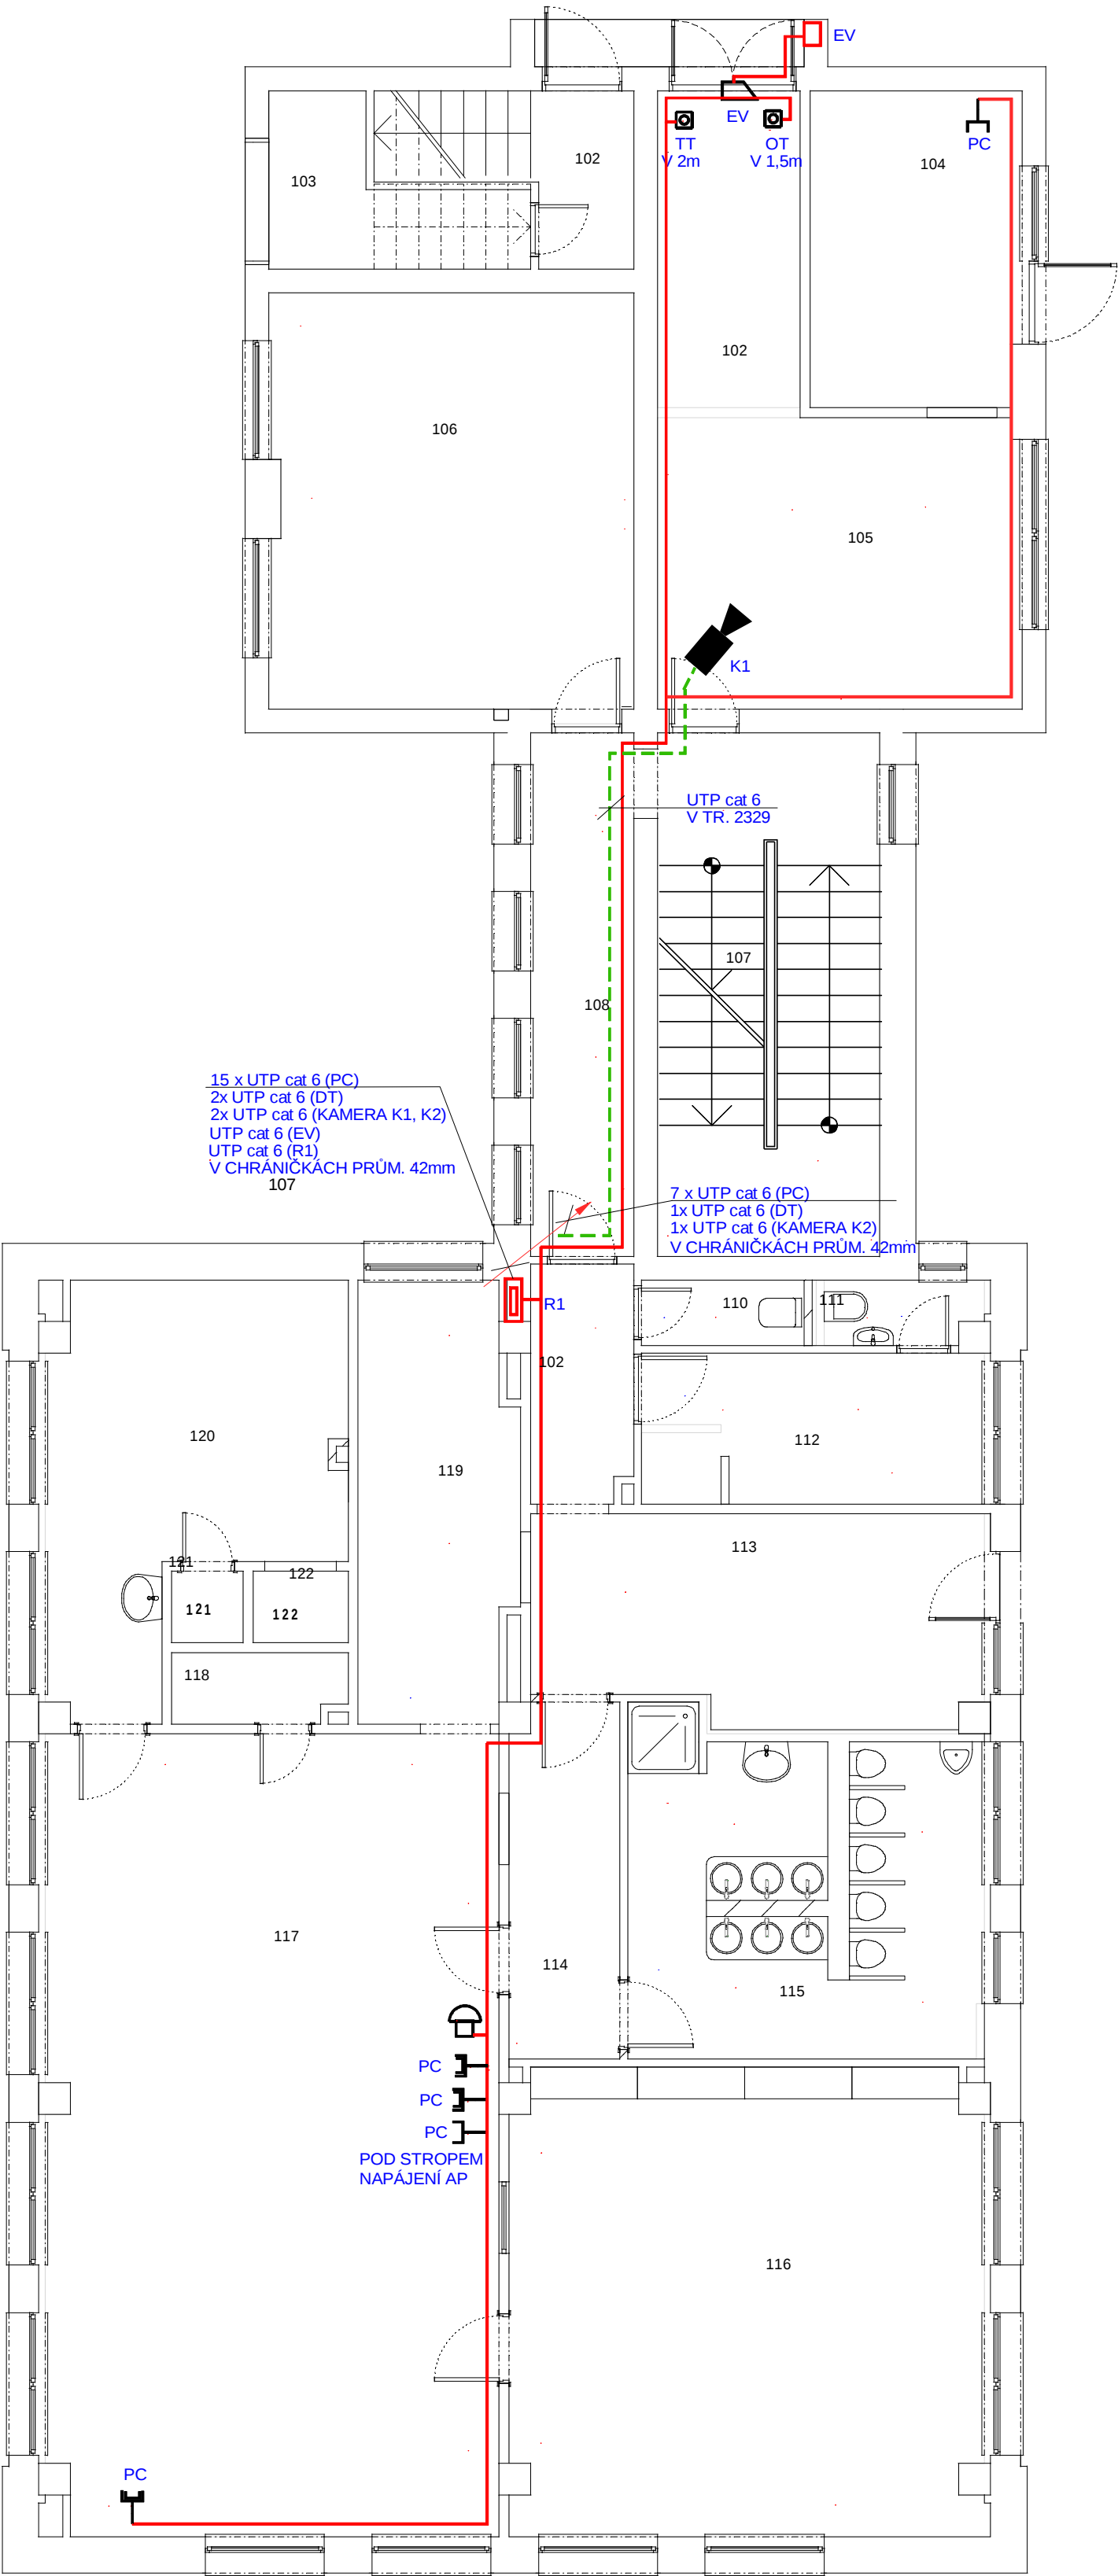

Tabulka místností 1.NP		
Ě.	Název místnosti	Plocha (m2)
101	Vstup - Zádveří	7,20
102	Vstup - Schodišti	5,09
103	Komora ě. I	4,83
104	Kotelna	10,58
105	Vstupní hala	17,03
106	Učebna	24,16
107	Schodišti	18,64
108	Chodba ě. I	8,58
109	Chodba ě. II	3,96
110	Úklidová komora	1,82
111	WC personál	1,57
112	Šatna personál	8,11
113	Šatna děti	14,63
114	Chodba ě. III	6,19
115	Umývárna dětí	17,19
116	Lůžková místnost dětí	34,96
117	Pracovna - herna	57,49
118	Sklad hraček	1,92
119	Kancelář - personál	10,63
120	Výdej jídel	16,09
121	Komora ě. II	0,81
122	Výtah	1,08
		272,56 m2

LEGENDA

- Rozvedy provedeny kabely uloženými pod omítkou v elektroinstalačních trubkách a lištách
- PC - UTP cat 6
- el. vrátný - SYKFY 5 x 2 x 0,5, UTP cat 6
koax. kabel v chráničkách
- Kamery - UTP cat 6
- RACK Stávající slaboproudý rozváděč

- Tlačítkový ovladač zapínací - odchodové tlačítko
- Tlačítkový ovladač zapínací - tísňové tlačítko
- PC Zásuvka počítačová síť 1 x RJ 45
- PC Zásuvka počítačová síť 2 x RJ 45
- Domácí telefon video
- EV Elektrický vrátný 2 tlačítkový s kamerovou jednotkou
- EZ Elektrický zámek 12V, DC, nízkoodběrový
- K1- K3 kamera venkovní stávající

projektoval	kreslil	odp.projektant	ved.projektant	ING. FRIEDL - PROJKA Gregorova 2424 397 01 Písek tel.: 777 295 295	
ing. FRIEDL		ing. FRIEDL			
		IČO: 43811027			
St.Ú	PÍSEK	MÚ (Ob.ú.)	PÍSEK	investor : ZÁKLADNÍ ŠKOLA JANA HUSA A MATEŘSKÁ ŠKOLA PÍSEK, HUSOVO NÁM. 725 HUSOVO NÁM. 725/5, 397 01 PÍSEK	
REKONSTRUKCE STÁVAJÍCÍCH INSTALACÍ A SOC. ZAŘÍZENÍ 13. MŠ - 3. ETAPA D.1.4 TPS - SILNOPROUDÁ ELEKTROTECHNIKA				datum 03/2023	form.: 3x A4
PŮDORYS 1. NP - SLABOPROUD				účel: DPS	
				měřítko: 1 : 75	
				zak. číslo: 68-2020	
obsah výkresu				číslo výkr.:	číslo paré: