


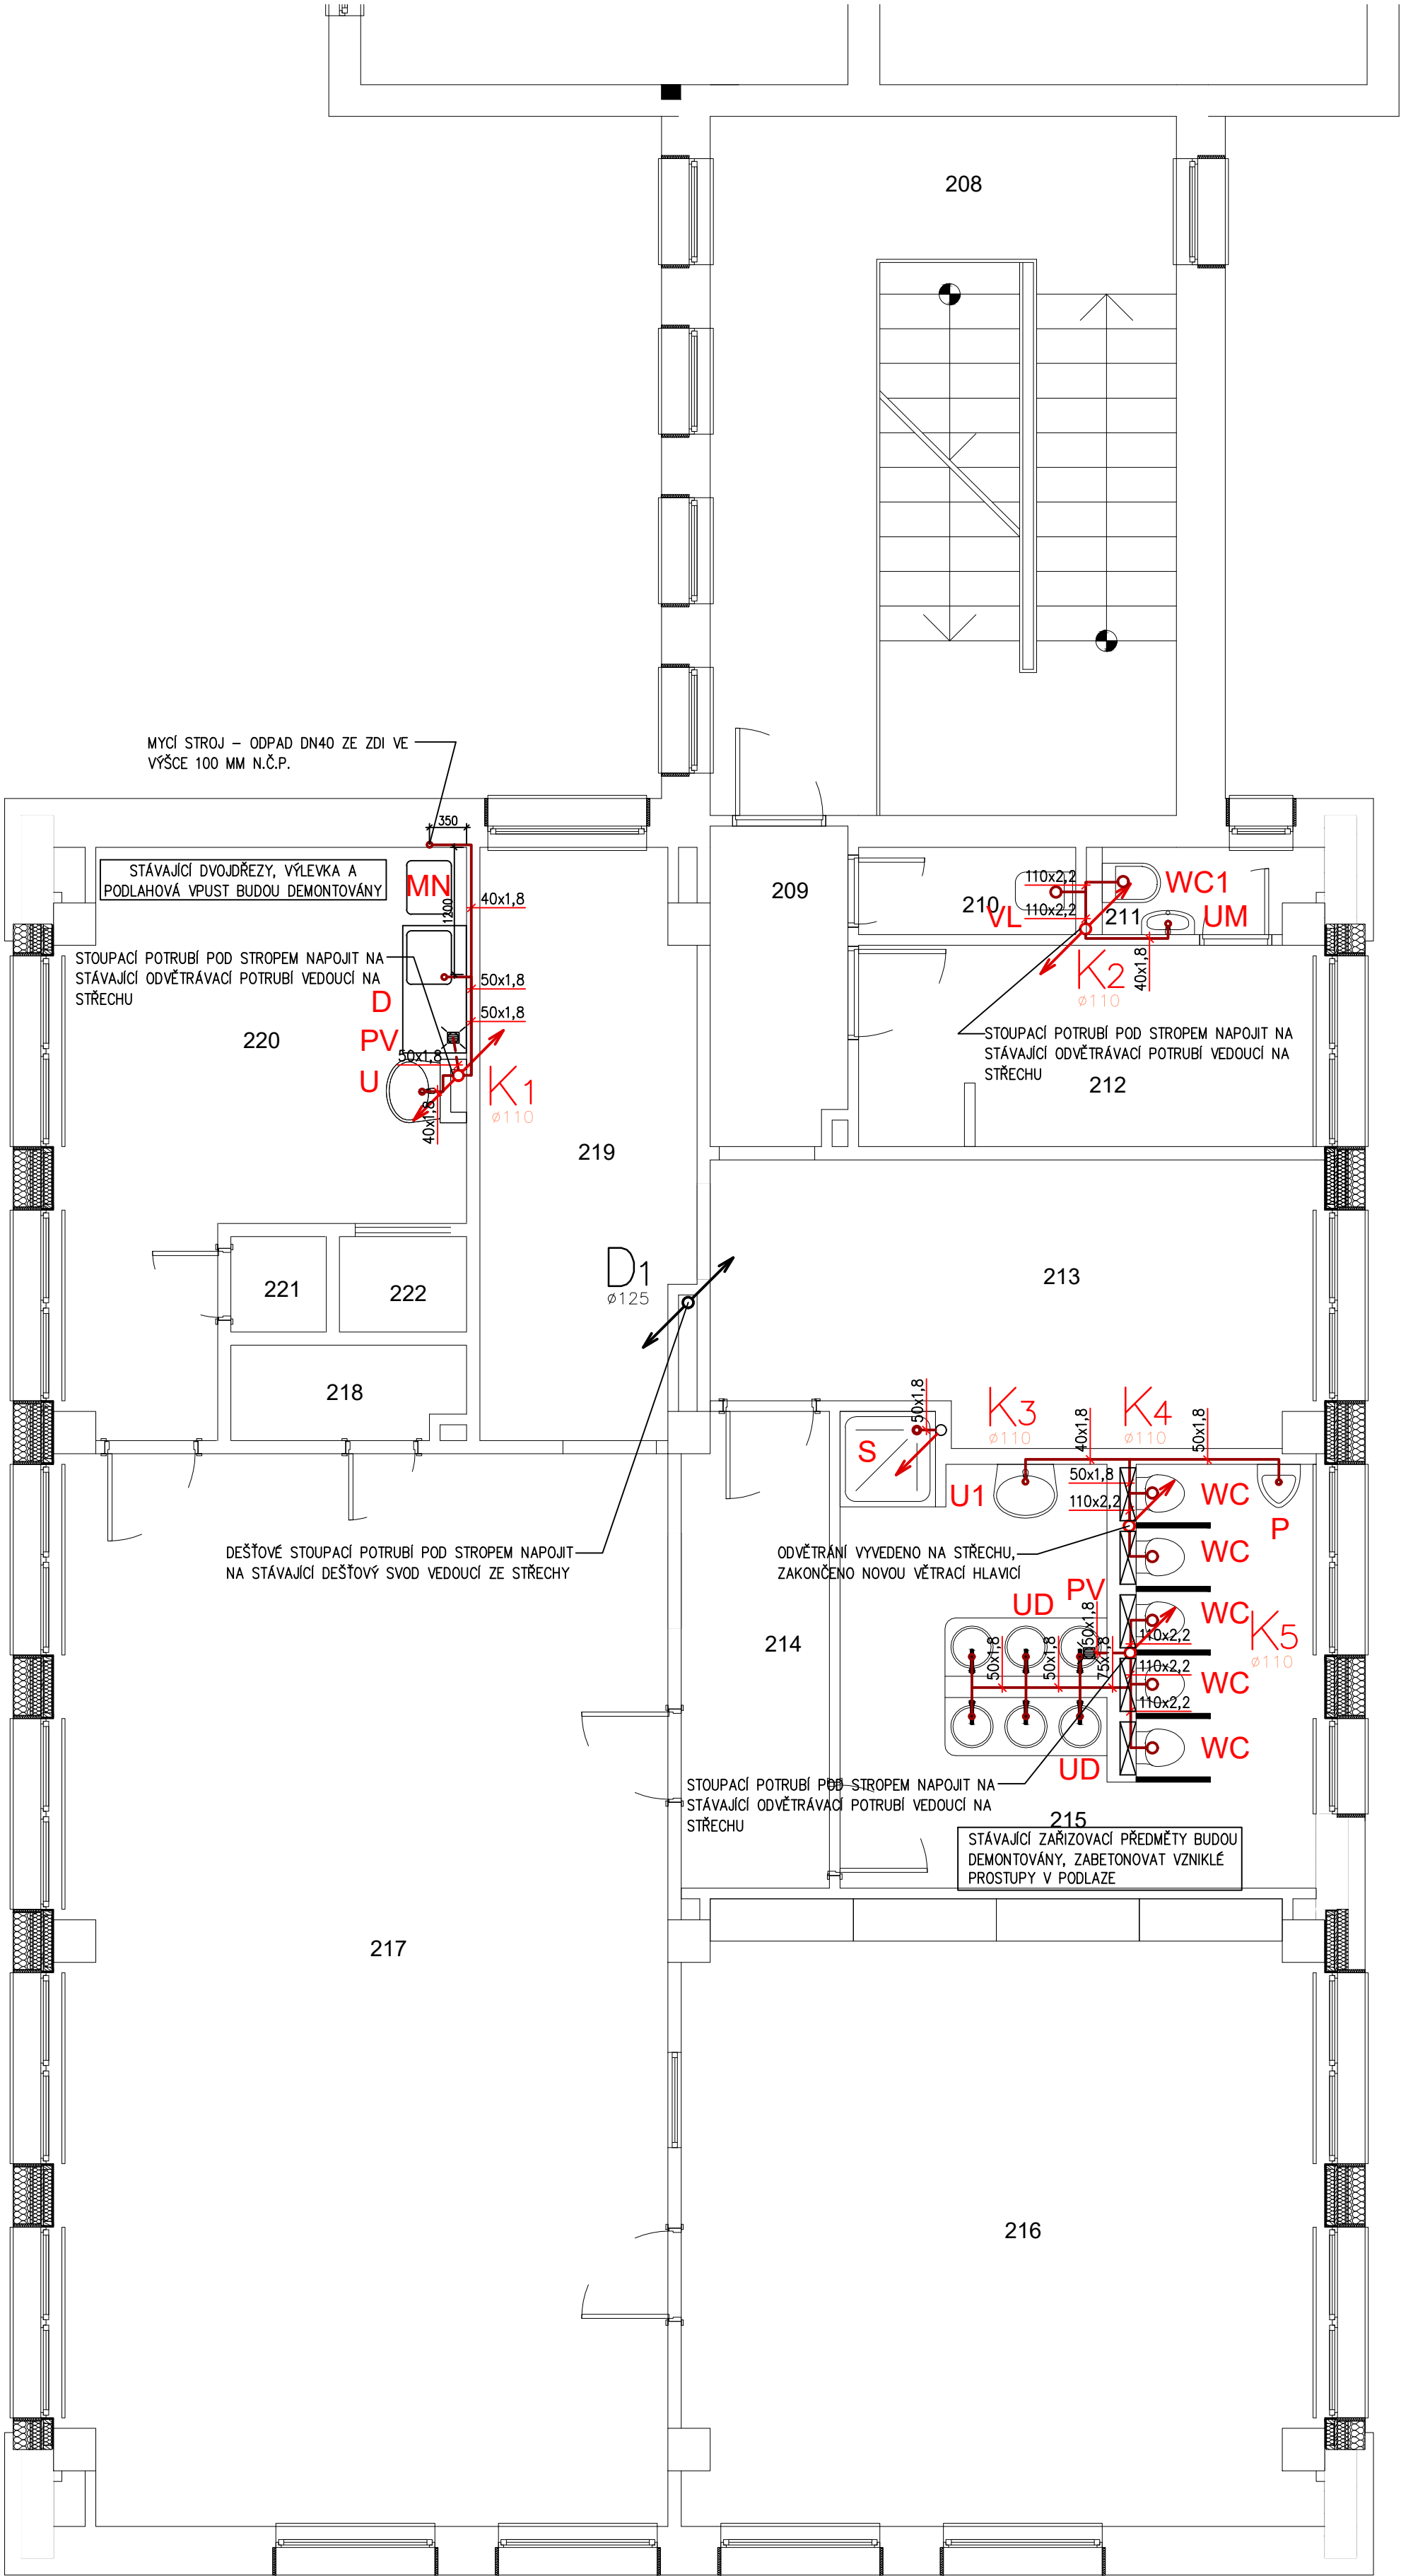

Tabulka místností 2.NP		
Č.	Název místnosti	Plocha (m2)
201	Schodiště	10,35
202	Chodba - byt	3,58
203	Ložnice	17,11
204	Obývací pokoj	18,64
205	Kuchně + jídelna	15,45
206	Koupelna	2,66
207	WC - byt	1,16
208	Chodba + schodiště	29,04
209	Chodba č. I	3,96
210	Úklidpvá komora	1,82
211	WC personál	1,57
212	Šatna personál	8,11
213	Šatna děti	14,63
214	Chodba č. II	6,19
215	Umývárna dětí	17,19
216	Lůžková místnost dětí	34,96
217	Pracovna - herna	57,49
218	Sklad hraček	1,92
219	Kancelář personál	10,82
220	Výdej jídel	16,09
221	Komora	0,81
222	Výtah	1,08
		274,63 m2

LEGENDA

PŘIPOJOVACÍ POTRUBÍ – HT–Systém (PPs)


OZ.ZP	POPIS	PŘIPOJENÍ - KANALIZACE
UD	UMYVADLO DESKOVÉ ROZMĚR 1530X470MM 3 MYCÍ MÍSTA	3X ZÁPACHOVÁ UZÁVĚRKA UMYVADLOVÁ DN 40
U	UMYVADLO DITURVITOVÉ 600MM	ZÁPACHOVÁ UZÁVĚRKA UMYVADLOVÁ DN 40
U1	UMYVADLO MARMORIT 600MM	ZÁPACHOVÁ UZÁVĚRKA UMYVADLOVÁ DN 40
UM	UMYVADLO DITURVITOVÉ 400MM	ZÁPACHOVÁ UZÁVĚRKA UMYVADLOVÁ DN 40
WC1	KLOZET KOMBÍ DITURVITOVÝ VČ. SEDÁTKA	VODOROVNÝ ODPAD DN 100
WC	KLOZET ZÁVĚSNÝ DITURVITOVÝ DĚTSKÝ, VČ. SEDÁTKA	VODOROVNÝ ODPAD DN 100, SAMONOSNÝ MONTÁŽNÍ PRVEK PRO ZÁVĚSNÝ KLOZET
P	PISOÁR, OSAZEN 300MM NAD PODLAHOU	PISOÁROVÁ ZÁPACHOVÁ UZÁVĚRKA DN 50
S	KERAMICKÁ SPRCHOVÁ VANIČKA ČTVRTKRUHOVÁ 900X900X110CM, PLASTOVÁ ZASTĚNA, DOŽDIT SOKL	SPRCHOVÁ ZÁPACHOVÁ UZÁVĚRKA DN 50
PV	PODLAHOVÁ VPUSŤ PLASTOVÁ S NEREZOVOU MŘÍŽKOU	SUHČÁ ZÁPACHOVÁ UZÁVĚRKA DN 50, SPODNÍ NAPOJENÍ

DEMONTÁŽE ZAŘÍZOVACÍCH PŘED.

UMYVADLO DĚTSKÉ	5 KS
WC DĚTSKÉ	2 KS
WC	1 KS
VÝLEVKA	1 KS
PODLAHOVÁ VPUSŤ	2 KS
HYDRANT	1 KS
VÝLEVKA KUCHYŇSKÁ	1 KS
VELKOKUCHYŇSKÝ DVOJDŘEZ	1 KS
UMYVADLO	2 KS

POZNÁMKA

- JMENOVITÁ SVĚTLOST (DN) KANALIZAČNÍCH POTRUBÍ NESMÍ BÝT VE SMĚRU TOKU ZMENŠOVÁNA
- PŘIPOJOVACÍ POTRUBÍ BUDE VEDENO V MINIMÁLNÍM SKLONU 3%
- ROZVODY POTRUBÍ PŘED MONTÁŽÍ NUTNO KOORDINOVAT S OSTATNÍMI PROFESEMI
- PŘED ZAHÁJENÍM MONTÁŽE JE TŘEBA PROVĚRIT PROVEDITELNOST ŘEŠENÍ A V PŘÍPADĚ KOLIZÍ ŘEŠIT TOTO NEPRODLENĚ S GP ZA ÚČASTI VŠECH PROFESÍ
- MONTÁŽ POTRUBÍ VČETNĚ ULOŽENÍ DLE MONTÁŽNÍHO PŘEDPISU DODAVATELE POTRUBÍ
- UCHYCENÍ POTRUBÍ BUDE REALIZOVÁNO DLE PŘEDPISŮ VÝROBCE POTRUBÍ A IZOLACE

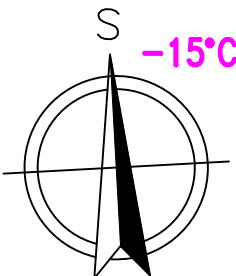

Vypracoval: Ing. Jana Albrechtová		Odpovědný projektant: Ing. Michal Albrecht	Vedoucí projektant:	Ing. Michal Albrecht Projektová kancelář TZB Neklanova 375, 397 01 Písek Tel. : 777 580 081 E-MAIL: albrecht.tzb@seznam.cz IČO: 86910876
sÚ:	Písek			
Investor:	Základní škola Jana Husa a Mateřská škola Písek, Husovo nám. 725 Husovo nám. 725/5, 397 01 Písek			
Akce:	REKONSTRUKCE STÁVAJÍCÍCH INSTALACÍ A SOC. ZAŘÍZENÍ 13. MŠ – 3. etapa D.1.4. TPS - Zdravotně technické instalace			Datum: 12/2020 Měřítko: 1:50 Zakázkové číslo: 007z/13 Stupeň PD: DPS Paré č. Formát: 6xA4 Č. výkresu
Obsah:	PŮDORYS 2.NP - KANALIZACE			03