


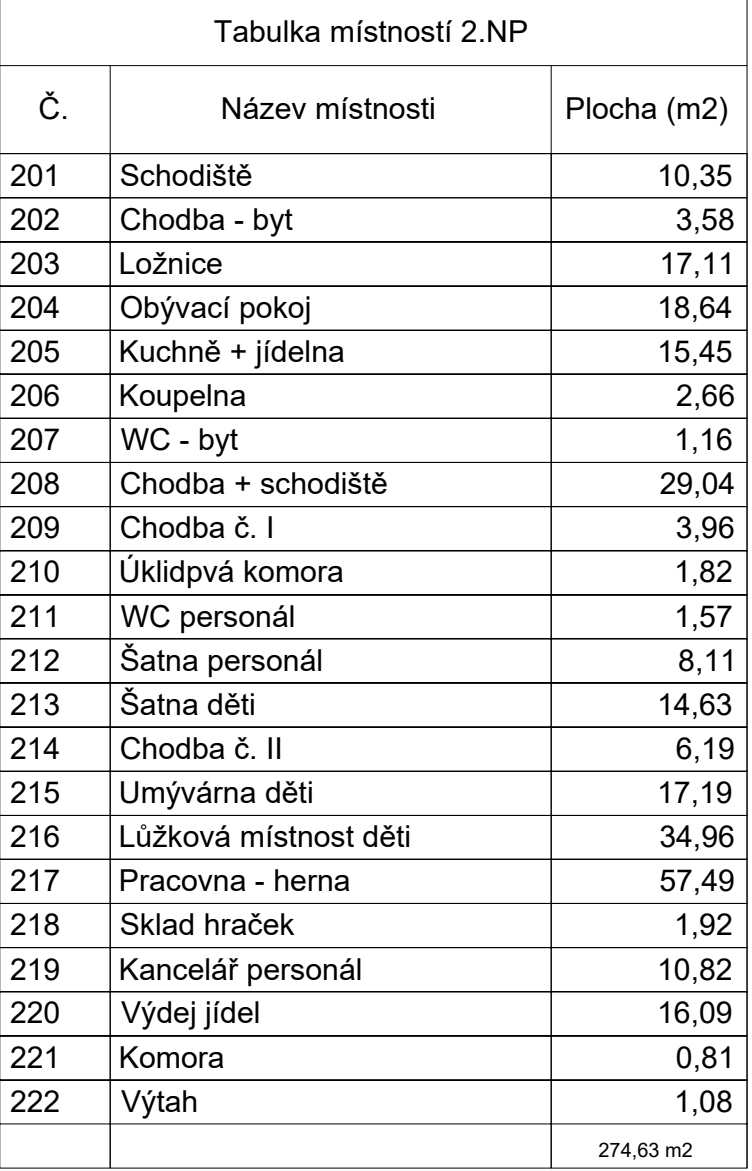

Č.	Název místnosti	Plocha (m2)
201	Schodiště	10,35
202	Chodba - byt	3,58
203	Ložnice	17,11
204	Obývací pokoj	18,64
205	Kuchně + jídelna	15,45
206	Koupelna	2,66
207	WC - byt	1,16
208	Chodba + schodiště	29,04
209	Chodba č. I	3,96
210	Úklidová komora	1,82
211	WC personál	1,57
212	Šatna personál	8,11
213	Šatna děti	14,63
214	Chodba č. II	6,19
215	Umývárna dětí	17,19
216	Lůžková místnost dětí	34,96
217	Pracovna - herna	57,49
218	Sklad hraček	1,92
219	Kancelář personál	10,82
220	Výdej jídel	16,09
221	Komora	0,81
222	Výtah	1,08
		274,63 m2

	NOVÉ POTRUBÍ ROZVODŮ STUDENÉ VODY – POTRUBÍ PPR PN16
	NOVÉ POTRUBÍ ROZVODŮ TEPLÉ VODY – POTRUBÍ PPR PN16
	NOVÉ POTRUBÍ ROZVODŮ KIRCULAČNÍ VODY – POTRUBÍ PPR PN16
	NOVÉ POTRUBÍ ROZVODŮ SMÍCHANÉ VODY – POTRUBÍ PPR PN16
SK	TERMOSTATICKÝ SMĚŠOVACÍ VENTIL TUV VČETNĚ DVOU ZPĚTNÝCH KLAPEK OSAZENÝCH NA PŘÍVODECH+ PLASTOVÁ DÍVKRA 300x300

OZ. ZP	POPIS	PŘIPOJENÍ - VODOVOD
U	UMYVADLO DITURVITOVÉ 600MM	BATERIE NÁSTĚNNÁ UMYVADLOVÁ PÁKOVÁ DN15, SMĚŠOVACÍ
U1	UMYVADLO MARMORIT 600MM	BATERIE NÁSTĚNNÁ UMYVADLOVÁ PÁKOVÁ DN15, SMĚŠOVACÍ
UD	UMYVADLO DESKOVÉ ROZMĚR 1530X470MM 3 MYCÍ MÍSTA, VÝŠKA OSAZENÍ 500MM A 550MM	3X BATERIE NÁSTĚNNÁ UMYVADLOVÁ PÁKOVÁ PRO JEDNU VODU DN15
WC	KLOZET ZÁVĚSNÝ DITURVITOVÝ DĚTSKÝ, VČ. SEDÁTKA	PŘÍVOD VODY KE SPLACHOVACÍMU MODULU
WC1	KLOZET KOMBÍ DITURVITOVÝ VČ. SEDÁTKA	1X ROHOVÝ VENTIL DN15 SE SÍTKEM
VL	VÝLEVKA STOJATÁ DITURVITOVÁ S MRÍŽKOU A SPLACHOVACÍ NÁDRŽKOU	BATERIE NÁSTĚNNÁ PÁKOVÁ S DLOUHÝM VÝTOKEM DN15, NÁDRŽ PŘIPOJENA PŘES ROHOVÝ VENTIL PANCEŘOVOU HADICI
S	KERAMICKÁ SPRCHOVÁ VANIČKA ČTVRTKRUHOVÁ 900X900X110CM, PLASTOVÁ ZÁSTĚNA, DOZDIT SOKL	SPRCHOVÁ BATERIE NÁSTĚNNÁ PÁKOVÁ + SPRCH. HLAVICE, PROPOJ. HADICE, POSUV. TYČ VČ.ZABEZPEČENÍ PROTI ZPĚTNÉMU TOKU
P	PISOÁR, OSAZEN 300MM NAD PODLAHOU	PŘÍVOD STUDENÉ VODY TLAKOVÝ SAMOUZAVÍRACÍ VENTIL DN15 MAXIMÁLNÍ PRŮTOK 0,2 L/S
H	NOVÝ HYDRANTOVÝ SYSTÉM C52 S HADICÍ O DÉLCE 20M	PŘÍVOD VODY DN50

16.....16x2,2	40.....40x5,5
20.....20x2,8	50.....50x6,9
25.....25x3,5	63.....63x8,6
32.....32x4,4	
40.....40x5,5	

POTRUBÍ STUDENÉ VODY BUDE IZOLOVÁNO IZOLOČÍ tl.13mm
 POTRUBÍ TEPLÉ VODY BEZ CÍRKULACE BUDE IZOLOVÁNO IZOLOČÍ tl.13mm
 POTRUBÍ TEPLÉ VODY A CÍRKULACE BUDE IZOLOVÁNO IZOLOČÍ tl.20mm

20x2,8		0,8 M	40x5,5		1,0 M
25x3,5		0,9 M	50x6,9		1,2 M
32x4,4		1,0 M	63x8,6		1,3 M

- VEŠKERÉ ROZVODY VODY V OBJEKTU IZOLOVÁNY (VIZ TABULKA)
- MATERIÁL VODOVODNHO POTRUBÍ STOUPOČÍHO I VODOROVNÝHO A JEDNOTLIVÝCH PŘÍPOJEK K ŽARIVOVACÍM PŘEDMĚTŮM BUDE PŘE (HOSTALEN) PN16
- ROZVOD TEPLÉ A CÍRKULAČNÍ VODY POD STŘEPEM VEDENÝ V NOVÉM PLASTOVÉM ŽLABU
- ROZVODY POTRUBÍ PŘED MONTÁŽÍ NUTNO KOORDINOVAT S OSTATNÍMI PROFESEMI
- PŘED ZAHÁJENÍM MONTÁŽE JE TŘEBA PŘEVĚŘIT PROVEDITELNOST ŘEŠENÍ A
- V PŘÍPADĚ KOLIZÍ ŘEŠIT TOTO NEPRODLÉNÉ S GP ZA ÚČASTI VŠECH PROFESÍ
- MONTÁŽ POTRUBÍ VČETNĚ ULOŽENÍ DLE MONTÁŽNÍHO PŘEDPISU DODAVATELE POTRUBÍ
- UCHYCENÍ POTRUBÍ BUDE REALIZOVÁNO DLE PŘEDPISŮ VÝROBCE POTRUBÍ A IZOLACE
- VEŠKERÉ PROSTUPY, DŘÁŽKY, NIKY, CHRÁNKY ATD. NUTNO KOORDINOVAT S OSTATNÍMI
- NOVÝMI NEBO STÁVAJÍCÍMI TRUBNÍMI NEBO KABELOVÝMI VEDENÍMI!!!!

Vypracoval: Ing. Jana Albrechtová		Odborný projektant: Ing. Michal Albrecht		Vedoucí projektant:		Ing. Michal Albrecht Projektová kancelář TZB Neklanova 375, 397 01 Písek Tel.: 777 680 081 E-MAIL: albrecht.tzb@seznam.cz IČO: 86910876			
SÚ: Písek									
Investor:		Základní škola Jana Husa a Mateřská škola Písek, Husovo nám. 725 Husovo nám. 725/5, 397 01 Písek							
Akce:						Datum: 12/2020		Měřítko: 1:50	
REKONSTRUKCE STÁVAJÍCÍCH INSTALACÍ A SOC. ZAŘÍZENÍ 13. MŠ – 3. etapa D.1.4. TPS - Zdravotně technické instalace						Zakázkové číslo: 007z/13		Stupeň PD: DPS	
						Paré č.		Formát: 6xA4	
						Č. výkresu		06	
Obsah:									
PŮDORYS 2.NP - VODOVOD									