


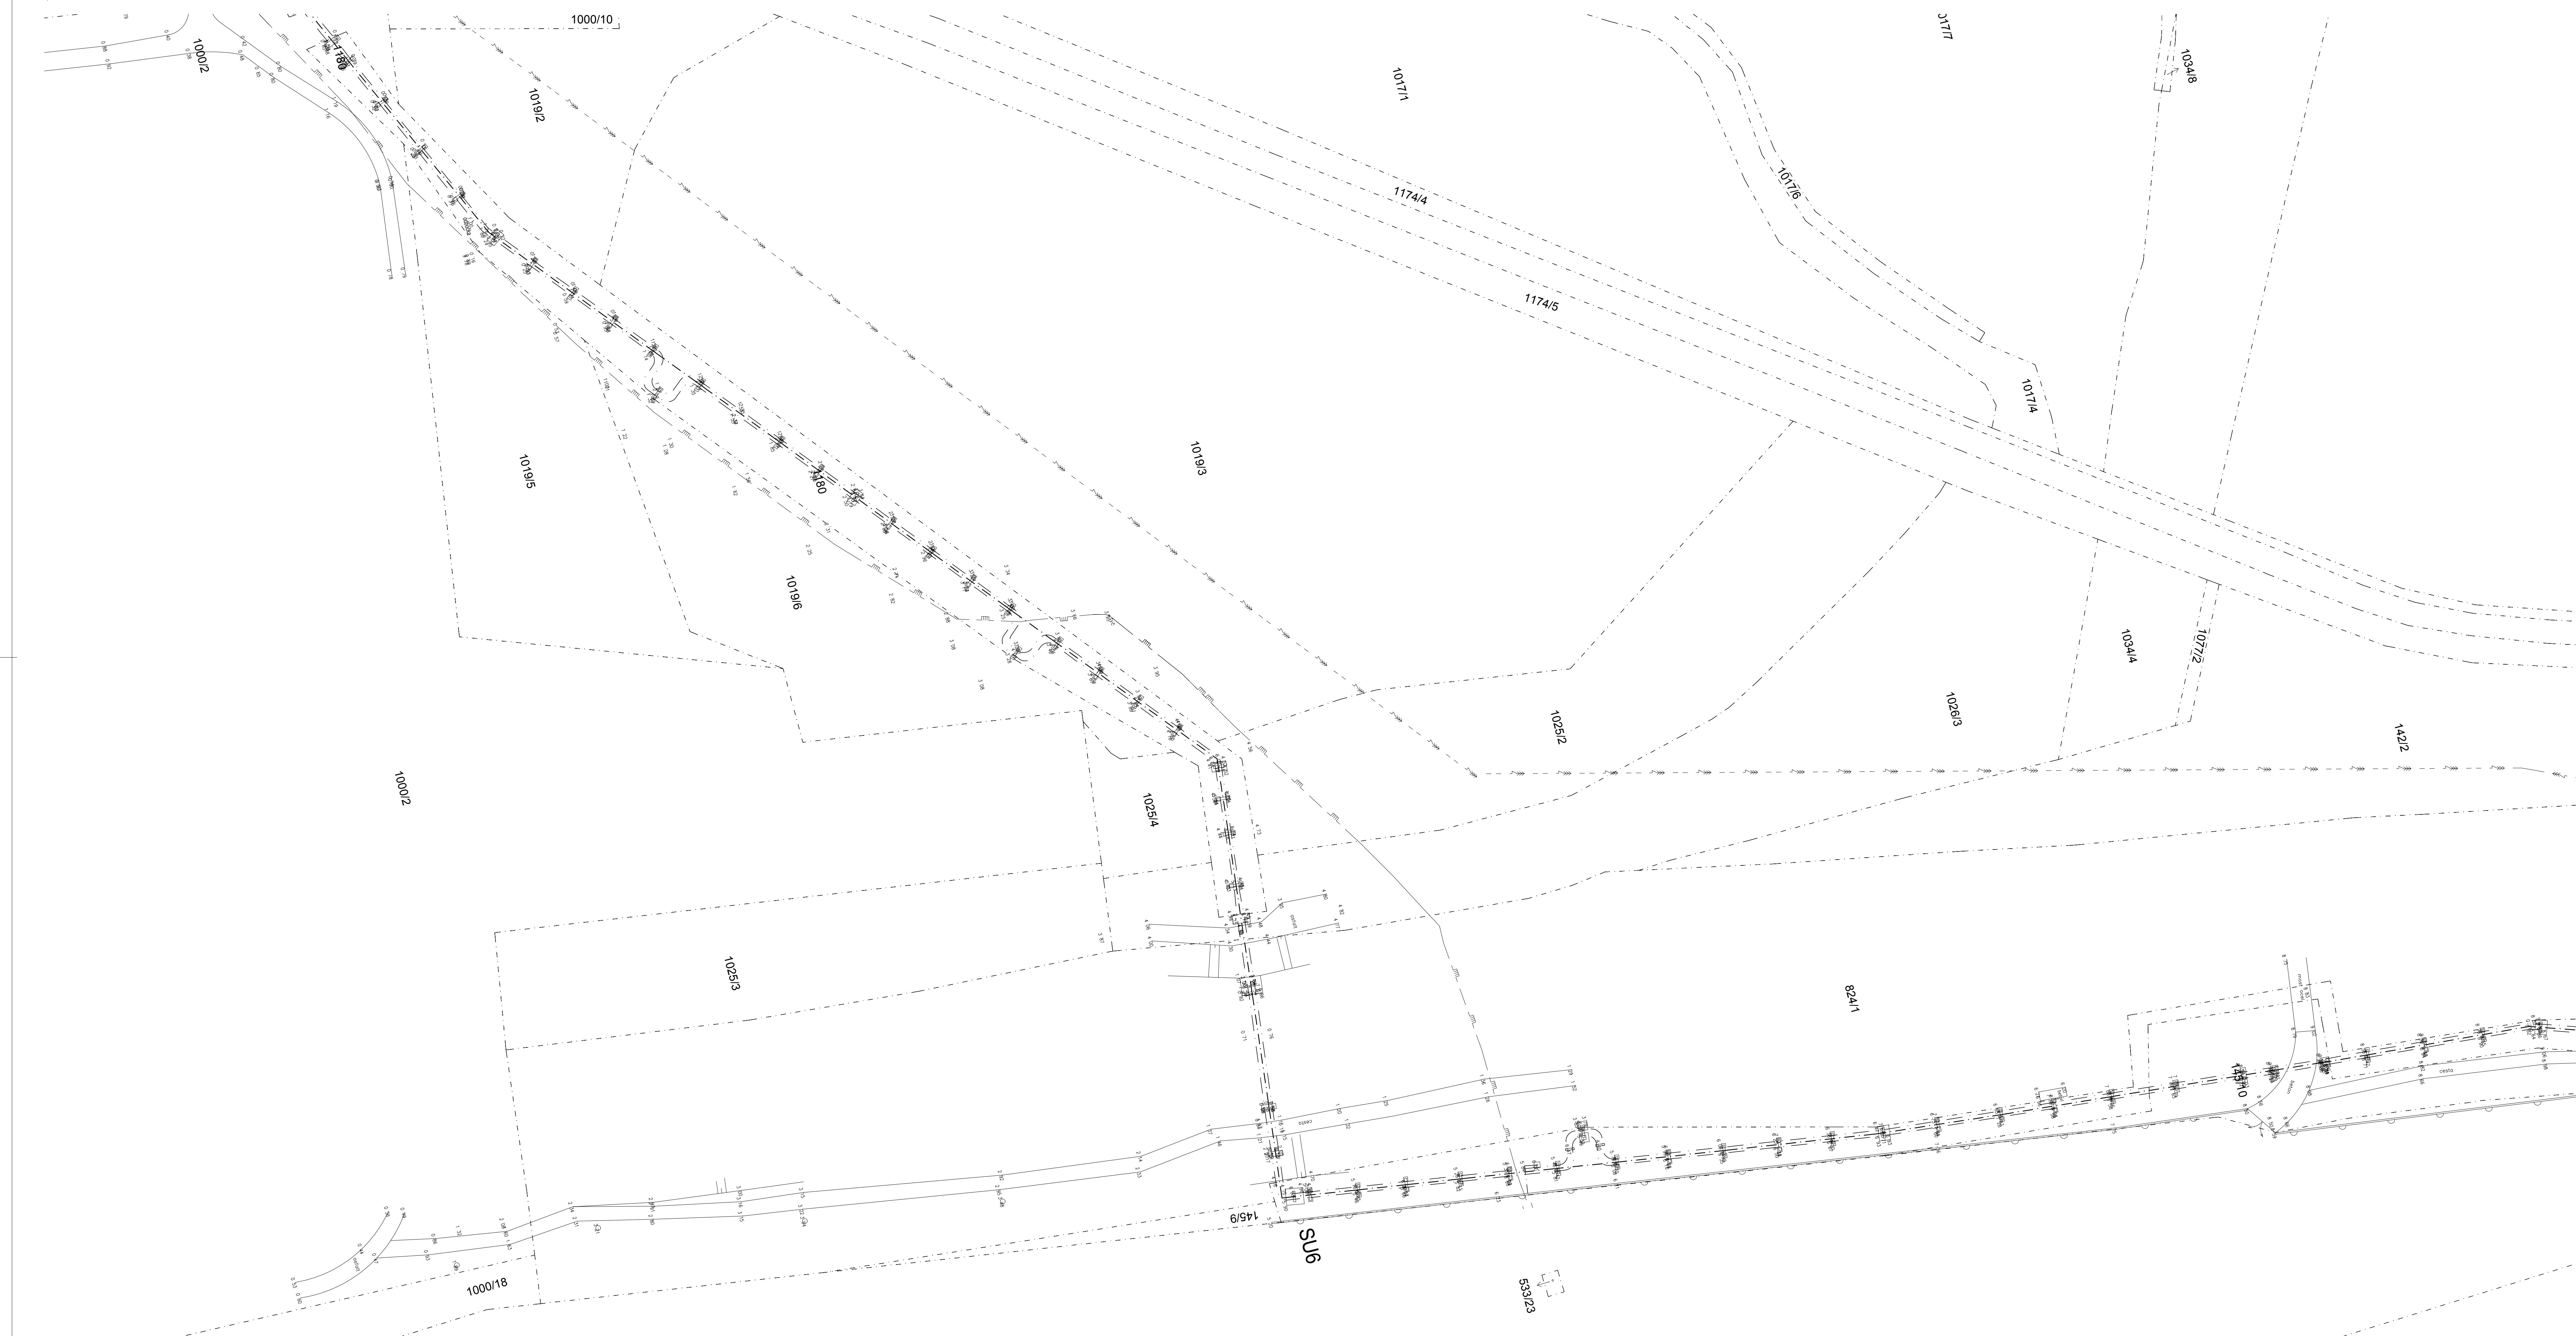

STÁVAJÍCÍ SÍTĚ

- | | |
|---|---------------|
|  | VODOVOD |
|  | KANALIZACE |
|  | ROZVODY NN |
|  | ROZVODY VN |
|  | ROZVODY VVN |
|  | ROZVODY SLP |
|  | ROZVODY PLYNU |

***	***	***	***
Názov: Zmluva / Revision	Obdobie / Date	Výsledok / Elaboration	
± 0,000 = xxx.xxx mm m.m.			
Terdio vyhovuje s úderovými skúškami iný Bilfinger Tebodin Česká Republika s.r.o.		Všetchné údaje na magistrálních číselných liniích jsou splněny podle sjezdů s ověřenými dokumentacemi.	
Núo dává sa overenie posudzky of the company Bilfinger Tebodin Česká Republika s.r.o.		All data of magnetic and optical data are only approved with approved documentation.	
Projekt / Project	Zpracoval / Created by		Bilfinger Tebodin Česká Republika s.r.o.
REKONSTRUKCE TEPELNÉHO NÁPAJEČE LITVŇOV/ USEKŤNÍ ZAVĚRYŠY SÚS - SEKŤNÍ ZAVĚRYŠY SÚ 10			Prohlášení číslo: 24505, Česká Republika, s.r.o.
Zakazatel / Client			Bilfinger Tebodin
SEVEROKRUMSKÁ TEPELAŘENSKÁ a.s. TEPELAŘENSKÁ a.v.MST - KOLBÁŘOV			
Výkonnost / Elaboration by	Zodpovedný projektant / Checked by	Všetchní oddělení / Department Manager	Období / Date
Ing. P. ROTHE	Ing. P. ROTHE	Ing. J. SOBOTKA	10/2018
Objekt / Building	Stupeň / Phase		
	ZAMĚŘENÍ		
Dát / Part	KZ	Technická zpráva / Report No.	Průběh čísl / Number 42
GEODETICKÉ ZAMĚŘENÍ		1881 001	12
		Skupňachí znak / Discard	Měřítko / Scale
Název výkresu / Drawing Title		S10	1:500
SITUACE 6.ČÁST		Archivní číslo / Drawing No.	
		0245-000-51	1851 007
		Origin	Copy