


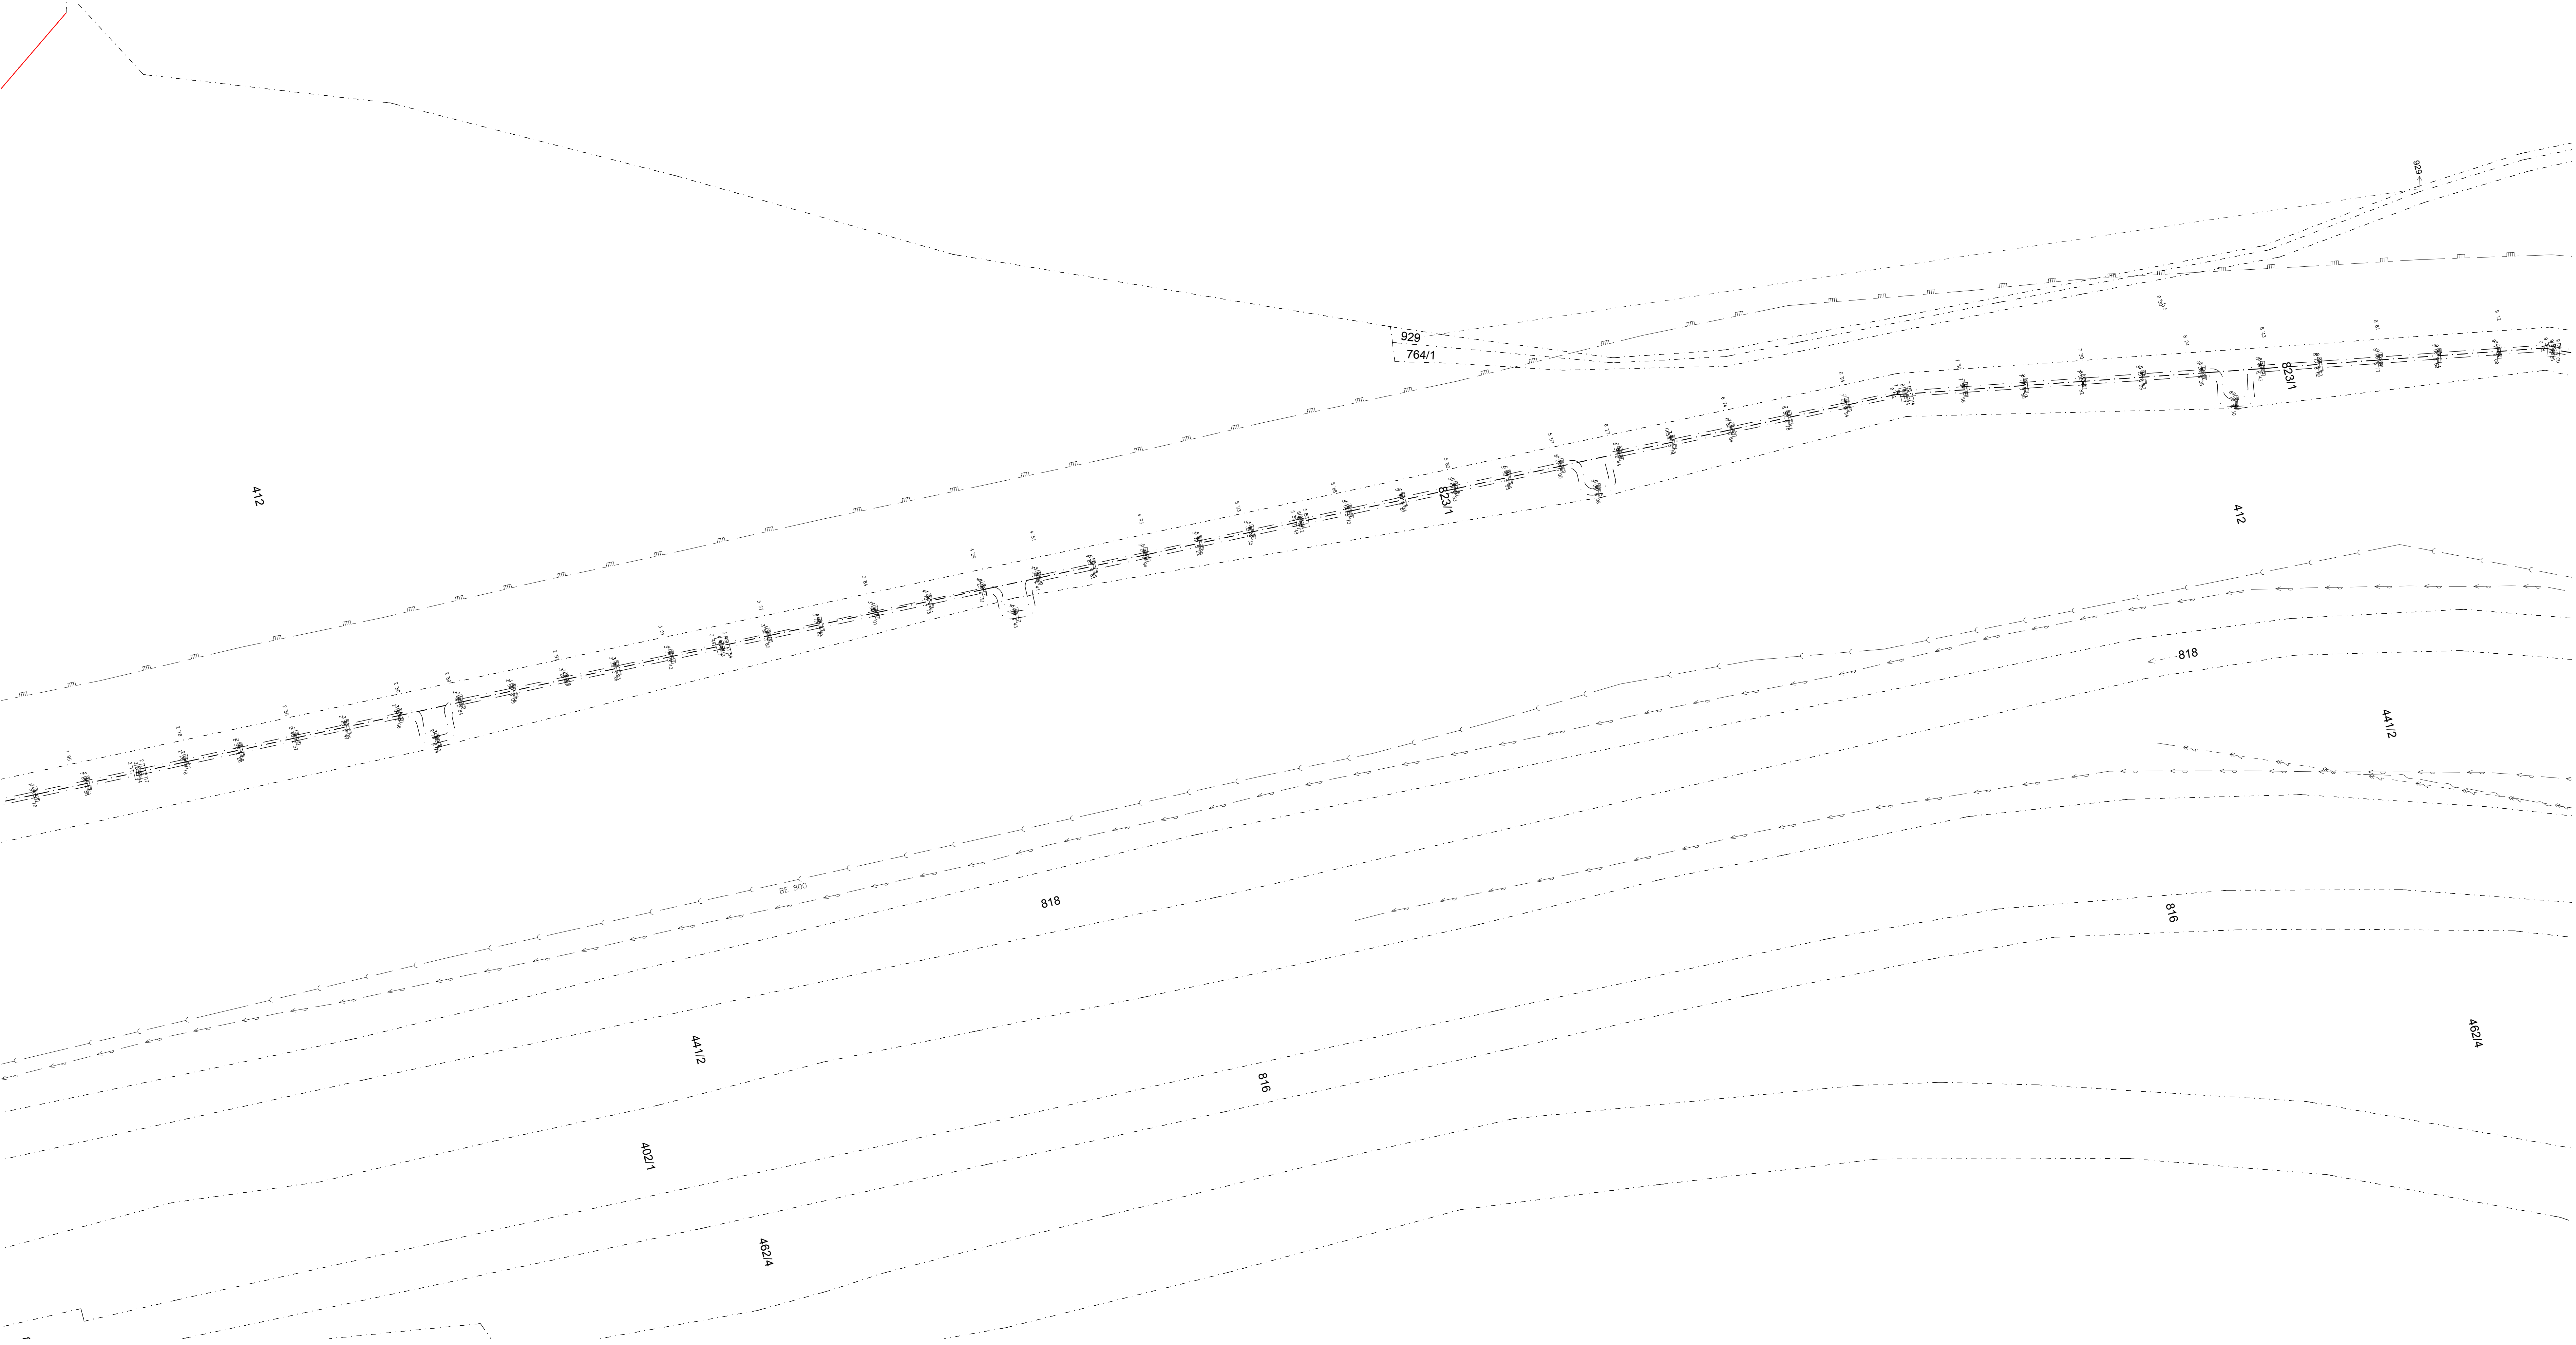

- STÁVAJÍCÍ SÍTĚ
- 

VODOVOD




KANALIZACE



ROZVODY NN



 ROZVODY VVN



ROZVODY SLP



ROZVODY PLYNU

*** Index / Změna / Revision		*** Datum / Date		*** Výpracsek / Elaborated by	
± 0.000 = xxxxxx m n.m.					
Tento výkres je duševním vlastnictvím firmy Bilfinger Tebodín Czech Republic s.r.o. This drawing is intellectual property of the company Bilfinger Tebodín Czech Republic s.r.o.		Velikost dat a magnetických či optických nosičů jsou platná pouze ve spojení s ujednáním dokumentu. All data of magnetic and optical data are valid only together with approved documentation.			
Project / Projekt REKONSTRUKCE TEPELNÉHO NAPAJEČE LITVÍNŮV / ÚSEK SENČNÍ ÚZÁVĚRY SÚS - SENČNÍ ÚZÁVĚRY SÚ 10		Zpracováno / Created by  Bilfinger Tebodín Czech Republic, s.r.o. Proletické nám. 224/20, Praha 8			
Drawing / Číslo SEVEROČESKÁ TEPLAŘENSKÁ a.s. TEPLAŘENSKÁ 2. MOST - KOMORANY		Checked by / Disputant Manager P. KESNER			
Designed / Elaborated by Ing. P. ROTHE		Checked by / Checked by Ing. J. SOBOTKA		Datum / Date 10/2018	
Title / Název ZAMĚŘENÍ		Sheet / List ZAMĚŘENÍ			
Code / Kód GEODETICKÉ ZAMĚŘENÍ		Technical drawing / Projekt No. 1881 001		Project No. / Projekt No. 12	
Drawing title / Název SITUACE 10.ČÁST		Scale / Měřítko S10		Scale / Měřítko 1:500	
Drawing title / Název SITUACE 10.ČÁST		Drawing No. / Číslo 0245-000-51 1851 011			