


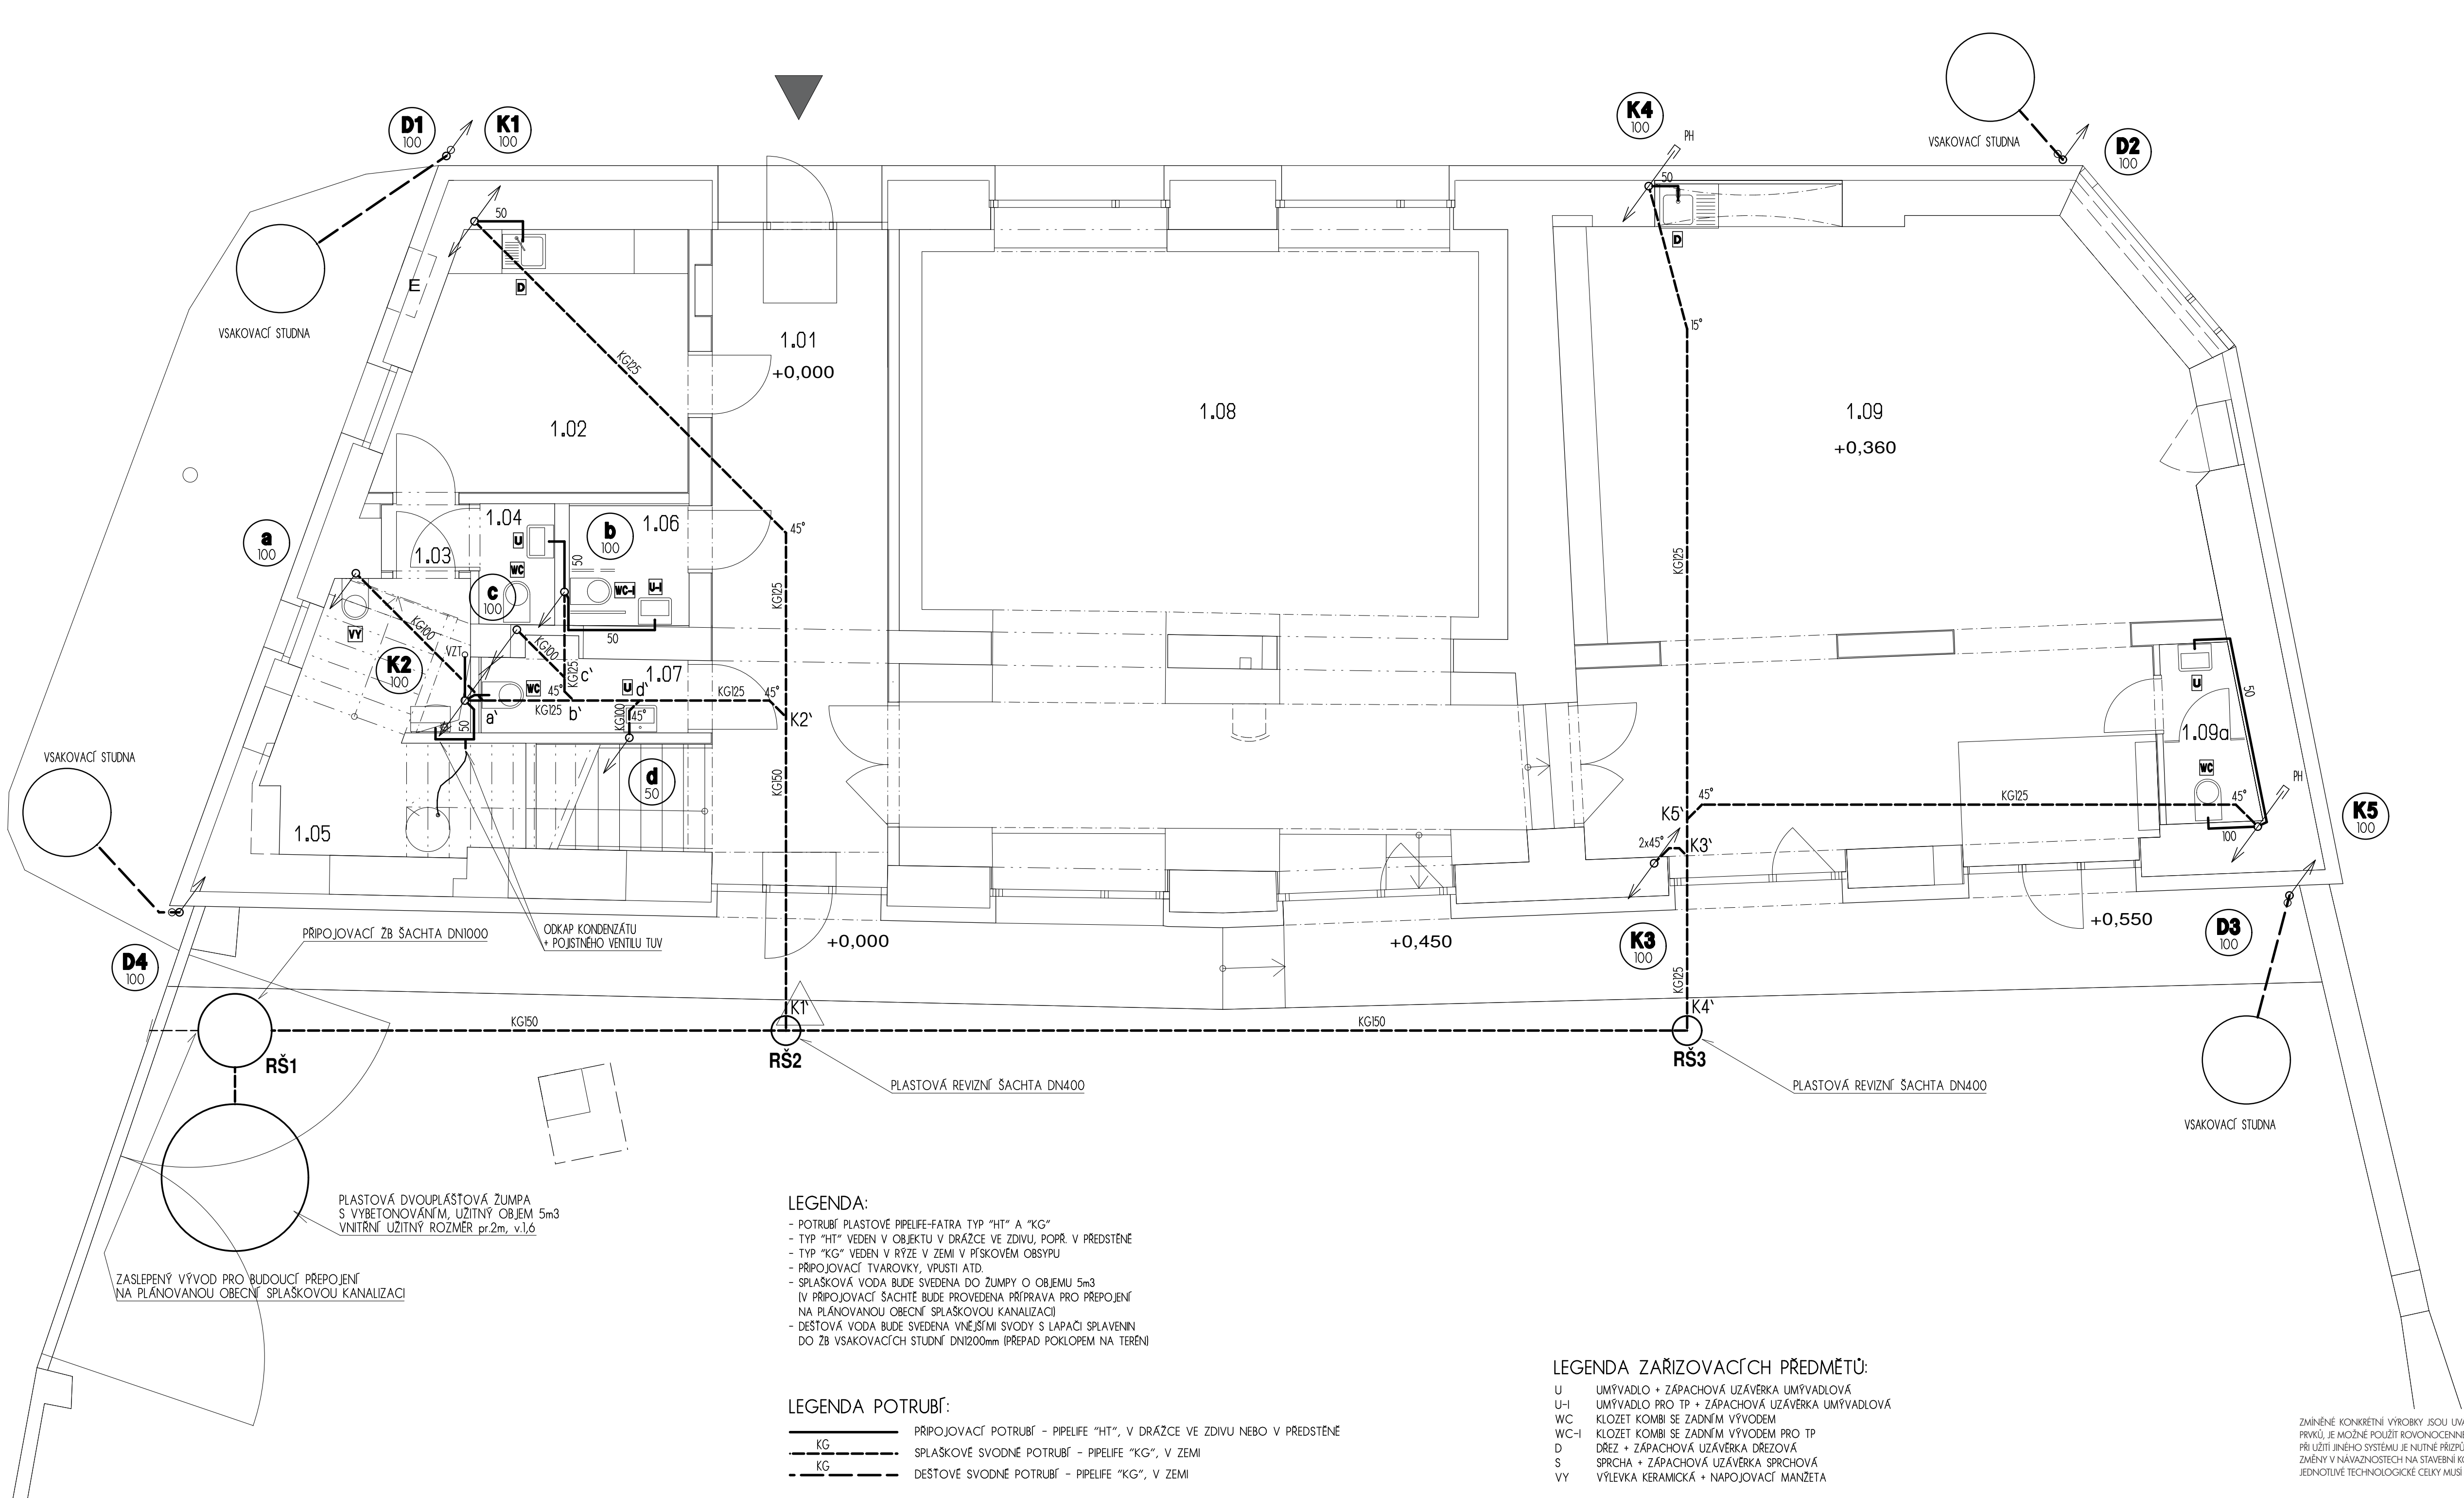

TABULKA MÍSTNOSTÍ			
Č.M.	NÁZEV MÍSTNOSTI	m2	PODLAHA
1.01	VSTUPNÍ CHODBA	20,6	CEMENTOVÁ STĚRKA
1.02	KANCELÁŘ PRO POSKYTOVÁNÍ SOC. PORADENSTVÍ A RECEPCE A PRODEJ KOMUNITNÍCH VÝROBKŮ	13,2	DŘEVĚNÁ PODLAHA
1.03	ZÁZEMÍ ZAMĚSTNANCÍ	1	CEMENTOVÁ STĚRKA
1.04	WC ZAMĚSTNANCÍ	1,6	CEMENTOVÁ STĚRKA
1.05	TECHNICKÁ A ÚKLIDOVÁ MÍSTNOST	9,5	BETON- EPOXID.NÁTĚR
1.06	WC BEZBARIÉROVÉ	2,8	CEMENTOVÁ STĚRKA
1.07	WC	3,2	CEMENTOVÁ STĚRKA
1.08	KLUBOVNA PRO SENIORY	72	DŘEVĚNÁ PODLAHA
1.09	HERNA PRO DĚTI A MLÁDEŽ	72,4	DŘEVĚNÁ PODLAHA
1.09a	HERNA PRO DĚTI A MLÁDEŽ- zázemí	2,7	CEMENTOVÁ STĚRKA

±0,000 = 275,78 (VÝŠKOVÝ SYSTÉM BpV)

stavba

MÁSLOVICE
PRAŽSKÁ č.p. 128

akce

KOMUNITNÍ CENTRUM
MÁSLOVICE

stupeň dokumentace

DPS

investor

OBC MÁSLOVICE
PRAŽSKÁ 18, 250 69, VODOCHODY
zodpovědný zástupce Ing. Vladimír Sýkorová

projektant

Atelier bod architekti s.r.o.

zodpovědný projektant

OSADNÍ 799/26, 177 00, PRAHA
Ing. arch. Jáchym Svoboda

autoři

Ing. arch. Vojtěch Sosna
Ing. arch. Jáchym Svoboda
Ing. arch. Jakub Štraka

projektant části

Ing. Radek Mříák

zodpovědný projektant

Ing. Radek Mříák

část

D.1.4.1 ZDRAVOTNĚ TECHNICKÉ INSTALACE

výkres

PŮDORYS 1.NP
KANALIZACE

měřítko

1:50

datum

11.2020

číslo výkresu

03

- LEGENDA:
- POTRUBÍ PLASTOVÉ PIPELIFE-FATRA TYP "HT" A "KG"
 - TYP "HT" VEDEN V OBJEKTU V DŘÁŽCE VE ZDIVU, POPŘ. V PŘEDSTĚNĚ
 - TYP "KG" VEDEN V RÝZE V ZEMI V PÍŠKOVÉM OBSPYU
 - PŘIPOJOVACÍ TVAROVKY, VPUSTI ATD.
 - SPLÁŠKOVÁ VODA BUDE SVEDENA DO ŽUMPY O OBJEMU 5m³ (V PŘIPOJOVACÍ ŠACHTĚ BUDE PROVEDENA PŘÍPRAVA PRO PŘEPOJENÍ NA PLÁNOVANOU OBEČNÍ SPLÁŠKOVOU KANALIZACI)
 - DEŠŤOVÁ VODA BUDE SVEDENA VNĚJŠÍMI SVODY S LAPAČI SPLAVENIN DO ZB VSAKOVACÍCH STUDNÍ DN1200mm (PŘEPAD POKLOPEM NA TERENI)

- LEGENDA POTRUBÍ:
- PŘIPOJOVACÍ POTRUBÍ - PIPELIFE "HT", V DŘÁŽCE VE ZDIVU NEBO V PŘEDSTĚNĚ
 - KG - SPLÁŠKOVÉ SVODNÉ POTRUBÍ - PIPELIFE "KG", V ZEMI
 - KG - DEŠŤOVÉ SVODNÉ POTRUBÍ - PIPELIFE "KG", V ZEMI

- LEGENDA ZAŘÍZOVACÍCH PŘEDMĚTŮ:
- U UMÝVADLO + ZÁPACHOVÁ UZÁVĚRKA UMÝVADLOVÁ
 - U-I UMÝVADLO PRO TP + ZÁPACHOVÁ UZÁVĚRKA UMÝVADLOVÁ
 - WC KLOZET KOMBI SE ZADNÍM VÝVODEM
 - WC-I KLOZET KOMBI SE ZADNÍM VÝVODEM PRO TP
 - D DŘEZ + ZÁPACHOVÁ UZÁVĚRKA DŘEZOVÁ
 - S SPRCHA + ZÁPACHOVÁ UZÁVĚRKA SPRCHOVÁ
 - VY VÝLEVKA KERAMICKÁ + NAPOJOVACÍ MANŽETA

ZMÍNĚNÉ KONKRÉTNÍ VÝROBKY JSOU UVÁDĚNY Z DŮVODU VÝPOČTŮ A NÁVAZNOSTÍ JEDNOTLIVÝCH PRVKŮ, JE MOŽNÉ POUŽÍT ROVNOCENNÉ, NEBO LEPŠÍ ŘEŠENÍ. PŘI UŽITÍ JINÉHO SYSTÉMU JE NUTNÉ PŘÍPUSOBIT VEŠKERÉ VÝPOČTY A NÁVAZNOSTI. ZMĚNY V NÁVAZNOSTECH NA STAVEBNÍ KONSTRUKCE MUSÍ BYT PŘESNĚ ODSOUHLASENY ARCHITEKTEM. JEDNOTLIVÉ TECHNOLOGICKÉ CELKY MUSÍ BYT PROVEDENY V JEDNOM SYSTÉMU OD STEJNÉHO VÝROBCE.