


PŮDORYS 1.PP

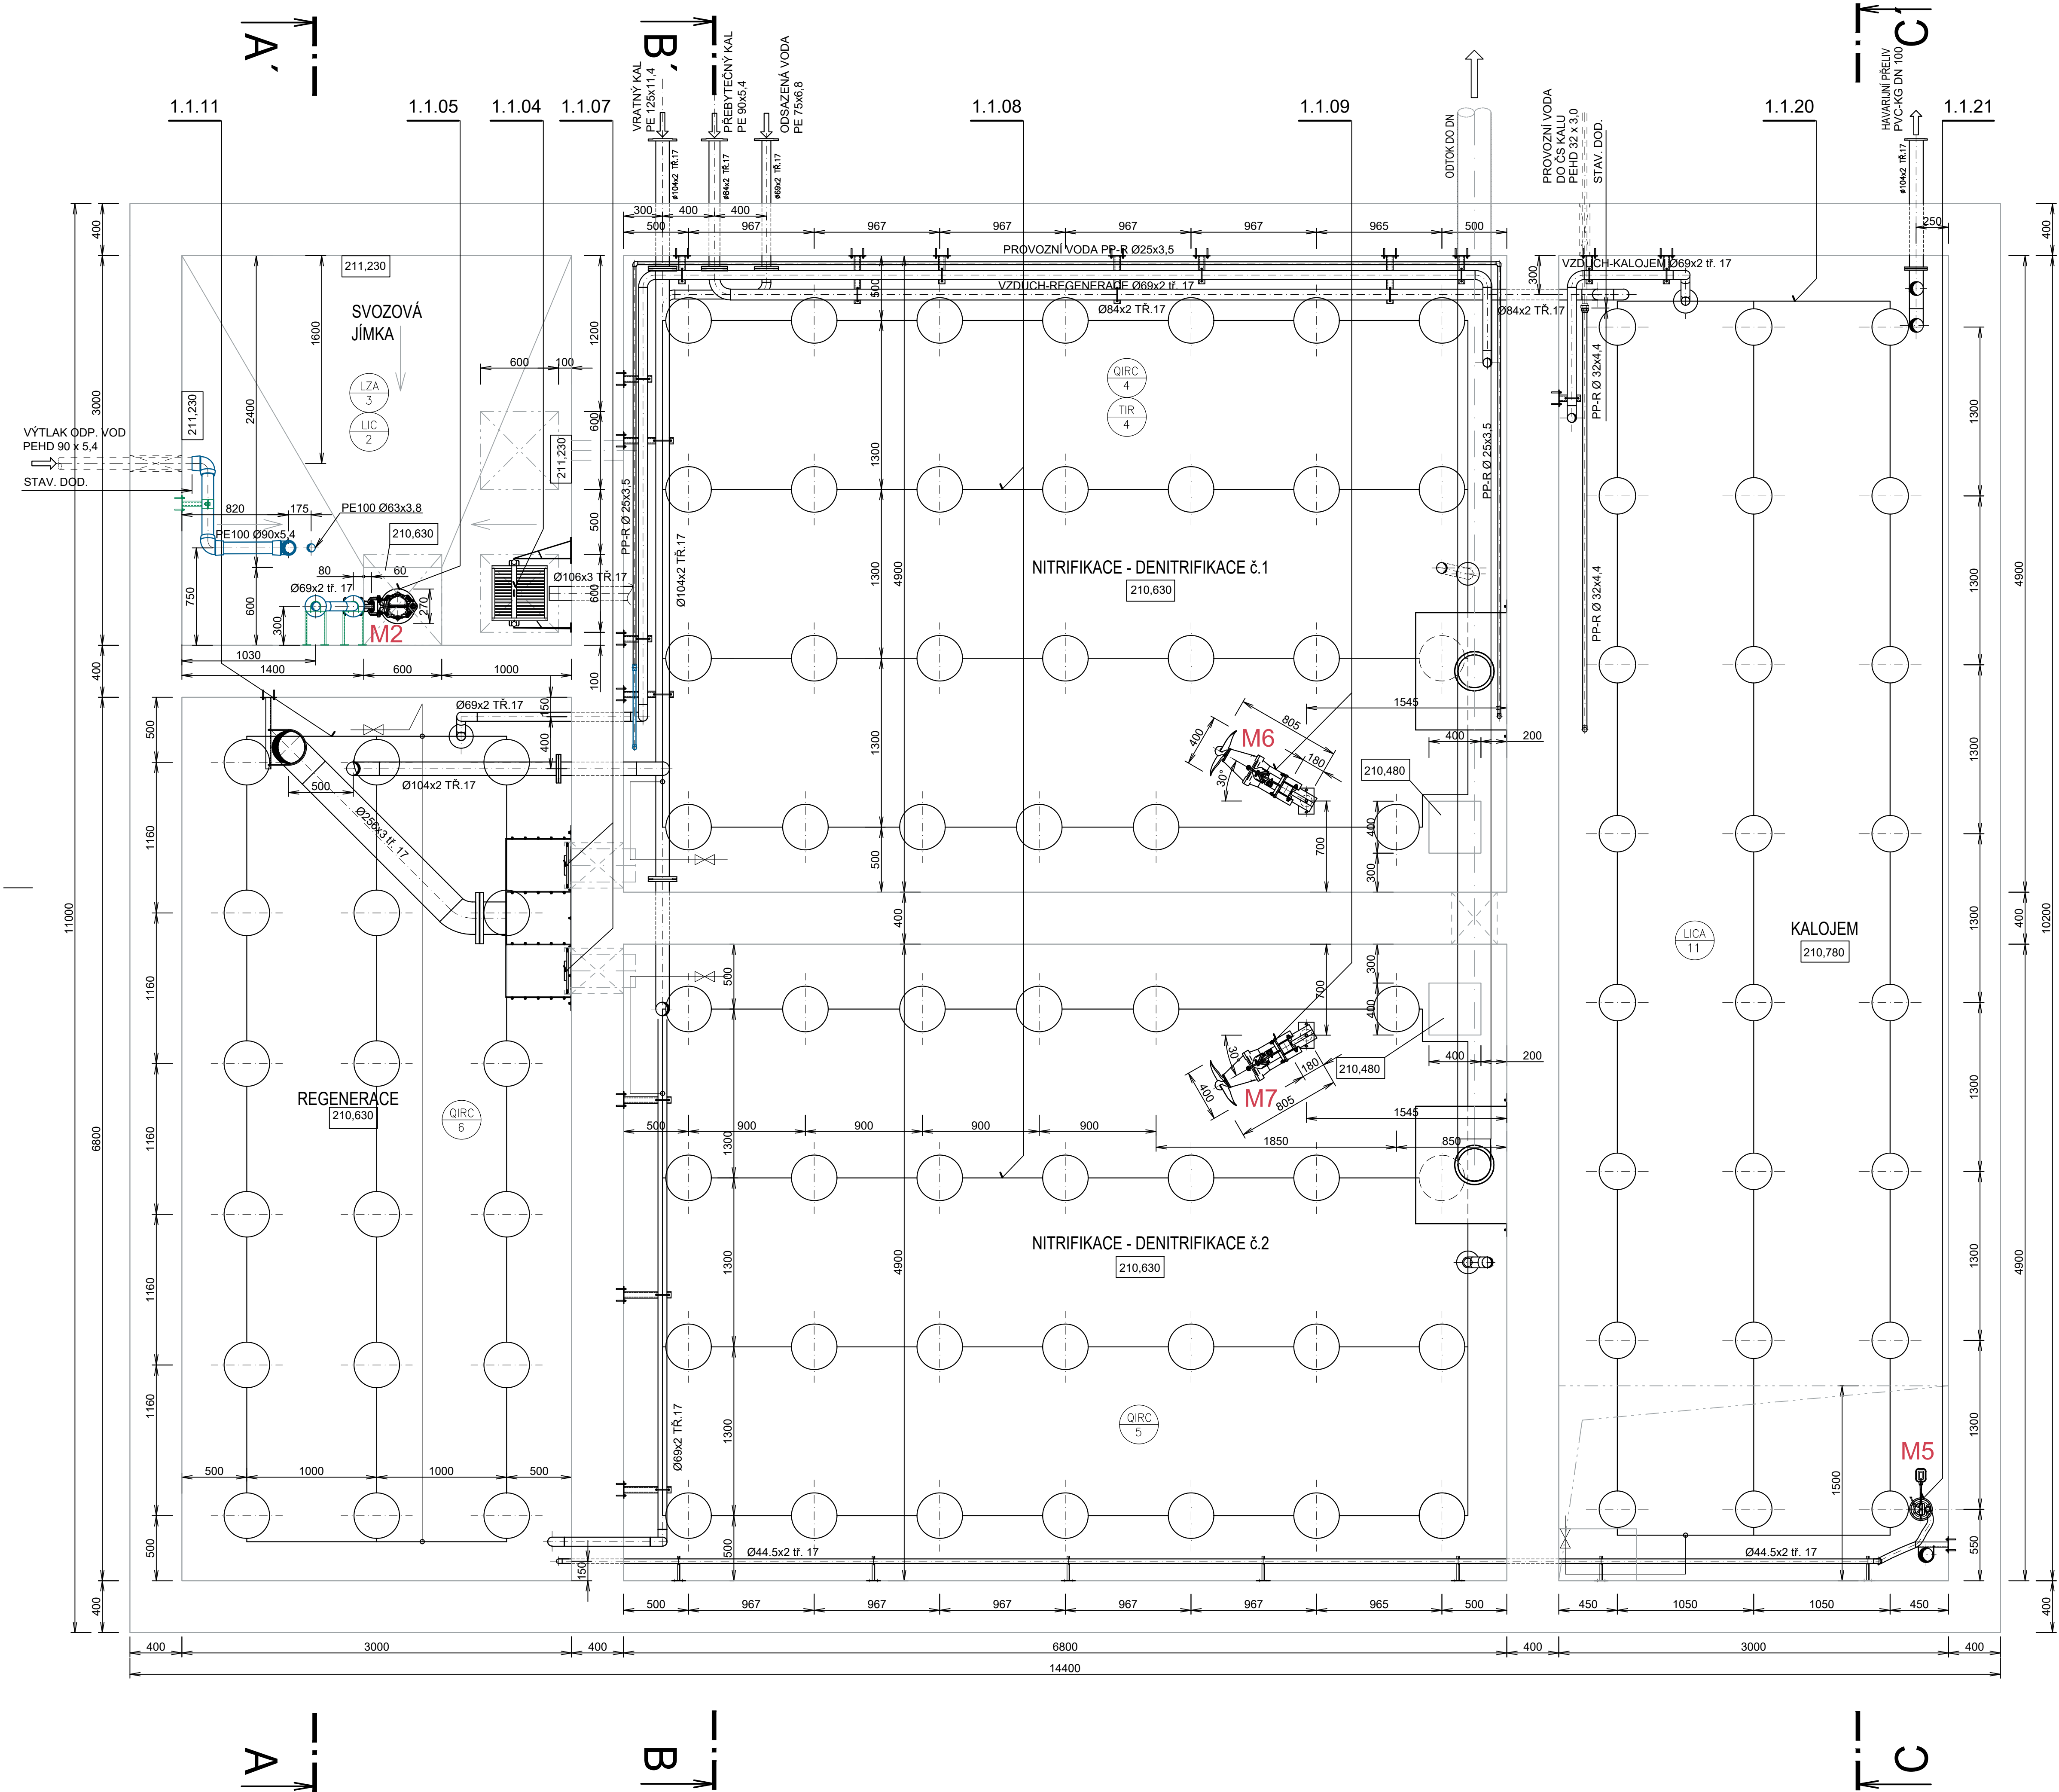

±0,000 = 215,030

1	ÚPRAVA POTRUBÍ VÝTLAKU NA MECHANICKÉ PŘEDČIŠTĚNÍ	07/2021	Ing. Mlčka	<i>Mlčka</i>
INDEX ZMĚNY	POPIS ZMĚNY	DATUM	PROVEDL	PODPIS

 VODOHOSPODÁŘSKÝ PODNIK a.s. PRAŽSKÁ 14, 303 02 PLZEŇ Tel: 377 201 630, e-mail: vtp@vtp.cz, www.vtp.cz	INVESTOR: Městys Karlštejn Karlštejn 185, 267 18 Karlštejn			
	ZPRACOVAL:	Ing. Beneš	<i>Beneš</i>	
	PROJEKTANT:	Ing. Křípkoš	<i>Křípkoš</i>	
	HLAVNÍ INŽENÝR PROJEKTU:	Ing. Vraný	<i>Vraný</i>	
AKCE:	ČÍSLO ZAKÁZKY: 2016 DATUM: 10/2018 POČET LISTŮ: 8 A4 MĚŘÍTKO: 1:25 STUPEŇ: DPS			
NÁZEV VÝKRESU: PS 01 ČOV KARLŠTEJN DPS 01.1 strojní část D2.1.05				
SDRUŽENÝ OBJEKT – PŮDORYS 1.PP				