


LEGENDA MÍSTNOSTÍ 6.NP:

ČÍS	MÍSTNOST	PLOCHA m2
601	LOŽNICE, PRACOVNA, SCHODIŠTĚ	19.51
602	KOUPELNA	3.90

LEGENDA ZDRAVOTECHNIKY:

- POTRUBÍ STUDENÉ PITNÉ VODY (SV) – PE–X
- POTRUBÍ TEPLÉ VODY (TV) – PE–X
- POTRUBÍ CÍRKULACE TEPLÉ VODY (CV) – PE–X
- POTRUBÍ DEŠŤOVÉ VODY (UV) – PE–X
- POTRUBÍ PŘEDEHŘÁTÉ STUDENÉ VODY (PSV) – PE–X
- POTRUBÍ SPLAŠK.KANALIZACE – ŠEDÁ VODA – PP HT/PE100
- POTRUBÍ SPLAŠK.KANALIZACE – ČERNÁ VODA – PP HT
- POTRUBÍ DEŠŤOVÉ KANALIZACE – PE
- POTRUBÍ PRO ODVOD KONDENZÁTU – PP HT
- STOUPAČKY KANALIZACE, KČ – ČERNÁ VODA, KŠ – ŠEDÁ VODA
- STOUPAČKA KANALIZACE, UKONČENÁ PŘIVZDUŠŇOVACÍM VENTILEM

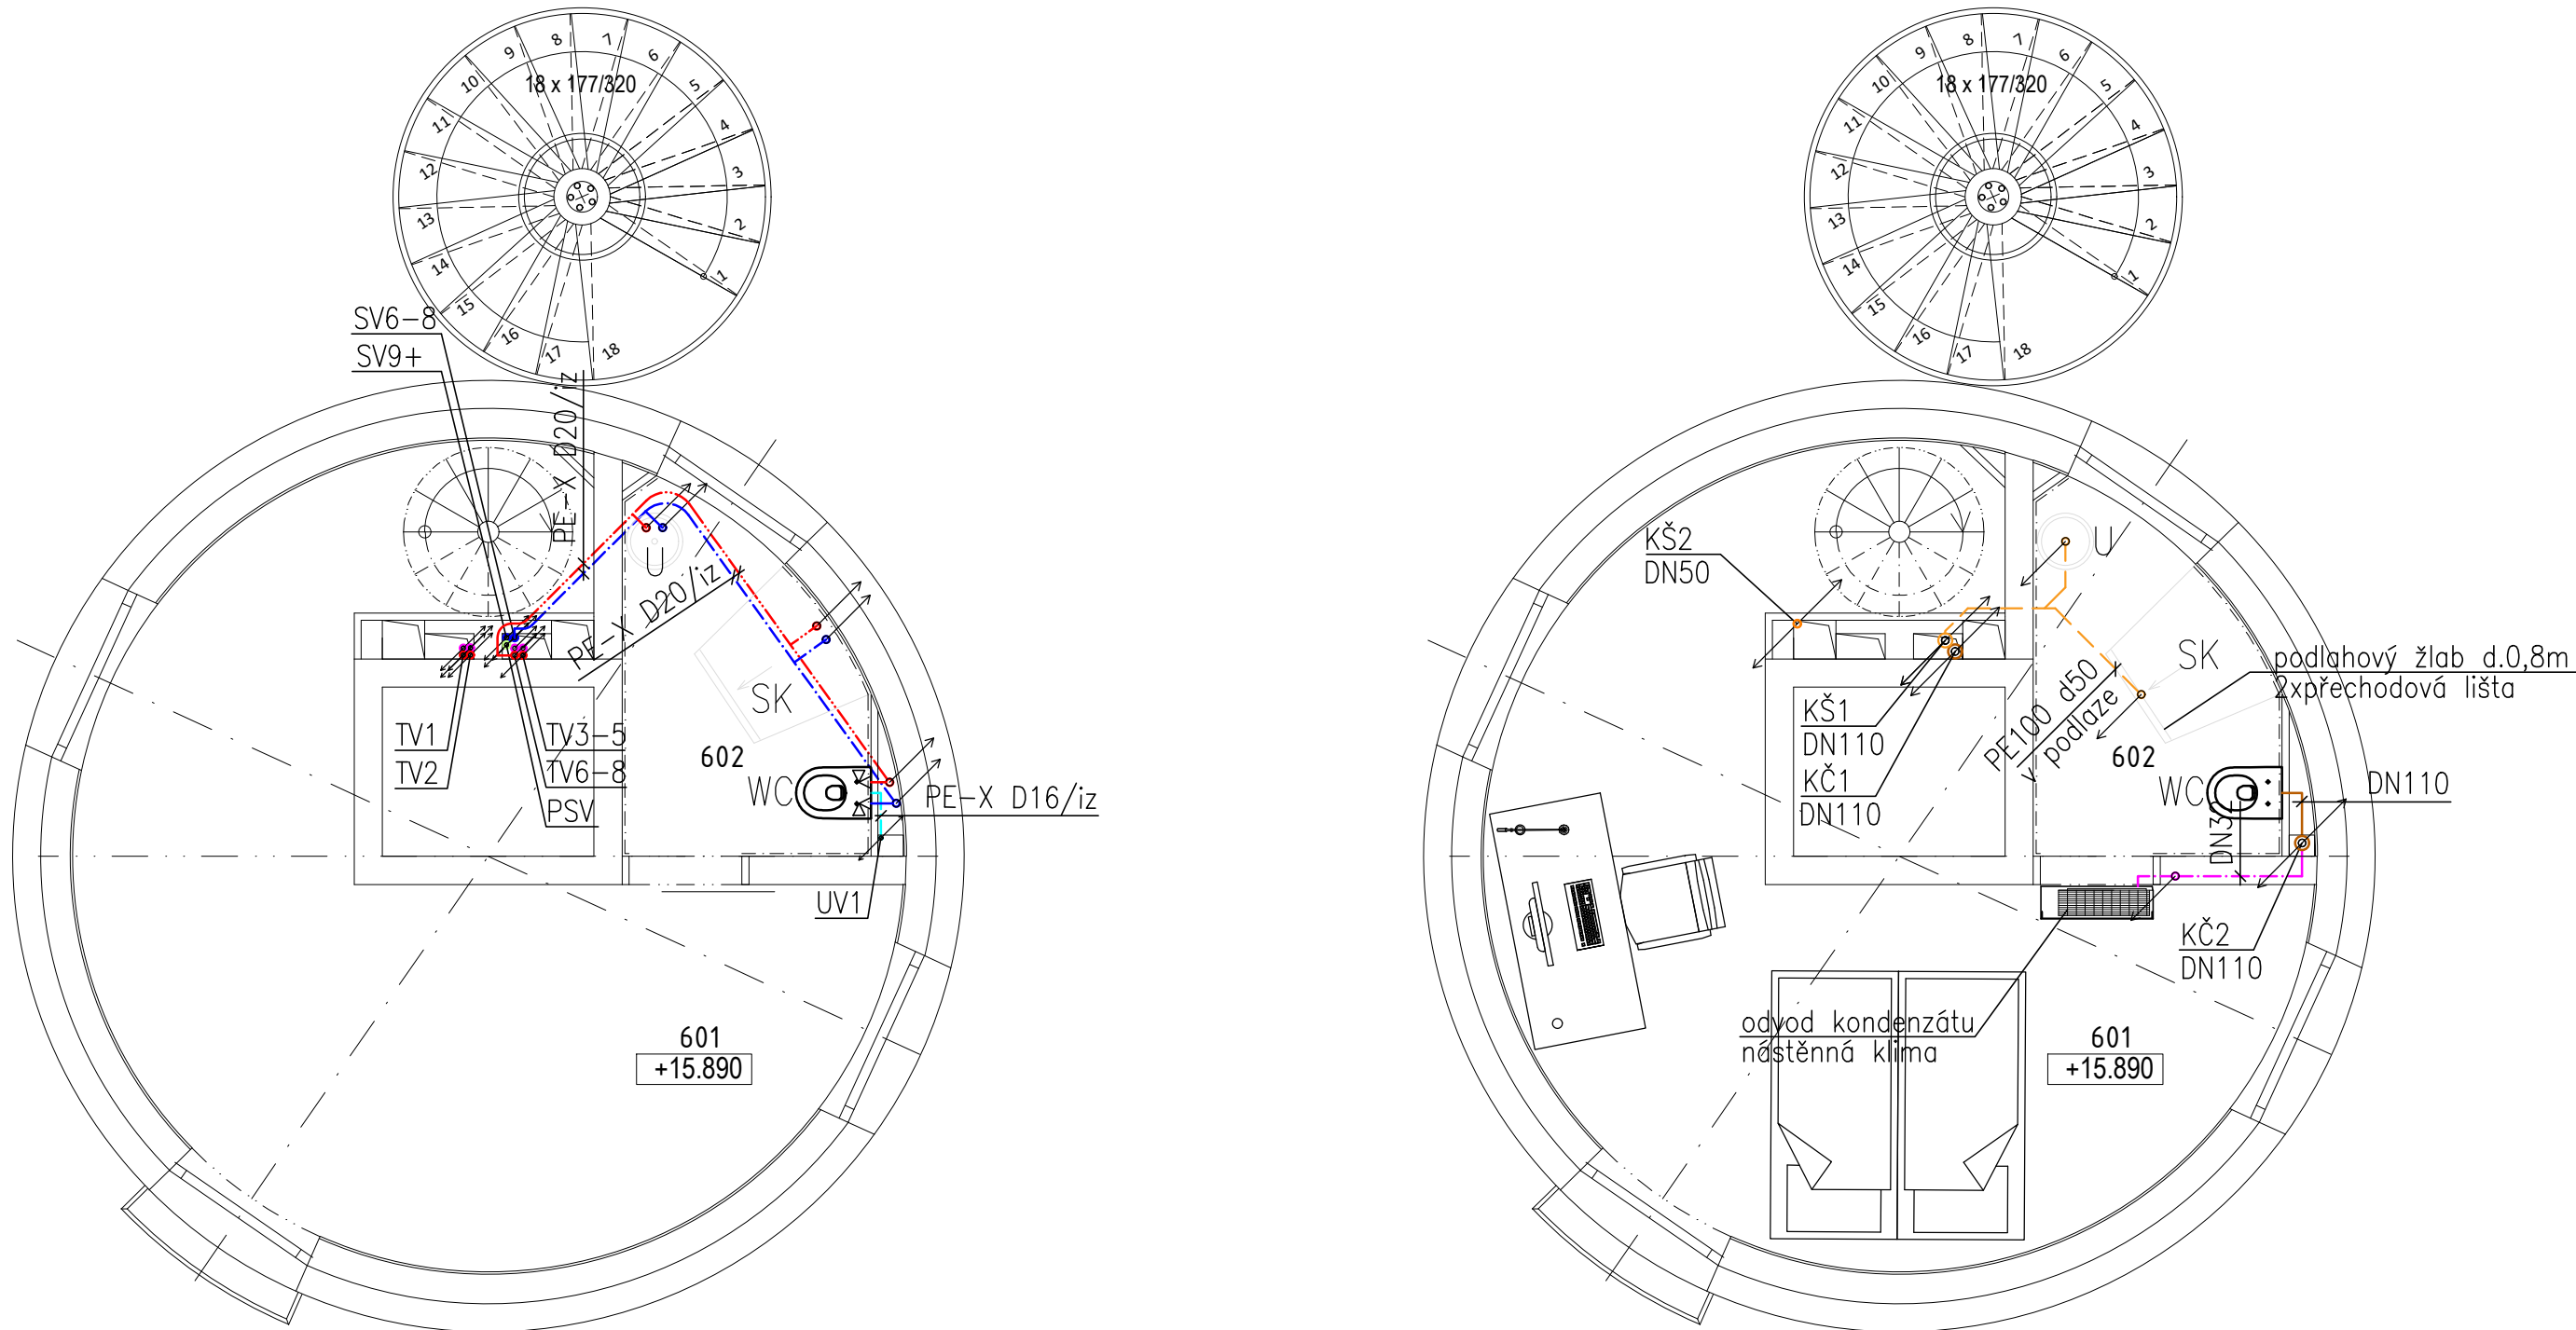

OZN.	POPIS	POČET (KS)
U	UMYVADLO – KERAMICKÉ, SAMOST.STOJÍCÍ, ODP. VENTIL, MONT. PRVEK STOJÁNKOVÁ SMĚŠOVACÍ BATERIE, ČERNÁ	1
SK	SPRCHOVÝ KOUT – PODLAHOVÝ ŽLAB VČ.ZÁPACH. UZÁVĚRKY, BATERIE SPRCHOVÁ VOLNĚ STOJÍCÍ – RUČNÍ SPRCHA+HLAVICE, NEREZ	1
WC	KLOZET KERAMICKÝ ZÁVĚSNÝ, OVLÁDACÍ TLAČÍTKO, MONTÁŽNÍ PRVEK VČ. INTEGROVANÉ BATERIE A BIDETOVÉ SPRŠKY	1

Pozn.:
Tepelná izolace potrubí vnitřního vodovodu bude provedena v souladu s vyhl. č. 193/2007 Sb. – min.tloušťky uvedeny v technické zprávě. Lokální zmenšení navrhované tloušťky izolace může být provedeno, jestliže je to kvůli technickým překážkám nezbytné.

±0,00 = 202,22 m n. m. B. p. v. - ČISTÁ PODLAHA 1.NP

	ZODP. PROJEKTANT	VYPRACOVAL	KONTROLOVAL	<div>PPSKANIA</div> <div>proje.kania.cz</div> <div>archiv.kania.cz</div>	
	Ing. Iva Polochová	Ing. Petra Stiborová	Jan Kania		
					
	KATASTRÁLNÍ ÚZEMÍ, PARC.Č. : Pudlov (736716)				
	MÍSTO STAVBY : parcela č. 423/13, 423/5, 381/2			ARCHÍV	
STAVEBNÍK / OBJEDNATEL : Ing. Vladimír Cigánek, Rolnická 180, 735 51 Bohumín Pudlov			STUPEŇ DPS		
NÁZEV AKCE : Konverze Vodárenské věže - výstavba větrné elektrárny Bohumín - Pudlov, parc. č. 423/13, 423/5, 381/2. k.ú. Pudlov			DATUM ÚNOR 2024	PARÉ	
			Č. ZAKÁZKY 01/24		
			OBJEKT : SO 02 - KONVERZE VODÁRENSKÉ VĚŽE	MĚŘÍTKO 1 : 50	
ČÁST : D.1.2.4.1 - ZDRAVOTNĚ TECHNICKÉ INSTALACE					
OBSAH : Půdorys 6.NP - vnitřní vodovod a kanalizace			ARCHIVNÍ ČÍSLO : PPS- 01/24-D-1.2.4.1.b-		Č.V. 7