


PŮDORYS 10.NP - nový stav
M 1:50

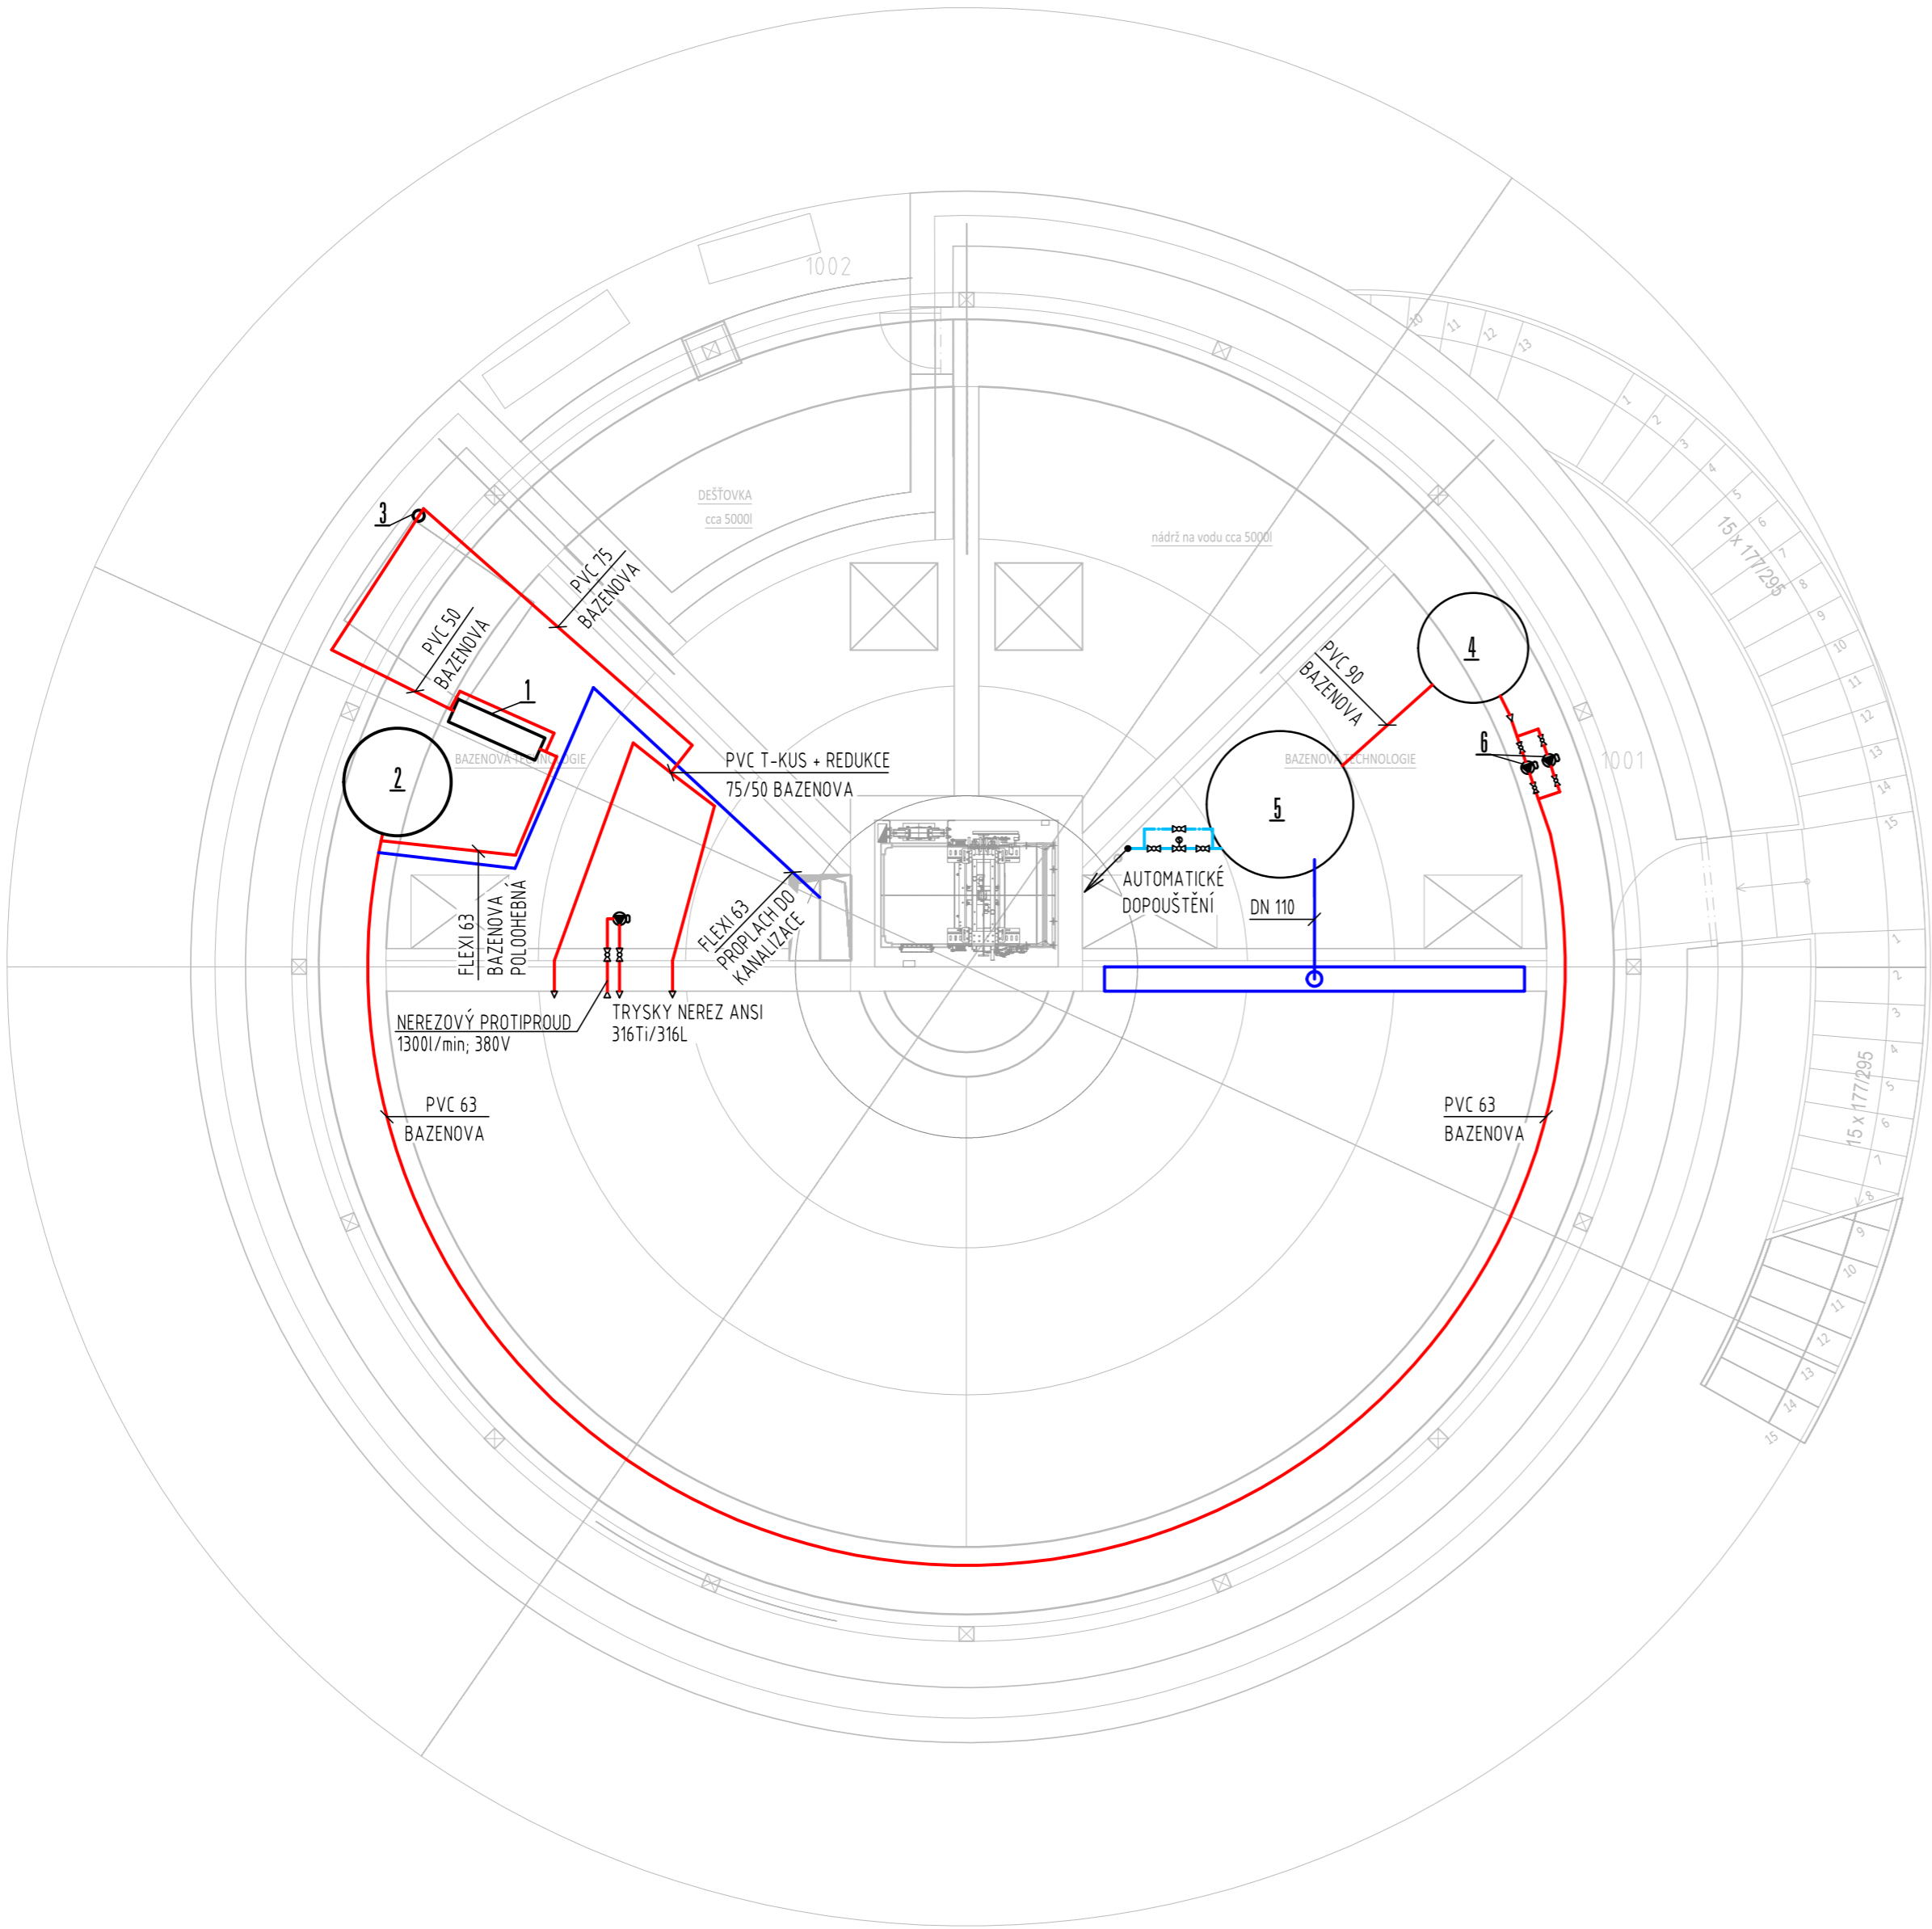

LEGENDA MÍSTNOSTÍ 10.NP:

čís	MÍSTNOST	SKLADBA	PODLAHA	STROP	STĚNY	PLOCHA m2
1001	TECHNICKÁ MÍSTNOST	S-8	Stěrka	Beton pohledový	Omítka	26.60
1002	VENKOVNÍ TECH. PROSTOR	S-8a	Stěrka	Omítka	Omítka	1.67
pozn.: min. výška místnosti =1,6m						

LEGENDA ZAŘÍZENÍ

POZ	POPIS	POČET
1	TITANOVÝ BAZÉNOVÝ VÝMĚNÍK 122kW (NAPŘ. ELECRO G2)	1
2	PÍSKOVÁ FILTRACE 300kg NÁPLNĚ PÍSEK, KOMPOZIT (SKLENĚNÉ VLÁKNA)	1
3	CELA SOLINÁTORU	1
4	RETENČNÍ NÁDRŽ 500l	1
5	RETENČNÍ NÁDRŽ 1000l	1
6	BAZÉNOVÉ ČERPADLO 19,2 m3/h; SLANÁ VODA; 750W; 1x230V; 10,5kg	2

LEGENDA POTRUBÍ


—	POTRUBÍ BAZÉNOVÉ VODY
—	POTRUBÍ PROPLACHU
—	STUDENÁ VODA – DOPOUŠTĚNÍ
----	KOMUNIKAČNÍ KABELÁŽ

LEGENDA ARMATUR

	KK	KULOVÝ KOHOUT VODNÍ S PÁKOU
	T	TEPLOMĚR
	R	REDUKCE
	TS	TOPENÁŘSKÉ ŠROUBENÍ
	C	OBĚHOVÉ ČERPADLO S ŘÍZENÝMI OTÁČKAMI
	DRV	DVOUCESTNÝ VENTIL SE SERVOPHONEM

POZNÁMKY

- DODAVATEL VYTÁPĚNÍ JE POVINEN SI PŘED REALIZACÍ ZAMĚŘIT VŠECHNY TRASY ZAŘÍZENÍ, VČETNĚ PŘIPOJOVACÍCH ROZMĚRŮ JEDNOTLIVÝCH ZAŘÍZENÍ A PROVĚST KOORDINACI S OSTATNÍMI PROFESEMI.
- V LEGENDĚ ZAŘÍZENÍ JSOU VYPSÁNA UVAŽOVANÁ ZAŘÍZENÍ, NA KTERÁ BYLA PROJEKTOVÁ DOKUMENTACE NAVRŽENA.
- ZAMĚNA ZAŘÍZENÍ JE MOŽNÁ POUZE V PŘÍPADĚ, BUDOU-LI DORŽENY NEBO VYLEPŠENY NAVRŽENÉ PARAMETRY, ZÁRUČNÍ PODMÍNKY A KVALITATIVNÍ POŽADAVKY NA NAVRŽENÁ ZAŘÍZENÍ.
- PŘI ZAMĚNĚ ZAŘÍZENÍ JE NUTNÉ PROVĚST OPRAVU DLE SKUTEČNÝCH PARAMETRŮ.
- TENTO PROJEKT NENAHRAŽUJE DILENSKOU / VÝROBNÍ DOKUMENTACI ZHOTOVITELE.
- UMÍSTĚNÍ DODANÝCH ZAŘÍZENÍ JE NUTNÉ KOORDINOVAT NA STAVBĚ DLE AKTUÁLNÍ DISPOZICE.

	HIP	VYPRACOVAL	KONTROLOVAL	<div>PPSKANIA</div> <div>projektování</div> <div>architektonické dokumenty</div>	
	Jan Kania	Jakub Frkal	Ing. Jaromír Schindler		
					
	KATASTRÁLNÍ ÚZEMÍ, PARC.Č.: Pudlov (736716)			PPS Kania s.r.o., Nivnická 665/10, 709 00 tel.: 596 245 252, fax: 596 245 262 e-mail: projekce@pps-kania.cz	
	MÍSTO STAVBY : parcela č. 423/13, 423/5, 381/2			ARCHIV	
STAVEBNÍK / OBJEDNATEL : Ing. Vladimír Cigánek, Rolnická 180, 735 51 Bohumín Pudlov			STUPEŇ DPS		
NÁZEV AKCE : Konverze Vodárenské věže - výstavba větrné elektrárny Bohumín - Pudlov, parc. č. 423/13, 423/5, 381/2. k.ú. Pudlov				DATUM ÚNOR 2024	PARÉ
				Č. ZAKÁZKY 01/24	
				MĚŘÍTKO 1 : 50	
OBJEKT : SO 02 - KONVERZE VODÁRENSKÉ VĚŽE					
ČÁST : D.1.2.4.2 - ZAŘÍZENÍ PRO VYTÁPĚNÍ STAVEB					
OBSAH :				ARCHIVNÍ ČÍSLO : PPS- 01/24-D.1.2.4.2.b-	
PŮDORYS 10.NP - BAZÉNOVÁ TECHNOLOGIE				Č.v. 17	