
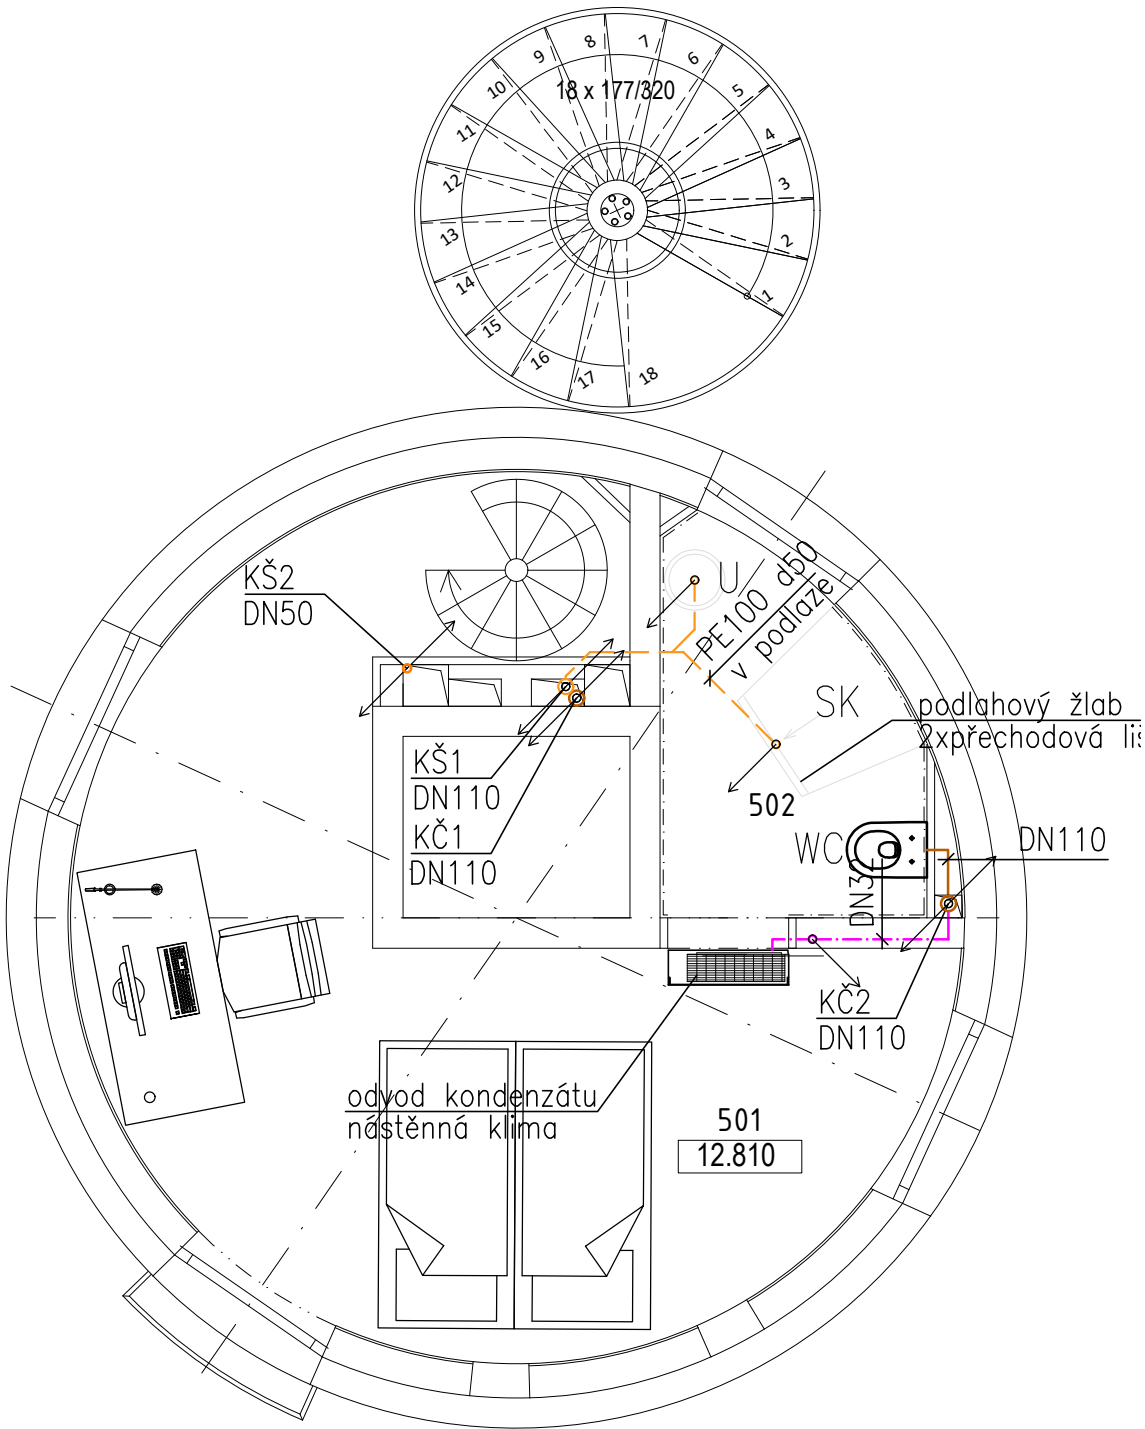


LEGENDA MÍSTNOSTÍ 5.NP:

ČÍS	MÍSTNOST	PLOCHA m2
501	LOŽNICE, PRACOVNA, SCHODIŠTĚ	19.51
502	KOUPELNA	3.90

LEGENDA ZDRAVOTECHNIKY:

- POTRUBÍ STUDENÉ PITNÉ VODY (SV) – PE–X
- POTRUBÍ TEPLÉ VODY (TV) – PE–X
- POTRUBÍ CÍRKULACE TEPLÉ VODY (CV) – PE–X
- POTRUBÍ DEŠŤOVÉ VODY (UV) – PE–X
- POTRUBÍ PŘEDEHŘÁTÉ STUDENÉ VODY (PSV) – PE–X
- POTRUBÍ SPLAŠK.KANALIZACE – ŠEDÁ VODA – PP HT/PE100
- POTRUBÍ SPLAŠK.KANALIZACE – ČERNÁ VODA – PP HT
- POTRUBÍ DEŠŤOVÉ KANALIZACE – PE
- POTRUBÍ PRO ODVOD KONDENZÁTU – PP HT
- STOUPAČKY KANALIZACE, KČ – ČERNÁ VODA, KŠ – ŠEDÁ VODA
- STOUPAČKA KANALIZACE, UKONČENÁ PŘÍVZDUŠŇOVACÍM VENTILEM

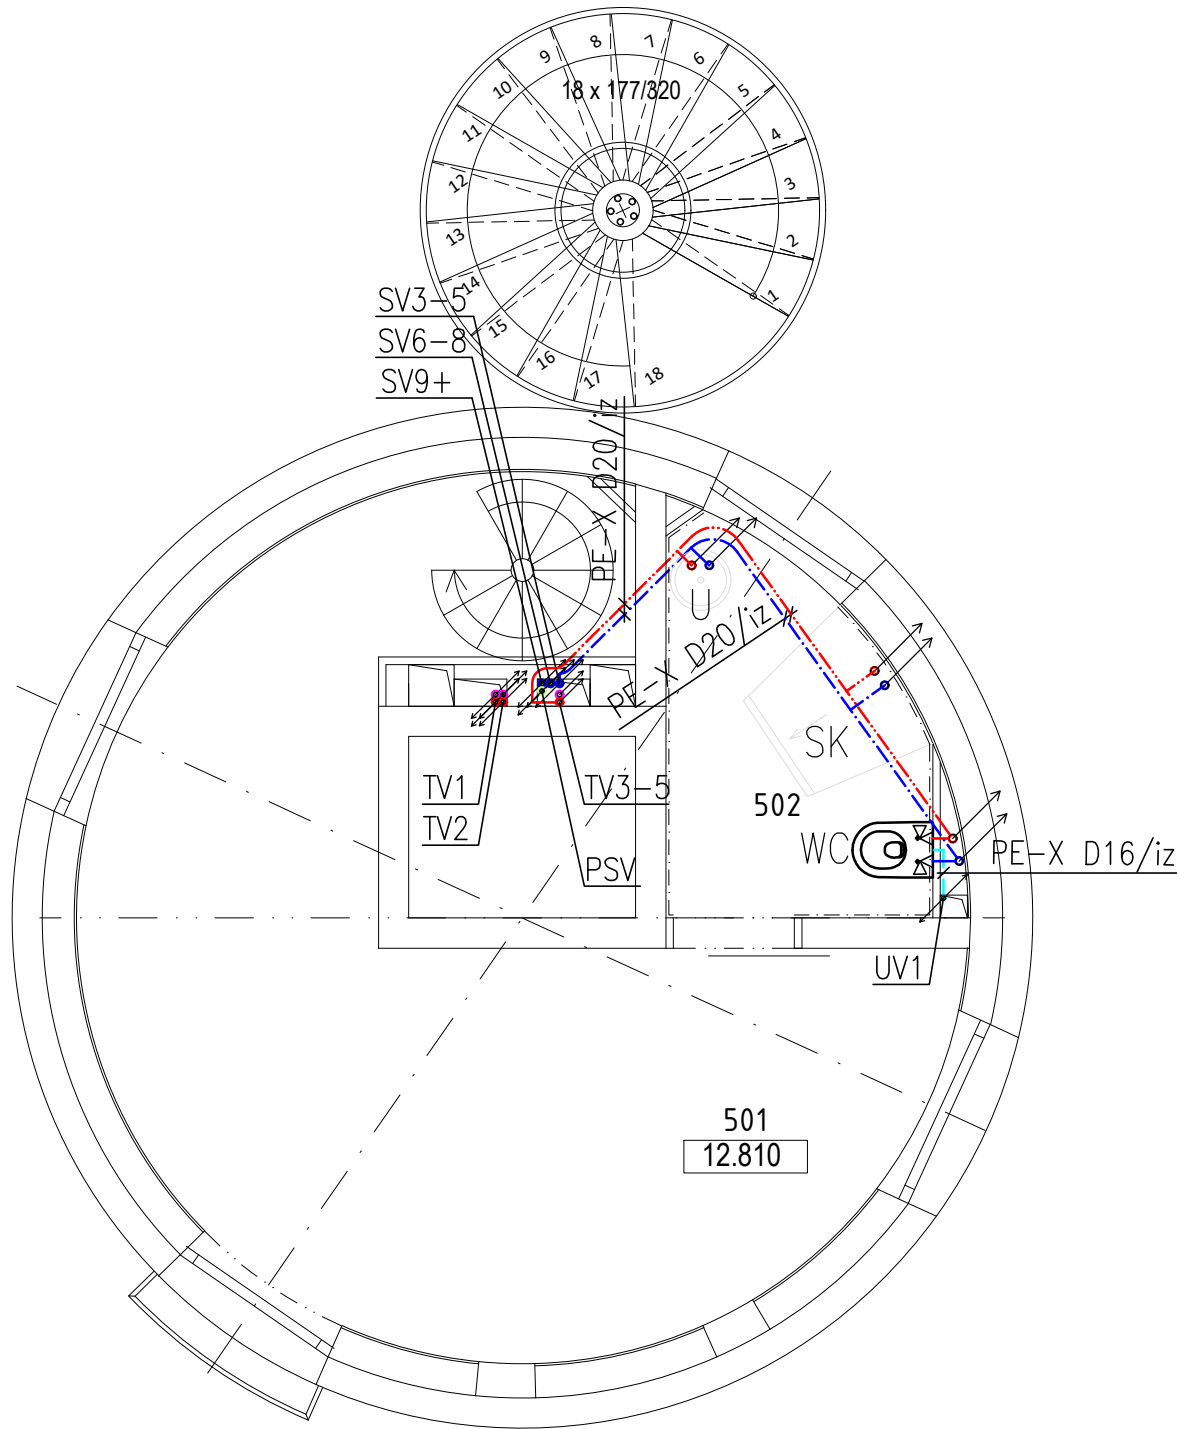

OZN.	POPIS	POČET (KS)
U	UMYVADLO – KERAMICKÉ, SAMOST.STOJÍCÍ, ODP. VENTIL, MONT. PRVEK STOJÁNKOVÁ SMĚŠOVACÍ BATERIE, ČERNÁ	1
SK	SPRCHOVÝ KOUT – PODLAHOVÝ ŽLAB VČ.ZÁPACH. UZÁVĚRKY, BATERIE SPRCHOVÁ VOLNĚ STOJÍCÍ – RUČNÍ SPRCHA+HLAVICE, NEREZ	1
WC	KLOZET KERAMICKÝ ZÁVĚSNÝ, OVLÁDACÍ TLAČITKO, MONTÁŽNÍ PRVEK VČ. INTEGROVANÉ BATERIE A BIDETOVÉ SPRŠKY	1

Pozn.:  
Tepelná izolace potrubí vnitřního vodovodu bude provedena v souladu s vyhl. č. 193/2007 Sb. – min.tloušťky uvedeny v technické zprávě.  
Lokální zmenšení navrhované tloušťky izolace může být provedeno, jestliže je to kvůli technickým překážkám nezbytné.

±0,00 = 202,22 m n. m. B. p. v. - ČISTÁ PODLAHA 1.NP

	ZODP. PROJEKTANT	VYPRACOVAL	KONTROLOVAL	<div>PPSKANIA</div> <div><small>projektant</small> <small>autorizovaný inženýr</small></div>	
	Ing. Iva Polochová	Ing. Petra Stiborová	Jan Kania		
					
	KATASTRÁLNÍ ÚZEMÍ, PARC.Č. : Pudlov (736716)			PPS Kania s.r.o. Nivnická 665/10, 709 00 tel : 596 245 252 , fax : 596 245 262 e-mail : projekce@pps-kania.cz	
	MÍSTO STAVBY : parcela č. 423/13, 423/5, 381/2			ARCHÍV	
STAVEBNÍK / OBJEDNATEL : Ing. Vladimír Čigánek, Rolnická 180, 735 51 Bohumín Pudlov			STUPEŇ DPS		
NÁZEV AKCE : Konverze Vodárenské věže - výstavba větrné elektrárny Bohumín - Pudlov, parc. č. 423/13, 423/5, 381/2. k.ú. Pudlov			DATUM ÚNOR 2024	PARÉ	
			Č. ZAKÁZKY 01/24		
			MĚŘÍTKO 1 : 50		
OBJEKT :	SO 02 - KONVERZE VODÁRENSKÉ VĚŽE				
ČÁST :	D.1.2.4.1 - ZDRAVOTNĚ TECHNICKÉ INSTALACE				
OBSAH :	Půdorys 5.NP - vnitřní vodovod a kanalizace		ARCHIVNÍ ČÍSLO : PPS- 01/24-D.1.2.4.1.b-		Č.V. 6