


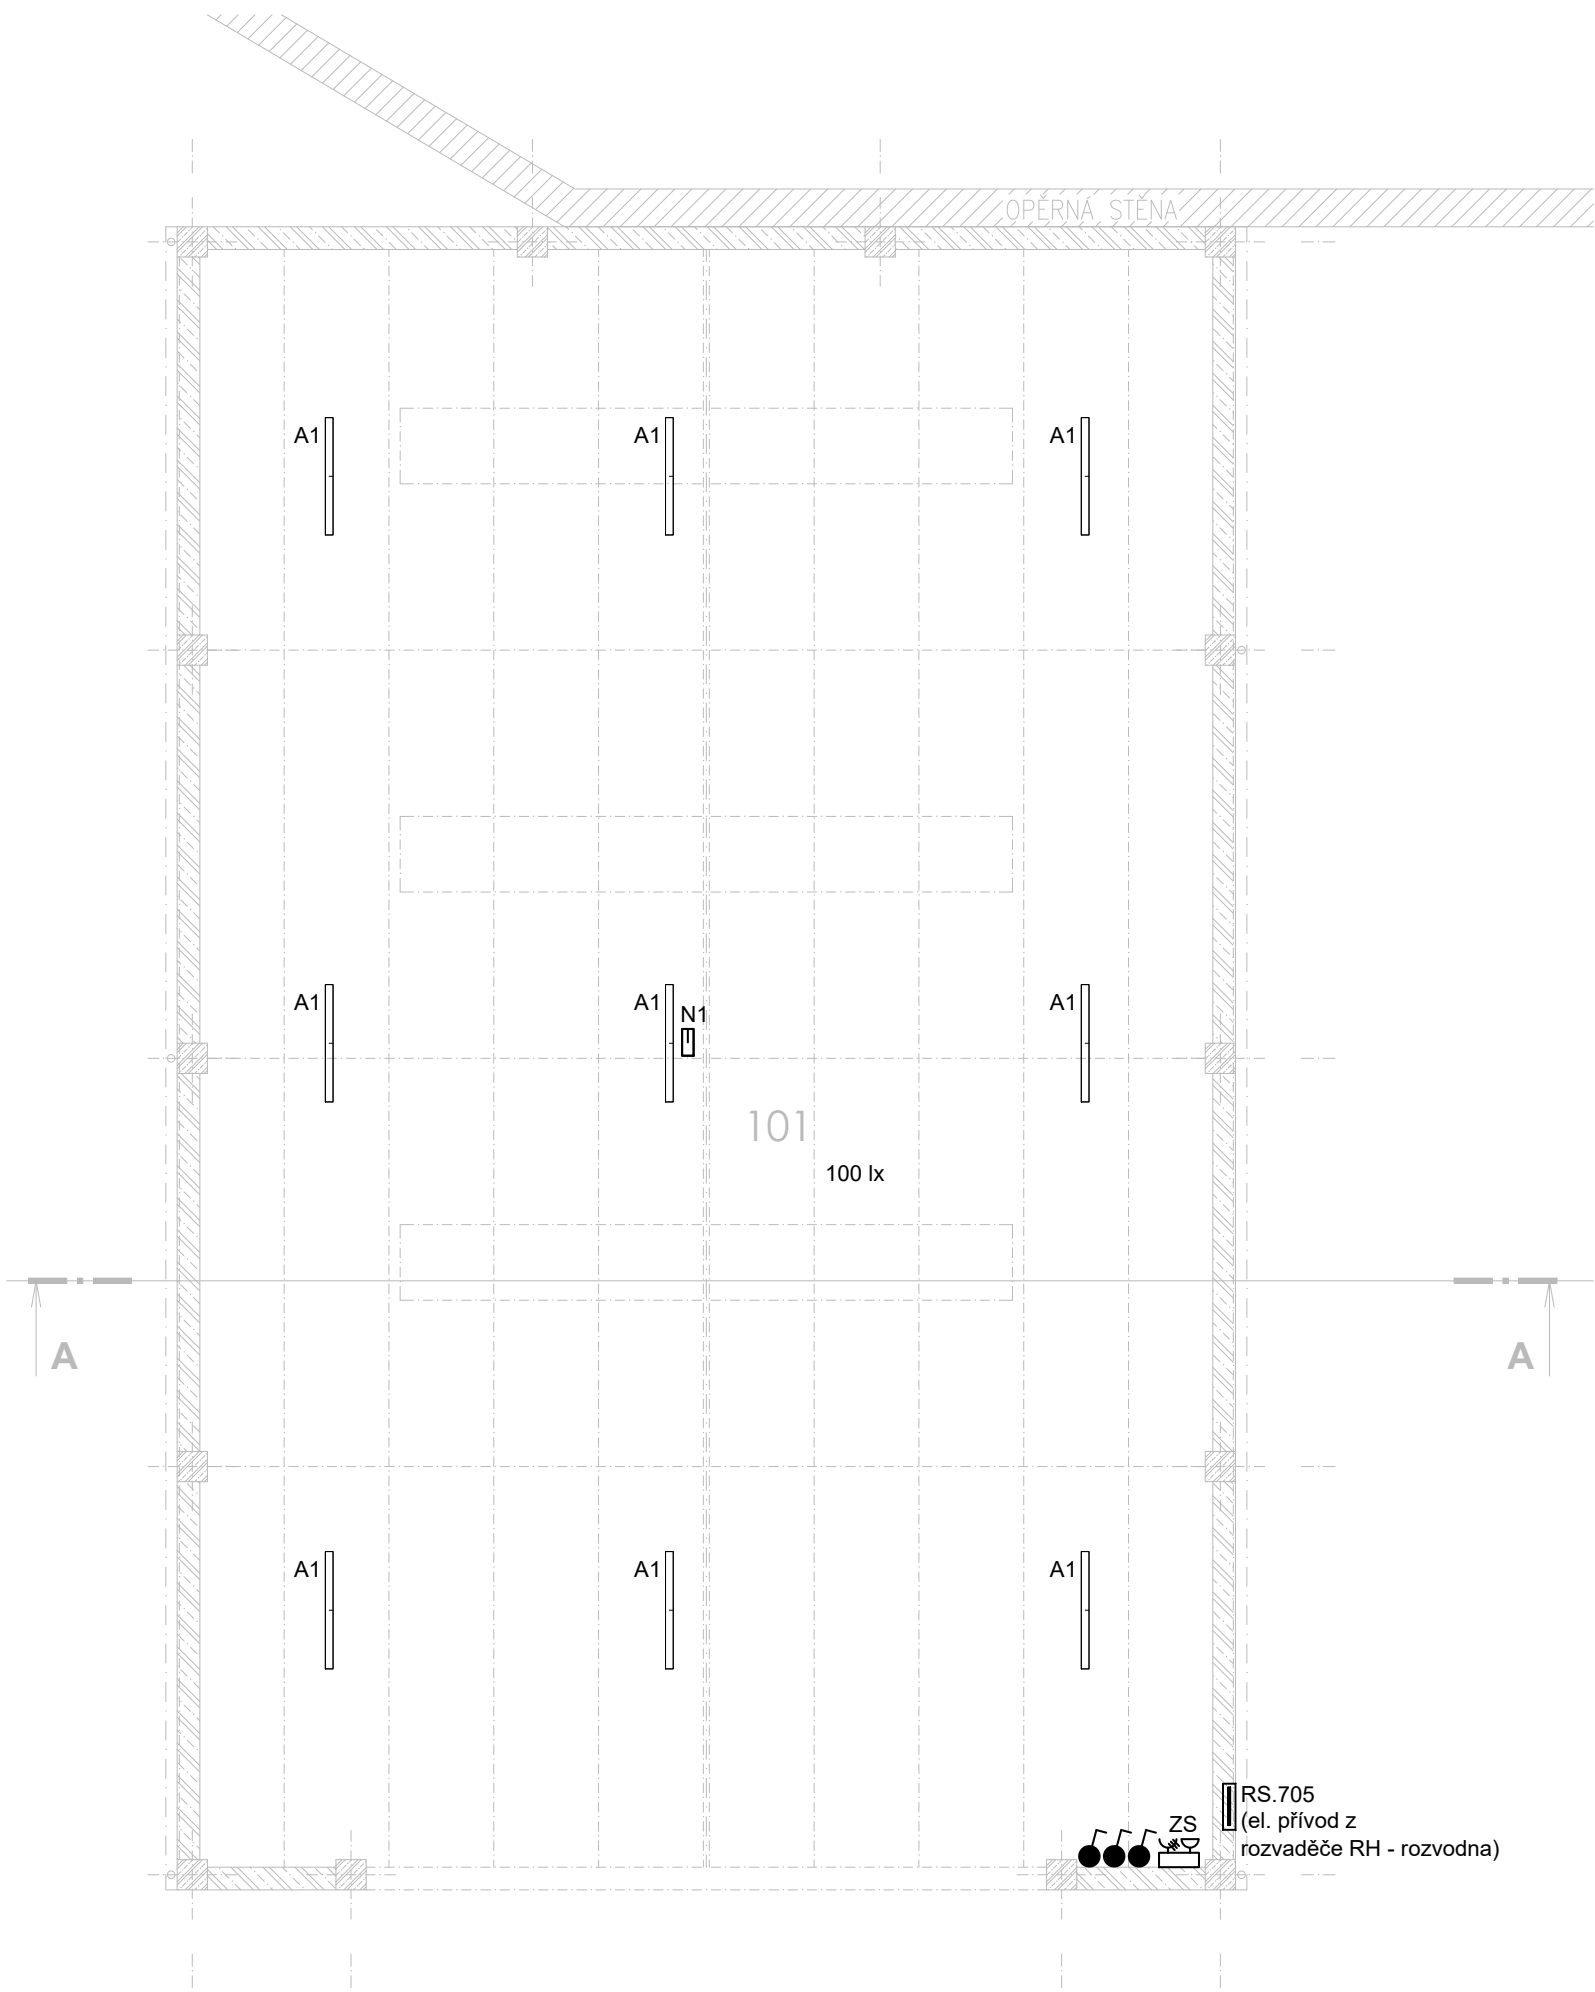

LEGENDA:

- A1

PŘISAZENÉ LED SVÍTIDLO, 57W, 4000K, 7900lm, IP66
- N1

PŘISAZENÉ ANTIPANICKÉ OSVĚTLENÍ LED 1,7W, 1700lm, IP65 S VLASTNÍM BATERIOVÝM ZDROJEM T=60MINUT
- xxx lx

MINIMÁLNÍ HLADINA OSVĚTLENOSTI
- SPÍNAČ NA POVRCH, ŘAZENÍ 1, 10A/250V, IP44
- ZS

ZÁSUVKOVÁ SKŘÍŇ, IP44 - ZÁS. 1x 32A/400V
- ZÁS. 1x 16A/400V
- ZÁS. 4x 16A/250V
- ELEKTRICKÝ VÝVOD 230V
- ELEKTRICKÝ VÝVOD 400V
- ROZVADĚČ NN

NEDÍLNOU SOUČÁSTÍ TÉTO VÝKRESOVÉ ČÁSTI DOKUMENTACE JE TECHNICKÁ ZPRÁVA!!!

Tato dokumentace je určena pouze pro stavební řízení (DSP).
V tomto stupni je proveden pouze hrubý návrh a zpracovatel
této projektové dokumentace nepřebírá jakékoliv záruky a odpovědnost za případné
škody, vzniklé použitím této dokumentace k jiným účelům, než k jakým je určena.

PROJEKT EI POUZE KE STAVEBNÍMU ŘÍZENÍ (DSP)
PROUDOVÁ SOUSTAVA: TN-C-S 3+N+PE 50Hz 230/400V
OCHRANA: AUTOMATICKÉ ODPOJENÍ OD ZDROJE DLE
ČSN 33 2000-4-41, ZVÝŠENÁ OCHRANNÝM POSPOJENÍM,
PROUDOVÝM CHRÁNIČEM.

SO.705 SKLAD PAPÍRU

±0,000 = 450,950 mn.m. B.p.v.

Veškerá práva vyhrazena.
Tento výkres a detail je majetkem projektanta a nesmí být použit celý ani z části bez písemného souhlasu.

VYPRACOVAL R.ZDRAŽIL	ZODP.PROJEKTANT K.SVOBODA	GENERÁLNÍ PROJEKTANT PROJEKTOVÁNÍ INŽENÝRSKÝCH STAVEB tel.: 724 155 348 e-mail: dmc.hb@seznam.cz DMC Havlíčkův Brod s.r.o. Průmyslová 941 580 01 Havlíčkův Brod
OBEC: HAVLÍČKŮV BROD	KRAJ: VYSOČINA	
INVESTOR: TECHNICKÉ SLUŽBY HAVLÍČKŮV BROD NA VALECH 3523, 580 01 HAVLÍČKŮV BOD		
REVITALIZACE AREÁLU TECHNICKÝCH SLUŽEB U CIHLÁŘE, HAVLÍČKŮV BROD SO.705 SKLAD PAPÍRU D.1.2.1 ELEKTROINSTALACE k.ú. HAVLÍČKŮV BROD, par.č. 1055/8		PROJEKTANT ČÁSTI RADEK ZDRAŽIL Mánesova 3127, 580 01 Havlíčkův Brod IČO: 11702842, mobil: +420 776 597 383 e-mail: zdrazil.radek@seznam.cz
NÁZEV VÝKRESU: PŮDORYS 1.NP_Elektroinstalace		DATUM 06/2025
		ÚČEL DSP
		ZAK.Č. ZK25/23
		MĚŘÍTKO 1:100
		Č.V. D.705-1.2.1-02
		Č.KOPIE