


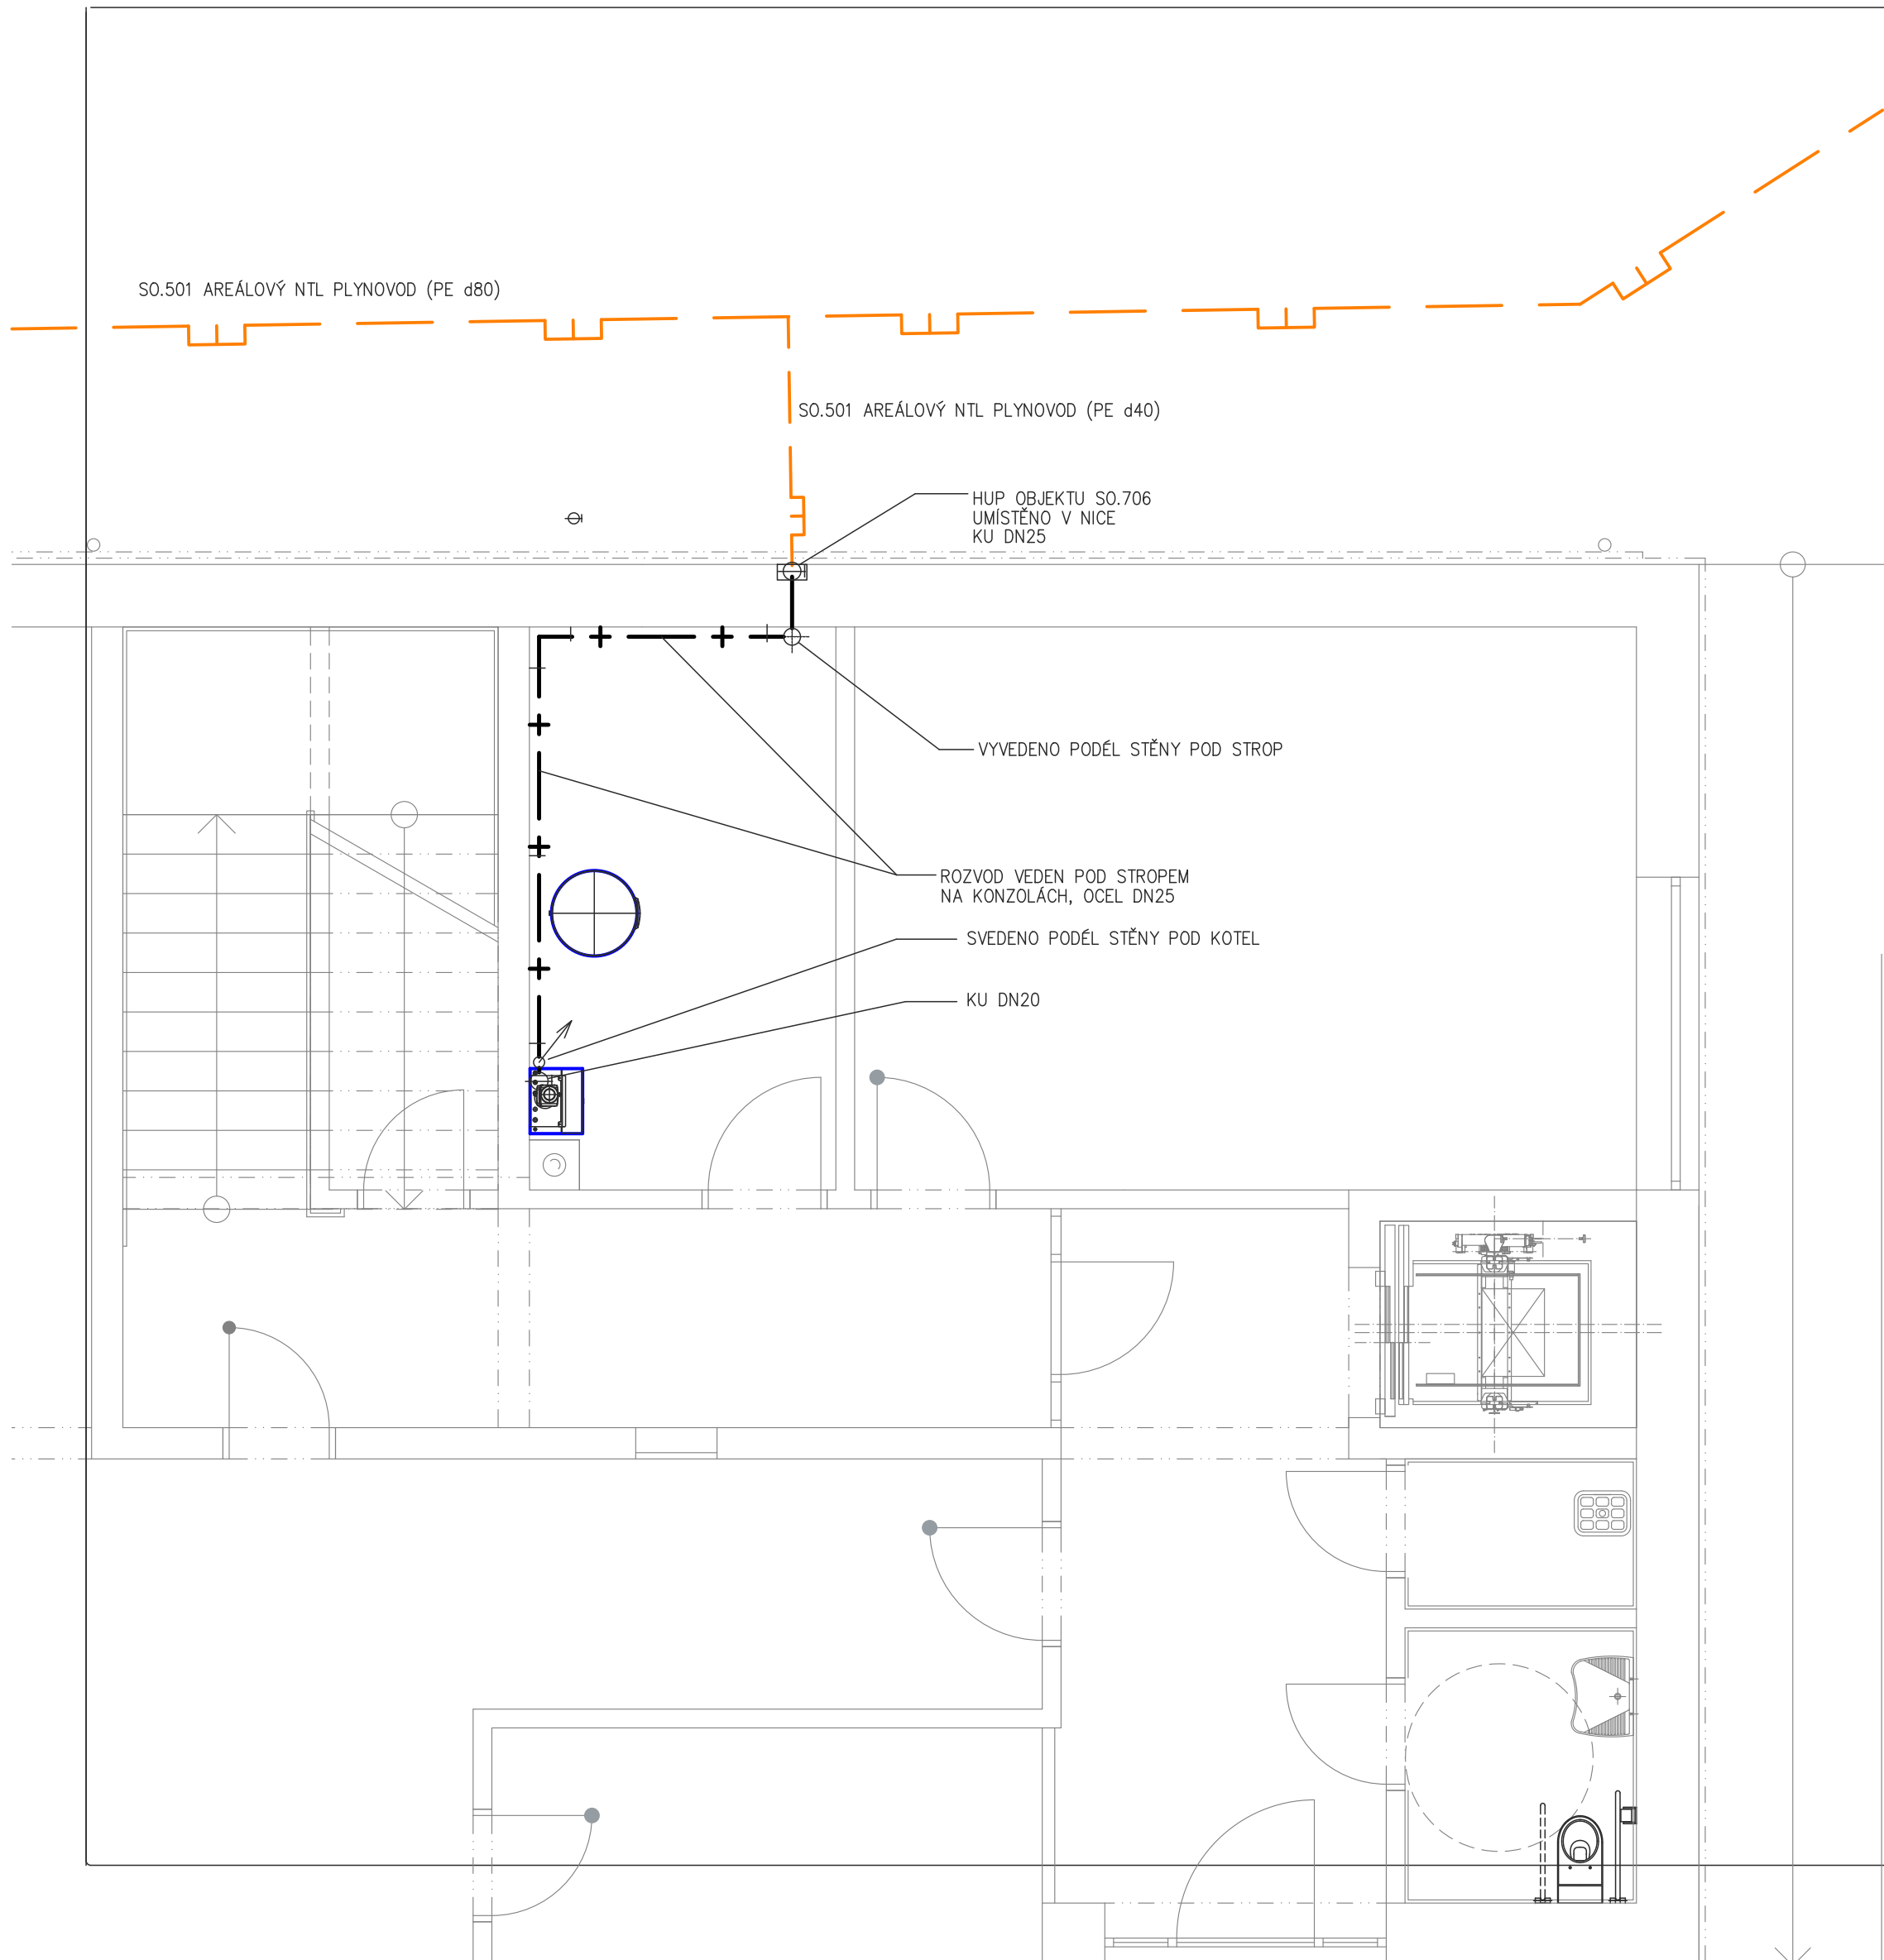

PŮDORYS I.NP

M 1:50

LEGENDA

PK PLYNOVÝ KONDENZAČNÍ KOTEL O VÝKONU DO Q=6–47,9 kW(80/60°C)
(4,8m3/hod), ZAÚSTĚNÍ DO KOMÍNA

KU KULOVÝ VENTIL PLYN

SO.501 AREÁLOVÝ NTL PLYNOVOD (PE d80, d40)
PLYNOVOD – VNITŘNÍ ROZVOD (OCEL)

POZNÁMKA

- VEŠKERÉ ROZMĚRY OVĚŘIT PŘI REALIZACI
- V PŘÍPADĚ NEJASNOSTÍ, NEPŘEDVÍDANÝCH OKOLNOSTÍ ČI ZMĚN NUTNO PŘIZVAT PROJEKTANTA K POSOUZENÍ RESP. UPŘESNĚNÍ DALŠÍHO POSTUPU PRACÍ NA STAVBĚ.
- PŘI REALIZACI NUTNO DODRŽOVAT VEŠKERÉ TECHNOLOGICKÉ POKYNY JEDNOTLIVÝCH DODAVATELŮ MATERIÁLŮ
- PŘI PROVÁDĚNÍ NUTNO DODRŽOVAT ZÁSADY BEZPEČNOSTI A OCHRANY ZDRAVÍ !!!

SO.706 NOVÁ ADMINISTRATIVNÍ BUDOVA

Veškerá práva vyhrazena.
Tento výkres a detail je majetkem projektanta a nesmí být použit celý ani z části bez písemného souhlasu.

VYPRACOVAL ING.P.MYSLIVEC	ZODP.PROJEKTANT ING.P.MYSLIVEC	GENERÁLNÍ PROJEKTANT DMC Havlíčkův Brod s.r.o. Průmyslová 94/1 580 01 Havlíčkův Brod	PROJEKTOVÁNÍ INŽENÝRSKÝCH STAVEB tel: 724 105 548 e-mail: dmc.hb@seznam.cz
OBEC: HAVLÍČKŮV BROD	KRAJ: VYSOČINA	PROJEKTANT ČÁSTI TAPA projekt s.r.o. Mladhostravská 94/6, 580 01 Havlíčkův Brod IČO: 25 92 93 13, tel.: +420 569 333 273 e-mail: posta@tapa-p.cz	TAPA projekt
INVESTOR: TECHNICKÉ SLUŽBY HAVLÍČKŮV BROD NA VALECH 3523, 580 01 HAVLÍČKŮV BOD		REVITALIZACE AREÁLU TECHNICKÝCH SLUŽEB U CIHLÁŘE, HAVLÍČKŮV BROD SO.706 NOVÁ ADMINISTRATIVNÍ BUDOVA D.706-1.2.4 Plynoinstalace k.ú. HAVLÍČKŮV BROD, par.č. stavby 1055/8	
NÁZEV VÝKRESU: PŮDORYS I.NP		DATUM 06/2025	ÚČEL DSP
		ZAK.Č. 24017	MĚŘÍTKO 1:50
		Č.V. D.706-1.2.4-01	Č.KOPIE