


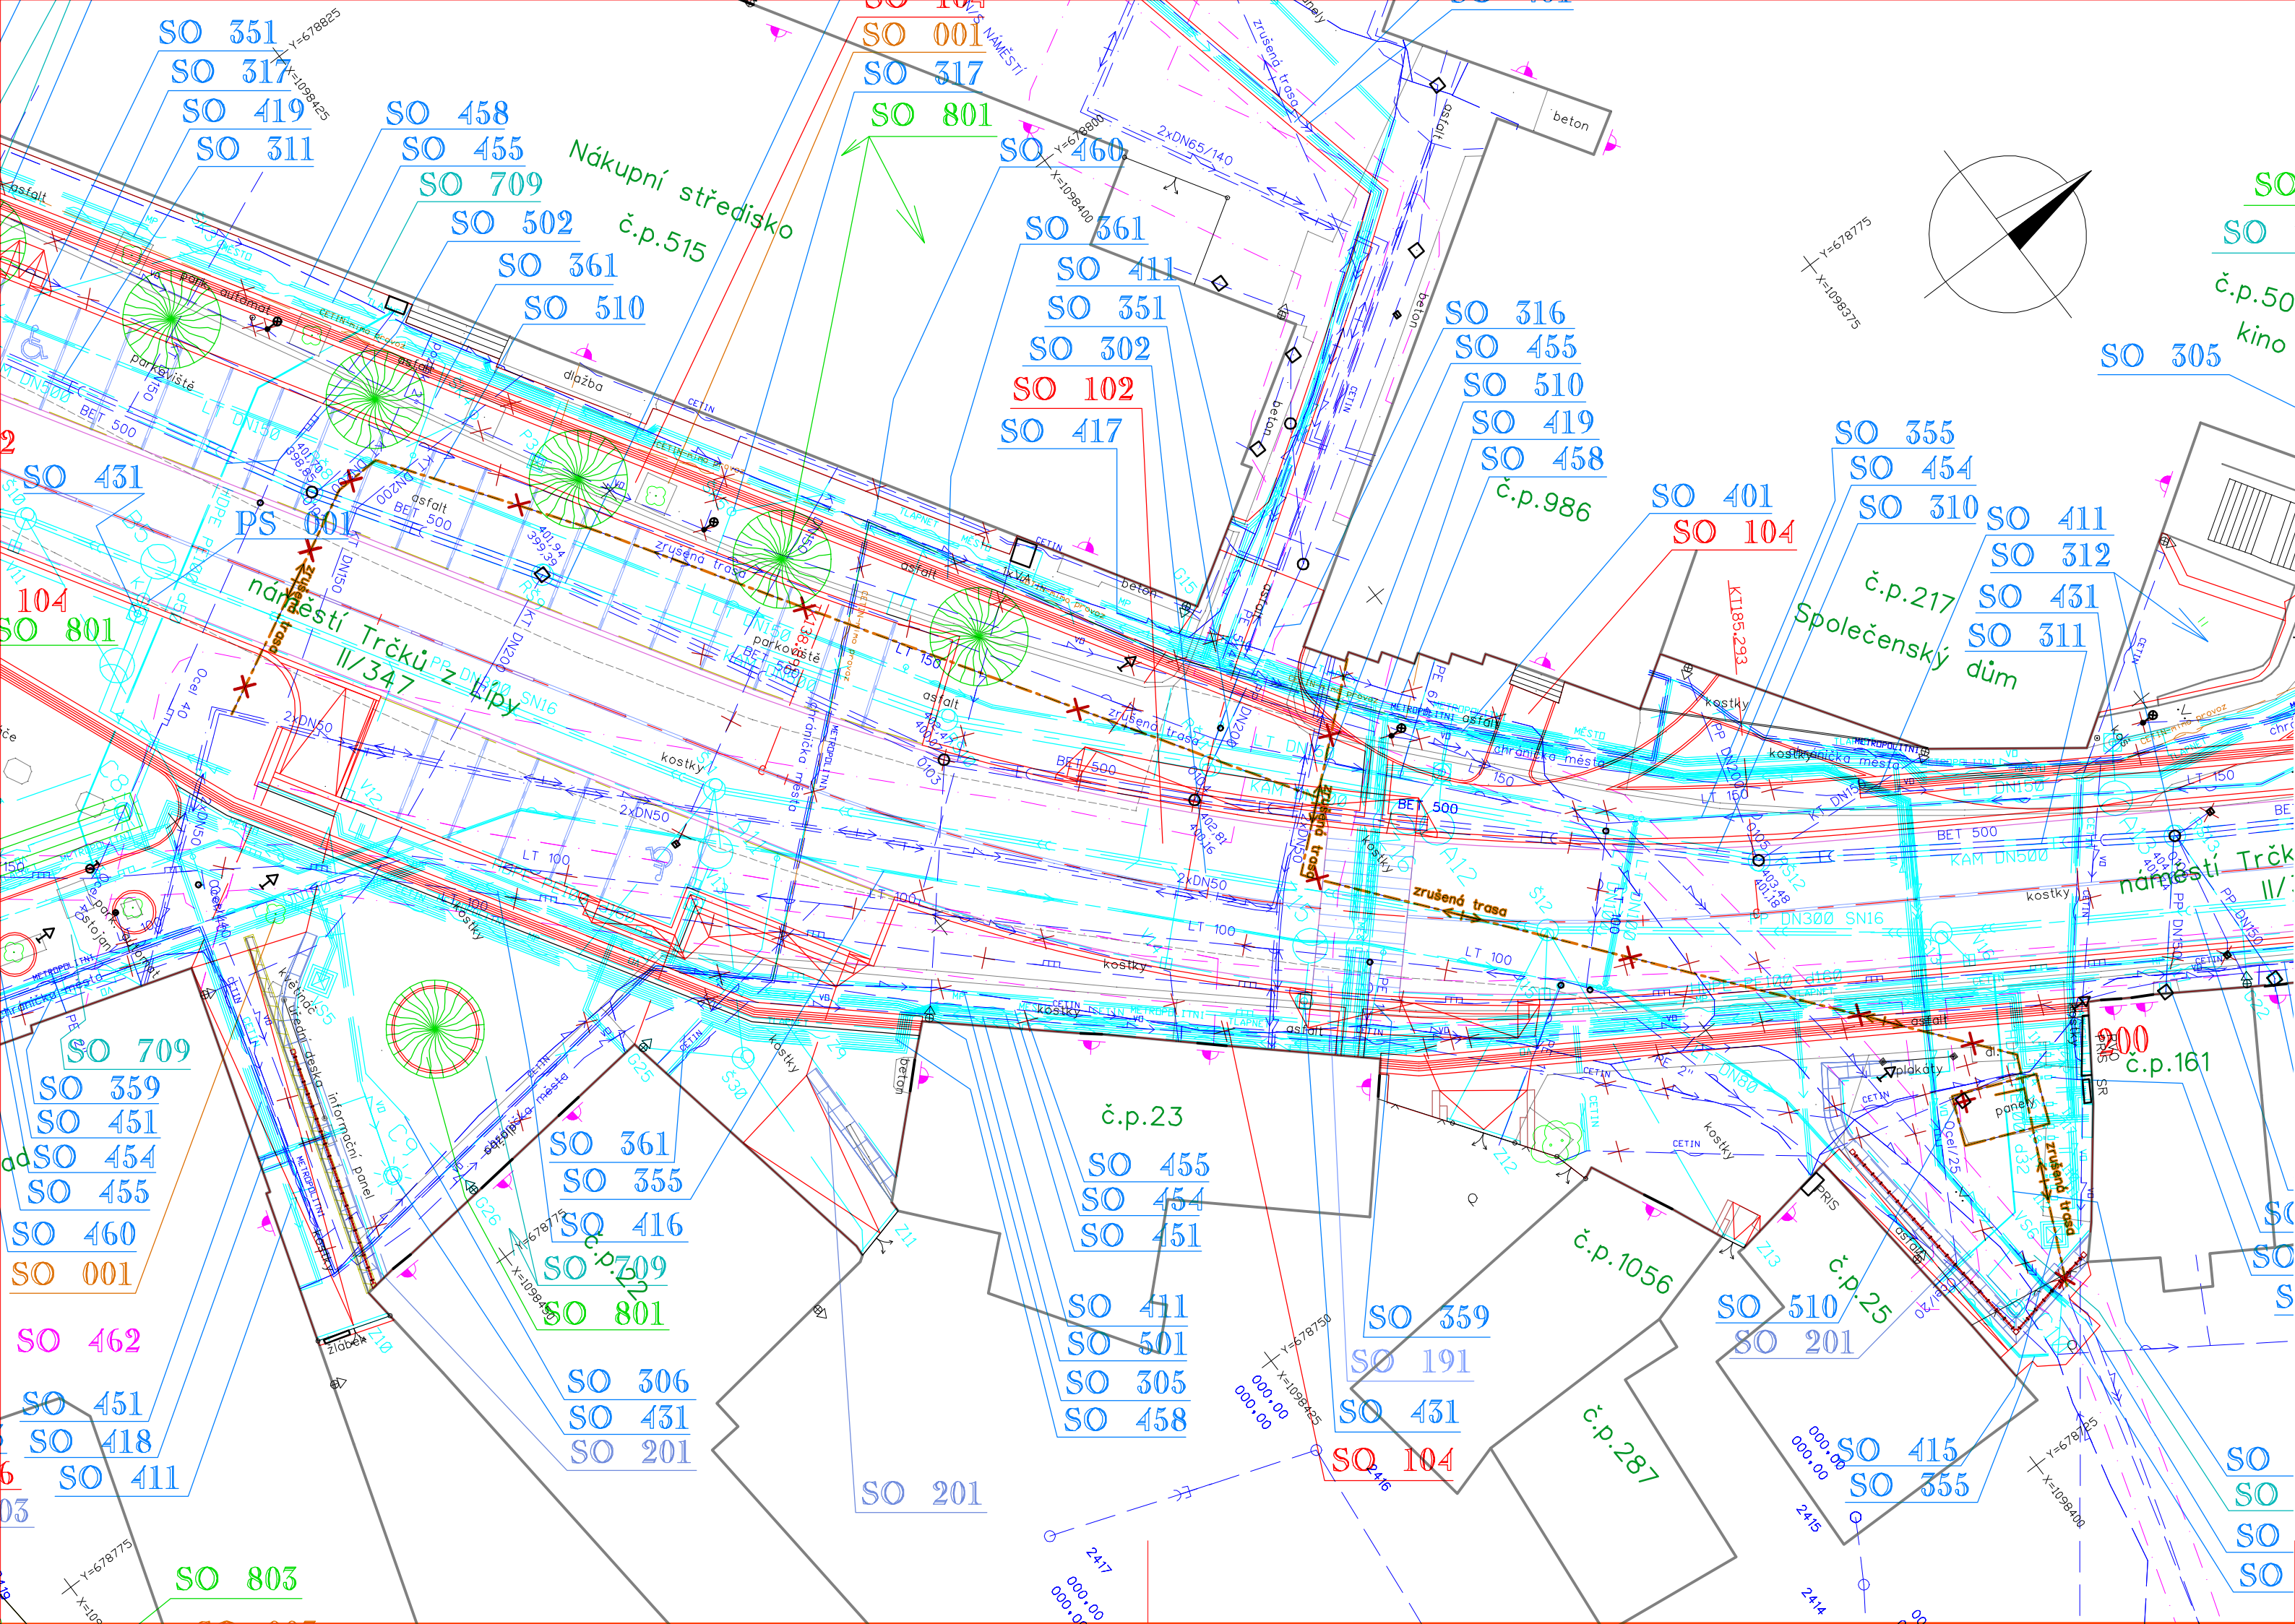

OCHRANNÁ PÁSMA:

OCHRANNÁ PÁSMA STÁVAJÍCÍCH A PŘELOŽENÝCH INŽENÝRSKÝCH SÍTÍ NEJSOU Z DŮVODU ZAJIŠTĚNÍ PŘEHLEDNOSTI DOKUMENTACE V SITUACÍCH ZANESENA A JSOU ŘEŠENY POUZE TOUTO LEGENDOU.

STAVBOU JSOU DOTČENA NÁSLEDUJÍCÍ OCHRANNÁ PÁSMA:

- KANALIZAČNÍ POTRUBÍ DO PRŮMĚRU 500 MM
 - KANALIZAČNÍ POTRUBÍ NAD PRŮMĚR 500 MM
 - VODOVODNÍ POTRUBÍ DO PRŮMĚRU 500 MM
 - PLYNOVODY NTL A STL
 - ROZVODY TEPELNÉ ENERGIE
 - PODZEMNÍ VEDENÍ NN (TĚŽ ROZVODY VO), PODZEMNÍ VEDENÍ VN
 - PODZEMNÍ SÍTĚ ELEKTRONICKÝCH KOMUNIKACÍ (OPTICKÉ, METALICKÉ)
 - OCHRANNÉ PÁSMA ELEKTRICKÉ ZDĚNÉ STANICE S NAPĚTÍM 22 kV/0.4 kV
- 1.5 M OD LÍCE POTRUBÍ
 - 2.5 M OD LÍCE POTRUBÍ
 - 1.5 M OD LÍCE POTRUBÍ
 - 1.0 M OD TRASY VEDENÍ
 - 2.5 M OD TRASY VEDENÍ
 - 1.0 M OD TRASY VEDENÍ
 - 1.0 M OD TRASY VEDENÍ
 - 2.0 M OD HRANICE OBJEKTU

STÁVAJÍCÍ INŽENÝRSKÉ SÍTĚ:

- — — — — PODZEMNÍ VEDENÍ VYSOKÉHO NAPĚTÍ (ČEZ DISTRIBUCE A.S.)
- — — — — PODZEMNÍ VEDENÍ NÍZKÉHO NAPĚTÍ (ČEZ DISTRIBUCE A.S.)
- — — — — PODZEMNÍ VEDENÍ VEŘEJNÉHO OSVĚTLENÍ (TECHNICKÉ A BYTOVÉ SLUŽBY MĚSTA SVĚTLÁ NAD SÁZAVOU)
- — — — — NADZEMNÍ SĚDOVACÍ VEDENÍ (CETIN A.S.)
- — — — — CĚTIN — PODZEMNÍ SĚDOVACÍ VEDENÍ — OPTICKÝ KABEL (CETIN A.S.)
- — — — — CĚTIN — PODZEMNÍ SĚDOVACÍ VEDENÍ — METALICKÝ KABEL (CETIN A.S.)
- — — — — NEJ.CZ — PODZEMNÍ SĚDOVACÍ VEDENÍ — OPTICKÝ KABEL (NEJ.CZ S.R.O.)
- — — — — METROPOLITNÍ — PODZEMNÍ SĚDOVACÍ VEDENÍ — OPTICKÝ KABEL (METROPOLITNÍ S.R.O.)
- — — — — I.TEL — PODZEMNÍ SĚDOVACÍ VEDENÍ — OPTICKÝ KABEL (PRVNÍ TELEFONNÍ SPOLEČNOST A.S.)
- — — — — TLAPNET — PODZEMNÍ SĚDOVACÍ VEDENÍ — OPTICKÝ KABEL (TLAPNET S.R.O.)
- — — — — NADZEMNÍ SĚDOVACÍ VEDENÍ — OPTICKÝ KABEL (TLAPNET S.R.O.)
- — — — — NÍZKOTLAKÝ PLYNOVOD (RWE GASNET S.R.O.)
- — — — — STŘEDOTLAKÝ PLYNOVOD (RWE GASNET S.R.O.)
- — — — — VODOVOD (VODOVODY A KANALIZACE HAVLÍČKOV BROS A.S.)
- — — — — JEDNOTNÁ STOKOVÁ KANALIZACE (VODOVODY A KANALIZACE HAVLÍČKOV BROS A.S.)
- — — — — DEŠŤOVÁ KANALIZACE (TECHNICKÉ A BYTOVÉ SLUŽBY MĚSTA SVĚTLÁ NAD SÁZAVOU)
- — — — — PODZEMNÍ TEPELOVOD + KABELY (ČEZ ENERGO S.R.O.)

SEZNAM STAVEBNÍCH OBJEKTŮ
A PROVOZNÍCH SOUBORŮ:

- SO 001 PŘÍPRAVA STAVENÍŠTĚ NA NÁMĚSTÍ
- SO 002 PŘÍPRAVA STAVENÍŠTĚ V ULICI PĚŠINKY
- SO 003 PŘÍPRAVA STAVENÍŠTĚ U KOSTELA SVATÉHO VÁCLAVA
- SO 101 STAVEBNÍ ÚPRAVY SILNICE II/150
- SO 102 STAVEBNÍ ÚPRAVY SILNICE II/347
- SO 103 STAVEBNÍ ÚPRAVY SILNICE II/347 3I
- SO 104 STAVEBNÍ ÚPRAVY MÍSTNÍCH KOMUNIKACÍ, CHODNÍKŮ A ZPEVNĚNÝCH PLOCH
- SO 105 STAVEBNÍ ÚPRAVY ULICE PĚŠINKY
- SO 106 STAVEBNÍ ÚPRAVY ZAHRADY U KOSTELA SVATÉHO VÁCLAVA
- SO 181 DOPRAVNÍ INŽENÝRSKÉ OPATŘENÍ
- SO 191 DOPRAVNÍ ZNAČENÍ SILNIC II. A III. TŘÍDY
- SO 192 DOPRAVNÍ ZNAČENÍ NA NÁMĚSTÍ
- SO 193 DOPRAVNÍ ZNAČENÍ V ULICI PĚŠINKY
- SO 201 OPĚRNÉ ZDI A SCHODIŠTĚ NA NÁMĚSTÍ
- SO 202 OPĚRNÉ ZDI A SCHODIŠTĚ V ULICI PĚŠINKY
- SO 203 ZÁRUBNÍ ZDI U KOSTELA SVATÉHO VÁCLAVA
- SO 301 ODVODNĚNÍ SILNICE II/150
- SO 302 ODVODNĚNÍ SILNICE II/347 A III/347 3I
- SO 303 ODVODNĚNÍ MÍSTNÍCH KOMUNIKACÍ A ZPEVNĚNÝCH PLOCH NA NÁMĚSTÍ
- SO 304 ODVODNĚNÍ ULICE PĚŠINKY
- SO 305 NÁPOJENÍ DEŠŤOVÝCH SVODŮ NEMOVITOSTÍ V MAJETKU MĚSTA SVĚTLÁ NAD SÁZAVOU
- SO 306 NÁPOJENÍ DEŠŤOVÝCH SVODŮ NEMOVITOSTÍ SOUKROMÝCH MAJITELŮ
- SO 310 PŘELOŽKY JEDNOTNÉ KANALIZACE VAK HAVLÍČKOV BROS, a.s.
- SO 311 VÝMĚNA JEDNOTNÉ KANALIZACE VAK HAVLÍČKOV BROS, a.s.
- SO 312 ÚPRAVY SÁCHET JEDNOTNÉ KANALIZACE VAK HAVLÍČKOV BROS, a.s.
- SO 313 KANALIZAČNÍ PŘÍPOJKA INFORMAČNÍHO CENTRA A PRODEJNÍHO STÁNKU
- SO 314 KANALIZAČNÍ PŘÍPOJKA KAŠNY NA NÁMĚSTÍ
- SO 315 KANALIZAČNÍ PŘÍPOJKA PÍTKA NA NÁMĚSTÍ
- SO 316 KANALIZAČNÍ PŘÍPOJKY NEMOVITOSTÍ V MAJETKU MĚSTA SVĚTLÁ NAD SÁZAVOU
- SO 317 KANALIZAČNÍ PŘÍPOJKY NEMOVITOSTÍ SOUKROMÝCH MAJITELŮ
- SO 318 KANALIZAČNÍ PŘÍPOJKA VODNÍHO PRVKU V ULICI PĚŠINKY
- SO 351 PŘELOŽKY VODOVODŮ VAK HAVLÍČKOV BROS, a.s. NA NÁMĚSTÍ
- SO 352 PŘELOŽKA VODOVODŮ VAK HAVLÍČKOV BROS, a.s. V ULICI PĚŠINKY
- SO 353 PROPojENÍ VODOVODŮ VAK HAVLÍČKOV BROS, a.s. NA NÁMĚSTÍ
- SO 354 VÝMĚNY VODOVODŮ VAK HAVLÍČKOV BROS, a.s. V ULICÍCH SÁZAVSKÁ A JELENOVA
- SO 355 VÝMĚNY VODOVODŮ VAK HAVLÍČKOV BROS, a.s. NA NÁMĚSTÍ
- SO 356 VODOVODNÍ PŘÍPOJKA INFORMAČNÍHO CENTRA A PRODEJNÍHO STÁNKU
- SO 357 VODOVODNÍ PŘÍPOJKA KAŠNY NA NÁMĚSTÍ
- SO 358 VODOVODNÍ PŘÍPOJKA PÍTKA NA NÁMĚSTÍ
- SO 359 VODOVODNÍ PŘÍPOJKY NEMOVITOSTÍ V MAJETKU MĚSTA SVĚTLÁ NAD SÁZAVOU
- SO 360 VODOVODNÍ PŘÍPOJKY NEMOVITOSTÍ V MAJETKU MĚSTA SVĚTLÁ NAD SÁZAVOU V ULICI PĚŠINKY
- SO 361 VODOVODNÍ PŘÍPOJKY NEMOVITOSTÍ SOUKROMÝCH MAJITELŮ
- SO 362 VODOVODNÍ PŘÍPOJKY NEMOVITOSTÍ SOUKROMÝCH MAJITELŮ V ULICI PĚŠINKY
- SO 363 VODOVODNÍ PŘÍPOJKA VODNÍHO PRVKU V ULICI PĚŠINKY
- SO 364 VENKOVNÍ VODOVOD V ZAHRADĚ KOSTELA SVATÉHO VÁCLAVA
- SO 401 PŘELOŽKY KABELOVÝCH VEDENÍ VN ČEZ DISTRIBUCE, a.s.
- SO 411 PŘELOŽKY KABELOVÝCH VEDENÍ NN ČEZ DISTRIBUCE, a.s.
- SO 412 PŘELOŽKY KABELOVÉHO VEDENÍ NN ČEZ DISTRIBUCE, a.s. V ULICI PĚŠINKY
- SO 413 PŘELOŽKA KABELOVÉHO VEDENÍ NN ČEZ DISTRIBUCE, a.s.
- SO 414 KABELOVÉ ROZVODY MĚSTA SVĚTLÁ NAD SÁZAVOU
- SO 415 PŘÍPOJKA PRO VÝSUVNÉ ENERGETICKÉ SLoupKY NA NÁMĚSTÍ
- SO 416 PŘÍPOJKA PRO ENERGETICKÝ SLOUPEK V ULICI PĚŠINKY
- SO 417 ÚPRAVA PŘÍPOJENÍ NN VTA
- SO 418 PŘELOŽKA KABELOVÉHO VEDENÍ PRO INFORMAČNÍ TABULI
- SO 419 PŘÍPOJKY PRO PARKOVACÍ AUTOMATY
- SO 431 VEŘEJNÉ OSVĚTLENÍ NA NÁMĚSTÍ
- SO 432 OSVĚTLENÍ KOSTELA SVATÉHO VÁCLAVA A PŘÍPRAVA PRO OSVĚTLENÍ ZAHRAD
- SO 433 OSVĚTLENÍ KOSTELA SVATÉHO VÁCLAVA A PŘÍLEHLÝCH ZAHRAD
- SO 434 VEŘEJNÉ OSVĚTLENÍ V ULICI PĚŠINKY
- SO 451 PŘELOŽKY SEK CETIN, a.s. NA NÁMĚSTÍ
- SO 452 PŘELOŽKA SEK CETIN, a.s. V ZAHRADĚ KOSTELA SVATÉHO VÁCLAVA
- SO 453 PŘELOŽKA SEK CETIN, a.s. V ULICI PĚŠINKY
- SO 454 PŘELOŽKA SEK METROPOLITNÍ, a.s.
- SO 455 KABELOVÉ ROZVODY PRO VSS MĚSTSKÉ POLICIE NA NÁMĚSTÍ
- SO 456 KABELOVÉ ROZVODY PRO VSS MĚSTSKÉ POLICIE V ULICI PĚŠINKY
- SO 457 PŘELOŽKA SEK TLAPNET, s.r.o.
- SO 458 NOVÉ TRASY SEK TLAPNET, s.r.o. NA NÁMĚSTÍ
- SO 459 NOVÉ TRASY SEK TLAPNET, s.r.o. V ULICI PĚŠINKY
- SO 460 TRASA PRO OK MĚSTA SVĚTLÁ NAD SÁZAVOU NA NÁMĚSTÍ
- SO 461 TRASA PRO OK MĚSTA SVĚTLÁ NAD SÁZAVOU V ULICI PĚŠINKY
- SO 462 NÁVRH UMÍSTĚNÍ ANTÉN PRO WI-FI NA NÁMĚSTÍ
- SO 501 PŘELOŽKA STL PLYNOVODU GASNET, s.r.o. NA NÁMĚSTÍ
- SO 502 VÝMĚNA A PŘEPOJENÍ STL PLYNOVODNÍCH PŘÍPOJEK GASNET, s.r.o.
- SO 503 PŘELOŽKA STL PLYNOVODU GASNET, s.r.o. V ULICI PĚŠINKY
- SO 504 PLYNOVODNÍ PŘÍPOJKY GASNET, s.r.o. V ULICI PĚŠINKY
- SO 510 ODSTRANĚNÍ TEPELOVODNÍHO VEDENÍ ČEZ ENERGO, s.r.o.
- SO 701 INFORMAČNÍ CENTRUM
- SO 702 REVITALIZACE KAŠNY NA NÁMĚSTÍ
- SO 703 STATICKÉ ZAJIŠTĚNÍ SOCH NA NÁMĚSTÍ
- SO 704 KOTVENÍ VÁNOČNÍHO STROMU
- SO 705 VODNÍ PRVEK V ULICI PĚŠINKY
- SO 706 ZASTŘEŠENÍ VSTUPU DO PODZEMÍ V ULICI PĚŠINKY
- SO 707 ÚPRAVA OPLoCENÍ ZAHRADY P.Č. 116 V ULICI PĚŠINKY
- SO 708 ÚPRAVA OPLoCENÍ U KOSTELA SVATÉHO VÁCLAVA
- SO 709 MĚSTSKÝ MOBILIÁR NA NÁMĚSTÍ
- SO 710 MĚSTSKÝ MOBILIÁR V ULICI PĚŠINKY
- SO 711 MĚSTSKÝ MOBILIÁR U KOSTELA SVATÉHO VÁCLAVA
- SO 712 PRODEJNÍ STÁNEK
- SO 801 VEGETAČNÍ ÚPRAVY NA NÁMĚSTÍ
- SO 802 VEGETAČNÍ ÚPRAVY V ULICI PĚŠINKY
- SO 803 VEGETAČNÍ ÚPRAVY U KOSTELA SVATÉHO VÁCLAVA
- SO 804 ZAVLAHOVÝ SYSTÉM
- PS 001 KAMEROVÝ SYSTÉM NA NÁMĚSTÍ
- PS 002 KAMEROVÝ SYSTÉM V ULICI PĚŠINKY

SOUŘADNICOVÝ SYSTÉM JTSK
VÝŠKOVÝ SYSTÉM BpV

TRANSCONSULT s.r.o. Nerudova 37, 500 02 Hradec Králové			
Vedoucí projektu	Ing. Hodek	<i>Hodek</i>	Středisko 1
Odpovědný projektant	Ing. Vrabcová	<i>Vrabcová</i>	Vedoucí: Ing. Hodek
Zpracovatel	Ing. Vrabcová	<i>Vrabcová</i>	Zak. 1 9 2 2 1 3 0 0 1
Průzkoušel	Ing. Shejbal	<i>Shejbal</i>	Arch.č. 02419 Formát: 12 A4
Kontroloval	Ing. Hodek	<i>Hodek</i>	Datum: 07/2020
Zadavatel	Město Světlá nad Sázavou	<i>Město Světlá nad Sázavou</i>	Účel: DSP+PDPS
REVITALIZACE NÁMĚSTÍ TRČKŮ Z LÍPY VE SVĚTLÉ NAD SÁZAVOU DOKUMENTACE OBJEKTŮ A TECHNICKÝCH A TECHNOLOGICKÝCH ZAŘÍZENÍ STAVEBNÍ ČÁST SO 510- ODSTRANĚNÍ TEPELOVODNÍHO VEDENÍ ČEZ ENERGO, S.R.O.			Část dok. D.1.76
SITUACE		Měřítko 1:250	Č.přílohy 2