



ZDRAVOTNĚ TECHNICKÁ INSTALACE - SCHÉMA KANALIZACE

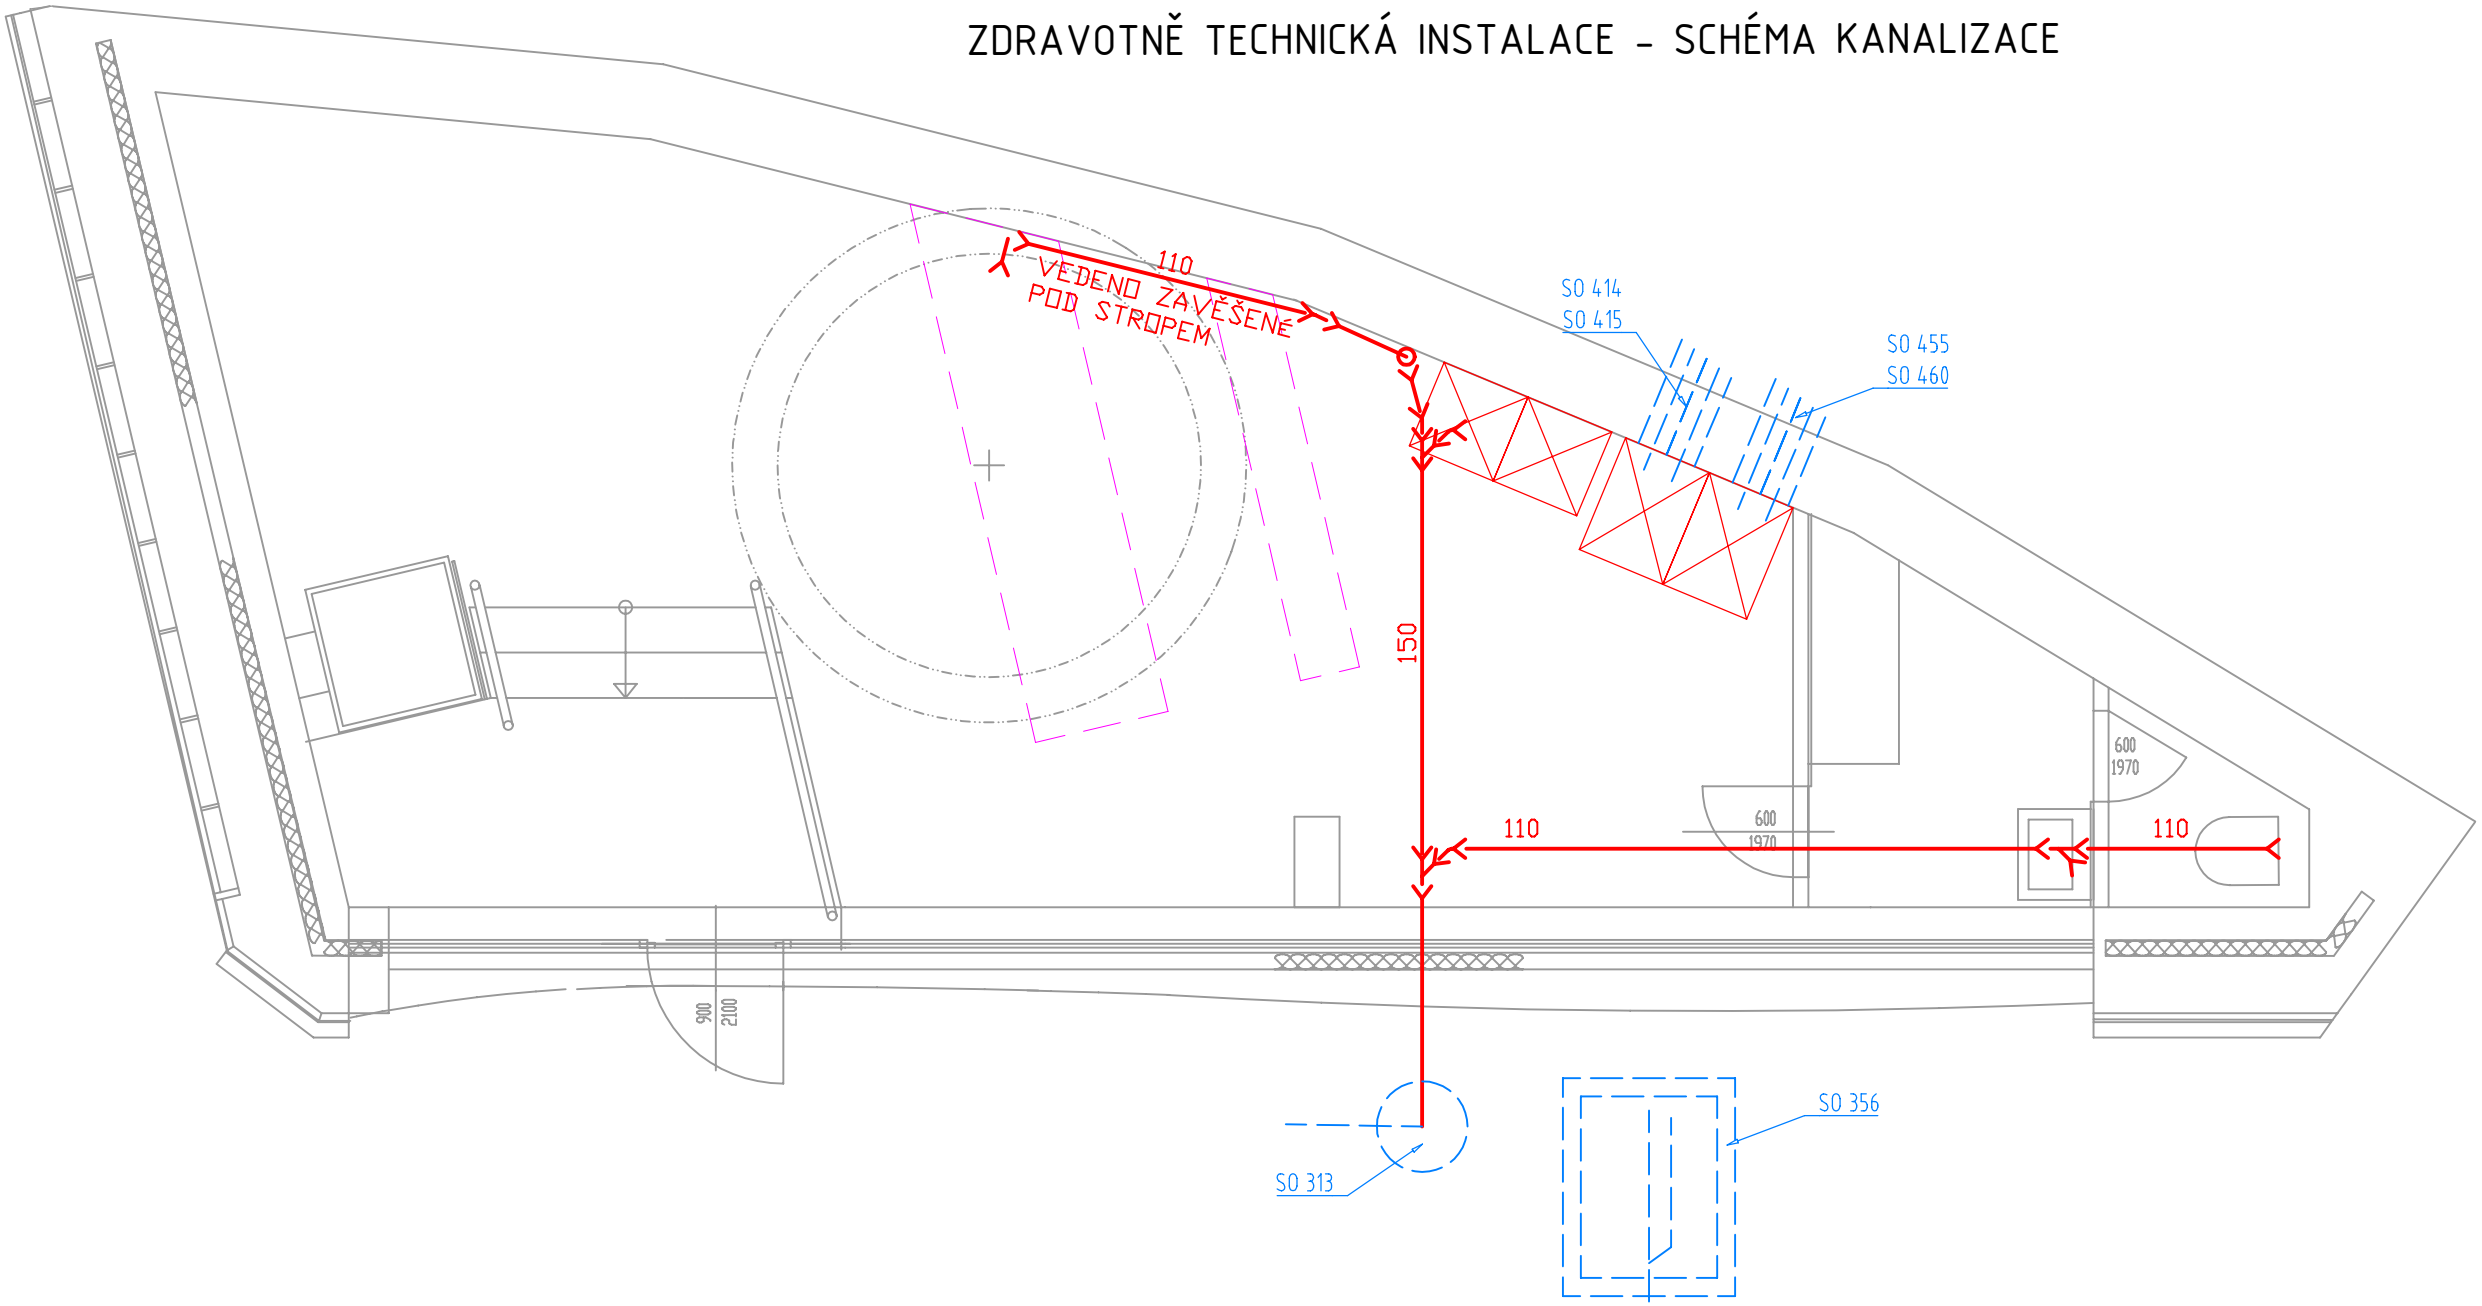


SILNOPROUDÁ ELEKTROTECHNIKA, ELEKTROTECHNICKÁ KOMUNIKACE

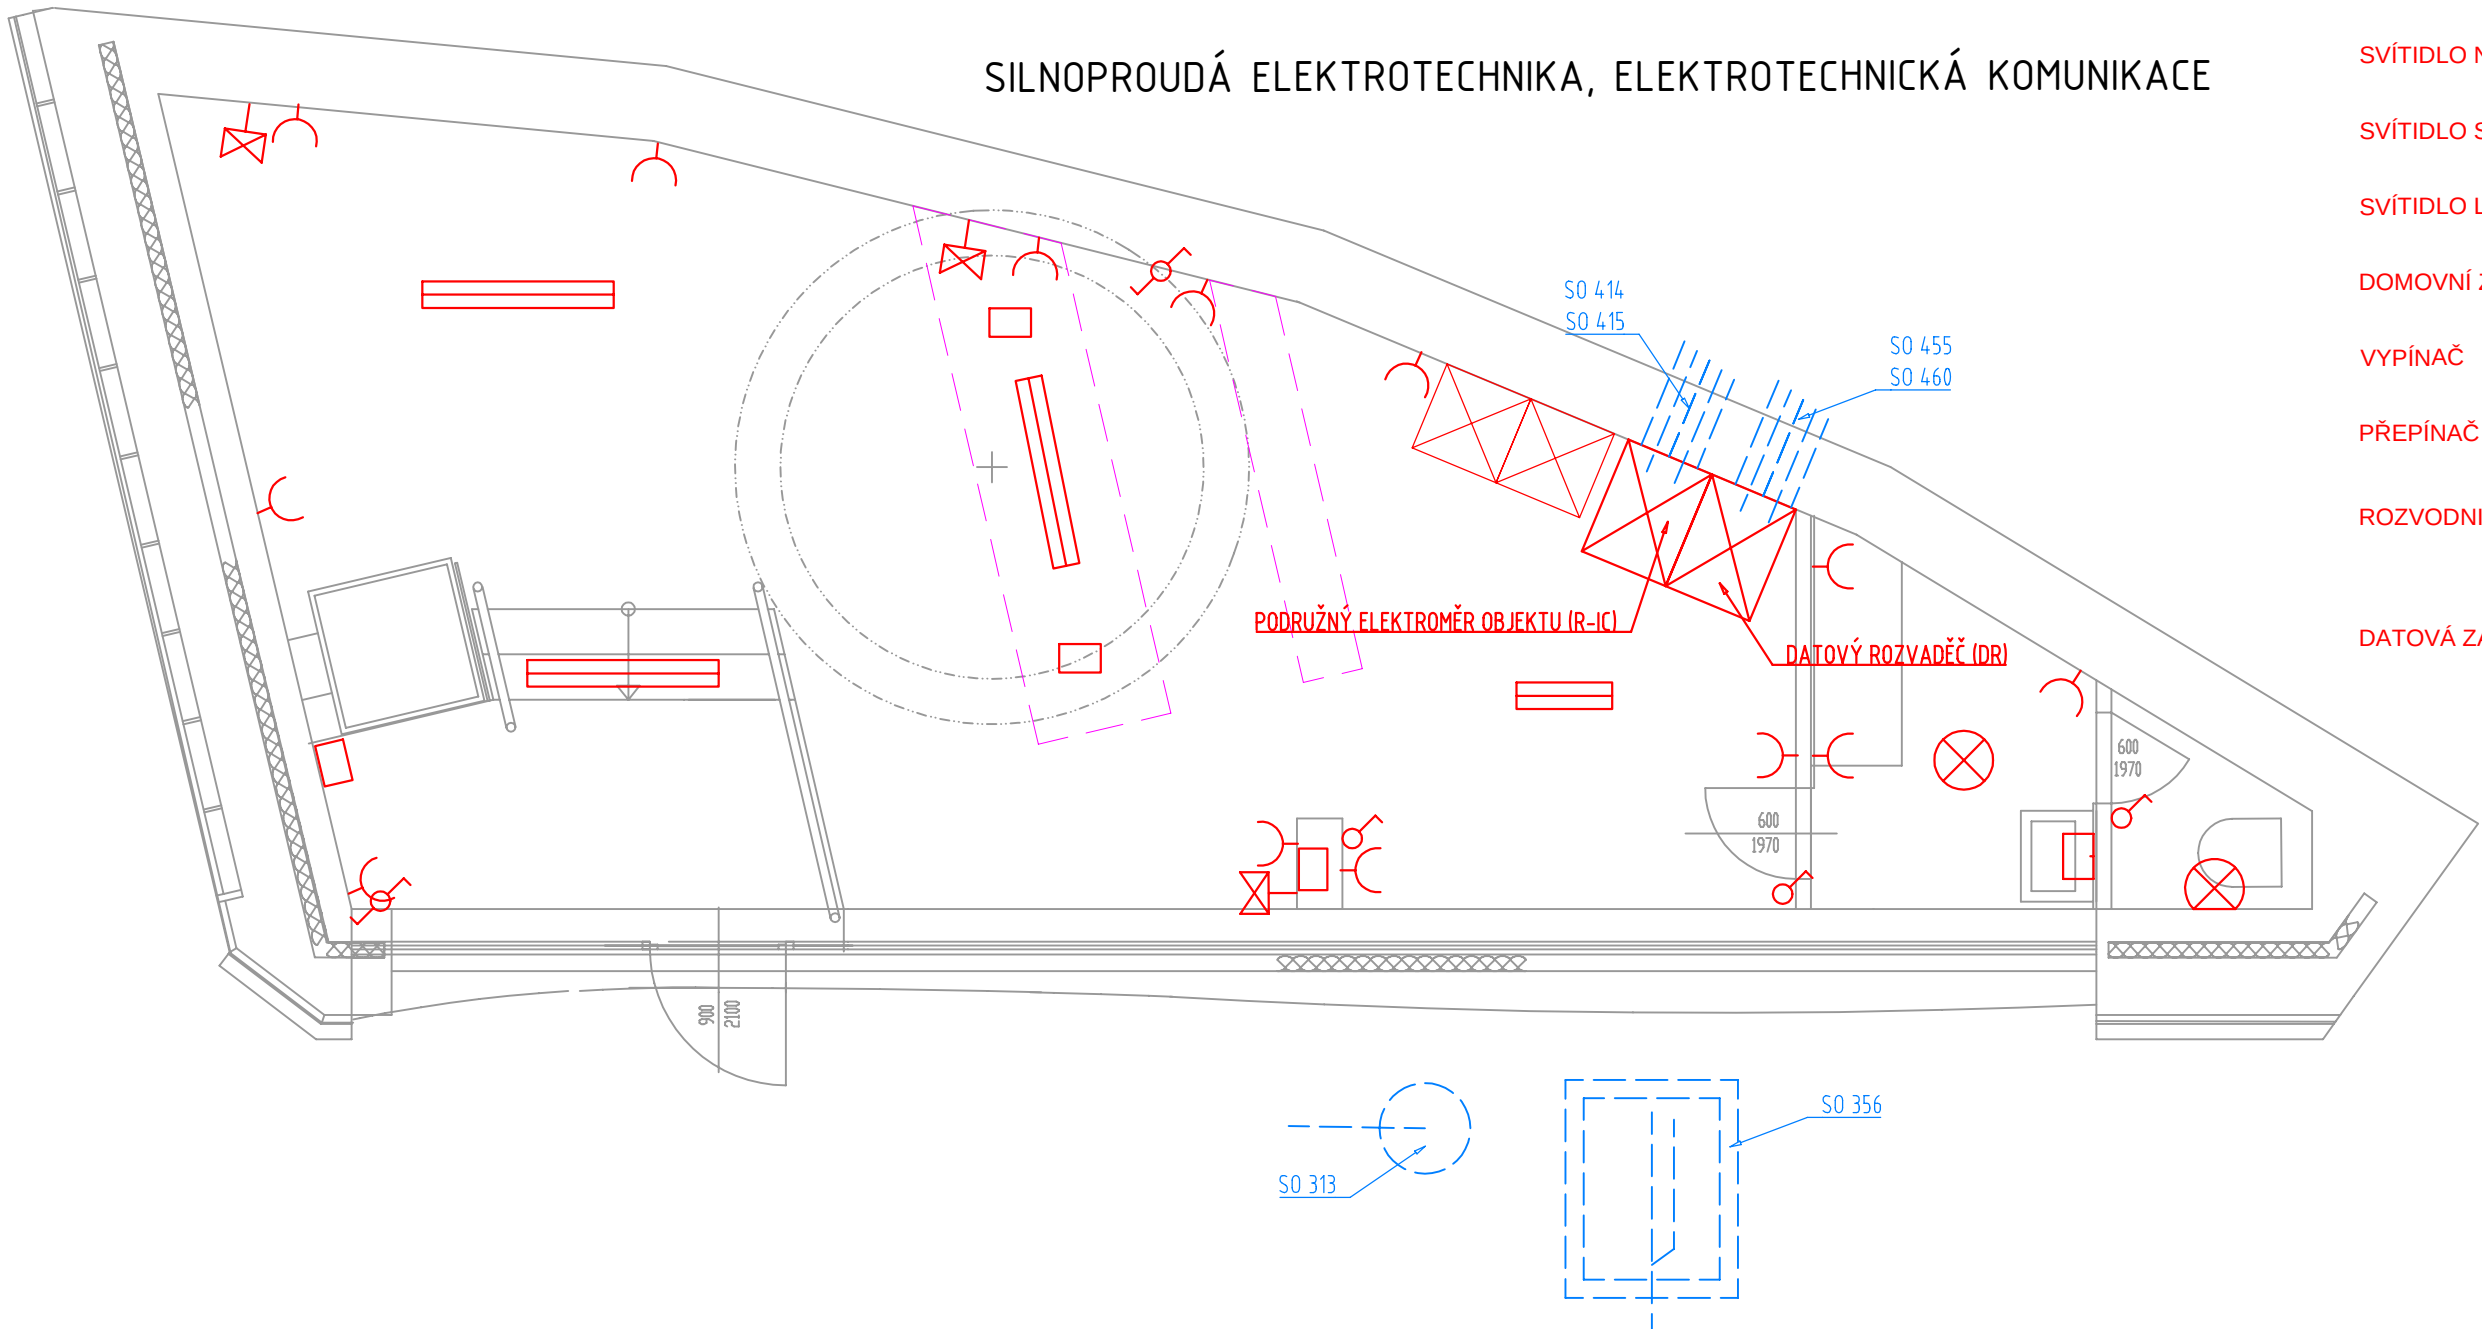


LEGENDA:

- SVÍTIDLO NÁSTĚNNÉ
- SVÍTIDLO STROPNÍ
- SVÍTIDLO LINIOVÉ LED
- DOMOVNÍ ZÁSUVKA
- VYPÍNAČ
- PŘEPÍNAČ
- ROZVODNICE
- DATOVÁ ZÁSUVKA


SCHÉMA VYBAVENÍ CENTRA

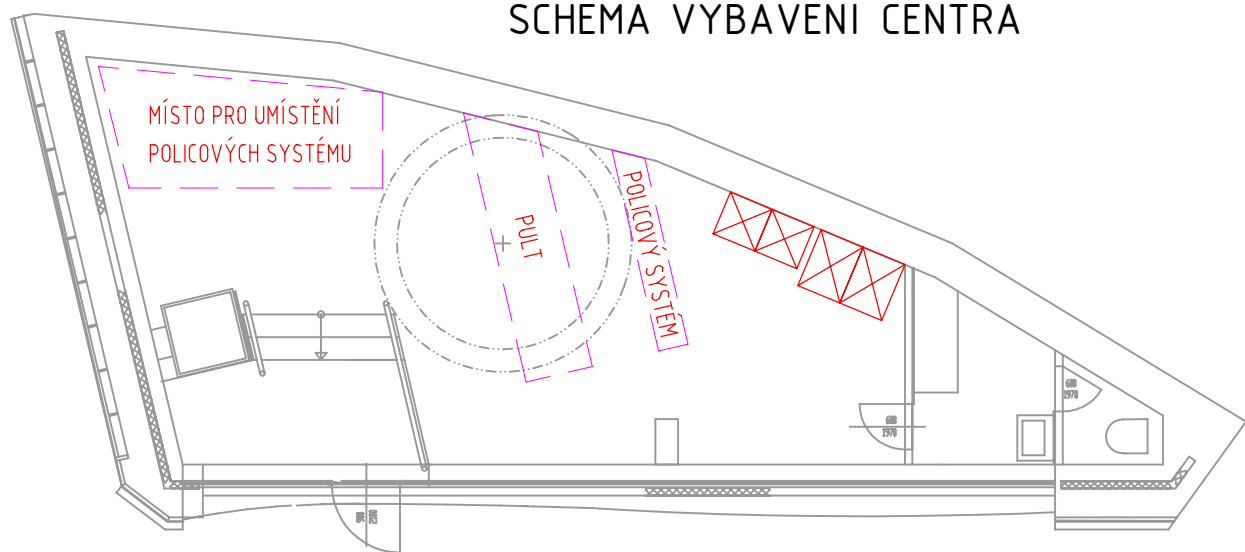

ZDRAVOTNĚ TECHNICKÁ INSTALACE - VODOVODNÍ ROZVODY

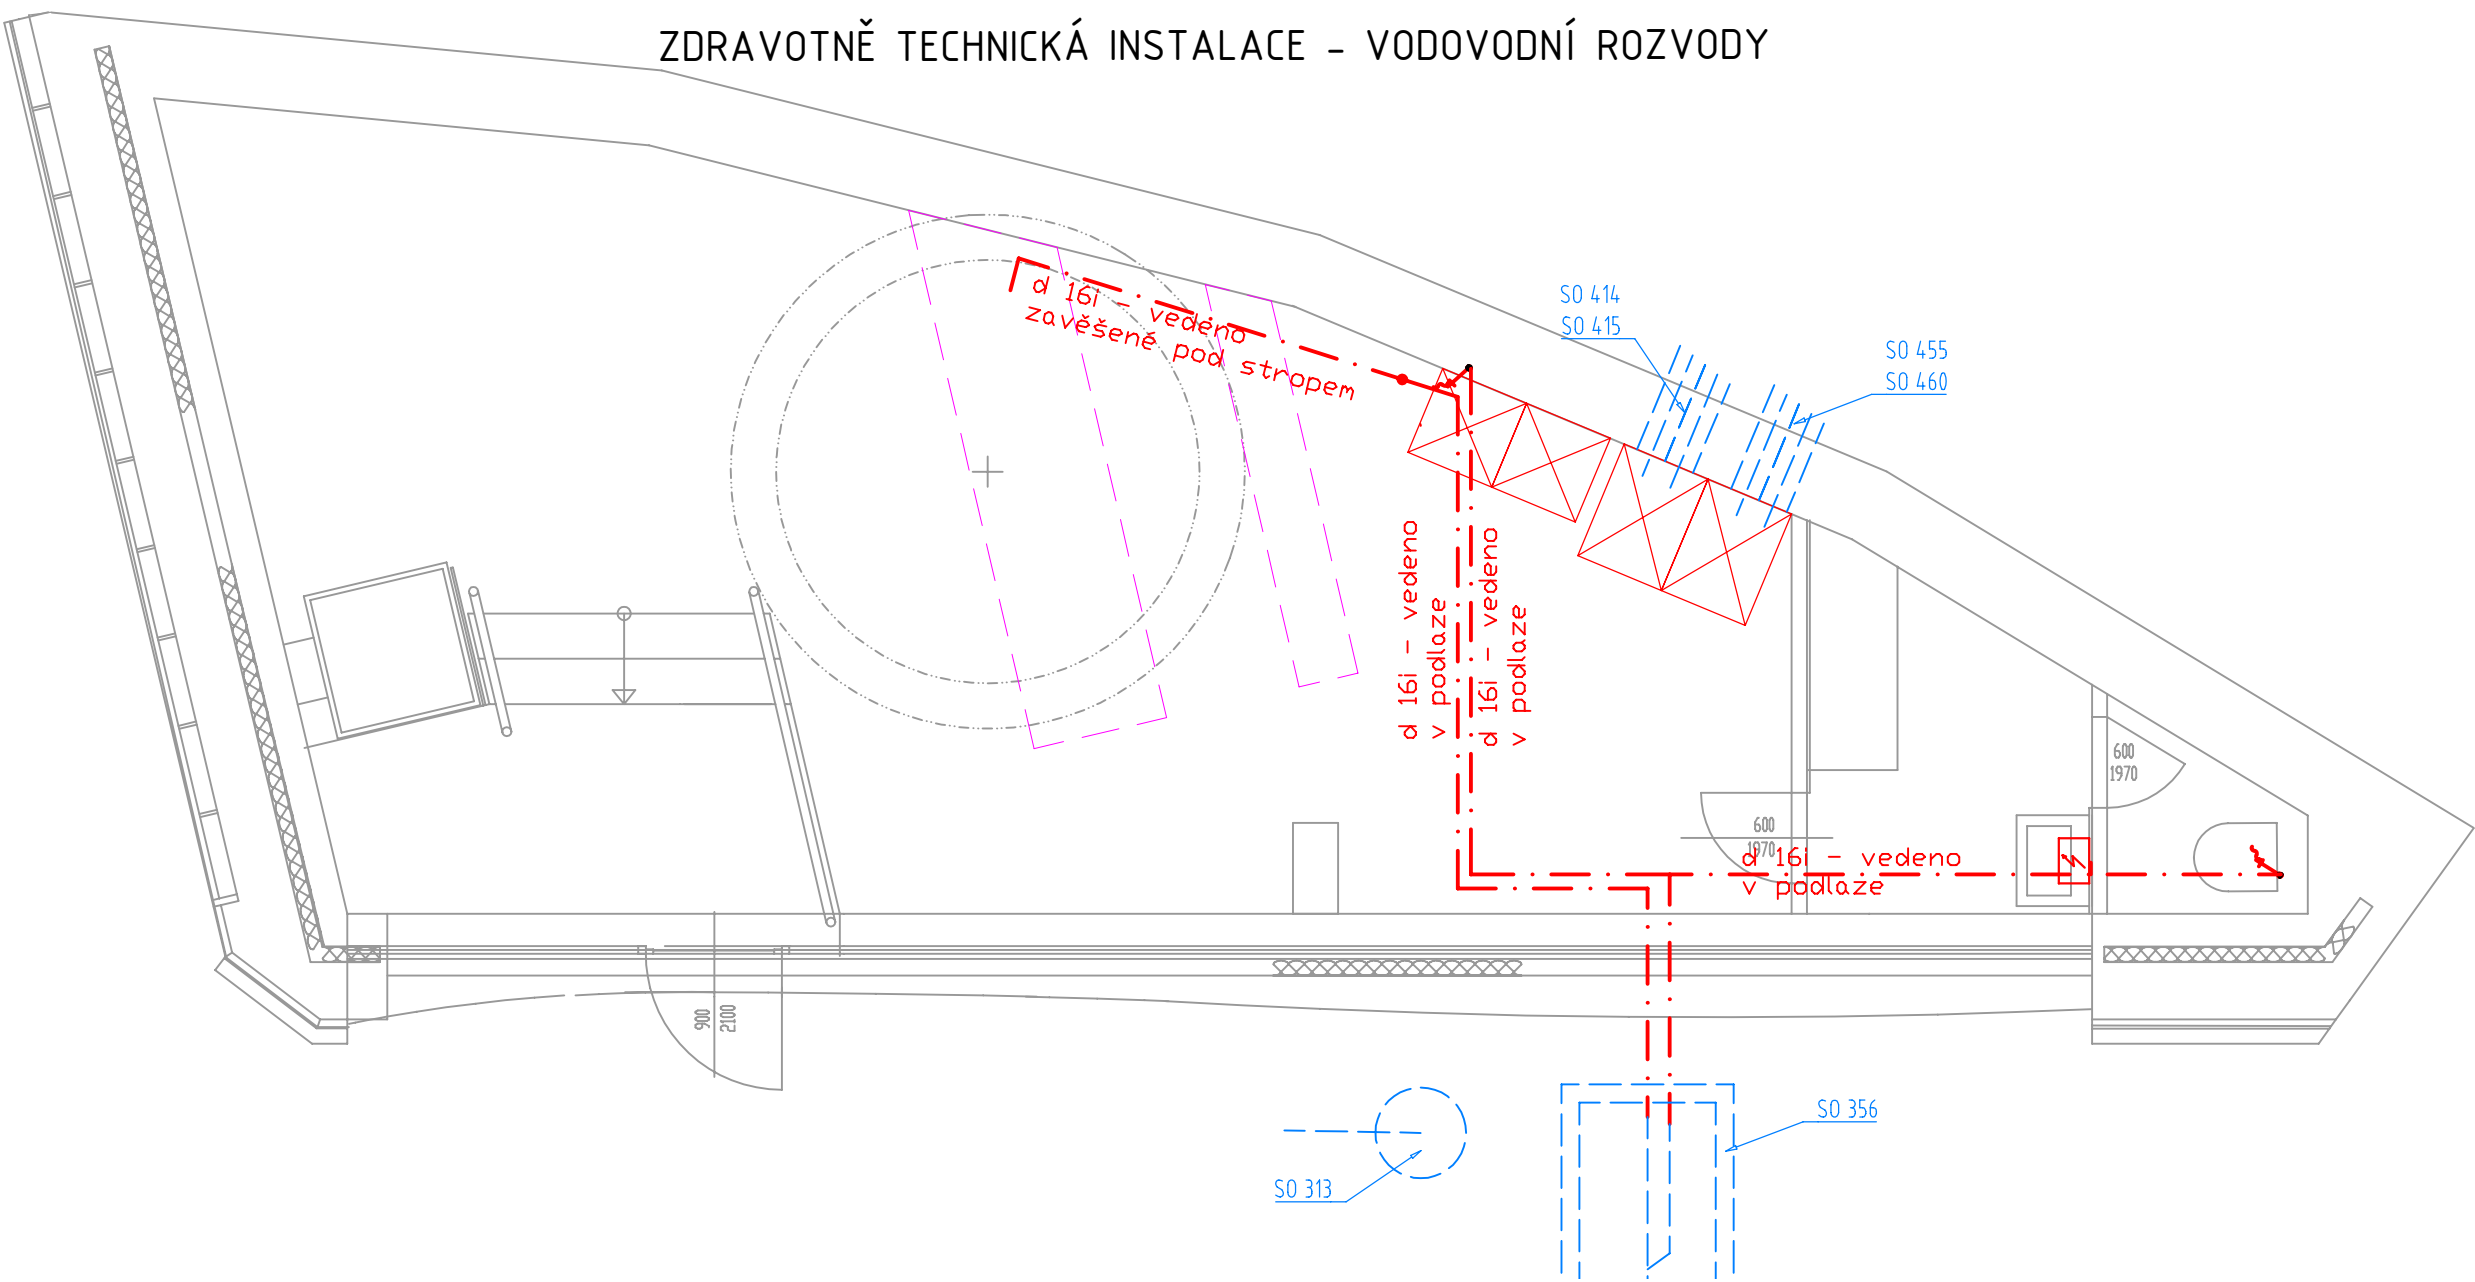

VZDUCHOTECHNIKA, VYTÁPĚNÍ A CHLAZENÍ

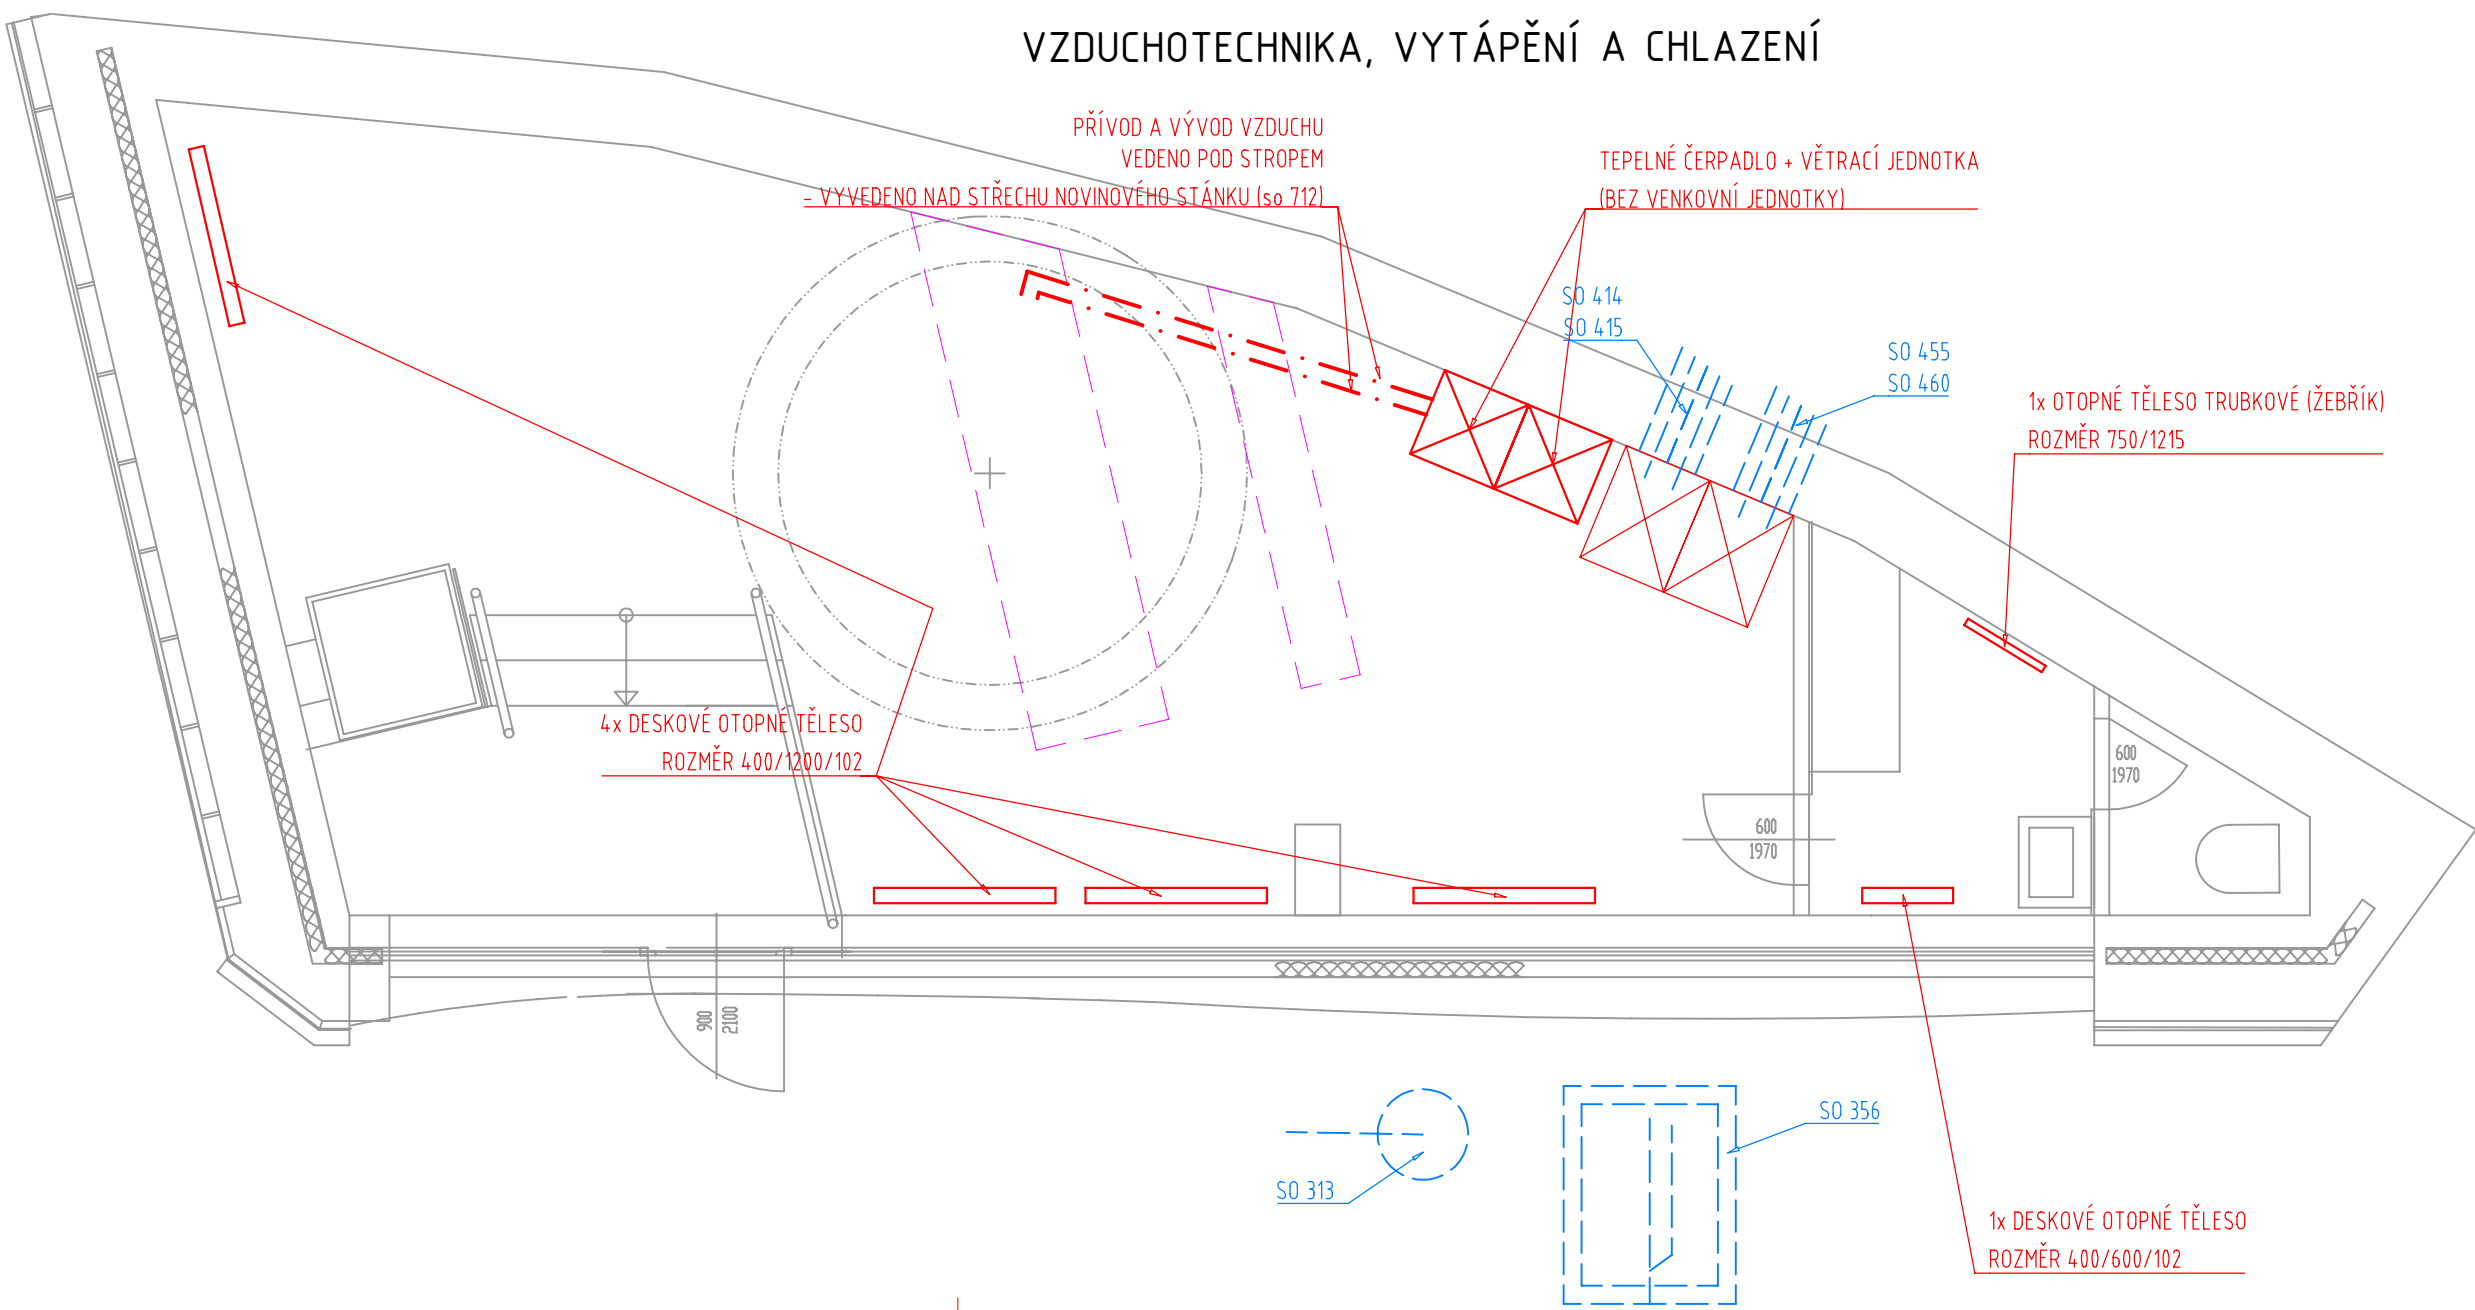

SOUŘADNICOVÝ SYSTÉM S-JTSK
VÝŠKOVÝ SYSTÉM BpV

 TRANSCONSULT s.r.o. Nerudova 37, 500 02 Hradec Králové			
Vedoucí projektu	Ing. Hodek	Středisko:	1
Odpovědný projektant	Ing. Černý	Vedoucí:	Ing. Hodek
Zpracovatel	Prudič	Zak. číslo	19 22 13 0 0 1
Přezkoušel	Ing. Velehradský	Arch. č.: 02419	Formát: 10 A4
Kontroloval	Ing. Hodek	Datum:	07/2020
Objednatel:	Město Světlá nad Sázavou	Účel:	DSP+PDPS
REVITALIZACE NÁMĚSTÍ TRČKŮ Z LÍPY VE SVĚTLÉ NAD SÁZAVOU DOKUMENTACE OBJEKTŮ A TECHNICKÝCH A TECHNOLOGICKÝCH ZARÍZENÍ STAVEBNÍ ČÁST SO 701 INFORMAČNÍ CENTRUM			Část dok. D.1.77.4
TECHNIKA PROSTŘEDÍ STAVBY			Měřítko 1:50 1:200 Č. výkresu 1