


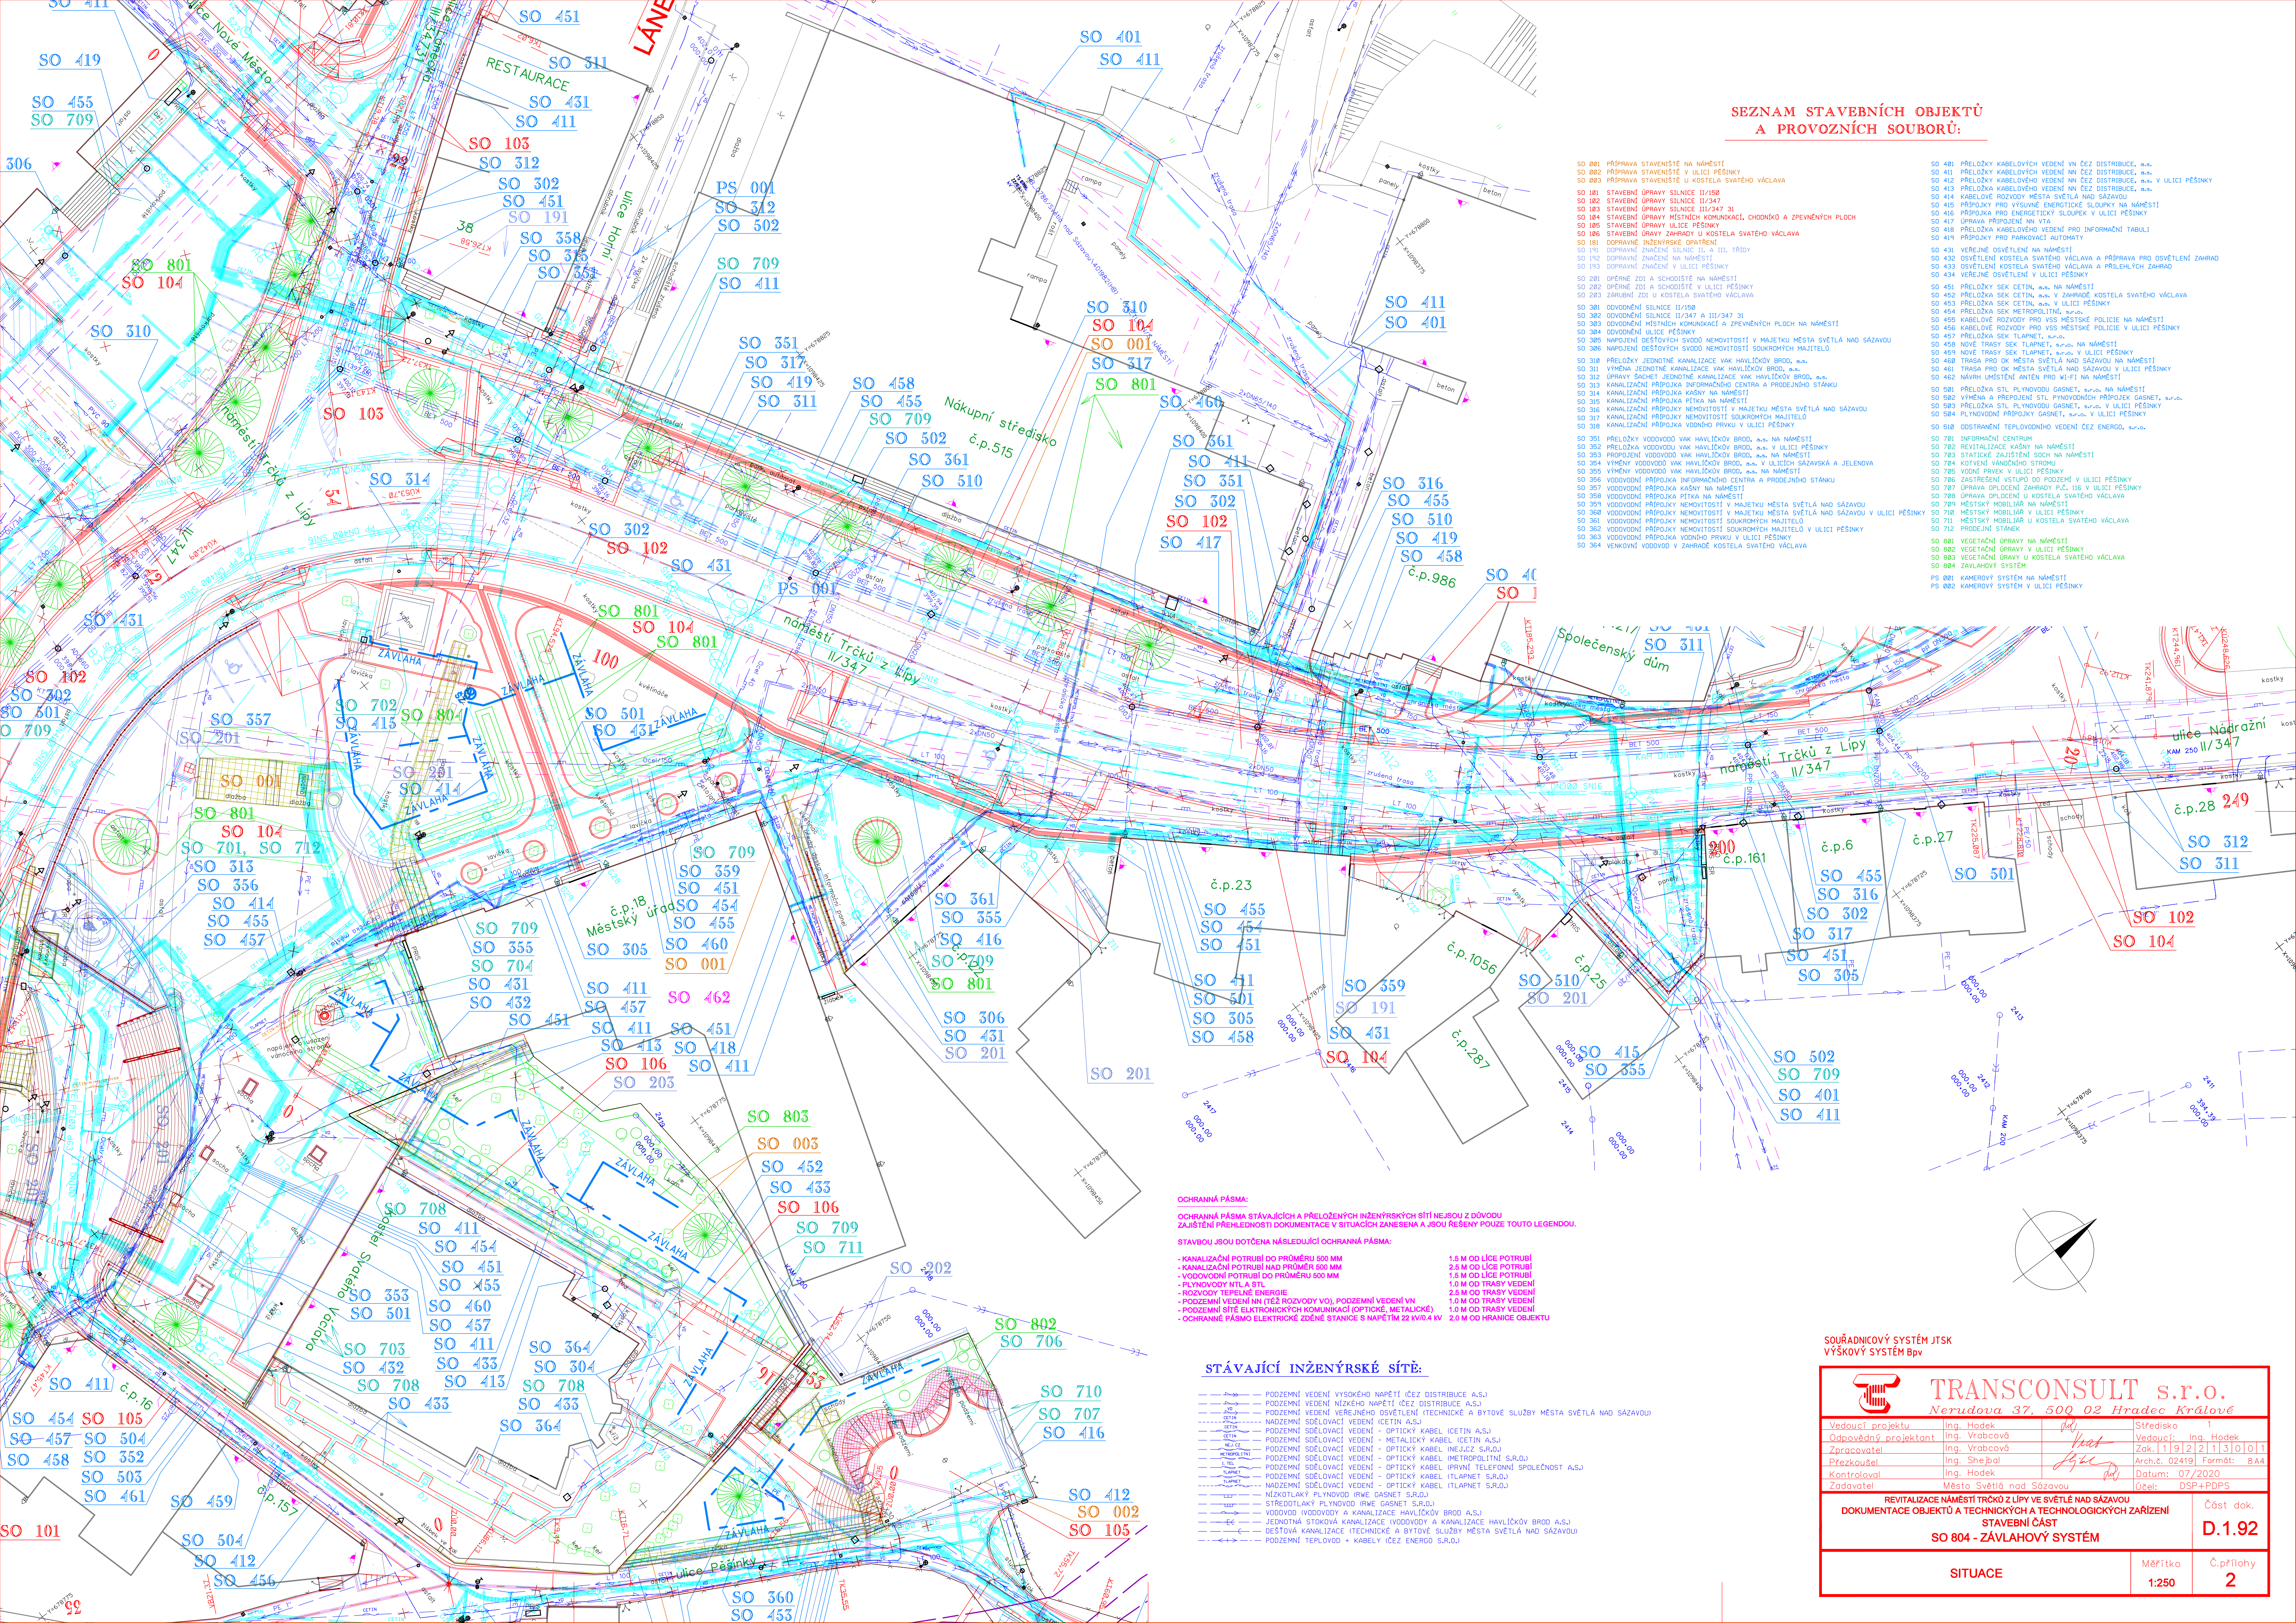

SEZNAM STAVEBNÍCH OBJEKTŮ
A PROVOZNÍCH SOUBORŮ:

- SO 001 PŘÍPRAVA STAVENISŤE NA NÁMĚSTÍ
- SO 002 PŘÍPRAVA STAVENISŤE V ULICI PĚŠINKY
- SO 003 PŘÍPRAVA STAVENISŤE U KOSTELA SVATÉHO VÁCLAVA
- SO 101 STAVEBNÍ ÚPRAVY SILNICE II/150
- SO 102 STAVEBNÍ ÚPRAVY SILNICE II/347
- SO 103 STAVEBNÍ ÚPRAVY SILNICE II/347 3I
- SO 104 STAVEBNÍ ÚPRAVY MÍSTNÍCH KOMUNIKACÍ, CHODNÍKŮ A ZPEVNĚNÝCH PLOCH
- SO 105 STAVEBNÍ ÚPRAVY ULICE PĚŠINKY
- SO 106 STAVEBNÍ ÚPRAVY ZAHRADY U KOSTELA SVATÉHO VÁCLAVA
- SO 107 DOPRAVNÍ ZNAČENÍ NA NÁMĚSTÍ
- SO 108 DOPRAVNÍ ZNAČENÍ V ULICI PĚŠINKY
- SO 109 DOPRAVNÍ ZNAČENÍ V ULICI PĚŠINKY
- SO 201 OPĚRNÉ ZDI A SCHODISŤE NA NÁMĚSTÍ
- SO 202 OPĚRNÉ ZDI A SCHODISŤE V ULICI PĚŠINKY
- SO 203 ZÁHRUBNÍ ZDI U KOSTELA SVATÉHO VÁCLAVA
- SO 301 ODVOVNĚNÍ SILNICE II/150
- SO 302 ODVOVNĚNÍ SILNICE II/347 A II/347 3I
- SO 303 ODVOVNĚNÍ MÍSTNÍCH KOMUNIKACÍ A ZPEVNĚNÝCH PLOCH NA NÁMĚSTÍ
- SO 304 ODVOVNĚNÍ ULICE PĚŠINKY
- SO 305 NÁPOJENÍ DEŠŤOVÝCH SVODŮ NEMOVITOSTÍ V MAJETKU MĚSTA SVĚTLA NAD SÁZAVOU
- SO 306 NÁPOJENÍ DEŠŤOVÝCH SVODŮ NEMOVITOSTÍ SOUKROMÝCH MAJITELŮ
- SO 307 PŘELOŽKY JEDNOTNÉ KANALIZACE VAK HAVLÍČKOV BŘOD, a.s.
- SO 308 PŘELOŽKY JEDNOTNÉ KANALIZACE VAK HAVLÍČKOV BŘOD, a.s.
- SO 309 PŘELOŽKY JEDNOTNÉ KANALIZACE VAK HAVLÍČKOV BŘOD, a.s.
- SO 310 PŘELOŽKY JEDNOTNÉ KANALIZACE VAK HAVLÍČKOV BŘOD, a.s.
- SO 311 VÝMĚNA JEDNOTNÉ KANALIZACE VAK HAVLÍČKOV BŘOD, a.s.
- SO 312 ÚPRAVY SÁCHET JEDNOTNÉ KANALIZACE VAK HAVLÍČKOV BŘOD, a.s.
- SO 313 KANALIZAČNÍ PŘÍPOJKA INFORMAČNÍHO CENTRA A PROJEKČNÍHO STÁNKU
- SO 314 KANALIZAČNÍ PŘÍPOJKA KANALIZACE NA NÁMĚSTÍ
- SO 315 KANALIZAČNÍ PŘÍPOJKA PĚTKA NA NÁMĚSTÍ
- SO 316 KANALIZAČNÍ PŘÍPOJKA NEMOVITOSTÍ V MAJETKU MĚSTA SVĚTLA NAD SÁZAVOU
- SO 317 KANALIZAČNÍ PŘÍPOJKA NEMOVITOSTÍ SOUKROMÝCH MAJITELŮ
- SO 318 KANALIZAČNÍ PŘÍPOJKA VODNÍHO PRVKU V ULICI PĚŠINKY
- SO 351 PŘELOŽKY VODOVODŮ VAK HAVLÍČKOV BŘOD, a.s. NA NÁMĚSTÍ
- SO 352 PŘELOŽKA VODOVODU VAK HAVLÍČKOV BŘOD, a.s. V ULICI PĚŠINKY
- SO 353 PŘELOŽKY VODOVODŮ VAK HAVLÍČKOV BŘOD, a.s. NA NÁMĚSTÍ
- SO 354 VÝMĚNY VODOVODŮ VAK HAVLÍČKOV BŘOD, a.s. V ULICÍCH SÁZAVSKÁ A JELENŤA
- SO 355 VÝMĚNY VODOVODŮ VAK HAVLÍČKOV BŘOD, a.s. NA NÁMĚSTÍ
- SO 356 VODOVODNÍ PŘÍPOJKA INFORMAČNÍHO CENTRA A PROJEKČNÍHO STÁNKU
- SO 357 VODOVODNÍ PŘÍPOJKA KANALIZACE NA NÁMĚSTÍ
- SO 358 VODOVODNÍ PŘÍPOJKA PĚTKA NA NÁMĚSTÍ
- SO 359 VODOVODNÍ PŘÍPOJKA NEMOVITOSTÍ V MAJETKU MĚSTA SVĚTLA NAD SÁZAVOU
- SO 360 VODOVODNÍ PŘÍPOJKA NEMOVITOSTÍ SOUKROMÝCH MAJITELŮ
- SO 361 VODOVODNÍ PŘÍPOJKA NEMOVITOSTÍ SOUKROMÝCH MAJITELŮ
- SO 362 VODOVODNÍ PŘÍPOJKA NEMOVITOSTÍ SOUKROMÝCH MAJITELŮ
- SO 363 VODOVODNÍ PŘÍPOJKA VODNÍHO PRVKU V ULICI PĚŠINKY
- SO 364 VÝMĚNY VODOVODŮ V ZAHRADE KOSTELA SVATÉHO VÁCLAVA
- SO 401 PŘELOŽKY KABELOVÝCH VEDEN VN ČEZ DISTRIBUCE, a.s.
- SO 402 PŘELOŽKY KABELOVÝCH VEDEN VN ČEZ DISTRIBUCE, a.s.
- SO 403 PŘELOŽKY KABELOVÝCH VEDEN VN ČEZ DISTRIBUCE, a.s. V ULICI PĚŠINKY
- SO 404 KABELOVÉ ROZVODY MĚSTA SVĚTLA NAD SÁZAVOU
- SO 405 PŘÍPOJKA PRO VÝSUNNÉ ENERGETICKÉ SLOUPKY NA NÁMĚSTÍ
- SO 406 PŘÍPOJKA PRO ENERGETICKÉ SLOUPKY V ULICI PĚŠINKY
- SO 407 ÚPRAVA PŘÍPOJENÍ NN VTA
- SO 408 PŘELOŽKA KABELOVÝCH VEDEN PRO INFORMAČNÍ TABULI
- SO 409 PŘÍPOJKA PRO PARKOVACÍ AUTOMATY
- SO 431 VĚRNÉ OSVĚTLENÍ NA NÁMĚSTÍ
- SO 432 OSVĚTLENÍ KOSTELA SVATÉHO VÁCLAVA A PŘÍPRAVA PRO OSVĚTLENÍ ZAHRAD
- SO 433 OSVĚTLENÍ KOSTELA SVATÉHO VÁCLAVA A PŘÍLEHLÝCH ZAHRAD
- SO 434 VĚRNÉ OSVĚTLENÍ V ULICI PĚŠINKY
- SO 451 PŘELOŽKY SEK CETIN, a.s. NA NÁMĚSTÍ
- SO 452 PŘELOŽKA SEK CETIN, a.s. V ZAHRADE KOSTELA SVATÉHO VÁCLAVA
- SO 453 PŘELOŽKA SEK CETIN, a.s. V ULICI PĚŠINKY
- SO 454 PŘELOŽKA SEK METROPOLITNÍ, a.s.
- SO 455 KABELOVÉ ROZVODY PRO VSS MĚSTSKÉ POLICIE NA NÁMĚSTÍ
- SO 456 KABELOVÉ ROZVODY PRO VSS MĚSTSKÉ POLICIE V ULICI PĚŠINKY
- SO 457 PŘELOŽKA SEK TLAPNET, a.s.
- SO 458 NOVE TRASY SEK TLAPNET, a.s. NA NÁMĚSTÍ
- SO 459 NOVE TRASY SEK TLAPNET, a.s. V ULICI PĚŠINKY
- SO 460 TRASA PRO OK MĚSTA SVĚTLA NAD SÁZAVOU NA NÁMĚSTÍ
- SO 461 TRASA PRO OK MĚSTA SVĚTLA NAD SÁZAVOU V ULICI PĚŠINKY
- SO 462 NÁVRH UMÍSTĚNÍ ANTEN PRO W-LAN NA NÁMĚSTÍ
- SO 501 PŘELOŽKA STL PLYNOVODU GASENET, a.s. NA NÁMĚSTÍ
- SO 502 VÝMĚNA A PŘEPOJENÍ STL PLYNOVODNÍCH PŘÍPOJEK GASENET, a.s.
- SO 503 PŘELOŽKA STL PLYNOVODU GASENET, a.s. V ULICI PĚŠINKY
- SO 504 PLYNOVODNÍ PŘÍPOJKA GASENET, a.s. V ULICI PĚŠINKY
- SO 510 ODSTRANĚNÍ TEPLOVODNÍHO VEDENÍ ČEZ ENERGO, a.s.
- SO 701 INFORMAČNÍ CENTRUM
- SO 702 REVITALIZACE KANALIZACE NA NÁMĚSTÍ
- SO 703 STAVEBNÍ ZAJIŠTĚNÍ SOCH NA NÁMĚSTÍ
- SO 704 KOTVENÍ VÁNOČNÍHO STROMU
- SO 705 VODNÍ PRVEK V ULICI PĚŠINKY
- SO 706 ZAJIŠTĚNÍ VSTUPU DO PROJEKTU V ULICI PĚŠINKY
- SO 707 ÚPRAVA OPLUČENÍ ZAHRADY P.Č. 116 V ULICI PĚŠINKY
- SO 708 ÚPRAVA OPLUČENÍ U KOSTELA SVATÉHO VÁCLAVA
- SO 709 MĚSTSKÝ MOBILIÁR NA NÁMĚSTÍ
- SO 710 MĚSTSKÝ MOBILIÁR V ULICI PĚŠINKY
- SO 711 MĚSTSKÝ MOBILIÁR U KOSTELA SVATÉHO VÁCLAVA
- SO 712 PROJEKČNÍ STÁNEK
- SO 801 VEGETAČNÍ ÚPRAVY NA NÁMĚSTÍ
- SO 802 VEGETAČNÍ ÚPRAVY V ULICI PĚŠINKY
- SO 803 VEGETAČNÍ ÚPRAVY U KOSTELA SVATÉHO VÁCLAVA
- SO 804 ZÁVLAHOVÝ SYSTÉM
- PS 001 KAMEROVÝ SYSTÉM NA NÁMĚSTÍ
- PS 002 KAMEROVÝ SYSTÉM V ULICI PĚŠINKY

OCHRANNÁ PÁSMO:
OCHRANNÁ PÁSMO STÁVAJÍCÍCH A PŘELOŽENÝCH INŽENÝRSKÝCH SÍTÍ NEJSOU Z DŮVODU
ZAJIŠTĚNÍ PŘEHLEDNOSTI DOKUMENTACE V SITUACÍCH ZANESENÁ A JSOU ŘEŠENY POUZE TOUTO LEGENDOU.
STAVBOU JSOU DOTČENA NÁSLEDUJÍCÍ OCHRANNÁ PÁSMO:
- KANALIZAČNÍ POTRUBÍ DO PRŮMĚRU 500 MM 1,5 M OD LÍCE POTRUBÍ
- KANALIZAČNÍ POTRUBÍ NA PRŮMĚRU 500 MM 2,5 M OD LÍCE POTRUBÍ
- VODOVODNÍ POTRUBÍ DO PRŮMĚRU 500 MM 1,5 M OD LÍCE POTRUBÍ
- PLYNOVODY NTL A STL 1,0 M OD TRASY VEDENÍ
- ROZVODY TEPELNÉ ENERGIE 2,5 M OD TRASY VEDENÍ
- POZEMNÍ VEDENÍ NA (ČEZ ROZVODY VOI, POZEMNÍ VEDENÍ VN 1,0 M OD TRASY VEDENÍ
- POZEMNÍ SÍTĚ ELEKTRONICKÝCH KOMUNIKACÍ (OPTICKÉ, METALICKÉ) 1,0 M OD TRASY VEDENÍ
- OCHRANNÉ PÁSMO ELEKTRICKÉ ZDĚNE STANICE S NÁPĚTÍM 22 KV/0,4 KV 2,0 M OD HRANICE OBJEKTU

STÁVAJÍCÍ INŽENÝRSKÉ SÍTĚ:

- POZEMNÍ VEDENÍ VYSOKÉHO NAPĚTÍ (ČEZ DISTRIBUCE A.S.)
- POZEMNÍ VEDENÍ NÍZKÉHO NAPĚTÍ (ČEZ DISTRIBUCE A.S.)
- POZEMNÍ VEDENÍ VĚRNÉHO OSVĚTLENÍ (TECHNICKÉ A BYTOVÉ SLUŽBY MĚSTA SVĚTLA NAD SÁZAVOU)
- NÁDZEMNÍ SDOLOVACÍ VEDENÍ (CETIN A.S.)
- POZEMNÍ SDOLOVACÍ VEDENÍ - OPTICKÝ KABEL (CETIN A.S.)
- POZEMNÍ SDOLOVACÍ VEDENÍ - METALICKÝ KABEL (CETIN A.S.)
- POZEMNÍ SDOLOVACÍ VEDENÍ - OPTICKÝ KABEL (INELČEZ S.R.O.)
- POZEMNÍ SDOLOVACÍ VEDENÍ - OPTICKÝ KABEL (METROPOLITNÍ S.R.O.)
- POZEMNÍ SDOLOVACÍ VEDENÍ - OPTICKÝ KABEL (PRVNÍ TELEFONNÍ SPOLEČNOST A.S.)
- POZEMNÍ SDOLOVACÍ VEDENÍ - OPTICKÝ KABEL (TLAPNET S.R.O.)
- NÁDZEMNÍ SDOLOVACÍ VEDENÍ - OPTICKÝ KABEL (TLAPNET S.R.O.)
- NÍZKOTLAKÝ PLYNOVOD (RWE GASENET S.R.O.)
- STŘEDOTLAKÝ PLYNOVOD (RWE GASENET S.R.O.)
- VODOVOD (VODOVODY A KANALIZACE HAVLÍČKOV BŘOD A.S.)
- EC - JEDNOTNÁ STOKOVÁ KANALIZACE (VODOVODY A KANALIZACE HAVLÍČKOV BŘOD A.S.)
- DEŠŤOVÁ KANALIZACE (TECHNICKÉ A BYTOVÉ SLUŽBY MĚSTA SVĚTLA NAD SÁZAVOU)
- POZEMNÍ TEPLOVOD - KABELY (ČEZ ENERGO S.R.O.)

SOUŘADNICOVÝ SYSTÉM JTSK
VÝŠKOVÝ SYSTÉM Bpv

TRANSCONSULT s.r.o.
Nerudova 37, 500 02 Hradec Králové

Vedoucí projektu	Ing. Hodek	Sředitel	Vedoucí: Ing. Hodek
Odpovědný projektant	Ing. Vrabcová	Arch.	Zak. 1191221130101
Zpracovatel	Ing. Vrabcová	Arch.	Arch.č. 02419, Formát: A4
Průzkoušel	Ing. Šejbal	Arch.	Datum: 07/2020
Kontroloval	Ing. Hodek	Arch.	Číslo: DSP4-PDPS
Zadavatel	Město Světlá nad Sázavou	Arch.	

REVITALIZACE NÁMĚSTÍ TRČKŮ Z LÍPY VE SVĚTLÉ NAD SÁZAVOU DOKUMENTACE OBJEKTŮ A TECHNIKYCH A TECHNOLOGICKÝCH ZAŘÍZENÍ STAVEBNÍ ČÁST SO 804 - ZÁVLAHOVÝ SYSTÉM	Část dok. D.1.92
SITUACE	Měřítko 1:250 Č.přílohy 2