


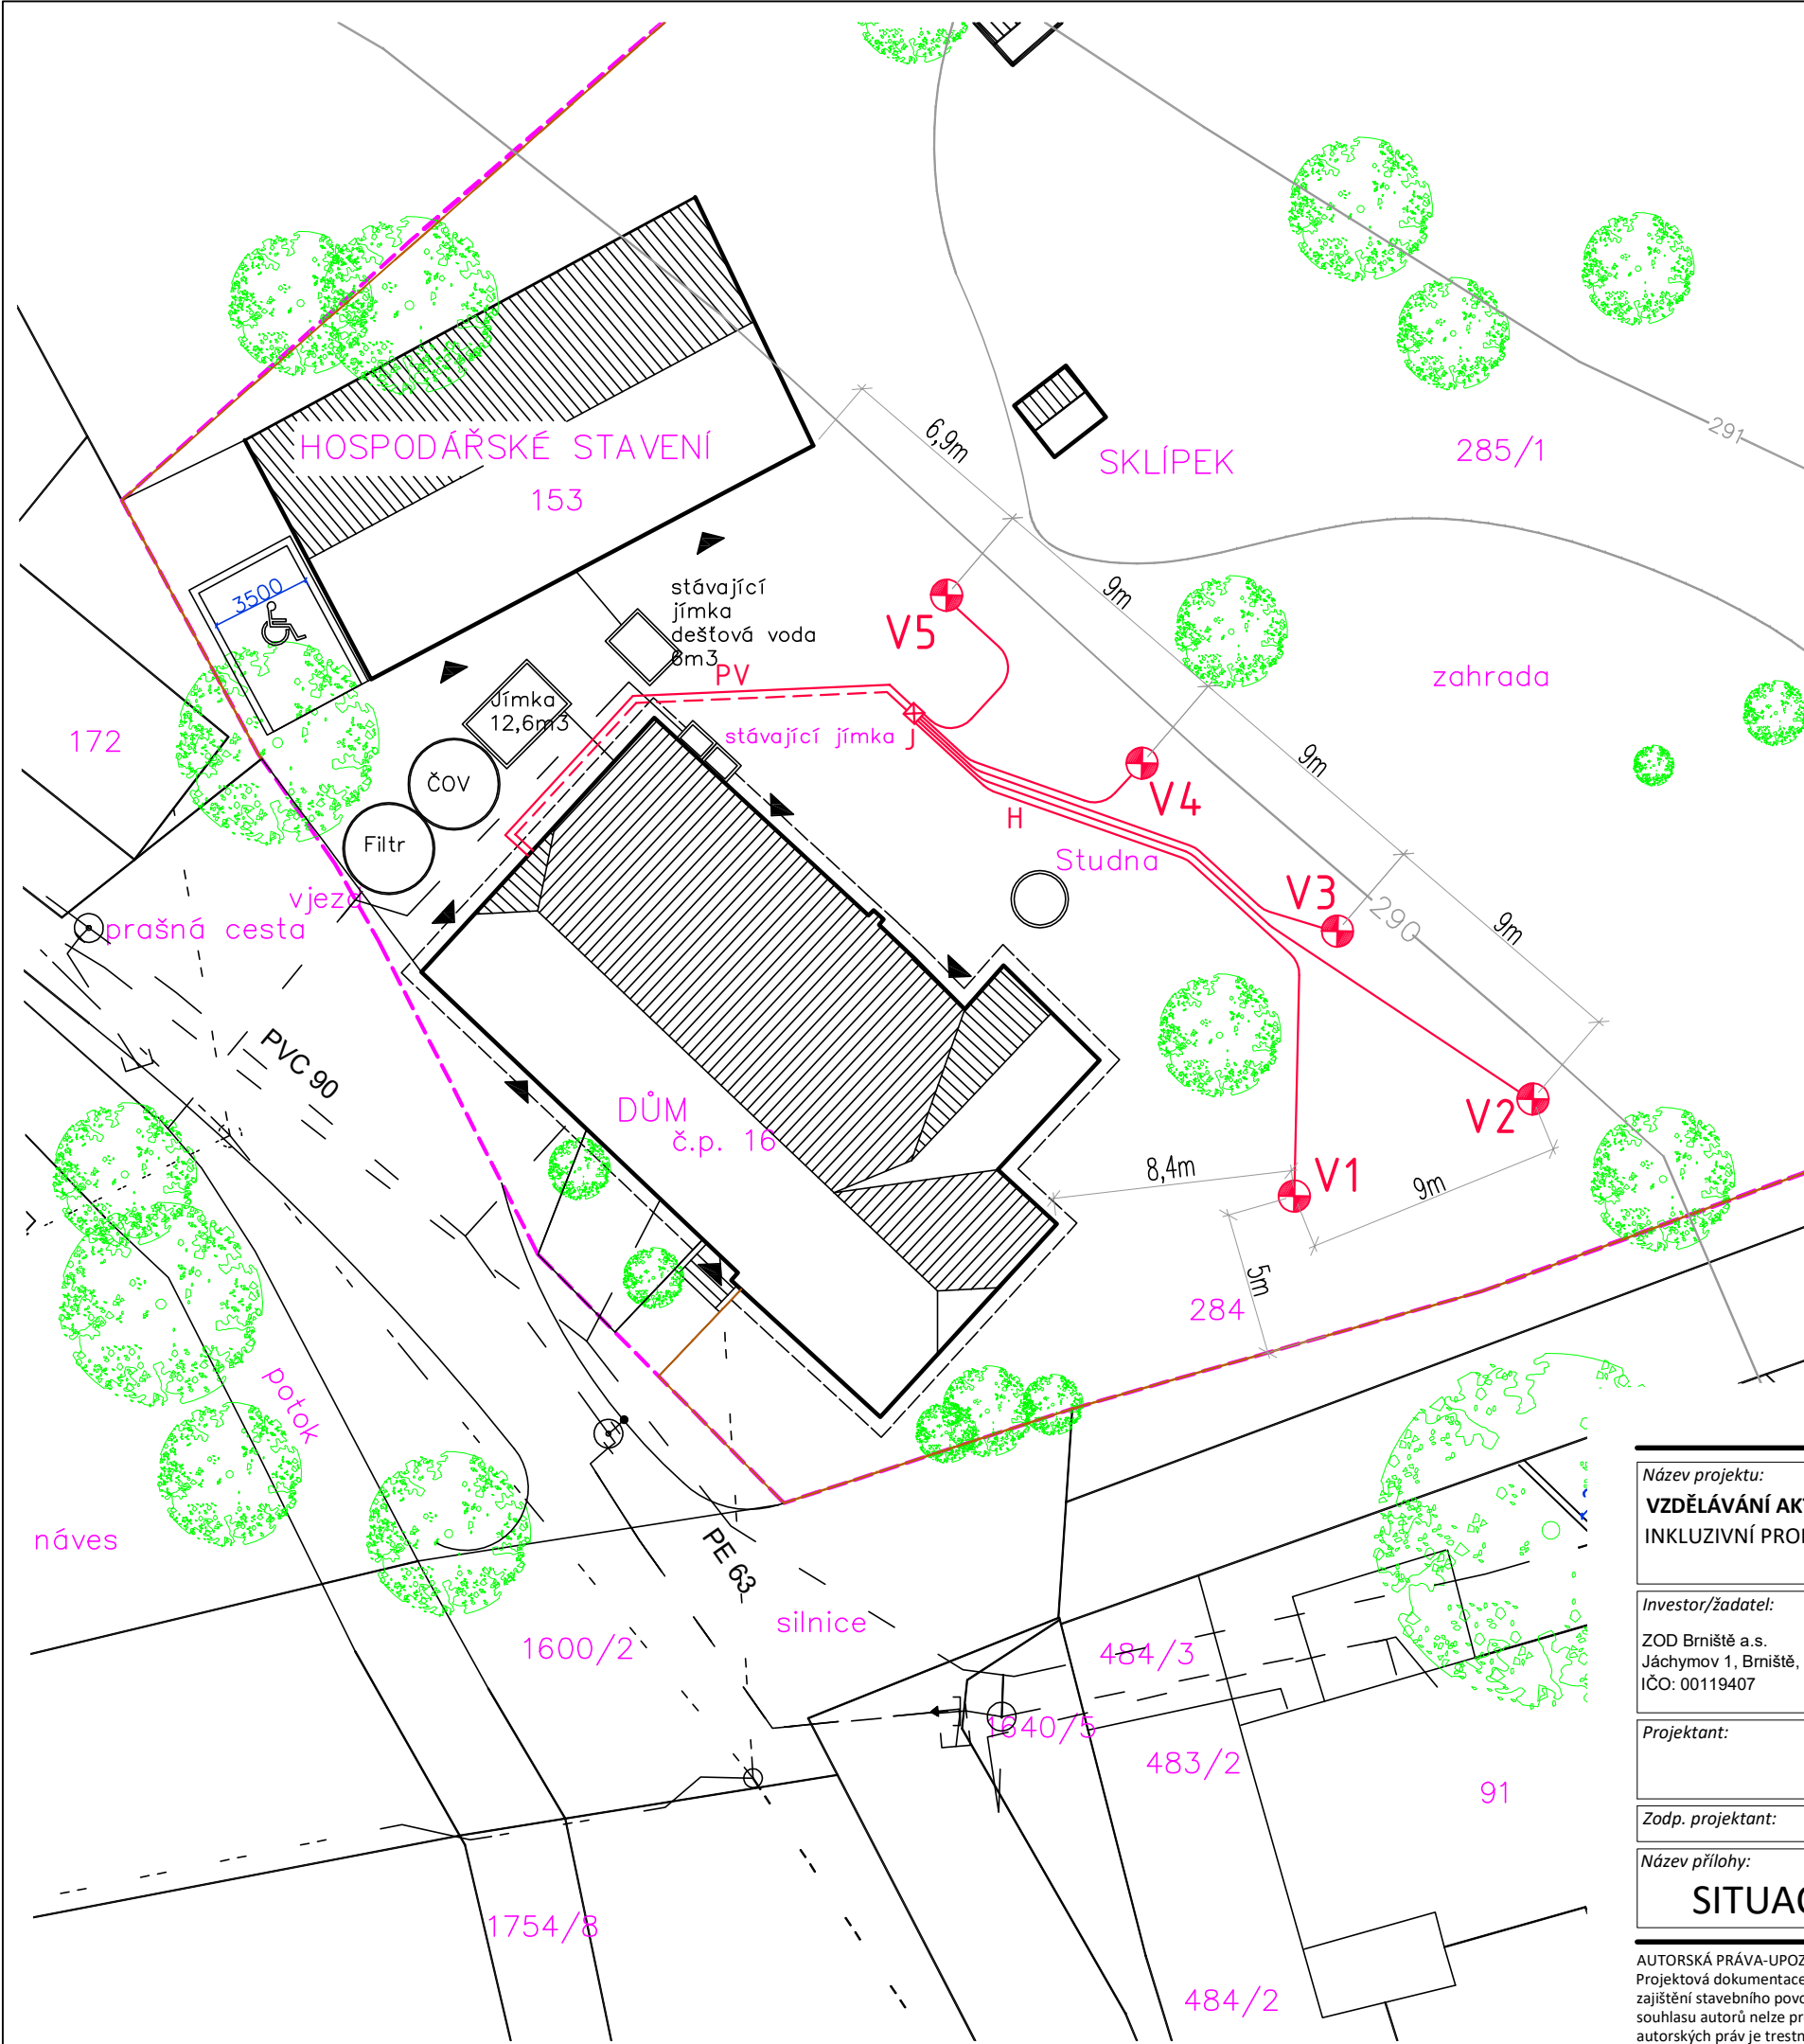

LEGENDA PRIMÁRNÍHO OKRUHU TČ:


- V1 - V5 Plánované geotermální vrtý - hloubka každého vrtu = 100 m**
- vystrojení vrtu: např. GEROtherm®GVS PE 100 RC, 4 x Ø32 x 2,9 mm, SDR11, PN16
 - délková signatura na těle sondy pro zjištění skutečně provedené hloubky vystrojení vrtu
 - bezpečnostní separační jímka proti zanesení U-kolena o objemu 40 cm³
 - ochranné pouzdro sondy + prázdný kontejner sloužící po naplnění jako závaží
 - redukce počtu větví 2 x Ø 32 → 1 x Ø 40 mm

- Horizontální dopojení vrtů**
- materiál: např. GEROtherm FAST PE-GT-RC®, Ø 40 x 3,7mm, SDR11, PN16, potrubí je vybaveno vnější ochrannou signální vrstvou zelené barvy
 - potrubí vyrobeno dle normy PAS 1075 typ II
 - hloubka uložení potrubí 1,2 - 1,5m pod konečným terénem

- Plně vystrojená jímka např. PAK MINI vývody 5 / 5**
- 1 x rozdělovač - 5 vývodů Ø 40
 - 1 x sběrač - 5 vývodů Ø 40
 - rozdělovač: 5 x PVC uzavírací kulové kohouty DN25
 - sběrač: 5 x PVC vyvažovací armatury s rozsahem 5 - 42 l/min DN25
 - 2 x napouštěcí/odvzdušňovací armatura - PVC kulové kohouty DN20 s vnějším závitem 1"
 - jímku není potřeba obetonovávat, pochozí
 - veškeré uzavírací či vyvažovací armatury budou vyrobeny z plastu!

- Páteří vedení**
- materiál: např. GEROtherm RC Protect®, Ø 63 x 5,8mm, SDR11, PN16, potrubí je vybaveno vnější ochrannou signální vrstvou hnědé barvy
 - potrubí vyrobeno dle normy PAS 1075 typ II
 - hloubka uložení potrubí min. 1,0 m (spodní hrana) pod upraveným terénem

- POZNÁMKY:**
- Před zahájením výkopových prací je nutné ověřit polohu inženýrských sítí!
 - Technická zpráva je nedílnou součástí projektové dokumentace
 - Výkresy novějšího data plně nahrazují výkresy staršího data
 - Materiály a zařízení použité v projektu určují standard a není možné je zaměnit za zařízení a materiály odlišných vlastností a parametrů. V opačném případě projektant nenese za správnost projektu zodpovědnost

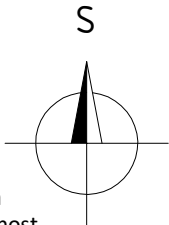

Název projektu: VZDĚLÁVÁNÍ AKTIVNĚ! INKLUZIVNÍ PROFESNÍ ORIENTACE V EUROREGIONU		Stupeň: PROVÁDĚCÍ PROJEKT	Číslo pare:
Investor/žadatel: ZOD Brniště a.s. Jáchymov 1, Brniště, 471 29 IČO: 00119407		Zpracovatel části: GEROtop spol. s r.o., Kateřinská 589, Liberec - Stráž nad Nisou, 463 03 Tel.: +420 485 148 723, Fax.: +420 485 120 574, www.gerotop.cz, e-mail: gerotop@gerotop.cz	
Projektant: Ing. Pavel Dědina	Část: VRTY PRO TEPELNÉ ČERPADLO Stavební objekt:	Datum revize: -	Datum: 01/2018
Zodp. projektant: Ing. Albert Kmeť	PRIMÁRNÍ OKRUH TEPELNÉHO ČERPADLA	Číslo revize: -	Měřítko: 1:250
Název přílohy: SITUACE PRIMÁRNÍHO OKRUHU TČ		Formát: 2 x A4	Číslo přílohy:
		Číslo akce: -	-

AUTORSKÁ PRÁVA-UPOZORNĚNÍ:
Projektová dokumentace je autorským dílem ve smyslu zákona č. 121/2000 Sb. (autorský zákon). Autoři udělují souhlas s užitím projektové dokumentace pro stavebníka a pro účel zajištění stavebního povolení. Kopírování, zveřejňování a jiné šíření jakékoliv části projektové dokumentace nebo použití jinou osobou je zákonem zakázáno. Bez předchozího písemného souhlasu autorů nelze provádět změny projektu či stavby prováděné podle tohoto projektu. Veškerá práva vlastníků autorských práv jsou vyhrazena a chráněna zákonem. Porušení autorských práv je trestné a bude stíháno dle trestního zákona.