


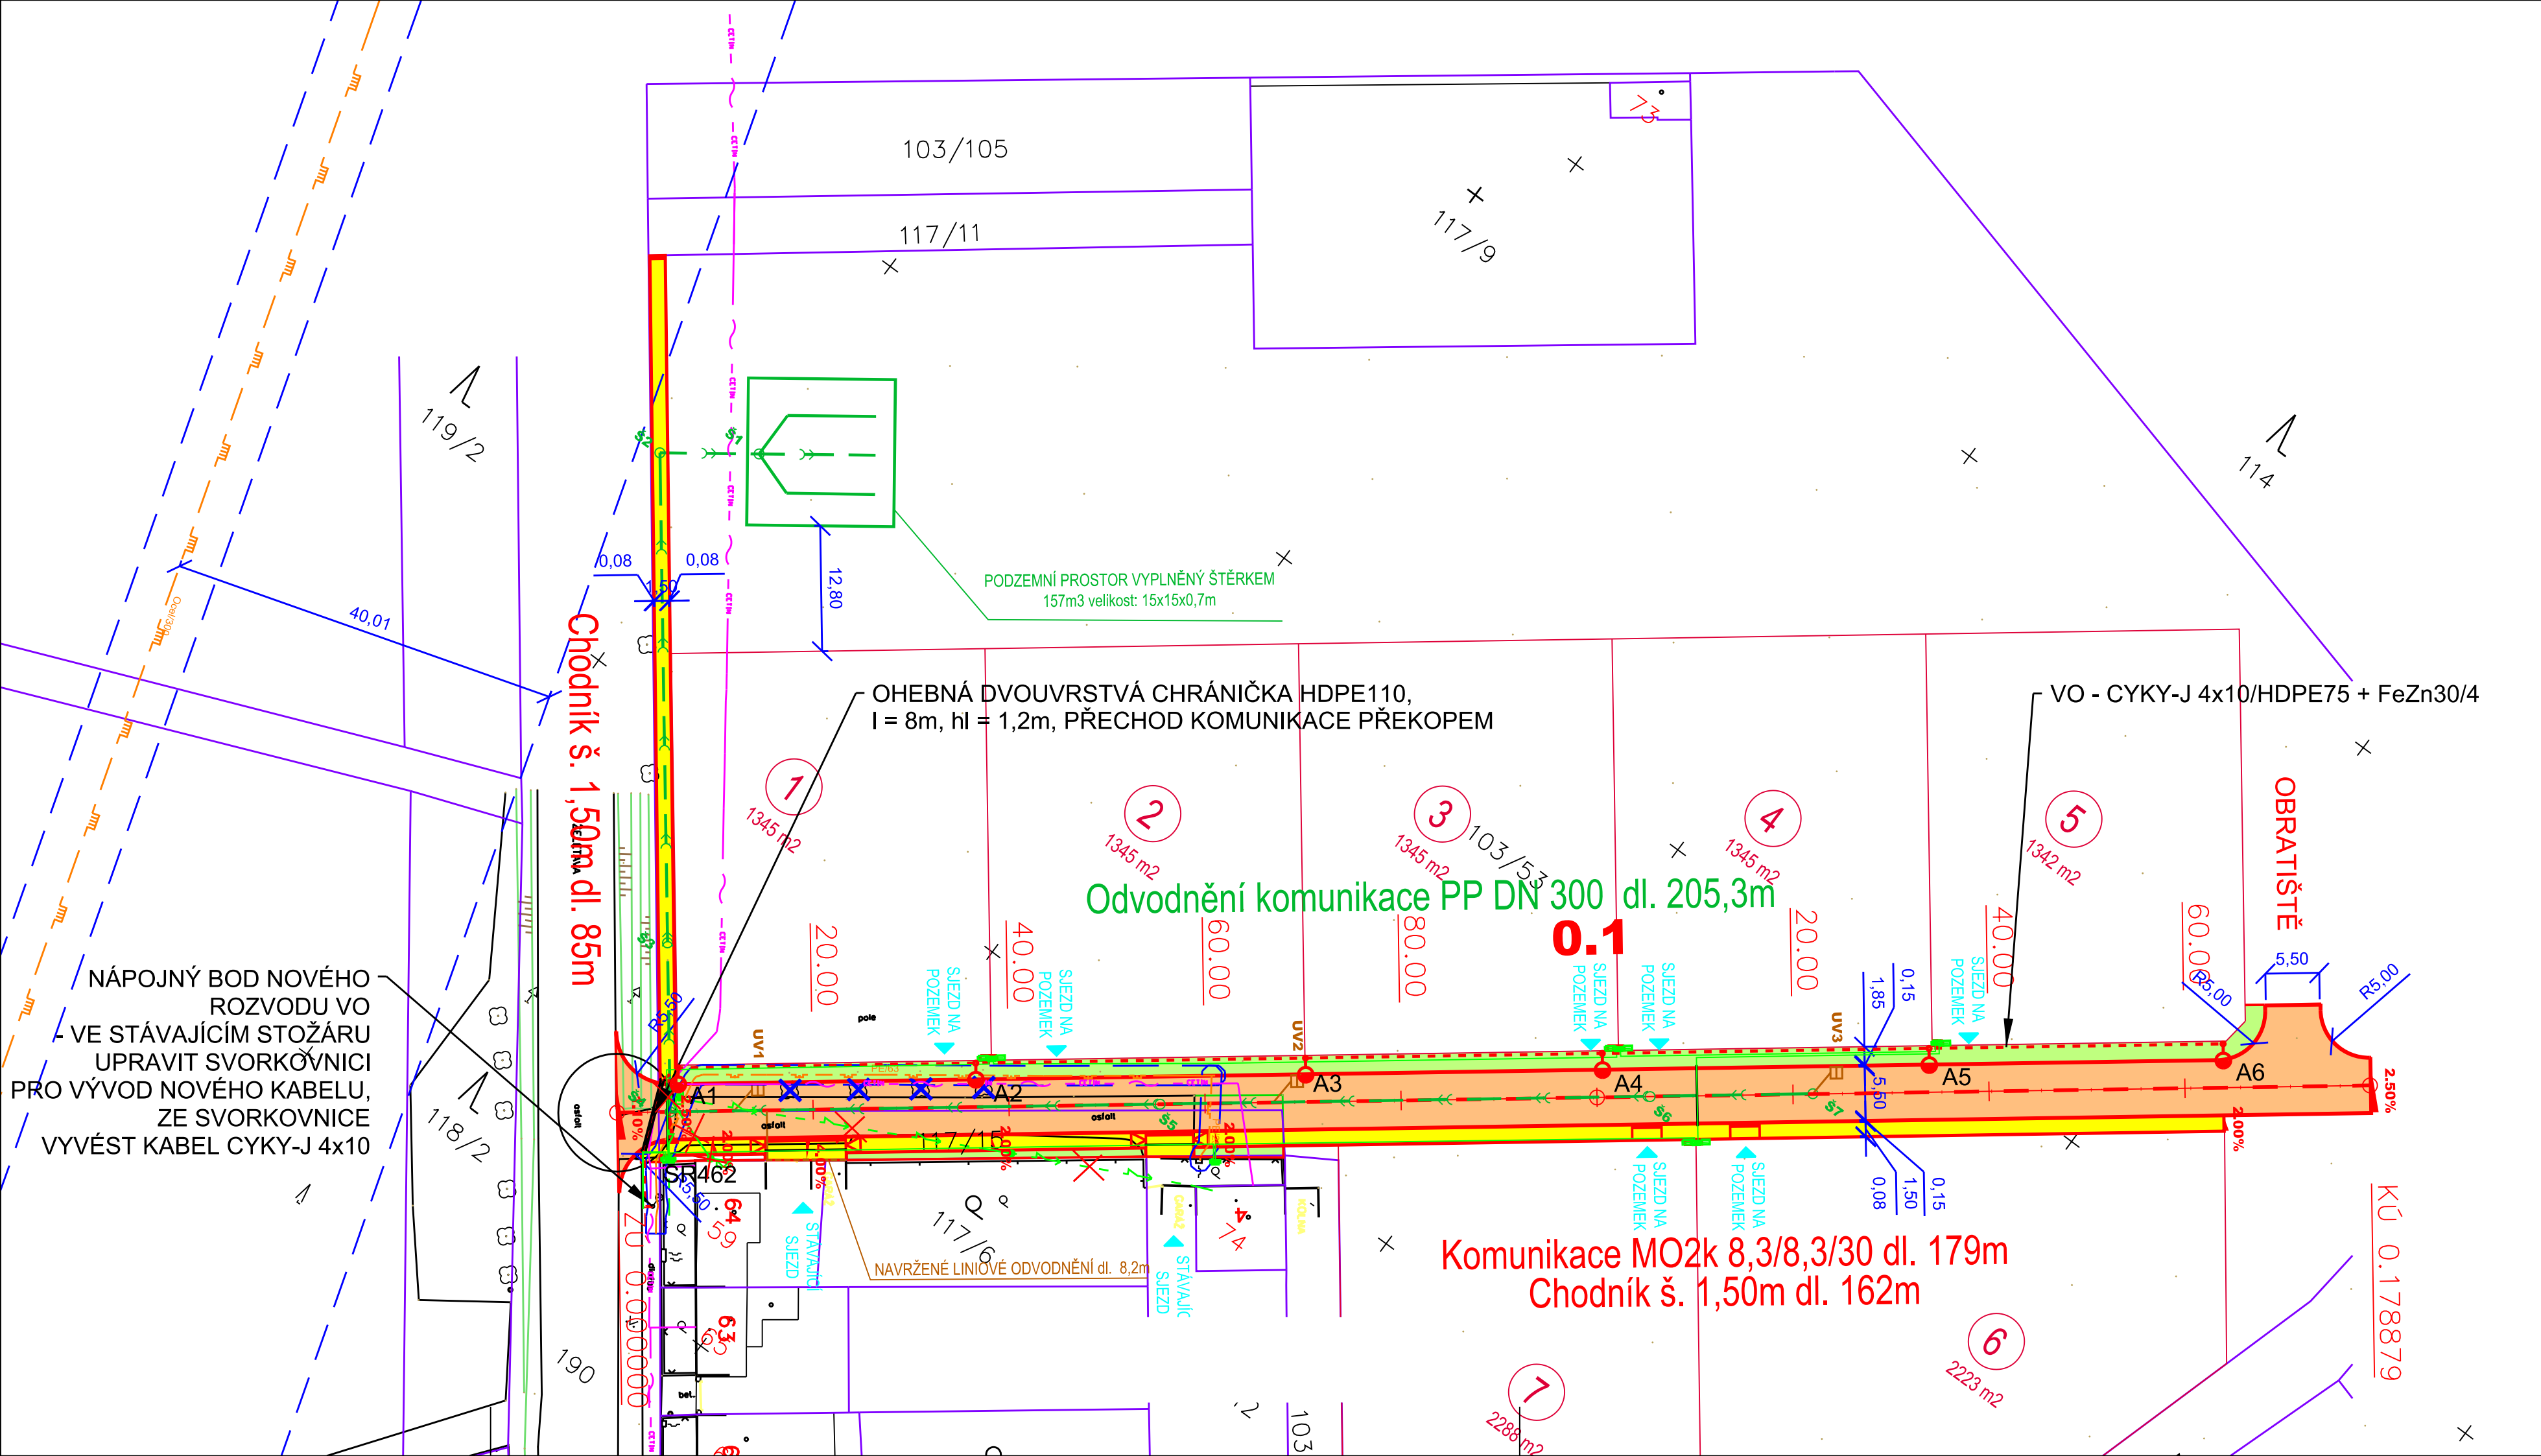

LEGENDA

- KABELY VO - CYKY-J 4x10/HDPE75 + FeZn30/4
- OHEBNÁ DVOUVRSTVÁ CHRÁNIČKA HDPE110 V HLOUBCE 1,2m, PŘECHOD KOMUNIKACE PŘEKOPEM
- SVÍTIDLO VO LED- DO 45 W NA STOŽÁRU MONTÁŽNÍ VÝŠKY 6m, KOLMÝ VÝLOŽNÍK 0,75m, ZEMNÍ ČÁST STOŽÁRU OPATŘIT PLASTOVÝM NÁVLEKEM
- STÁVAJÍCÍ OSVĚTLOVACÍ BOD - NÁPOJNÉ MÍSTO

POZNÁMKA

- PODZEMNÍ SÍTĚ JSOU ZAKRESLENY POUZE INFORMATIVNĚ
- PŘED ZAPOČETÍM ZEMNÍCH PRACÍ JE NUTNO POŽÁDAT SPRÁVCE PODZEMNÍCH SÍTÍ O JEJICH VYTYČENÍ DETEKTOREM NEBO Z DOKUMENTACE. V ŽÁDNÉM PŘÍPADĚ NELZE POUŽÍT KÓT Z PŘÍLOŽENÉ SITUACE
- KABELY VO BUDOU ULOŽENY V ZEMI V CHRÁNIČCE HDPE 75 V CELÉ DÉLCE, VE SPOLEČNÉM VÝKOPU 35x80cm S ROZVODY NN, NA PÍSKOVÉ LOŽE TL. 10cm, PŘEKRYTY VRSTVOU PÍSKU TL. 10cm A OZNAČENY VÝSTRAŽNOU FÓLIÍ
- POD KOMUNIKACEMI ULOŽIT KABEL VO V CHRÁNIČCE HDPE110, TUHÉ URČENÉ K PROTLAČOVÁNÍ, V HLOUBCE 1,2m, PŘECHOD KOMUNIKACÍ PROTLEKEM
- STOŽÁRY A VÝLOŽNÍKY BUDOU OPATŘENY ŽÁROVÝM ZINKOVÁNÍM OD VÝROBCE, ZEMNÍ ČÁST STOŽÁRŮ BUDE OPATŘENA PLASTOVÝM NÁSTŘIKEM NEBO NÁVLEKEM

Ochrana PND: automatickým odpojením od zdroje v síti TN-C
dle ČSN 33 2000-4-41 ed.2
Proudová soustava: TN-C, 3+PEN, 1+N+PE



Zodp. proj.:	Ing. Zbyněk Pecina	Ing. Zbyněk Pecina
Akce :	Inženýrské sítě a komunikace pro výstavbu RD, Želetava - Horky	Projektování el. zařízení Fügnerova 8, Jihlava mobil: 608 76 95 44 mail: zbyndapecina@seznam.cz
IO400_VEŘEJNÉ OSVĚTLENÍ		Stupeň: DSP
Investor:	Městys Želetava	Datum: červen 2019
Výkres :		Formát: 4 x A4
		Číslo zakázky: a202018
		Měřítko : 1:500
		Kopie č.:
		Výkres č.:
		400.1
		SITUACE - ROZVOD VO