



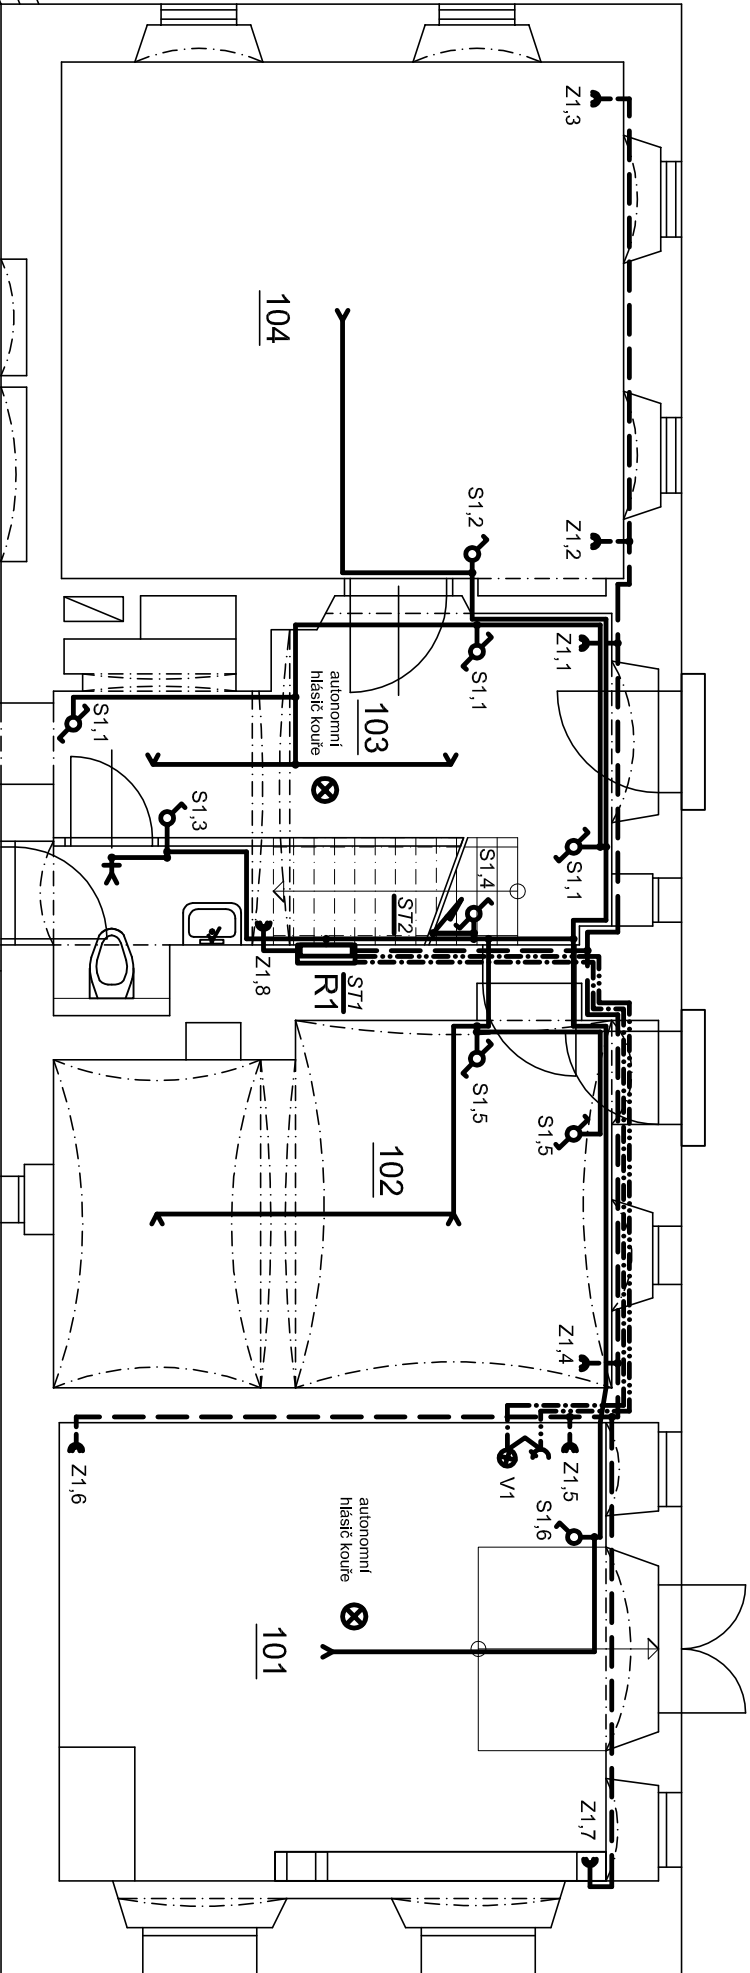

107

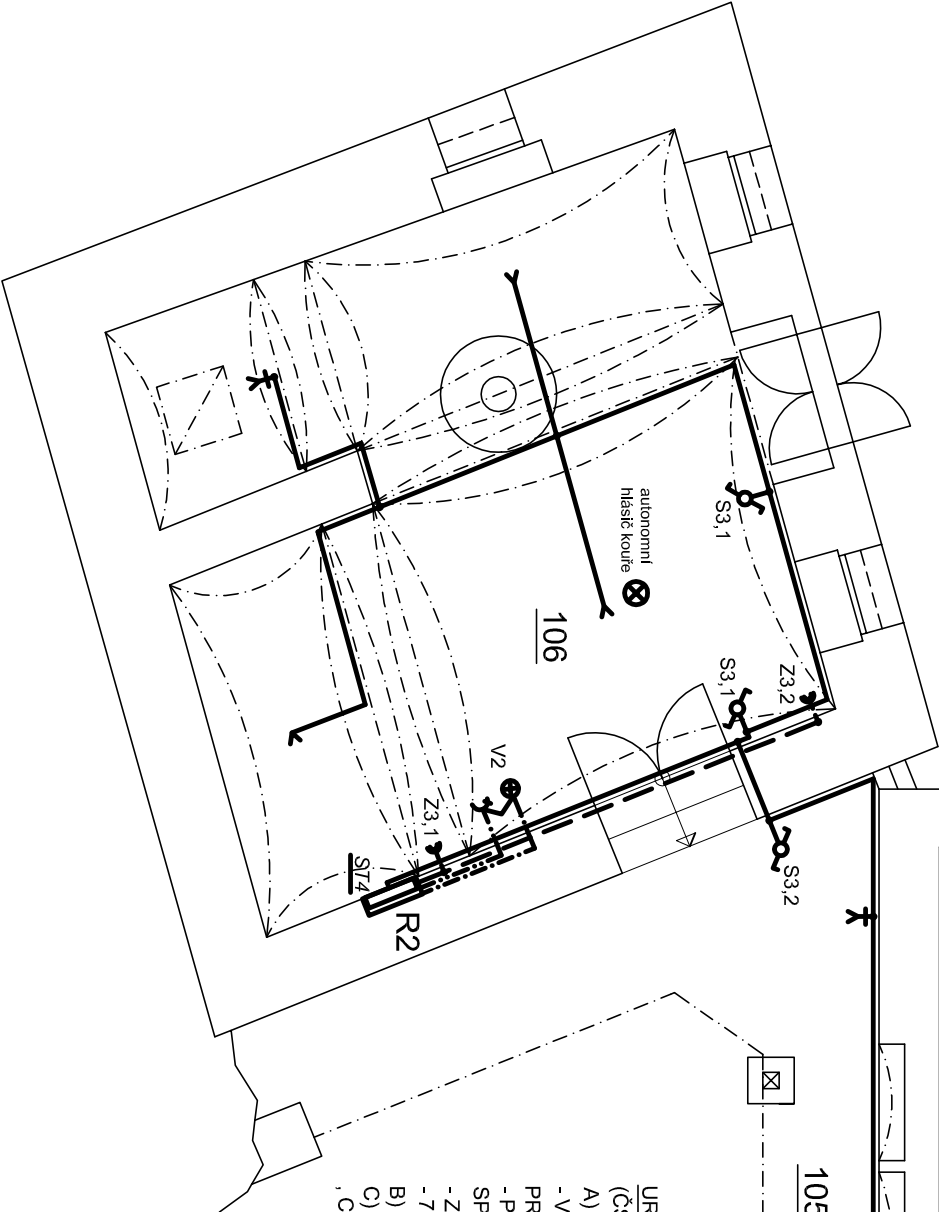


URČENÍ VNĚJŠÍCH VLVŮ:
(ČSN 33 2000 - 3, KAP. 32)
A) PROSTŘEDÍ:
- V MÍSTNOSTECH DOMU -
PROSTORY NORMÁLNÍ
- PROSTORY S VANOU NEBO
SPRCHOU
- ZÓNY 0 AŽ 3 PODLE ČSN 33 2000
- 7 - 701
B) VYUŽITÍ: BA1, BC2, BD1, BE1
C) KONSTRUKCE BUDOVY: CA1
CB1

NAP. SOUSTAVA
3PEN 230/400V, síť. 50 Hz, TN - S
OCHRANA PŘED ÚRAZEM
PROUDEM:
(ČSN 33 2000-4-41) KRYTY
NEBO
PŘEPÁŽKAMI A SAMOČINNÝM
ODPOJENÍM
OD ZDROJE V SÍTI TN - S

LEGENDA MÍSTNOSTÍ

Číslo	Účel míst./expozice	Plocha m ²
101	Zámečnická dílna	19,23
102	Chlév/stáj	14,82
103	Síň	13,93
104	Světlnice	21,61
105	Závěthí (pavlač)	13,80
106	Kovárna	26,64
107	Prostor před kovárnou	24,40

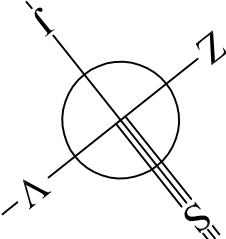

LEGENDA:

- SVĚTELNÝ OBVOD , CYKY 3Cx1,5
- ZÁSUVKOVÝ OBVOD , CYKY 3Cx2,5
- MOTORICKÝ OBVOD , CYKY (ES - 5Cx4 , EB - 3Cx4)
- HLAVNÍ A DOPL. POSPOJOVÁNÍ , CY 4
- VÝVOD PRO PŘIPOJENÍ SPORÁKU 400/230V , 25A , IP 20
- SPÍNAČ 250 V , 10 A Č1 , IP 20, CYKY 2Ax1,5
- SPÍNAČ 250 V , 10 A Č6 , IP 20, CYKY 3Ax1,5
- ZÁSUVKA DVOJITÁ 250 V , 16 A , IP 20 , CYKY 3C x2,5
- ZÁSUVKA JEDNODUCHÁ 250 V , 16 A , IP 20 , CYKY 3C x2,5
- ZÁSUVKA 400/ 230 V , 32 A , IP 44 , CYKY 5C x4
- VÝVOD UKONČENÝ VE SVORCE IP 20 , CYKY 3Cx1,5
- KRABICE
- NÁSTĚNNÉ SVÍTIDLO

Projektant	Ing. Jiří Kříž	Ing. Jiří Kříž Projektová činnost Koštov 118 400 02 Trmice tel. 602 142 354
Stavebník	Obec Povrly	
Sídlo	Mírová 165/7, 403 32 Povrly	
Kat.území	Povrly, p.p.č.465,466,467,468,469	
Název stavby	stavební úpravy objektu	
ul. Kovářská č.p.27		Měřítko 1:65
na muzeum Povrly		
Vnitřní elektroinstalace 1NP		
		Datum 09/2024
		Č.zakázky
		Formát A3
		E-1