
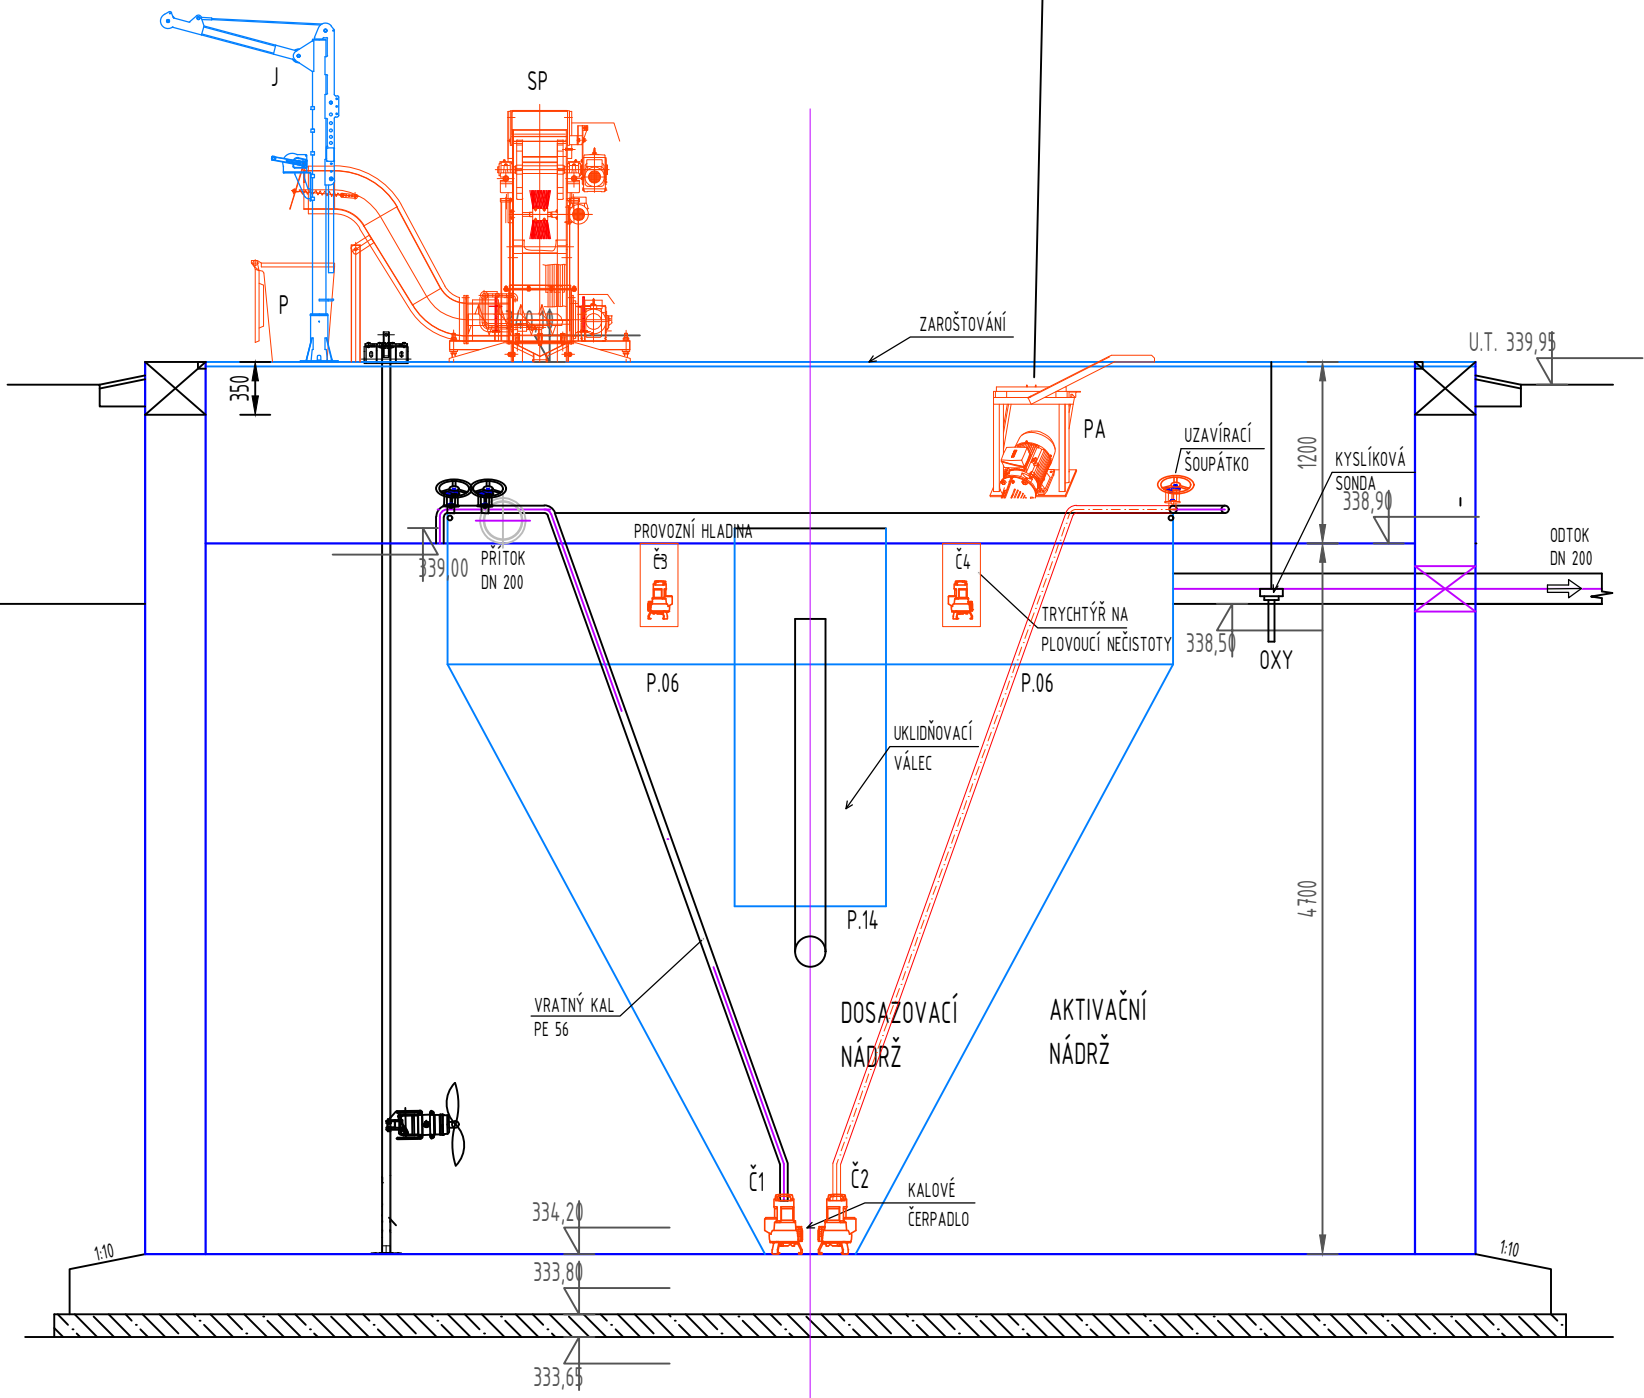


ŘEZ B-B'

POZNÁMKA: INSTALACE DO VÝŠKOVÉ ÚROVNĚ A ÚHLU ODKLONU K OSE DLE URČENÉ POZICE DODAVATELE STROJE

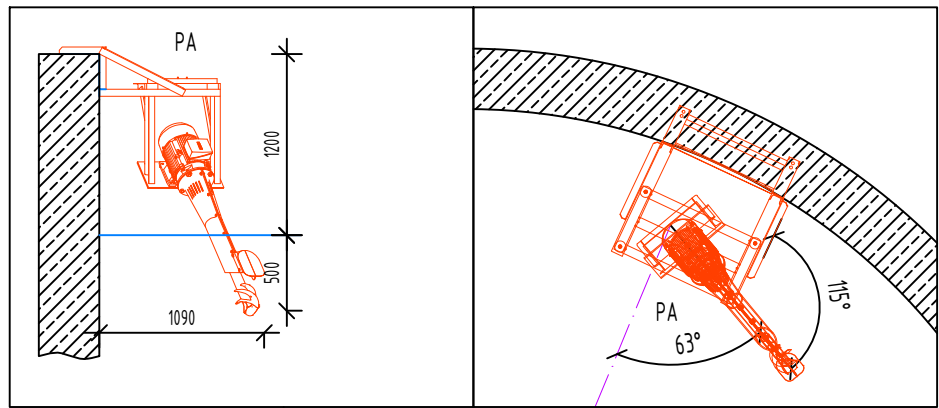


LEGENDA POTRUBÍ

P.01	PP DN250	NÁTOK NA MECH. PŘEDČISTĚNÍ
P.02	PP DN200	OBTOK MECH. PŘEDČISTĚNÍ
P.03	PP DN250	NÁTOK Z MECH. PŘEDČISTĚNÍ DO REAKTORU
P.04	PP DN200	ODTOK Z ČOV
P.05	PE 32/56 mm	PŘÍVOD VZDUCHU OFUKU HLADINY
P.06	FLEX. HAD. DN40	STÁHOVÁNÍ PLOVOUCÍCH NEČISTOT VČ. REDUKCE
P.07	PE 56 mm	VÝTLAK VRATNÉHO KALU
P.08	PE 56 mm	VÝTLAK PŘEBÝTEČNÉHO KALU
P.09	PE 90 mm	ODTAH ODSAZENÉ VODY Z KALOJEMU
P.10	PE 20 mm	OFUK HLADINY
P.11	PE 56 mm	PŘÍVOD AERACE KALOJEMU
P.12	PP DN250	HAVARIJNÍ OBTOK ČOV
P.13	PE 32 mm	PŘÍPOJKA OPLACHOVÉ VODY
P.14	PVC DN200	NÁTOK DO UKLIDŇOVACÍHO VÁLCE

LEGENDA POTRUBÍ

DN	DN	DENITRIFIKAČNÍ NÁDRŽ
AN	AN	AKTIVAČNÍ NÁDRŽ
DOS	DOS	DOSAZOVACÍ, SEPARAČNÍ NÁDRŽ
KN	KN	KALOVÁ NÁDRŽ
AE H	AE H	AERACÍ SYSTÉM - HRUBÁ BUBLINA
Č1	Č1	ČERPADLO VRATNÉHO KALU
Č2	Č2	ČERPADLO PŘEBÝTEČNÉHO KALU
Č3,4	Č3,4	ČERPADLO STÁHOVÁNÍ PLOVOUCÍCH NEČISTOT
DČ	DČ	DÁVKOVACÍ ČERPADLO SÍRANU
PA	PA	PONORNÝ AERÁTOR
J	J	JEŘÁBEK NOSNOST 150 KG ŽÁROVÝ POZINK
DMA	DMA	DMYCHADLO OFUKU HLADINY
DMb	DMb	DMYCHADLO AE KALOJEMU
OH	OH	OFUK HLADINY
PŽ	PŽ	PŘELIVNÝ ŽLAB
SP	SP	STROJNÍ PŘEDČISTĚNÍ - PÁSOVÉ ČESLE S LISEM
P	P	PLASTOVÝ KONTEJNER 120 l
RO	RO	EL. ROZVADĚČ (umístěn v PB)
SPN	SPN	OBJEKT STÁHOVÁNÍ PLOVOUCÍCH NEČISTOT
UV	UV	UKLIDŇOVACÍ VÁLEC
H	H	HRADÍTKO NÁSTĚNNÉ
FK	FK	FEKÁLNÍ KONCOVKA DN 100
OXY	OXY	KYSLÍKOVÁ SONDA
SL1,2,3	SL1,2,3	SLEDOVACÍ ZAŘÍZENÍ
AS	AS	ZAŘÍZENÍ AUTOMATICKÉ SEDIMENT. ZKOUŠKY

PŮDORYS

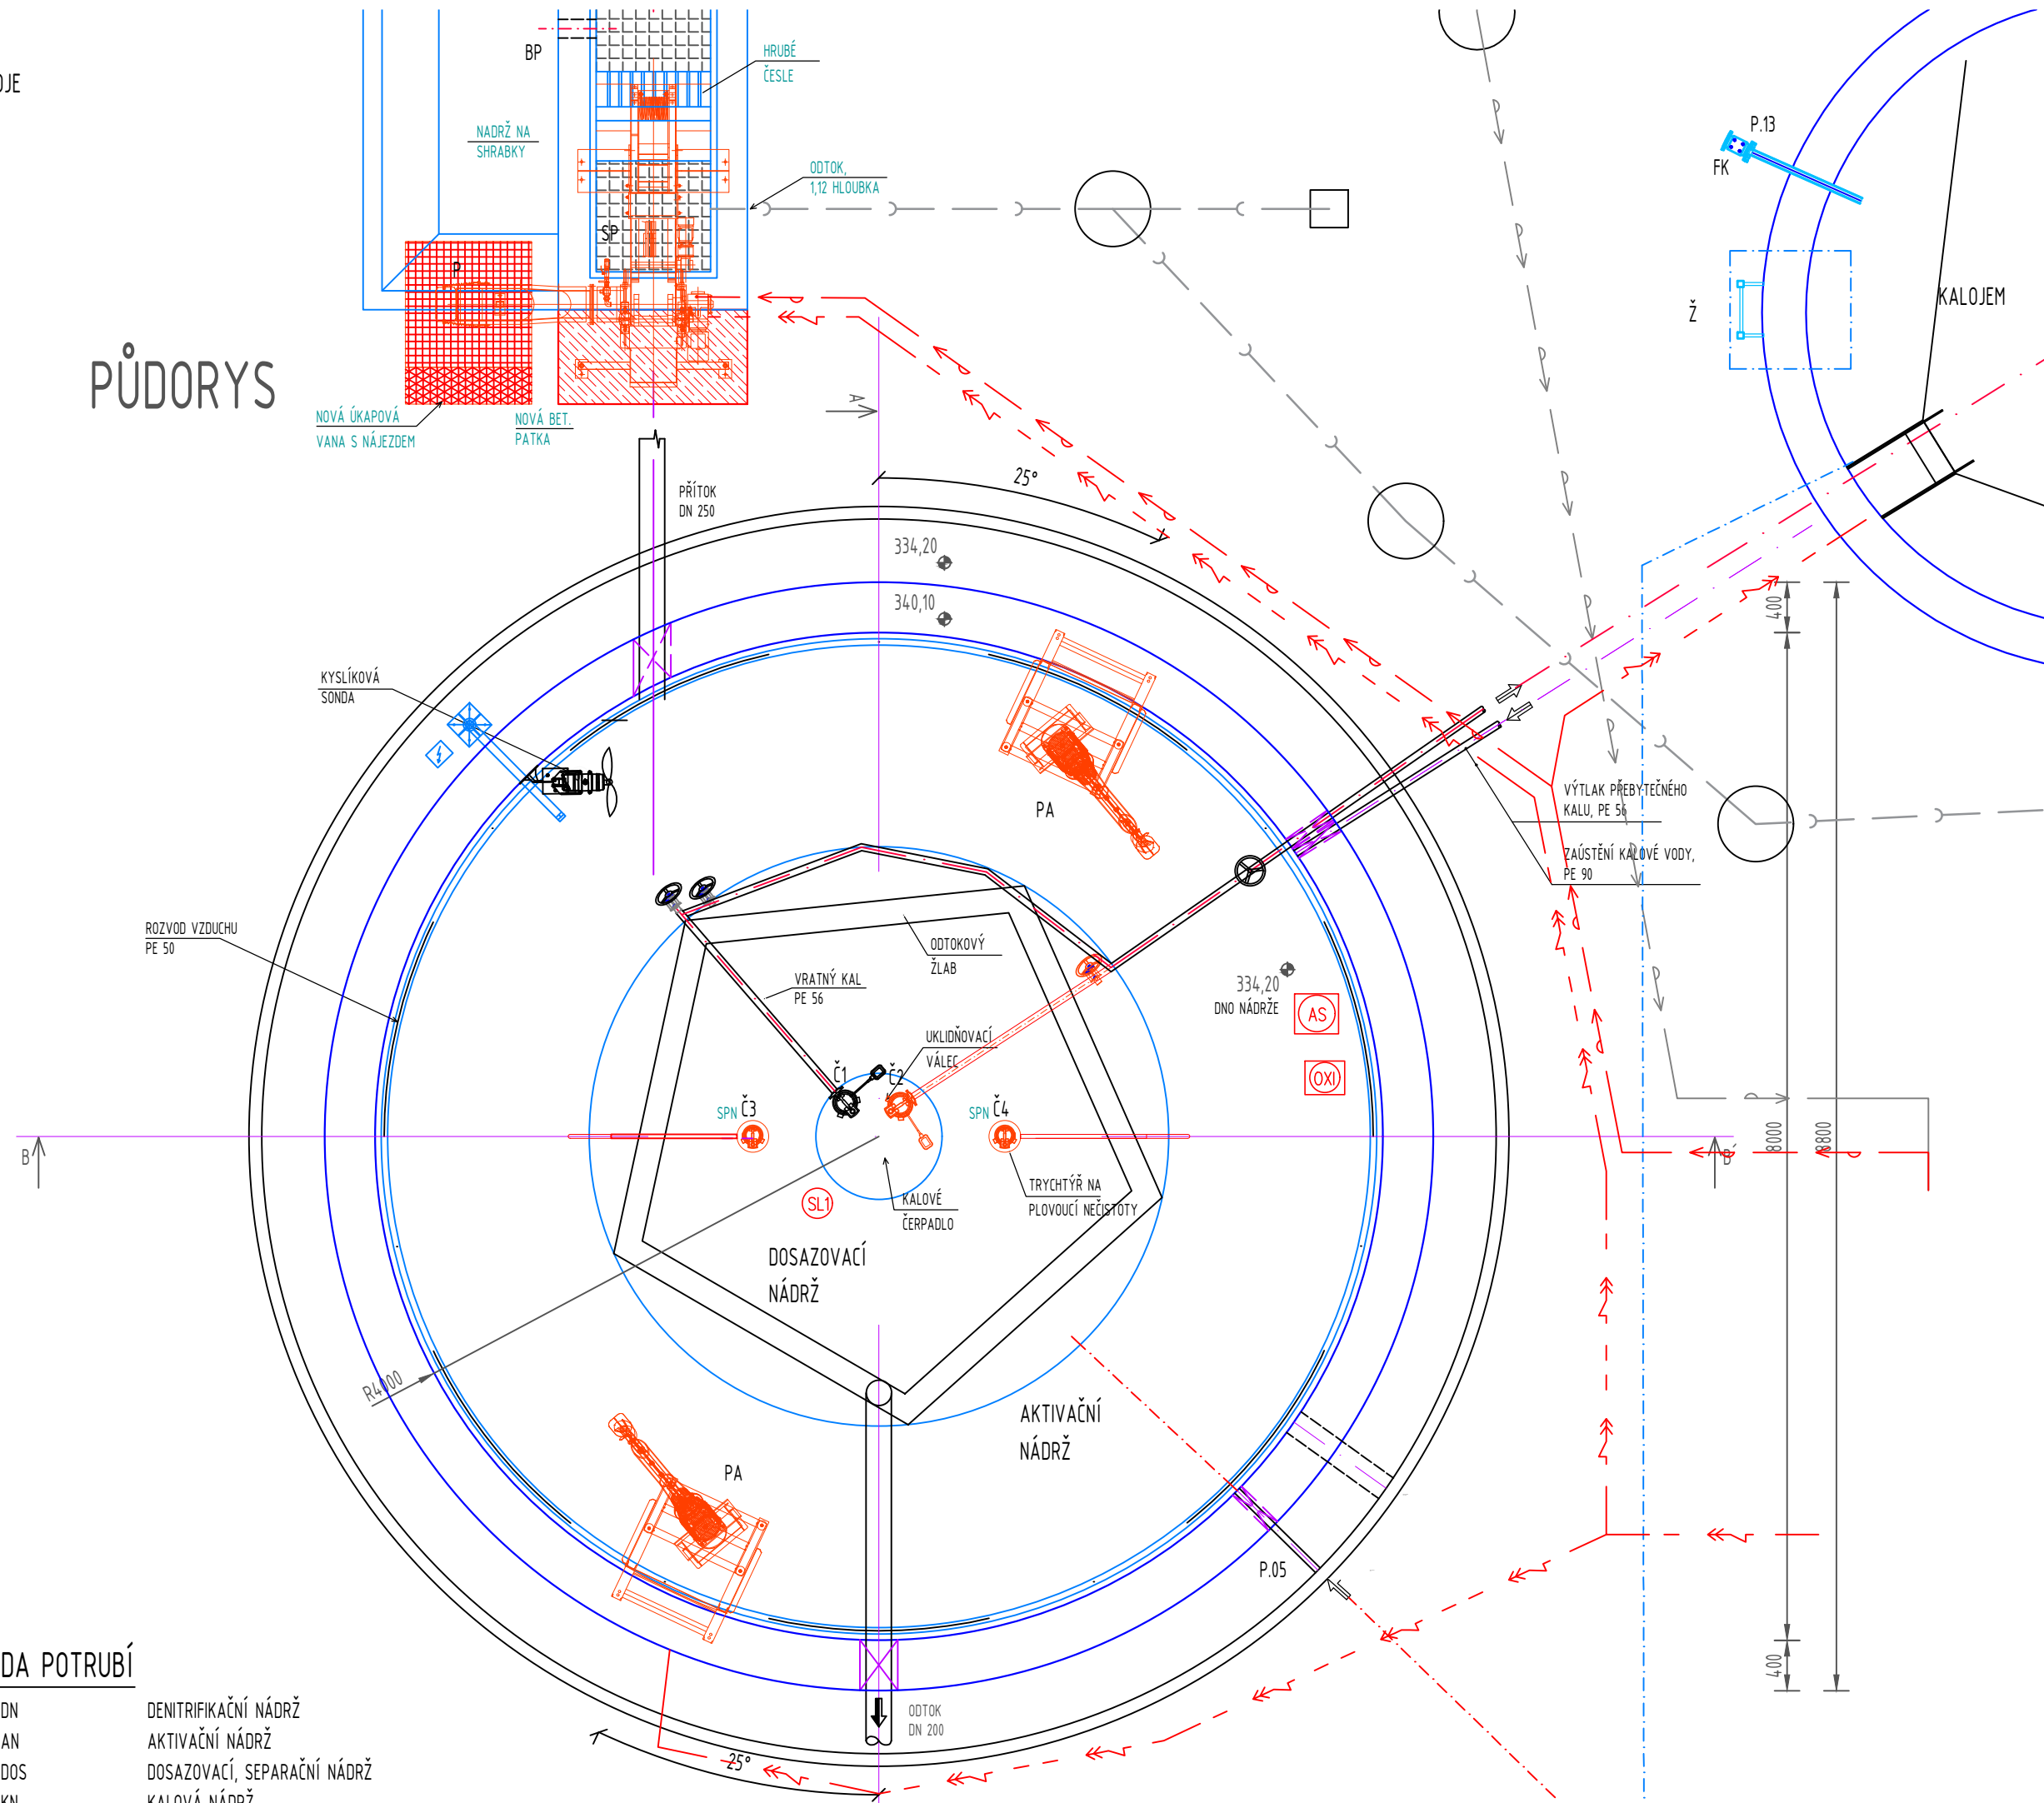

01	---	---	---
REVIZE		DATUM	SCHVÁLIL
VÝŠKOVÝ SYSTÉM	B.p.V		
POLOHOVÝ SYSTÉM	S-JTSK		
VYPRACOVAL	KONTROLOVAL	ZODPOVĚDNÝ PROJEKTANT	
MARTINA LUPINKOVÁ	MARTIN VÝŠKOVSKÝ	JAN BERAN	
INVESTOR	OBEC NEMOJOV, DOLNÍ NEMOJOV 13, 544 61		
KATASTR	DOLNÍ NEMOJOV (703206)		
AKCE			



**AKVO
PRO**s.r.o.

Č. ZAKÁZKY 1073
FORMÁT 840x420
DATUM 11/2024
MĚŘÍTKO 1:50

DIČ: CZ24232343
VÝŠEHRADSKÁ 1349/2 PRAHA 2- NOVÉ MĚSTO 128 00
WWW.AKVOPRO.CZ

INTENZIFIKACE ČOV NEMOJOV

ČÁST	STUPEŇ	DVZ
NÁZEV	Č. ZAKÁZKY	1073
	FORMÁT	840x420
	DATUM	11/2024
	MĚŘÍTKO	1:50
	PARE	REVIZE
	Č. VÝKRESU	

PŮDORYS, ŘEZ B-B' REAKTORU - NÁVRHOVÝ STAV

00 D.15