


6.NP - půdorysný řez +21,00
(nad stropem strojovny)

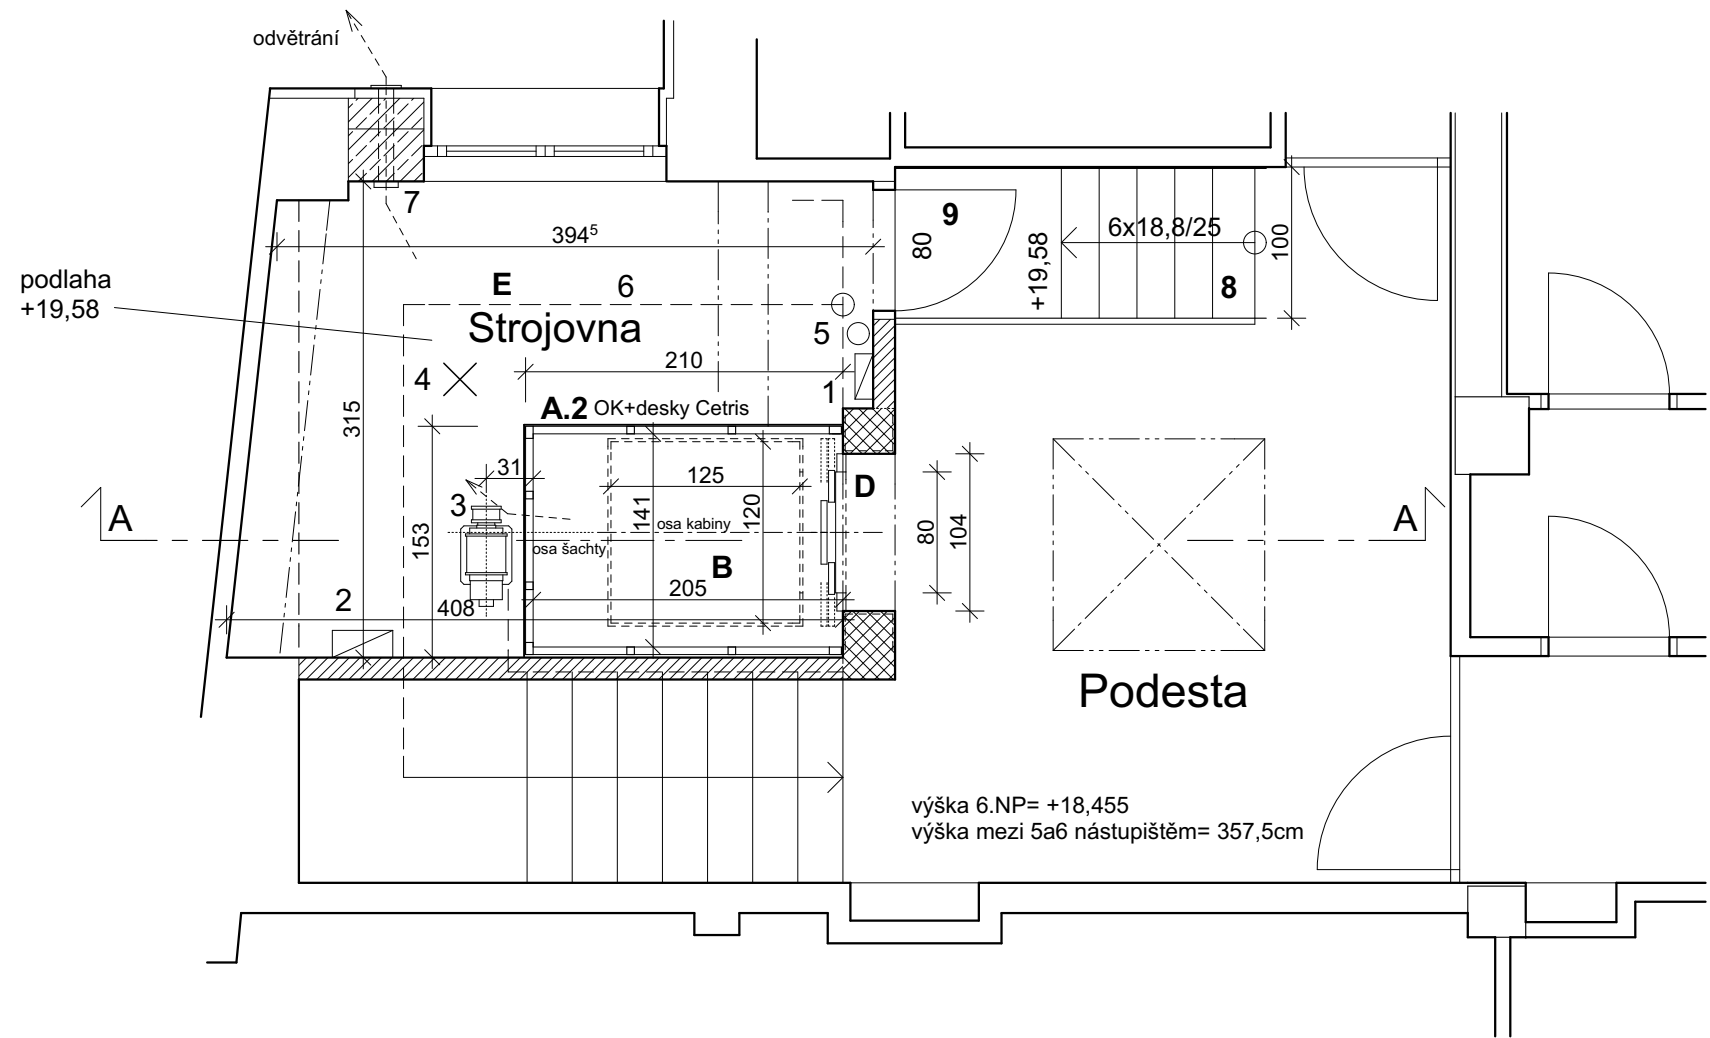

Legenda

Lanový (trakční) výtah

- A.2 Prodloužení šachty
- B Kabina
- C Kabinové (klecové) dveře
- D Šachetní dveře
- E Strojovna výtahu

Vybavení strojovny

- 1 Rozvodnice - přívod el.energie, hlavní vypínač
- 2 Rozvaděč výtahu
- 3 Výtahový stroj, na rámu
- 4 Osvětlení strojovny (min.200lux)
- 5 Přenosný hasicí přístroj CO2 s hasící schopností 55B
- 6 Podlaha -bezprašná, protiskluzná úprava
- 7 Větrání strojovny a šachty

Přístup do strojovny

- 8 Vyrovnávací ocel. schodiště
- 9 Dveře

±0,000 = úroveň podlaží 1.NP = 204,53 m n.m. Kóty jsou v cm

ZODPOVĚDNÝ PROJEKTANT	VYPRACOVAL		
Ing. Zdeněk ČUMA	Ing. Zdeněk ČUMA		
MÍSTO STAVBY:	pobočka ZPMV ČR, Cejl 476/5 Brno	FORMÁT:	A3
STAVEBNÍK:	ZPMV ČR, Vinohradská 2577/178, 130 00 Praha 3	DATUM:	ÚNOR 2018
AKCE:	Modernizace, rekonstrukce a oprava objektu pobočky ZP MV ČR Brno	ÚČEL:	DOKUMENTACE PRO VÝBĚR DODAVATELE
OBSAH:	SO 03 - Stavební úpravy výtahu V1 STROJOVNA VÝTAHU	MĚŘÍTKO: 1:50	SO 03 D.2-2