

- POZNÁMKA:
- ELEKTROINSTALACE BUDE PROVEDENA KABELY A VODIČI CYKY, PRAFLaDur, H07V-U A H07V-K ULOŽENY POD OMÍTKOU, V SDK PŘEDSTĚNÁCH, V LIŠTÁCH PVC 60x40, PVC 40x40, PVC 40x20, V KABELOVÝCH PŘÍCHYTKÁCH 6700-00/P NEBO V KABELOVÝCH PŘÍCHYTKÁCH SH30 dle ČSN 33 2130 ed.3 ELEKTRICKÉ INSTALACE NÍZKÉHO NAPĚTÍ - VNITŘNÍ ELEKTRICKÉ ROZVODY ČSN 33 2312 ed.2 ELEKTRICKÉ INSTALACE NÍZKÉHO NAPĚTÍ - ELEKTRICKÁ ZAŘÍZENÍ V HOŘLAVÝCH LÁTKÁCH A NA NICH
TYPY INSTALAČNÍCH PŘÍSTROJŮ (SPÍNAČE A ZÁSUVKY) BUDOU UPŘESNĚNY INVESTOREM.
 - SPÍNAČE BUDOU OSAZENY VE VÝŠCE 1,2 m OD PODLAHY - STŘED SPÍNAČE, POKUD NEBUDE URČENO JINAK.
ZÁSUVKY V BUDOU OSAZENY VE VÝŠCE 0,3 m OD PODLAHY - STŘED ZÁSUVKY, POKUD NEBUDE URČENO JINAK
VZDÁLENOST INSTALAČNÍCH PŘÍSTROJŮ OD VNĚJŠÍ HRANY ZÁRUBNĚ 0,1m
 - SPÍNAČE, OVLÁDAČ A ZÁSUVKY SDRUŽOVAT DO VÍCENÁSOBNÝCH RÁMEČKŮ, ZÁSUVKY SLABOPROUDU SDRUŽOVAT DO VÍCENÁSOBNÝCH RÁMEČKŮ
 - UPŘESNĚNÍ ROZMÍSTĚNÍ OSVĚTLOVACÍCH TĚLES BUDE PROVEDENO PŘI MONTÁŽI NEBO VE VÝKRESU PODHLEDOVÝCH KONSTRUKCÍ. VEŠKERÉ SVĚTELNÉ VÝVODY BUDOU OPATŘENY SVORKOVNICÍ, NA KABELOVÝCH VÝVODECH BUDE PONECHÁNA REZERVA MINIMÁLNĚ 2,0m
 - UZEMNIT VEŠKERÉ KOVOVÉ PŘEDMĚTY POMOCÍ VODIČE DOPLŇKOVÉHO OCHRANNÉHO POSPOJOVÁNÍ dle ČSN 33 2000-4 -41 ed.2 čl.415.2.
 - PŘED PŘEDÁNÍM DO UŽÍVÁNÍ BUDE PROVEDENA VÝCHOZÍ REVIZI dle ČSN 33 2000-6 ed.2
 - VEŠKERÉ SVODY KE STROJŮM A PŘÍSTROJŮM CHRÁNIT PROTI MECHANICKÉMU POŠKOZENÍ DO VÝŠE 1,6m dle ČSN 34 1610 a dle ČSN 33 200-5-52 ed.2
 - SLABOPROUDÁ INSTALACE BUDE PROVEDENA KABELY PRAFLaDur,, FTP ULOŽENY V TRUBCE PVC pr.23 a PVC pr.29 ULOŽENY POD OMÍTKOU dle ČSN 34 2300 ed.2 PŘEDPISY PRO VNITŘNÍ ROZVODY VEDENÍ ELEKTRONICKÝCH KOMUNIKACÍ ČSN EN 50174-2 ed.2 INFORMAČNÍ TECHNOLOGIE - INSTALACE KABELOVÝCH ROZVODŮ - ČÁST 2: PROJEKTOVÁ PŘÍPRAVA A VÝSTAVBA V BUDOVÁCH ČSN EN 50310 ed.3 POUŽITÍ SPOLEČNÉ SOUSTAVY POSPOJOVÁNÍ A ZEMNĚNÍ V BUDOVÁCH VYBAVENÝCH ZAŘÍZENÍM INFORMAČNÍ TECHNOLOGIE
 - DATOVÉ ZÁSUVKY BUDOU OSAZENY VE VÝŠCE 0,3 m OD PODLAHY - STŘED ZÁSUVKY, POKUD NEBUDE URČENO JINAK

* VNĚJŠÍ VLVY VE SLEDOVANÉM OBJEKTU PROJEKTOVÉ DOKUMENTACE BYLY URČENY DLE ČSN 33 2000-5-51 ed.3 článkem ZA.4, ČSN 33 2000-1 ed.2, ČSN 33 2000-4-41 ed.3 a TNI 33 2000-5-51: VNĚJŠÍ VLVY JSOU "NORMÁLNÍ" V SOULADU S TNI 33 2000-5-51 TABULKY 8, PROTO NENÍ DŮVOD URČOVÁNÍ VNĚJŠÍCH VLVŮ, POKUD JSOU VLVY MIMO URČENÍ "NORMÁLNÍ" DLE TNI 33 2000-5-51 TABULKY 6, JE VYPRACOVÁN PROTOKOL O URČENÍ VNĚJŠÍCH VLVŮ, KTERÝ JE SOUČÁSTI TECHNICKÉ ZPRÁVY TÉTO PROJEKTOVÉ DOKUMENTACE.
V KOUPELNÁCH BUDE ELEKTROINSTALACE PROVEDENA DLE ČSN 33 2000-7-701 ed.2 U DŘEZU A UMÝVACÍM PROSTORU DLE ČSN 33 2130 ed.3

* OSVĚTLENÍ PROSTOR BYLO NAVRŽENO TAK, ABY OSVĚTLENOST (Em) VYHOVOVALA POŽADAVKŮM ČSN EN 12464-1 a ČSN EN 1838

* VŠECHNY VIZUÁLNÍ PRVKY INTERIÉRU I EXTERIÉRU A JEJICH ROZMÍSTĚNÍ MUSÍ BÝT ODSOUHLASENY GENERÁLNÍM PROJEKTANTEM NEBO INVESTOREM (VZOROVÁNÍ).

ROZVODNÁ SÍŤ:


PŘÍVODNÍ NAPĚŤOVÁ SOUSTAVA
3PEN 400/230V 50Hz TN-C
ROZVODY ELEKTROINSTALACE
3NPE 400/230V 50Hz TN-C-S

 
OCHRANA PŘED ÚRAZEM ELEKTRICKÝM PROUDEM DLE ČSN 33 2000-4-41 ed.3

ŽIVÝCH ČÁSTÍ: OCHRANA IZOLACÍ
OCHRANA KRYTY A PŘEPÁŽKAMI
OCHRANA ZÁBRANOU
OCHRANA POLOHOU
OCHRANA DOPLŇKOVOU IZOLACÍ

NEŽIVÝCH ČÁSTÍ: AUTOMATICKÉ ODPOJENÍ OD ZDROJE
DOPLŇĚNA - PROUDOVÝM CHRÁNIČEM
- DOPL ŇKOVÝM POSPOJOVÁNÍM
OCHRANA MALÝM NAPĚTÍM SELV A PELV

ELEKTROINSTALACE BUDE PROVEDENA DLE PLATNÝCH ZÁKONŮ,
VYHLÁŠEK, NOREM A MONTÁŽNÍCH NÁVODŮ VÝROBCE

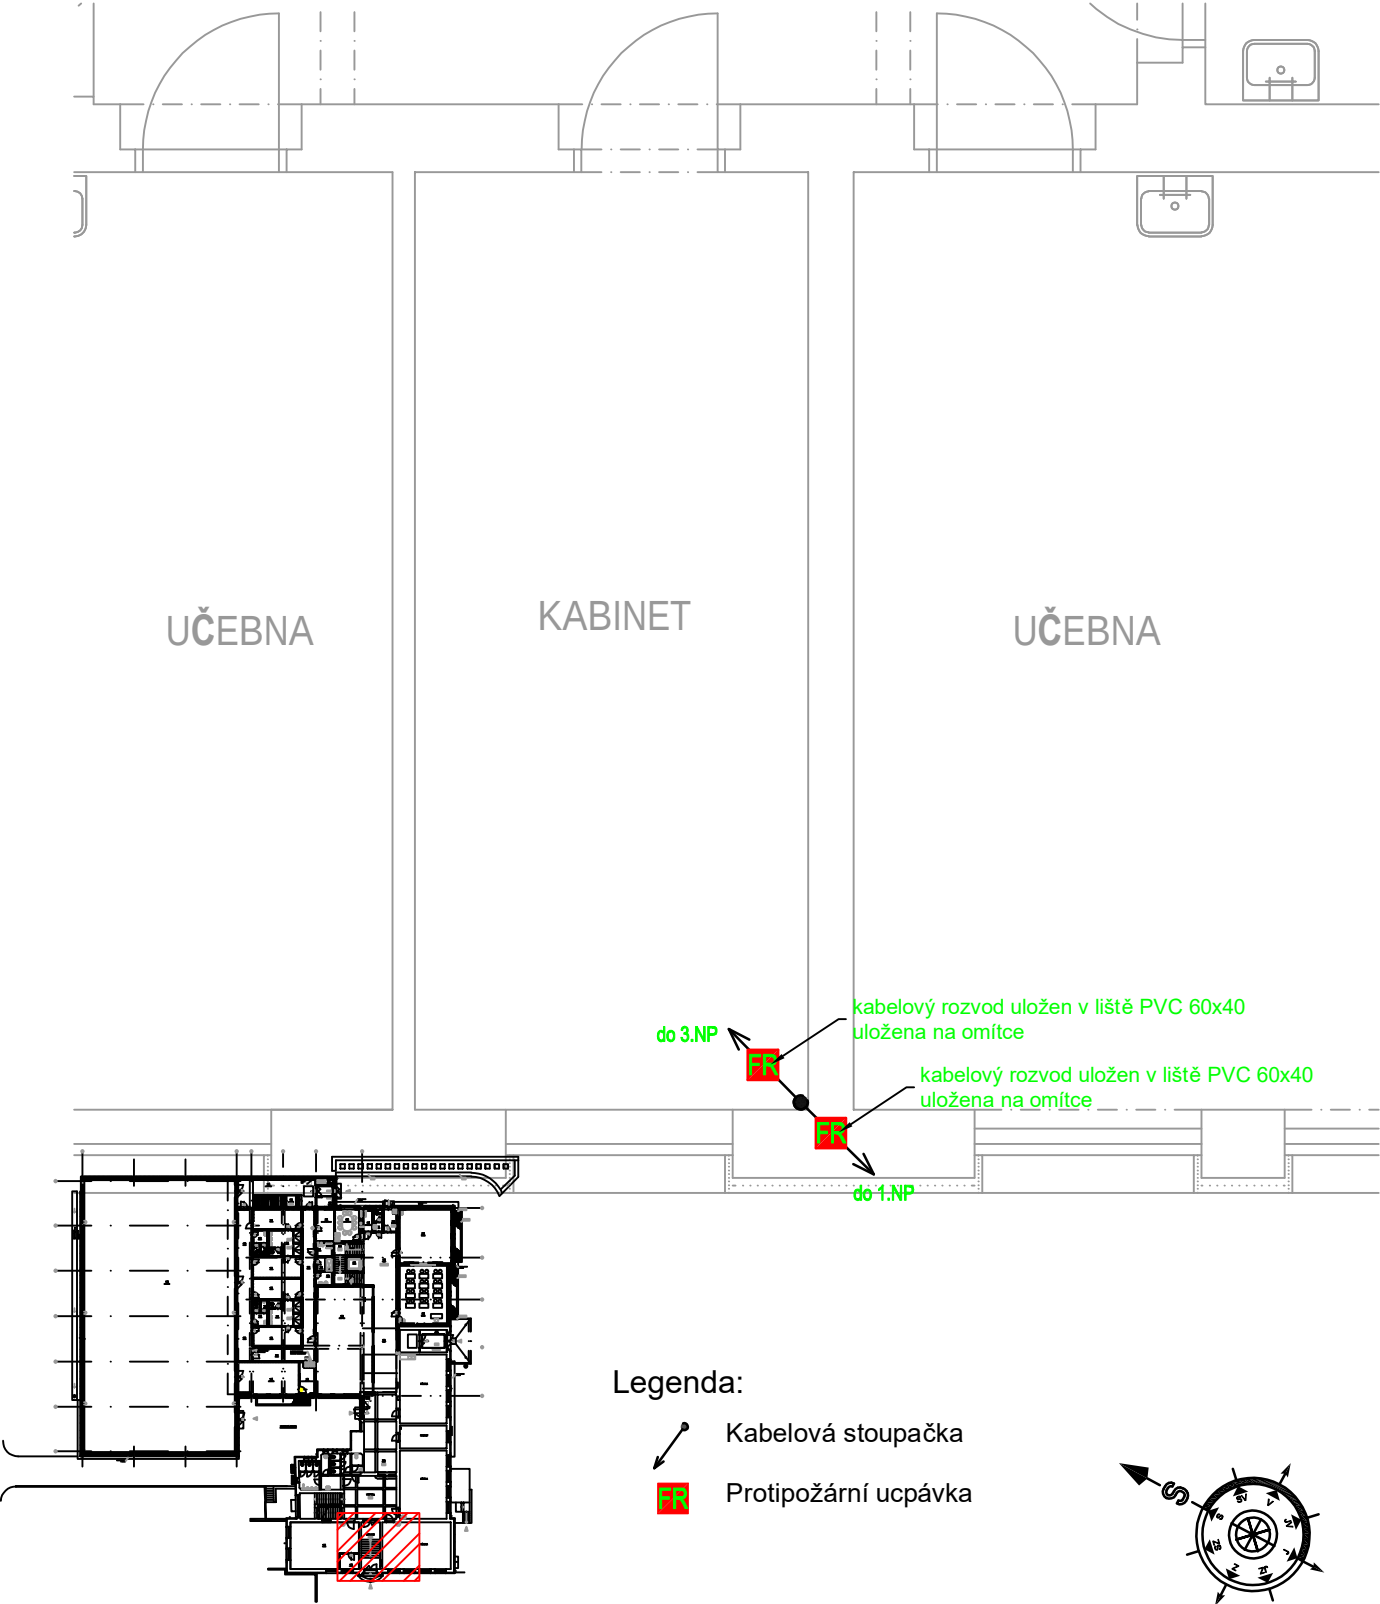

Odpovědný projektant: Petr Winkler Skácelova 3063/5, 695 01 Hodonín tel:603 513 362 IČ: 88842711, ČKAIT: 1005185		Kreslil: Petr Winkler		
Investor: Obec Dambořice, Pod Kostelem 69, 696 35 Dambořice				
Datum: 02/2021 Měřítko: 1:50		Stupeň proj.dokumentace pro provádění stavby		Velikost papíru: 2xA4
Akce: PŮDNÍ PROSTORY ZŠ DAMBOŘICE - DRUŽINA, VYTVARNÝ ATELIÉR, KABINETY				Kopie
Místo: k. ú. Dambořice; 624632, parc. č. st. 531, číslo p. 466				
Obsah: D.1.4.4 - silnoprúdová elektrotechnika PŮdorys 2.NP elektroinstalace			Výkres č. D1.4.4-08	