


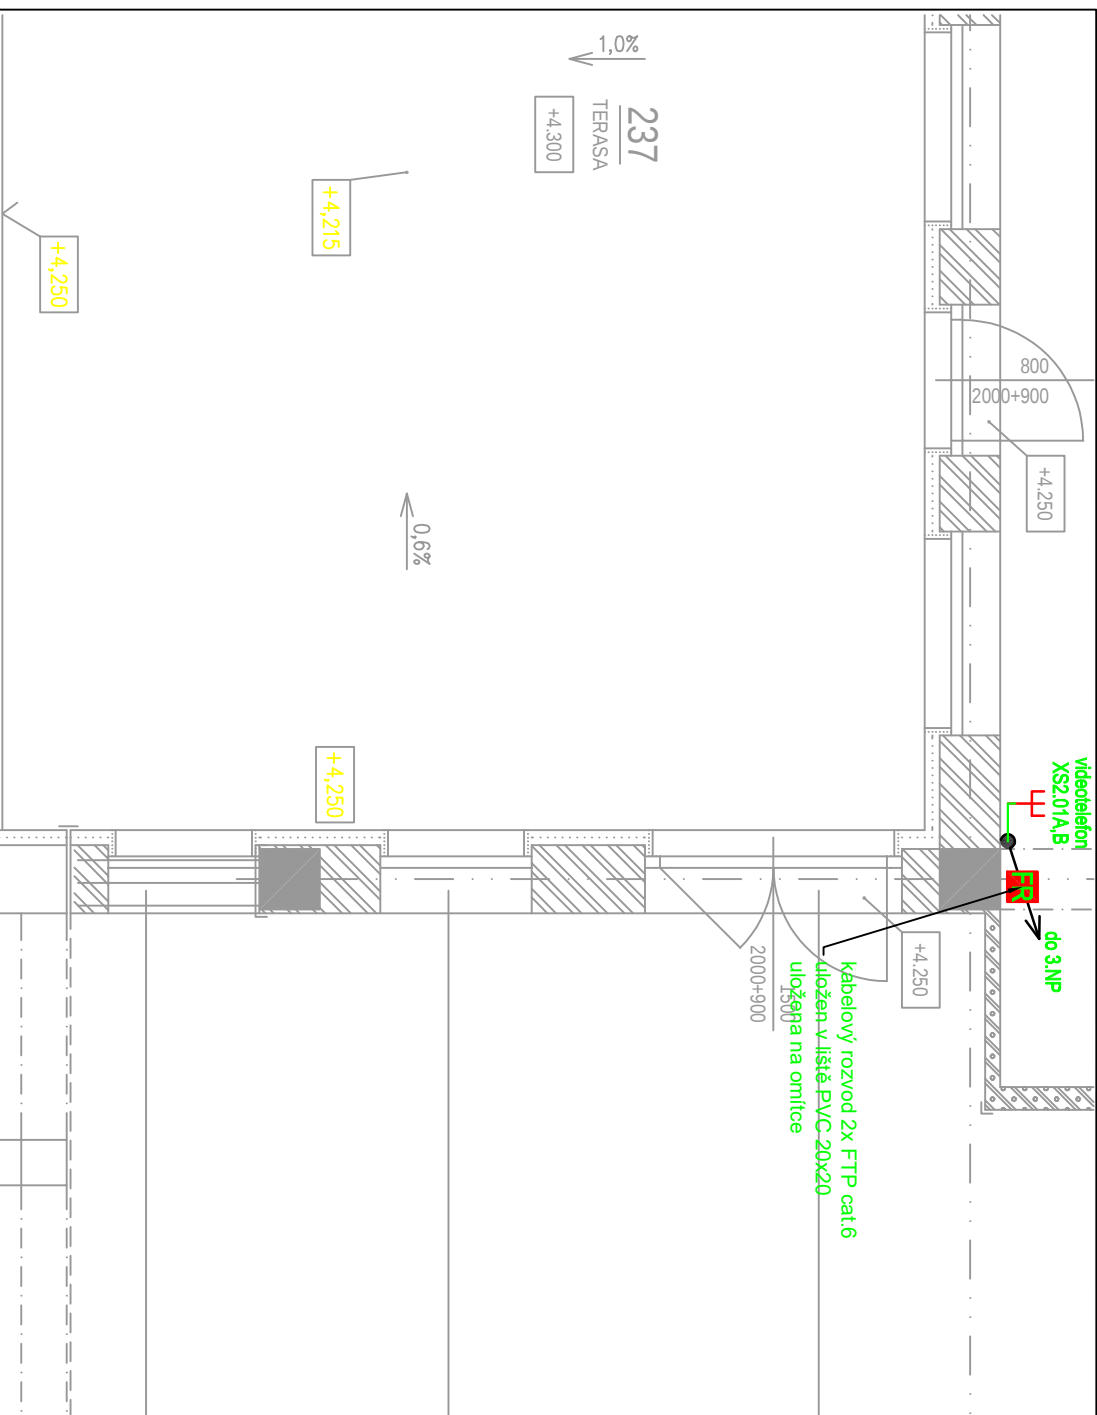

- POZNÁMKA:**
- ELEKTROINSTALACE BUDE PROVEDENA KABELY A VODIČI CYKY, PRAFLADUR, H07V-U A H07V-K ULOŽENY POD OMÍTKOU, V SDK PŘEDSTĚNÁCH, V LIŠTÁCH PVC 60x40, PVC 40x40, PVC 40x20, V KABELOVÝCH PŘÍCHYTKÁCH POD OMÍTKOU, V SDK PŘEDSTĚNÁCH, V LIŠTÁCH PVC 60x40, PVC 40x40, PVC 40x20, V KABELOVÝCH PŘÍCHYTKÁCH 6700-00/P NEBO V KABELOVÝCH PŘÍCHYTKÁCH SH90 dle ČSN 33 2130 ed.3 ELEKTRICKÉ INSTALACE NÍZKÉHO NAPĚTÍ - VNITŘNÍ ELEKTRICKÉ ROZVODY ČSN 33 2312 ed.2 ELEKTRICKÉ INSTALACE NÍZKÉHO NAPĚTÍ - ELEKTRICKÁ ZAŘÍZENÍ V HOŘLAVÝCH LÁTKÁCH A NA NICH
 - TPY INSTALAČNÍCH PŘÍSTROJŮ (SPÍNAČE A ZÁSUVKY) BUDOU UPŘESNĚNY INVESTOREM.
 - SPÍNAČE BUDOU OSAZENY VE VÝŠCE 1,2 m OD PODLAHY - STŘED SPÍNAČE, POKUD NEBUDE URČENO JINAK. ZÁSUVKY V BUDOU OSAZENY VE VÝŠCE 0,3 m OD PODLAHY - STŘED ZÁSUVKY, POKUD NEBUDE URČENO JINAK. VZDALENOST INSTALAČNÍCH PŘÍSTROJŮ OD VNĚJŠÍ HRANY ZÁRUBNĚ 0,1m
 - SPÍNAČE, OVLÁDAČ A ZÁSUVKY SDRUŽOVAT DO VÍCENÁSOBNÝCH RÁMEČKŮ, ZÁSUVKY SLABOPROUDU SDRUŽOVAT DO VÍCENÁSOBNÝCH RÁMEČKŮ
 - UPŘESNĚNÍ ROZMÍSTĚNÍ OSVĚTLIVACÍCH TĚLES BUDE PROVEDENO PŘI MONTÁŽI NEBO VE VÝKRESU PODLEDOVÝCH KONSTRUKCÍ. VEŠKERÉ SVĚTLNÉ VÝVODY BUDOU OPATŘENY SVORKOVNICÍ, NA KABELOVÝCH VÝVODECH BUDE PONECHÁNA REZERVA MINIMÁLNĚ 2,0m
 - UŽEMNIT VEŠKERÉ KOVOVÉ PŘEDMĚTY POMOCÍ VODIČE DOPLŇKOVÉHO OCHRANNÉHO POSPOJOVÁNÍ dle ČSN 33 2000-4 -41 ed.2 čl.415.2.
 - PŘED PŘEDÁNÍM DO UŽÍVÁNÍ BUDE PROVEDENA VÝCHOZÍ REVIZIE dle ČSN 33 2000-6 ed.2
 - VEŠKERÉ SVODY KE STROJŮM A PŘÍSTROJŮM CHRÁNIT PROTI MECHANICKÉMU POŠKOZENÍ DO VÝŠE 1,6m dle ČSN 34 1610 a dle ČSN 33 200-5-52 ed.2
 - SLABOPROUDA INSTALACE BUDE PROVEDENA KABELY PRAFLADUR,, FTP ULOŽENY V TRUBECE PVC pr.23 a PVC pr.29 ULOŽENY POD OMÍTKOU dle ČSN 34 2300 ed.2 PŘEDPISY PRO VNITŘNÍ ROZVODY VEDENÍ ELEKTRONICKÝCH KOMUNIKACÍ ČSN EN 50174-2 ed.2 INFORMAČNÍ TECHNOLOGIE - INSTALACE KABELOVÝCH ROZVODŮ - ČÁST 2: PROJEKTOVÁ PŘÍPRAVA A VÝSTAVBA V BUDOVÁCH ČSN EN 50310 ed.3 POUŽITÍ SPOLEČNÉ SOUSTAVY POSPOJOVÁNÍ A ZEMNĚNÍ V BUDOVÁCH VYBAVENÝCH ZAŘÍZENÍM INFORMAČNÍ TECHNOLOGIE
 - DATOVÉ ZÁSUVKY BUDOU OSAZENY VE VÝŠCE 0,3 m OD PODLAHY - STŘED ZÁSUVKY, POKUD NEBUDE URČENO JINAK

* VNĚJŠÍ VLVIVY VE SLEDOVANÉM OBJEKTU PROJEKTOVÉ DOKUMENTACE BYLY URČENY DLE ČSN 33 2000-5-51 ed.3 článkem ZA.4, ČSN 33 2000-1 ed.2, ČSN 33 2000-4-41 ed.3 a TNI 33 2000-5-51: VNĚJŠÍ VLVIVY JSOU "NORMÁLNÍ" V SOULADU S TNI 33 2000-5-51 TABULKY 8, PROTO NEMÍ DUVOD URČOVÁNÍ VNĚJŠÍCH VLVIVŮ, POKUD JSOU VLVIVY MIMO URČENÍ "NORMÁLNÍ" DLE TNI 33 2000-5-51 TABULKY 6, JE VYPRÁCOVÁN PROTOKOL O URČENÍ VNĚJŠÍCH VLVIVŮ, KTERÝ JE SOUČÁSTÍ TECHNICKÉ ZPRÁVY TĚTO PROJEKTOVÉ DOKUMENTACE.

V KOUPELNÁCH BUDE ELEKTROINSTALACE PROVEDENA DLE ČSN 33 2000-7-701 ed.2

U DŘEŽU A UMÝVACÍM PROSTORU DLE ČSN 33 2130 ed.3

* OSVĚTLENÍ PROSTOR BYLO NAVRŽENO TAK, ABY OSVĚTLENOST (Em) VYHOVOVALA POŽADAVKŮM ČSN EN 12464-1 a ČSN EN 1838

* VŠECHNY VIZUÁLNÍ PRVKY INTERIÉRU I EXTERIÉRU A JEJICH ROZMÍSTĚNÍ MUSÍ BYT ODSOUHLASENY GENERALNÍM PROJEKTANTEM NEBO INVESTOREM (VZOROVÁNÍ).

Legenda:

⚡

Datová zásuvka 2XRJ45

↗

Kabelová stoupačka

■

Protipožární ucpávka

—

Rozvod strukturované kabeláže

Značení:

⚡

zařízení

XS1.01A/B

počet vývodu

—


číslo zásuvky

—

číslo patra


—

typ obvodu - XS datový

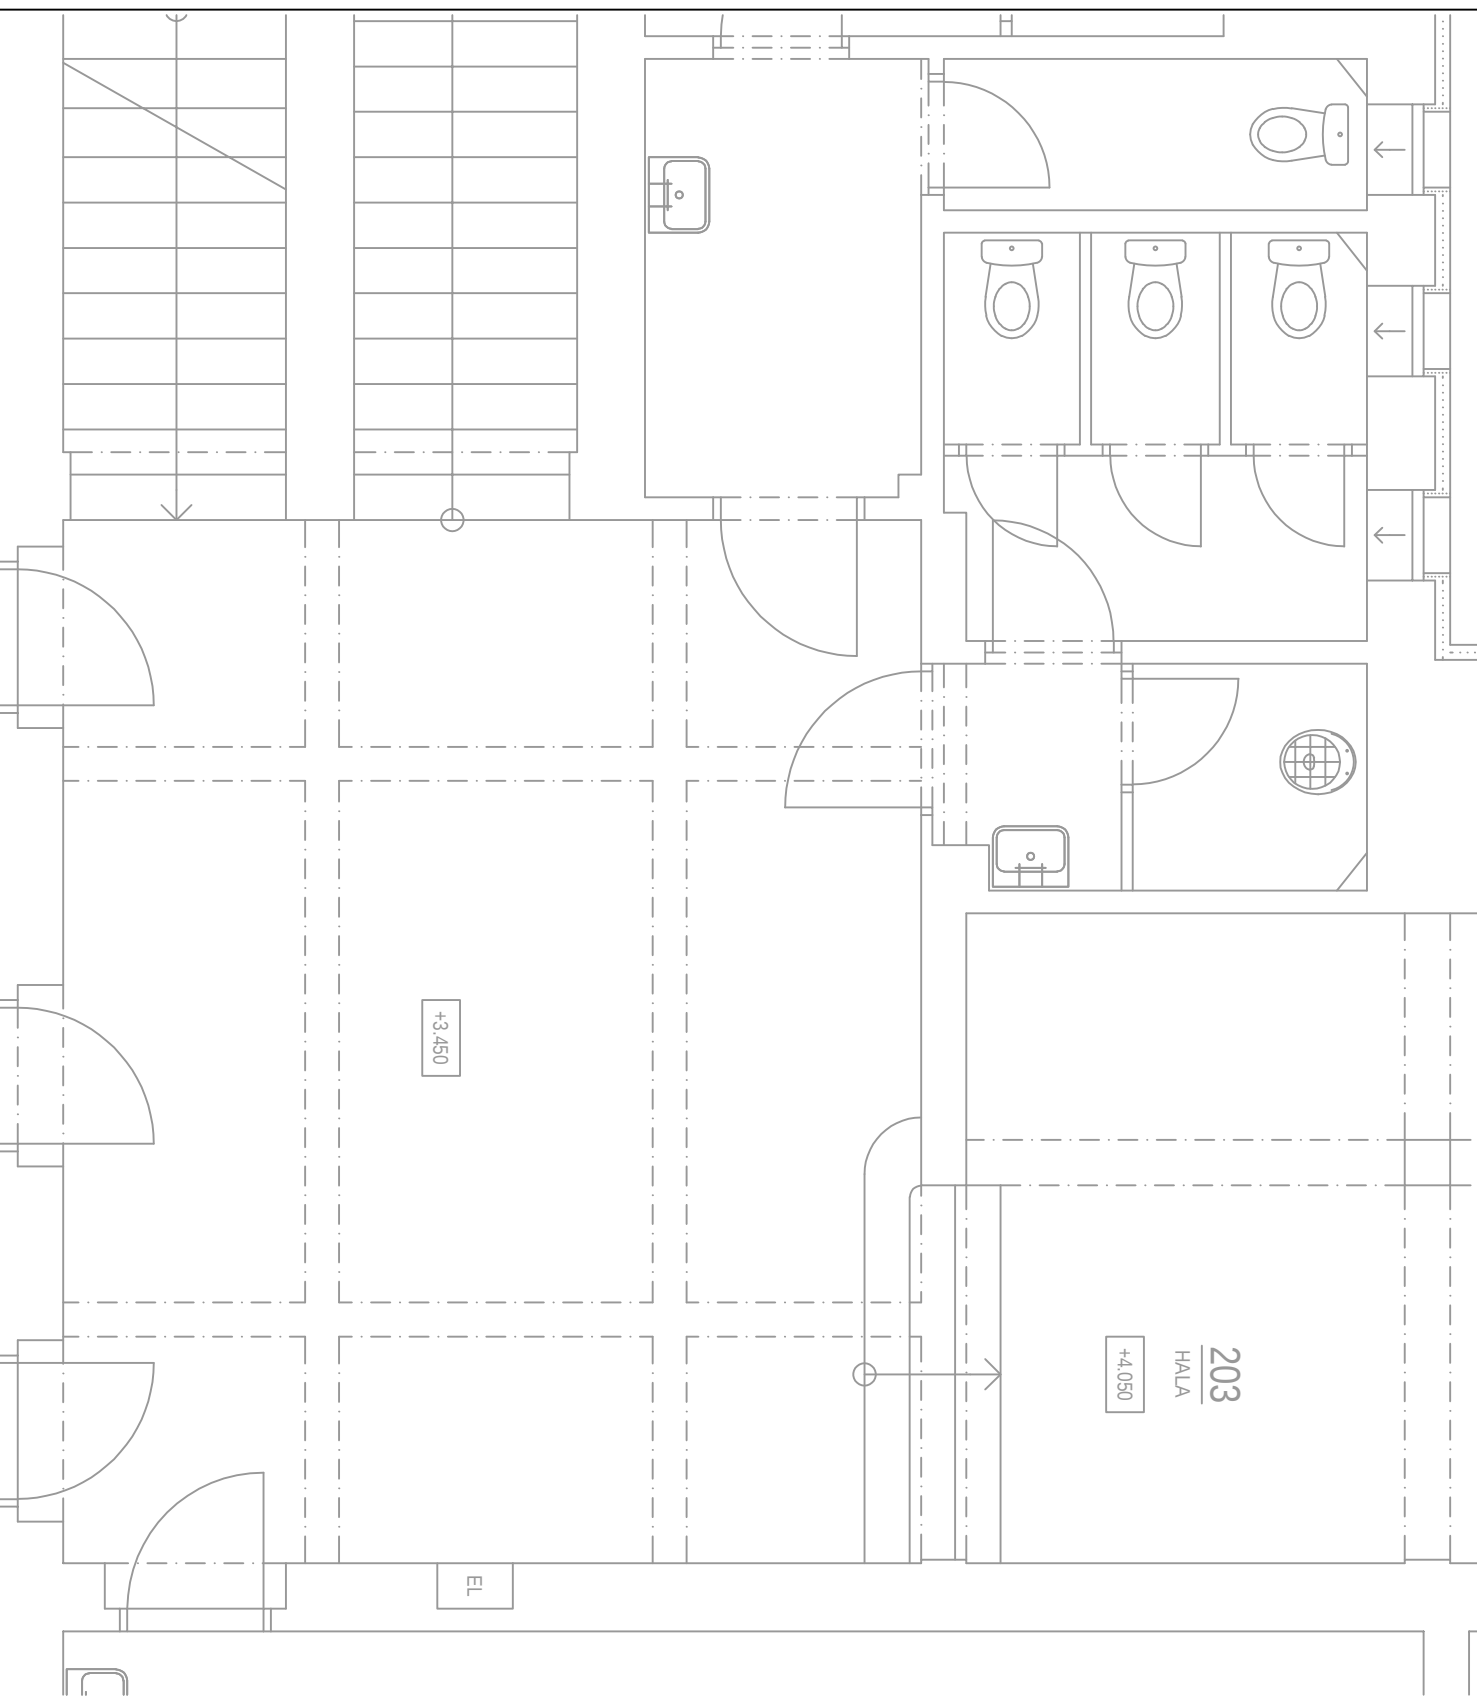

ROZVODNÁ SÍŤ:

PRŮVNÍ MARETIVA SOUSTAVA
3PEN 400/230V 50Hz TN-C
ROZVODY ELEKTROINSTALACE
3NPE 400/230V 50Hz TN-C-S
OCHRANA PŘED ÚRAZEM ELEKTRICKÝM PROUDEM DLE ČSN 33 2000-4-41 ed.3 ŽIVÝCH ČÁSTÍ: OCHRANA IZOLACÍ
OCHRANA KRYTÝ A PŘEPÁŽKAMI
OCHRANA ZABRANOU
OCHRANA POLOHOU
OCHRANA DOP.ŇKOVOU IZOLACÍ
NEŽIVÝCH ČÁSTÍ: AUTOMATICKÉ ODPOJENÍ OD ZDROJE
DOP.ŇKOVÝM POSPOJOVÁNÍM
OCHRANA MALÝM NÁPĚTÍM SEL V A PELV
SLABOPROUDÉ ROZVODY BUDOU PROVEDENY DLE PLATNÝCH ZÁKONŮ, VÝHLÁŠEK, NOREM A MONTÁŽNÍCH NÁVODŮ VÝROBCE

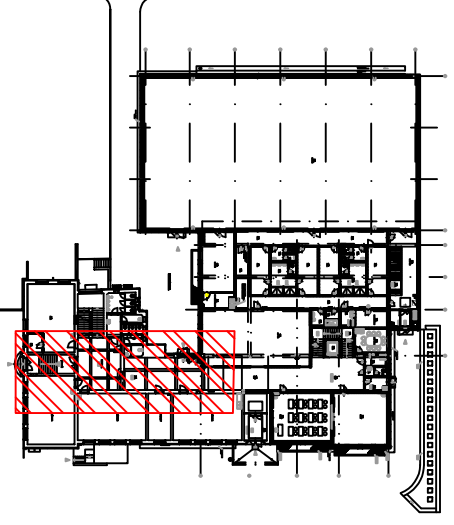

Odpovědný projektant:		Kreslil:
Petr Winkler		Petr Winkler
Skacelova 3063/5, 695 01 Hodonín		
tel:603 513 362		
IČ: 88842711, ČKAIT: 1005185		
Investor: Obec Dambořice, Pod Kostelem 69, 696 35 Dambořice		
Datum: 02/2021	Stupeň proj.dokumentace	Velikost papíru:
Měřítko: 1:50	pro provádění stavby	5xA4
Akce: PŮDNÍ PROSTORY ZŠ DAMBOŘICE - DRUŽINA, VYTVARNÝ ATELIER, KABINETY		Kopie
Místo: k. ú. Dambořice, 624632, parc. č. st. 531, číslo p. 466		
Obsah: D.1.4.4 - silnoproudá elektrotechnika		Výkres č.
Půdorys 2.NP slaboproudé rozvody		D1.4.4-11