


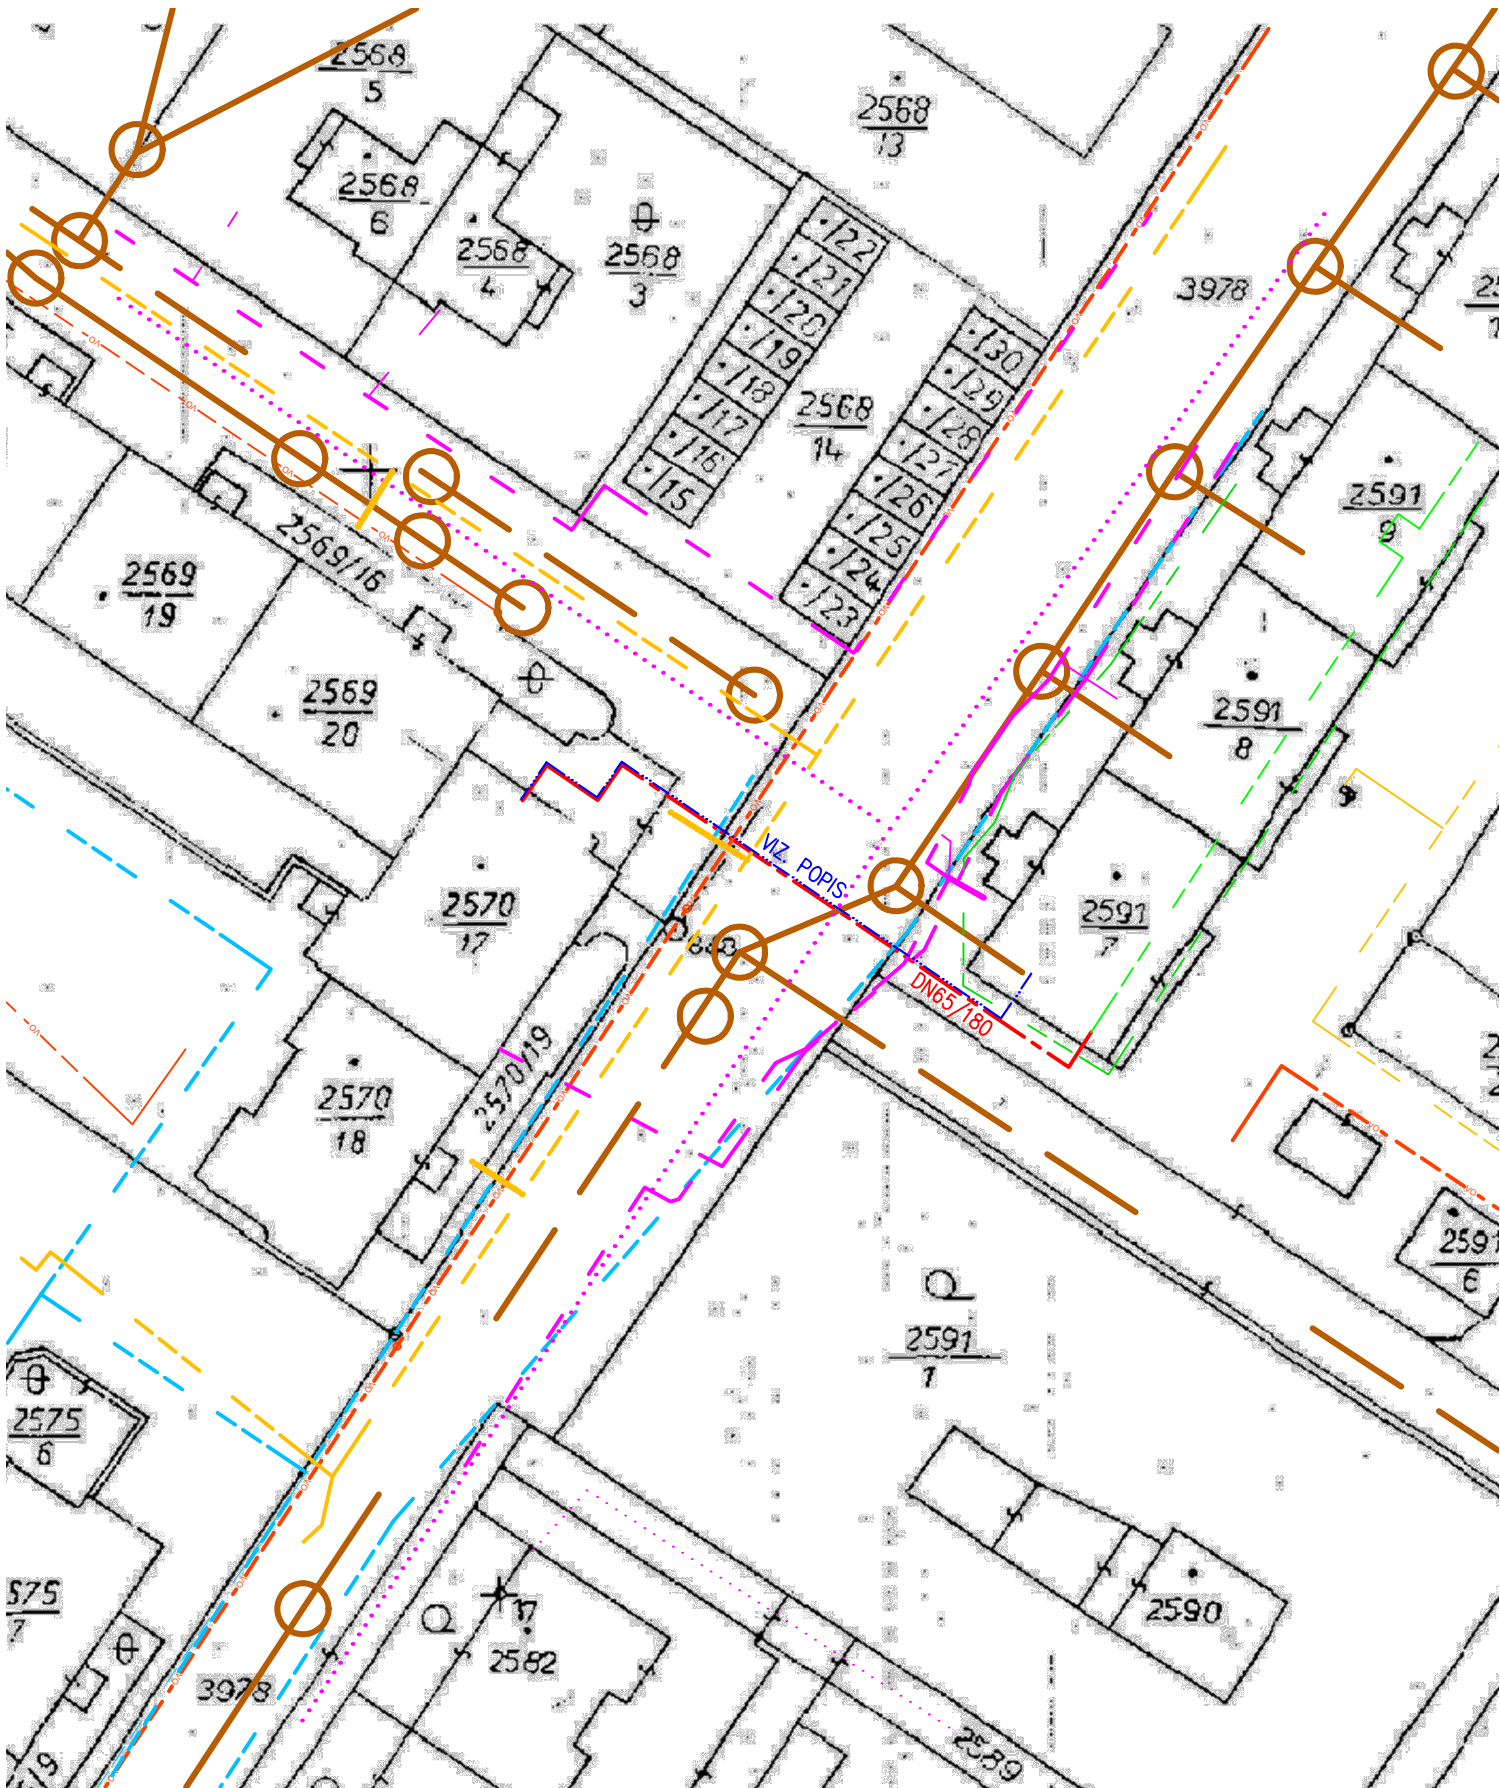


LEGENDA KE KABELOVÉ TRASE:

KABEL CYKY J 4x10
KABEL CYKY J 5x2,5
KABEL VENKOVNÍ UTP min.CAT 5E
Mikrotrubička DuraMicro DB 12/8 STANDARD HDPE
KABELY SPOLU ULOŽENY V OCHRANNÉ TRUBCE KOPOFLEX

LEGENDA:

- OSA TRASY NOVÉHO TEPLOVODU
- KABELOVÁ TRASA VE SPOLEČNÉM VÝKOPU S TEPLOVODEM
- STÁVAJÍCÍ TEPLOVOD
- CETIN
- CETIN – NEVYUŽÍVANÉ
- VODOVOD
- KANALIZACE
- ELEKTRONICKÉ KOMUNIKACE JON
- VEŘEJNÉ OSVĚTLENÍ TS
- PLYN STL

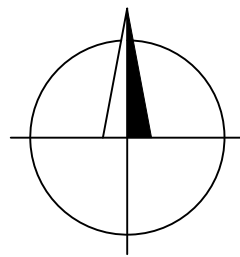

PROJEKTOVÁ DOKUMENTACE			
HLAVNÍ ING. PROJEKTU Ing.Maršner Alois	ZODP. PROJEKTANT: Miroslav Juřík	VYPRACOVAL: Miroslav Juřík	KONTROLOVAL:
INVESTOR: Městská realitní Poděbrady a.s. Jiřího náměstí 20/I 290 31 Poděbrady	DODAVATEL PD: ELSERVIS JM s.r.o. U Fortny 2158 688 01 Uherský Brod	FORMÁT: 1xA3 DATUM: 1/2025 STUPEŇ: DPS	Č. ZAK.: 2501 MĚŘÍTKO: 1:500 ČÍSLO PŘÍLOHY: B.1.3.
KRAJ: Středočeský	MĚSTO: Poděbrady	Č. ZAK.: 2501 MĚŘÍTKO: 1:500	PARÉ:
AKCE: Projektová dokumentace předávacích stanic a teplovodu Budovcova 1325, 290 31 Poděbrady			ČÁST: SO01 - MaR Propojení na stávající systém
PRÍLOHA: Celková situace			
TENTO VÝKRES A JEHO PŘÍLOHY JSOU NAŠÍM DUŠEVNÍM VLASTNICTVÍM, NESMÍ BÝT BEZ NAŠEHO PŘEDCHOZÍHO PÍSEMNÉHO SOUHLASU KOPÍROVÁNY, ROZMNOŽOVÁNY ANI ZPŘÍSTUPNĚNY JINÝM OSOBÁM NEBO FIRMÁM			