


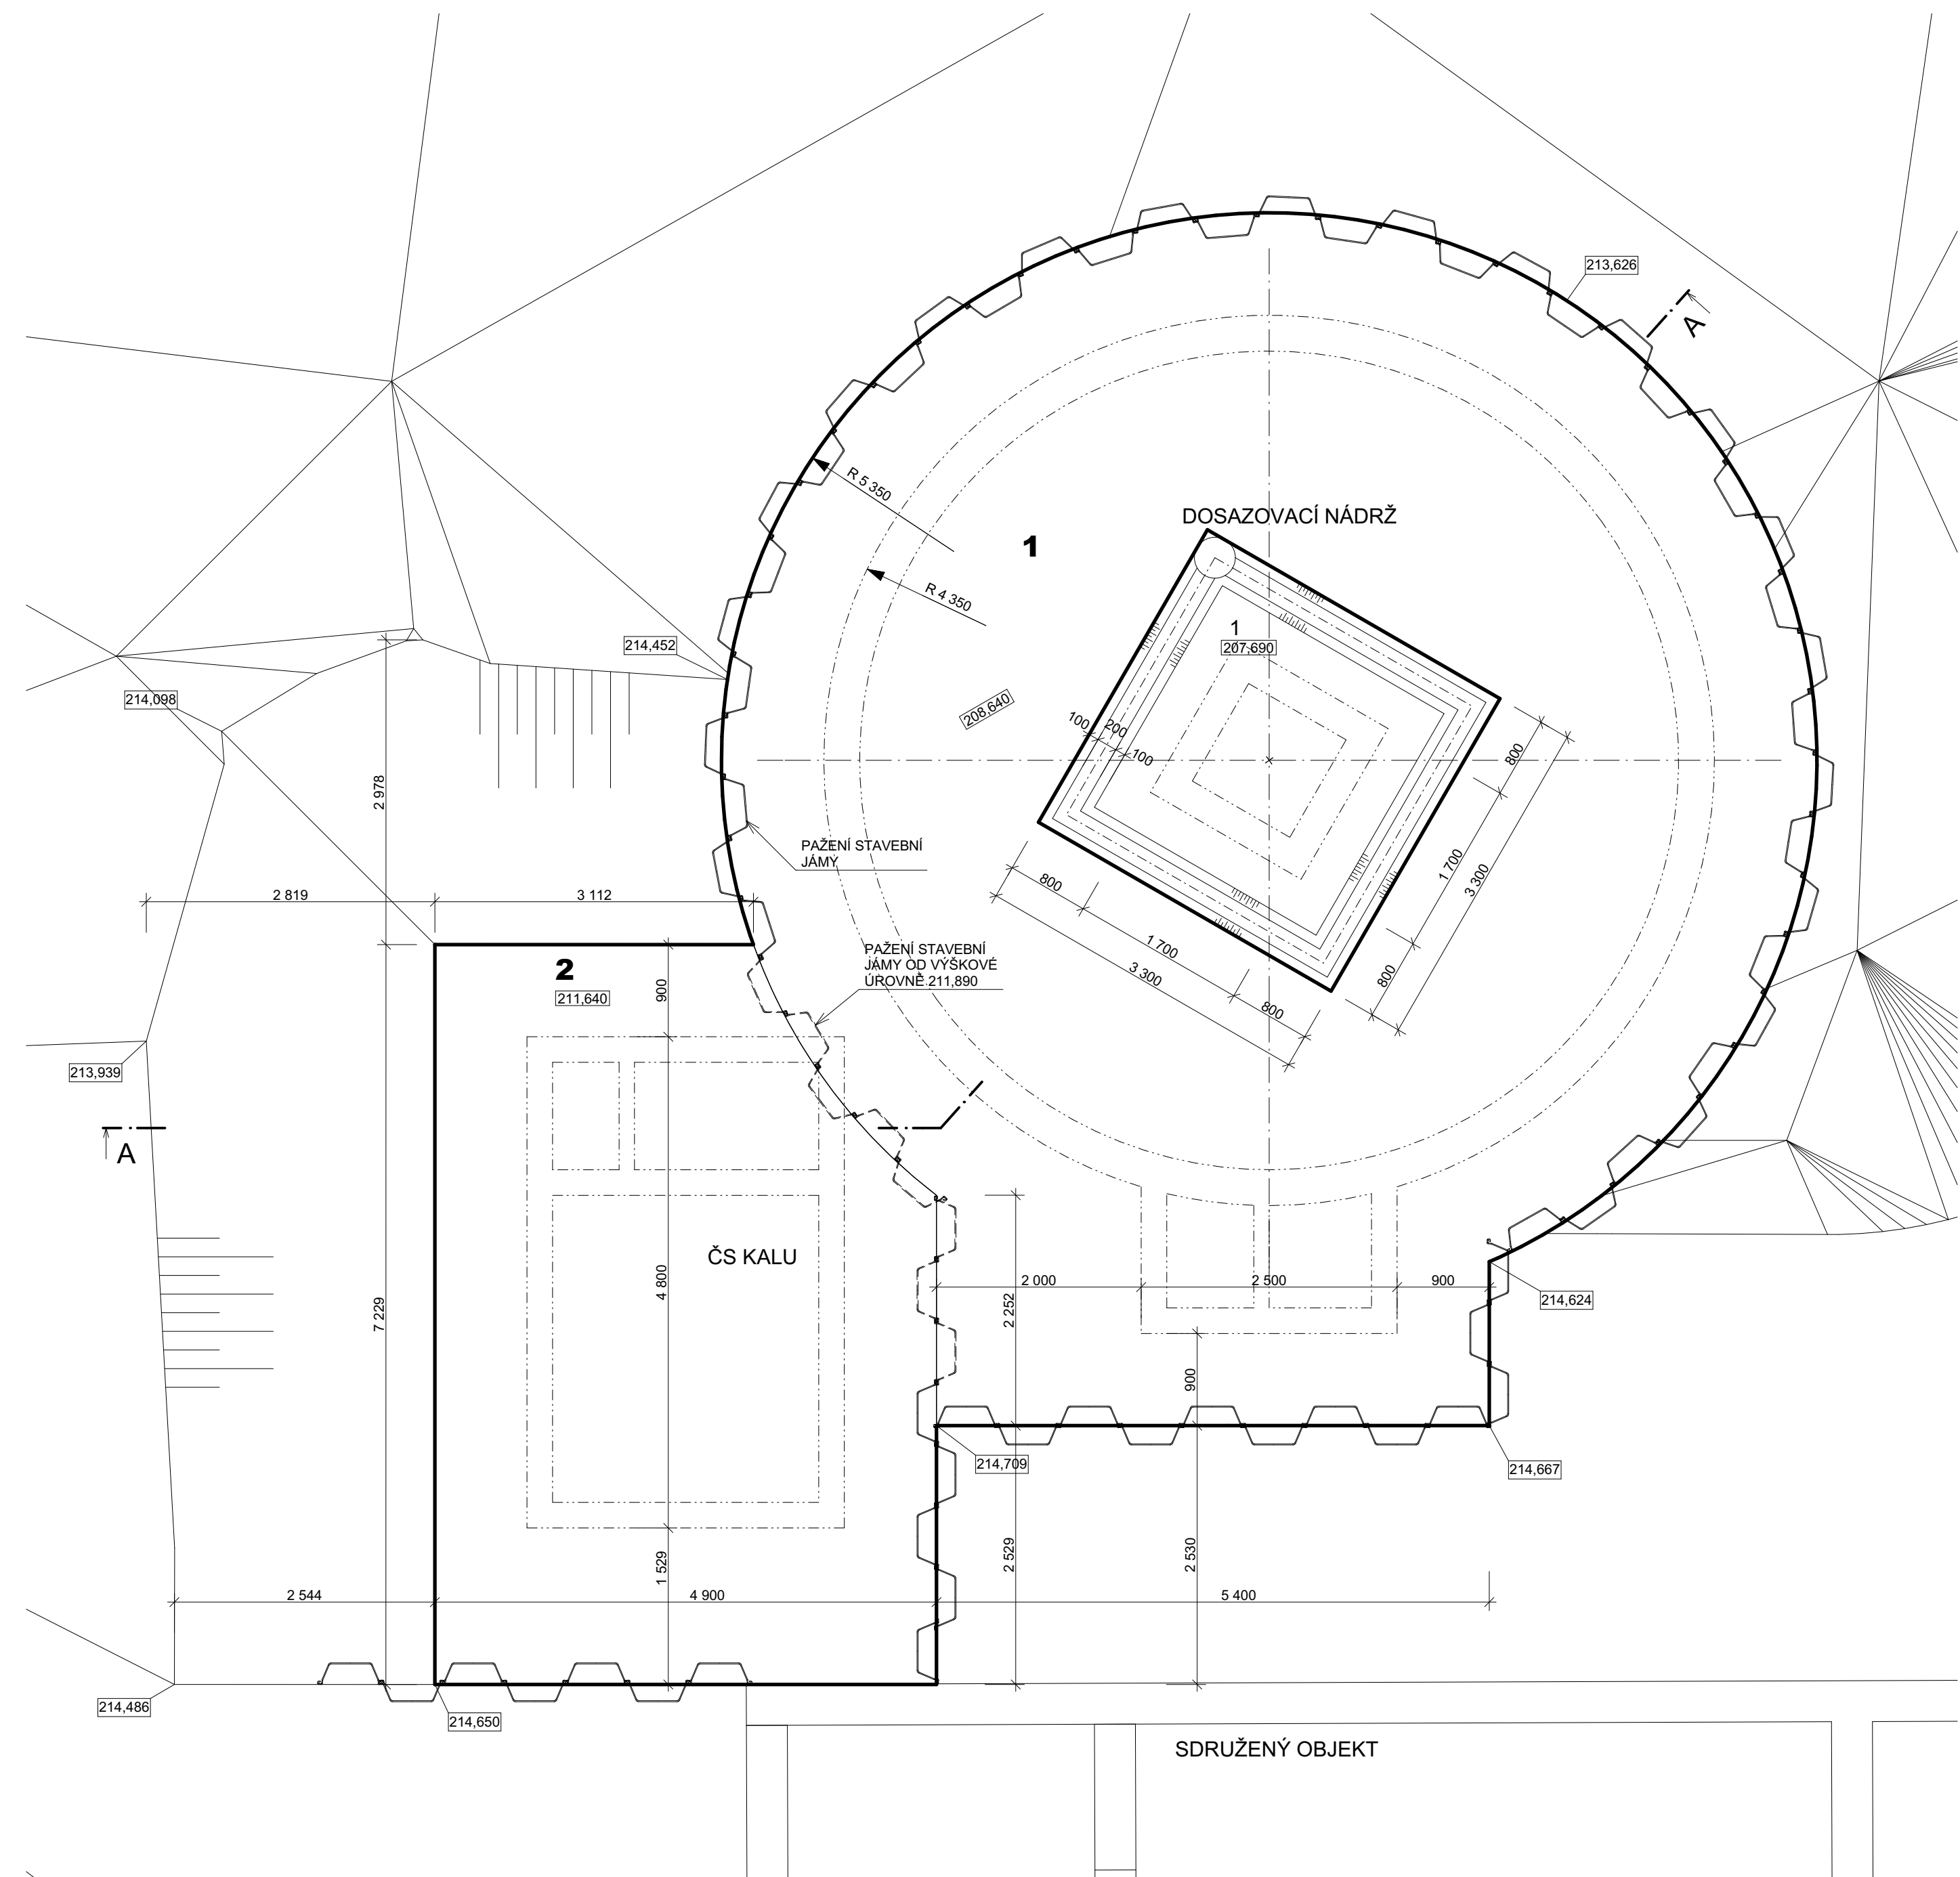

INDEX ZMĚNY	POPIS ZMĚNY	DATUM	PROVEDL	PODPIS

VÝŠK. SYSTÉM: Bpv

 VODOHOSPODÁŘSKÝ PODNIK a.s. PRAŽSKÁ 14, 303 02 PLZEŇ Tel: 377 201 630, e-mail: vhp@vhp.cz, www.vhp.cz	INVESTOR: Městys Karlštejn Karlštejn 185, 267 18 Karlštejn	
	ZPRACOVAL:	Ing. Soukup <i>Soukup</i>
	PROJEKTANT:	Ing. Soukup
	HLAVNÍ INŽENÝR PROJEKTU:	Ing. Vraný <i>Vraný</i>
AKCE:		ČÍSLO ZAKÁZKY: 2016
INTENZIFIKACE ČOV KARLŠTEJN		DATUM: 10/2018
		POČET LISTŮ:
		MĚŘÍTKO: 1:50
		STUPEŇ: DPS
NÁZEV VÝKRESU: D.1.1 ARCHITEKTONICKO STAVEBNÍ ŘEŠENÍ SO 02 DOSAZOVACÍ NÁDRŽ A ČS KALU		ČÍSLO VÝKRESU: D.1.1.21
VÝKOPY - PŮDORYS		