



ELEKTRO ŠACHTA
PŮDORYS

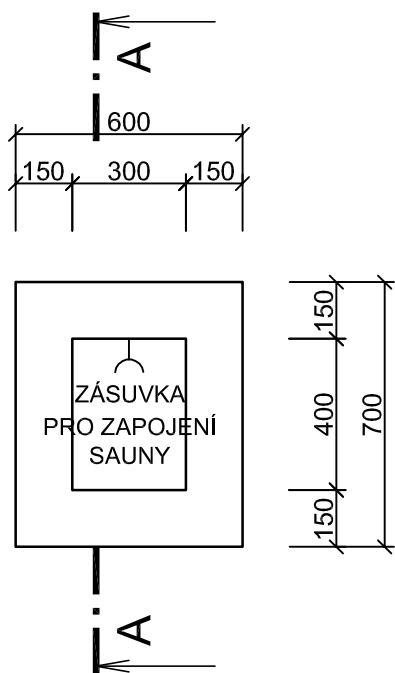

ŘEZ A-A'

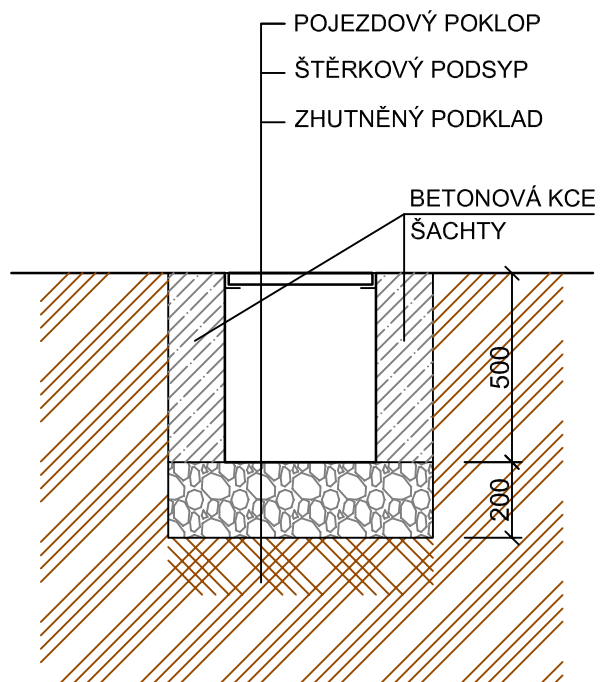

ZODPOVĚDNÝ PROJEKTANT Ing. arch. Hana Ryšavá +420 737 306 670 info@hanarysava.cz	VYPRACOVAL Ing. arch. Ivana Zlámalová +420 605 543 608 zlamalovaiv@gmail.com
OBJEDNATEL Statutární město Brno zast. ÚMČ Brno Jundrov Veslařská 56, Brno	
STAVBA ÚPRAVA POZEMKU, p.č.2694/2- etapa II	

MÍSTO STAVBY
Brno-Jundrov
ul. Ke Kácatům

STUPEŇ DOKUMENTACE
REALIZAČNÍ DOKUMENTACE

ČÁST DOKUMENTACE
XX
STAVEBNÍ OBJEKT
XX

NÁZEV VÝKRESU
ELEKTRO ŠACHTA

DATUM 27/06/2021	VERZE I	MĚŘÍTKO 1:20	ČÍSLO VÝKRESU 06
---------------------	------------	-----------------	---------------------