


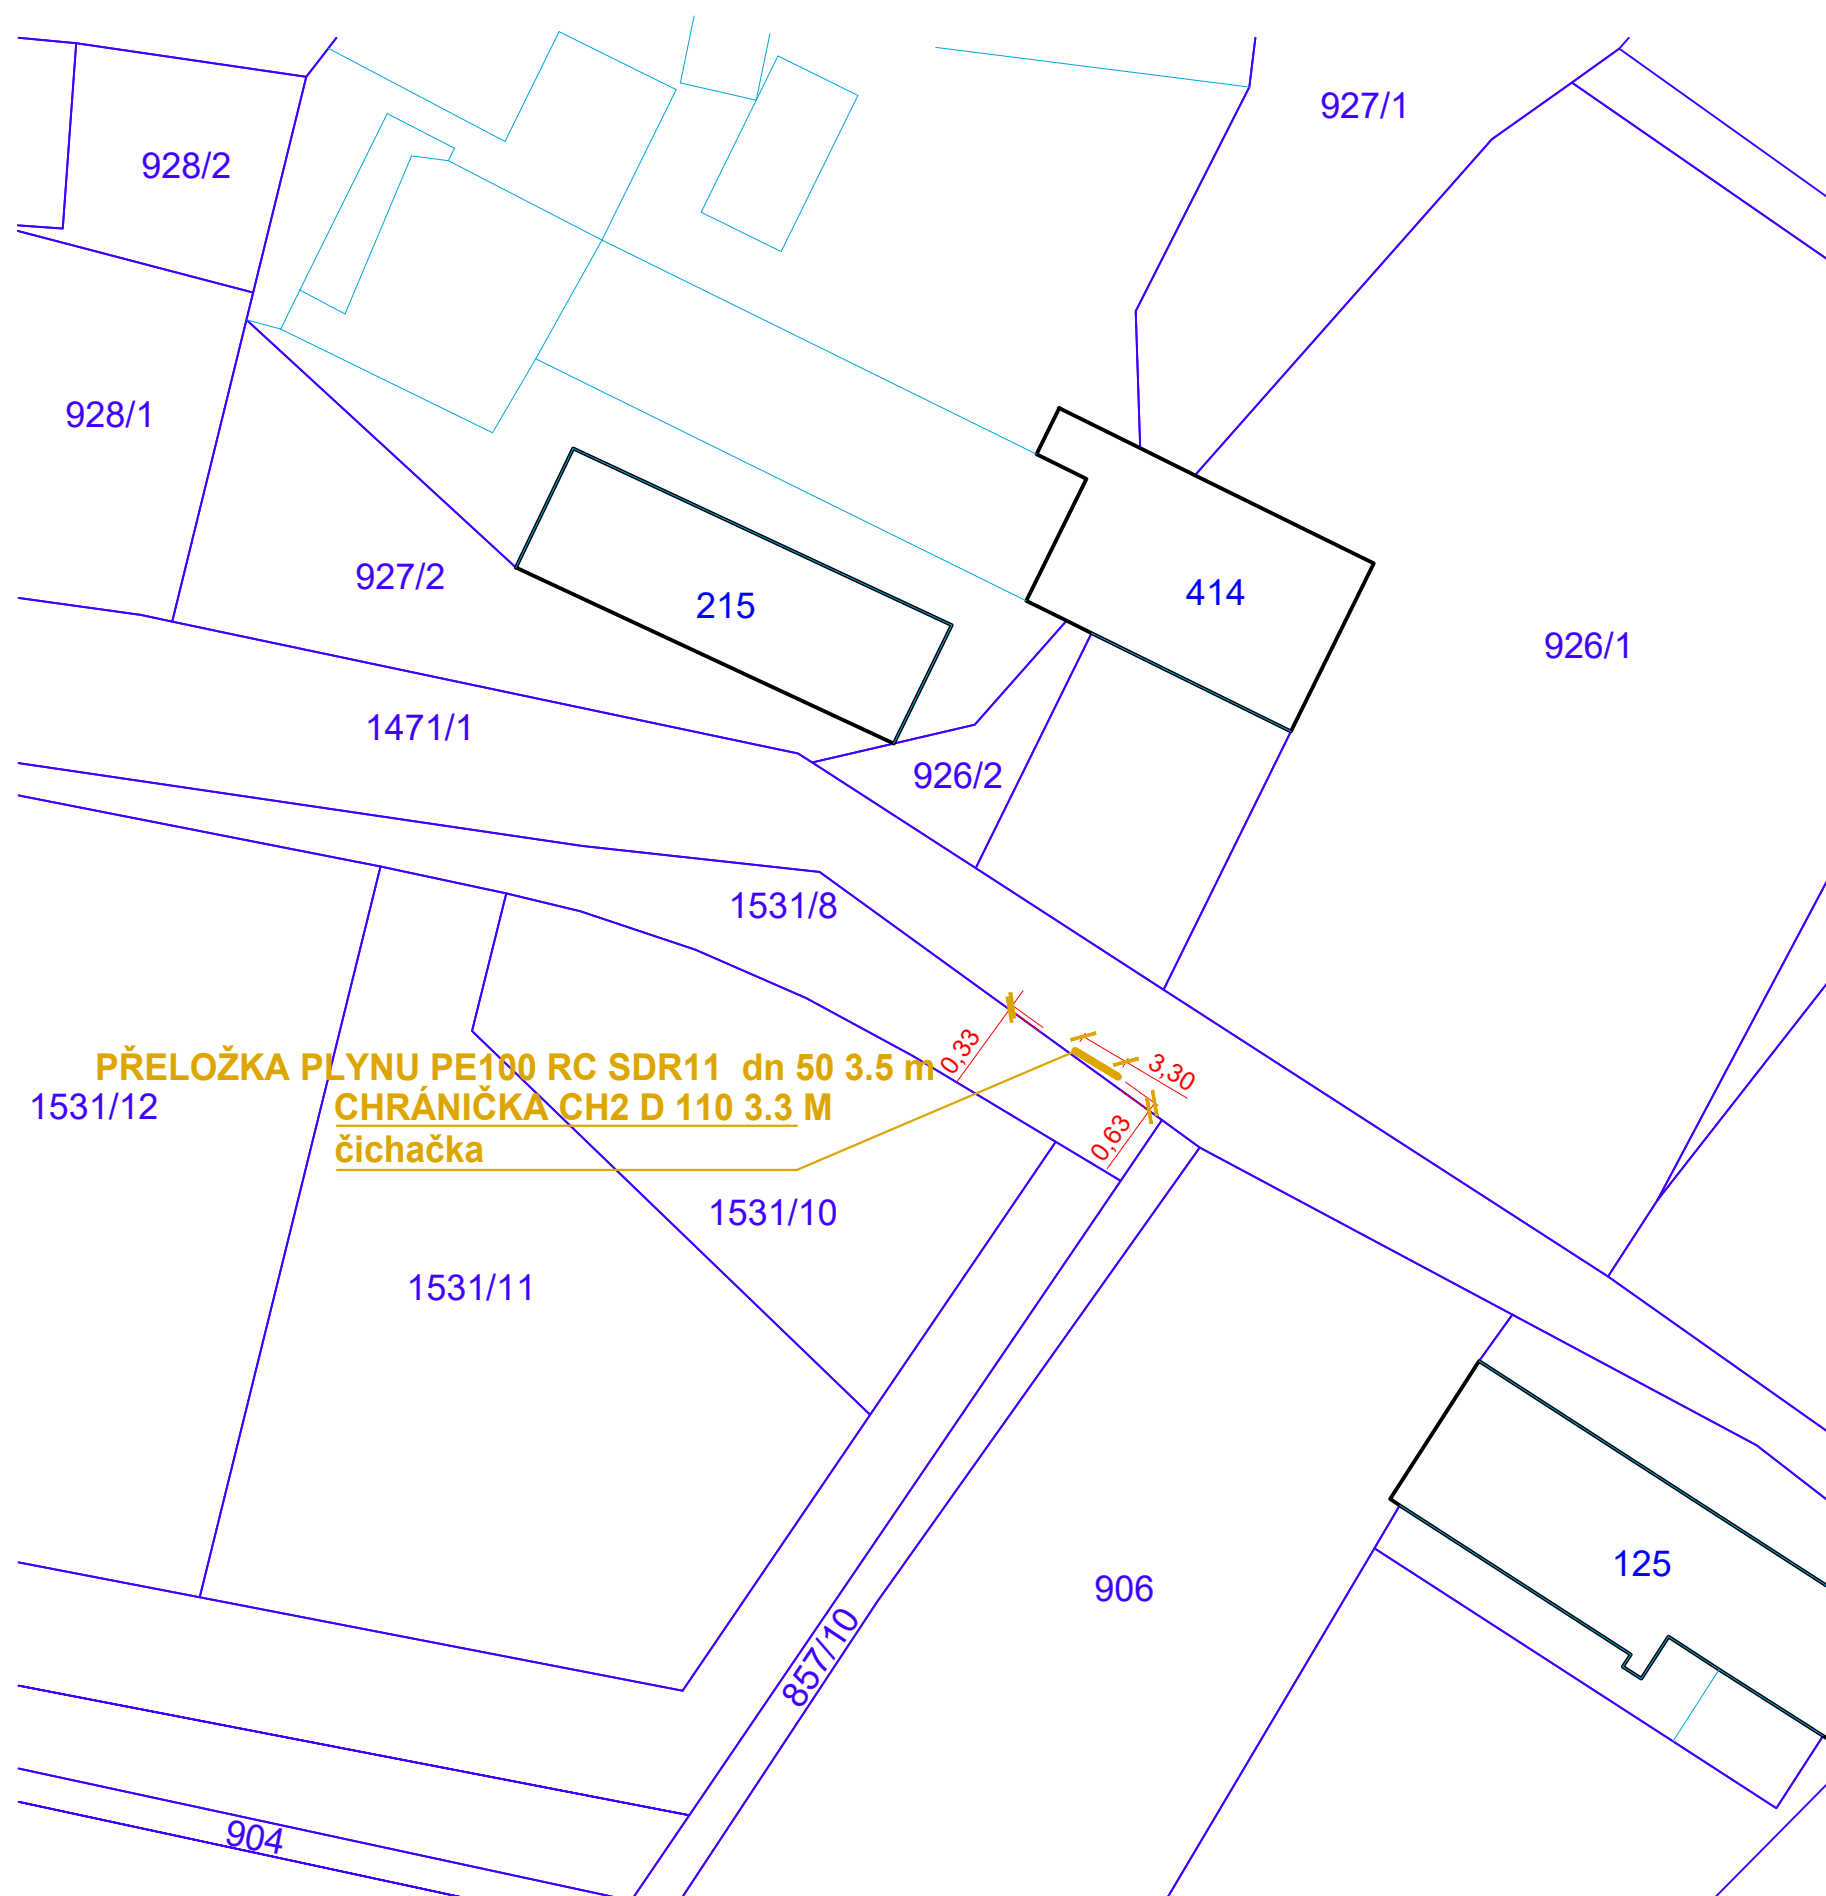


LEGENDA:

- STL PLYNOVOD - CHRÁNIČKA
- HRANICE PARCEL SLOUČENÁ
- 215 ČÍSLA PARCEL
- OPLOCENÍ

POZNÁMKA:

VÝŠKOVÝ SYSTÉM: B.p.v., SOUŘADNICOVÝ SYSTÉM: JTSK

J&J STUDIO
INŽENÝRSKÉ SÍTĚ

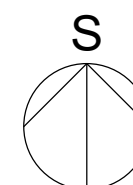

INDEX	DATUM	OBSAH	VYPRACOVAL
ZHOTOVITEL: DIK DODAVATELSKO-INŽENÝRSKÁ KANCELÁŘ s.r.o. NÁMĚSTÍ SVOBODY 14/879, 790 01 JESENÍK TEL. 584 412 429 FAX. 584 412 432 info@dik-jesenik.cz www.dik-jesenik.cz			PARÉ:
STAVBA: Technická vybavenost RD Supíkovice, lokalita "Za Waltrovkou"			HIP: ING. JIŘÍ ŠVUB
OBJEDNATEL: Obec Supíkovice, 790 51 Supíkovice 130			ZODP.PROJEKTANT: ING. P. HRUBÝ
OBSAH VÝKRESU: SO 03.1 DEŠŤOVÁ KANALIZACE - přeložka plynu SITUACE KATASTRÁLNÍ			VYPRACOVAL: ING. JUREČKA
ČÍSLO VÝKRESU: 2206 SO 03 D.1.1.b 02			STUPEŇ: ÚR+SP
INDEX:			FORMÁT: 2xA4
			DATUM: 08/2022
			MĚŘÍTKO: 1:500