



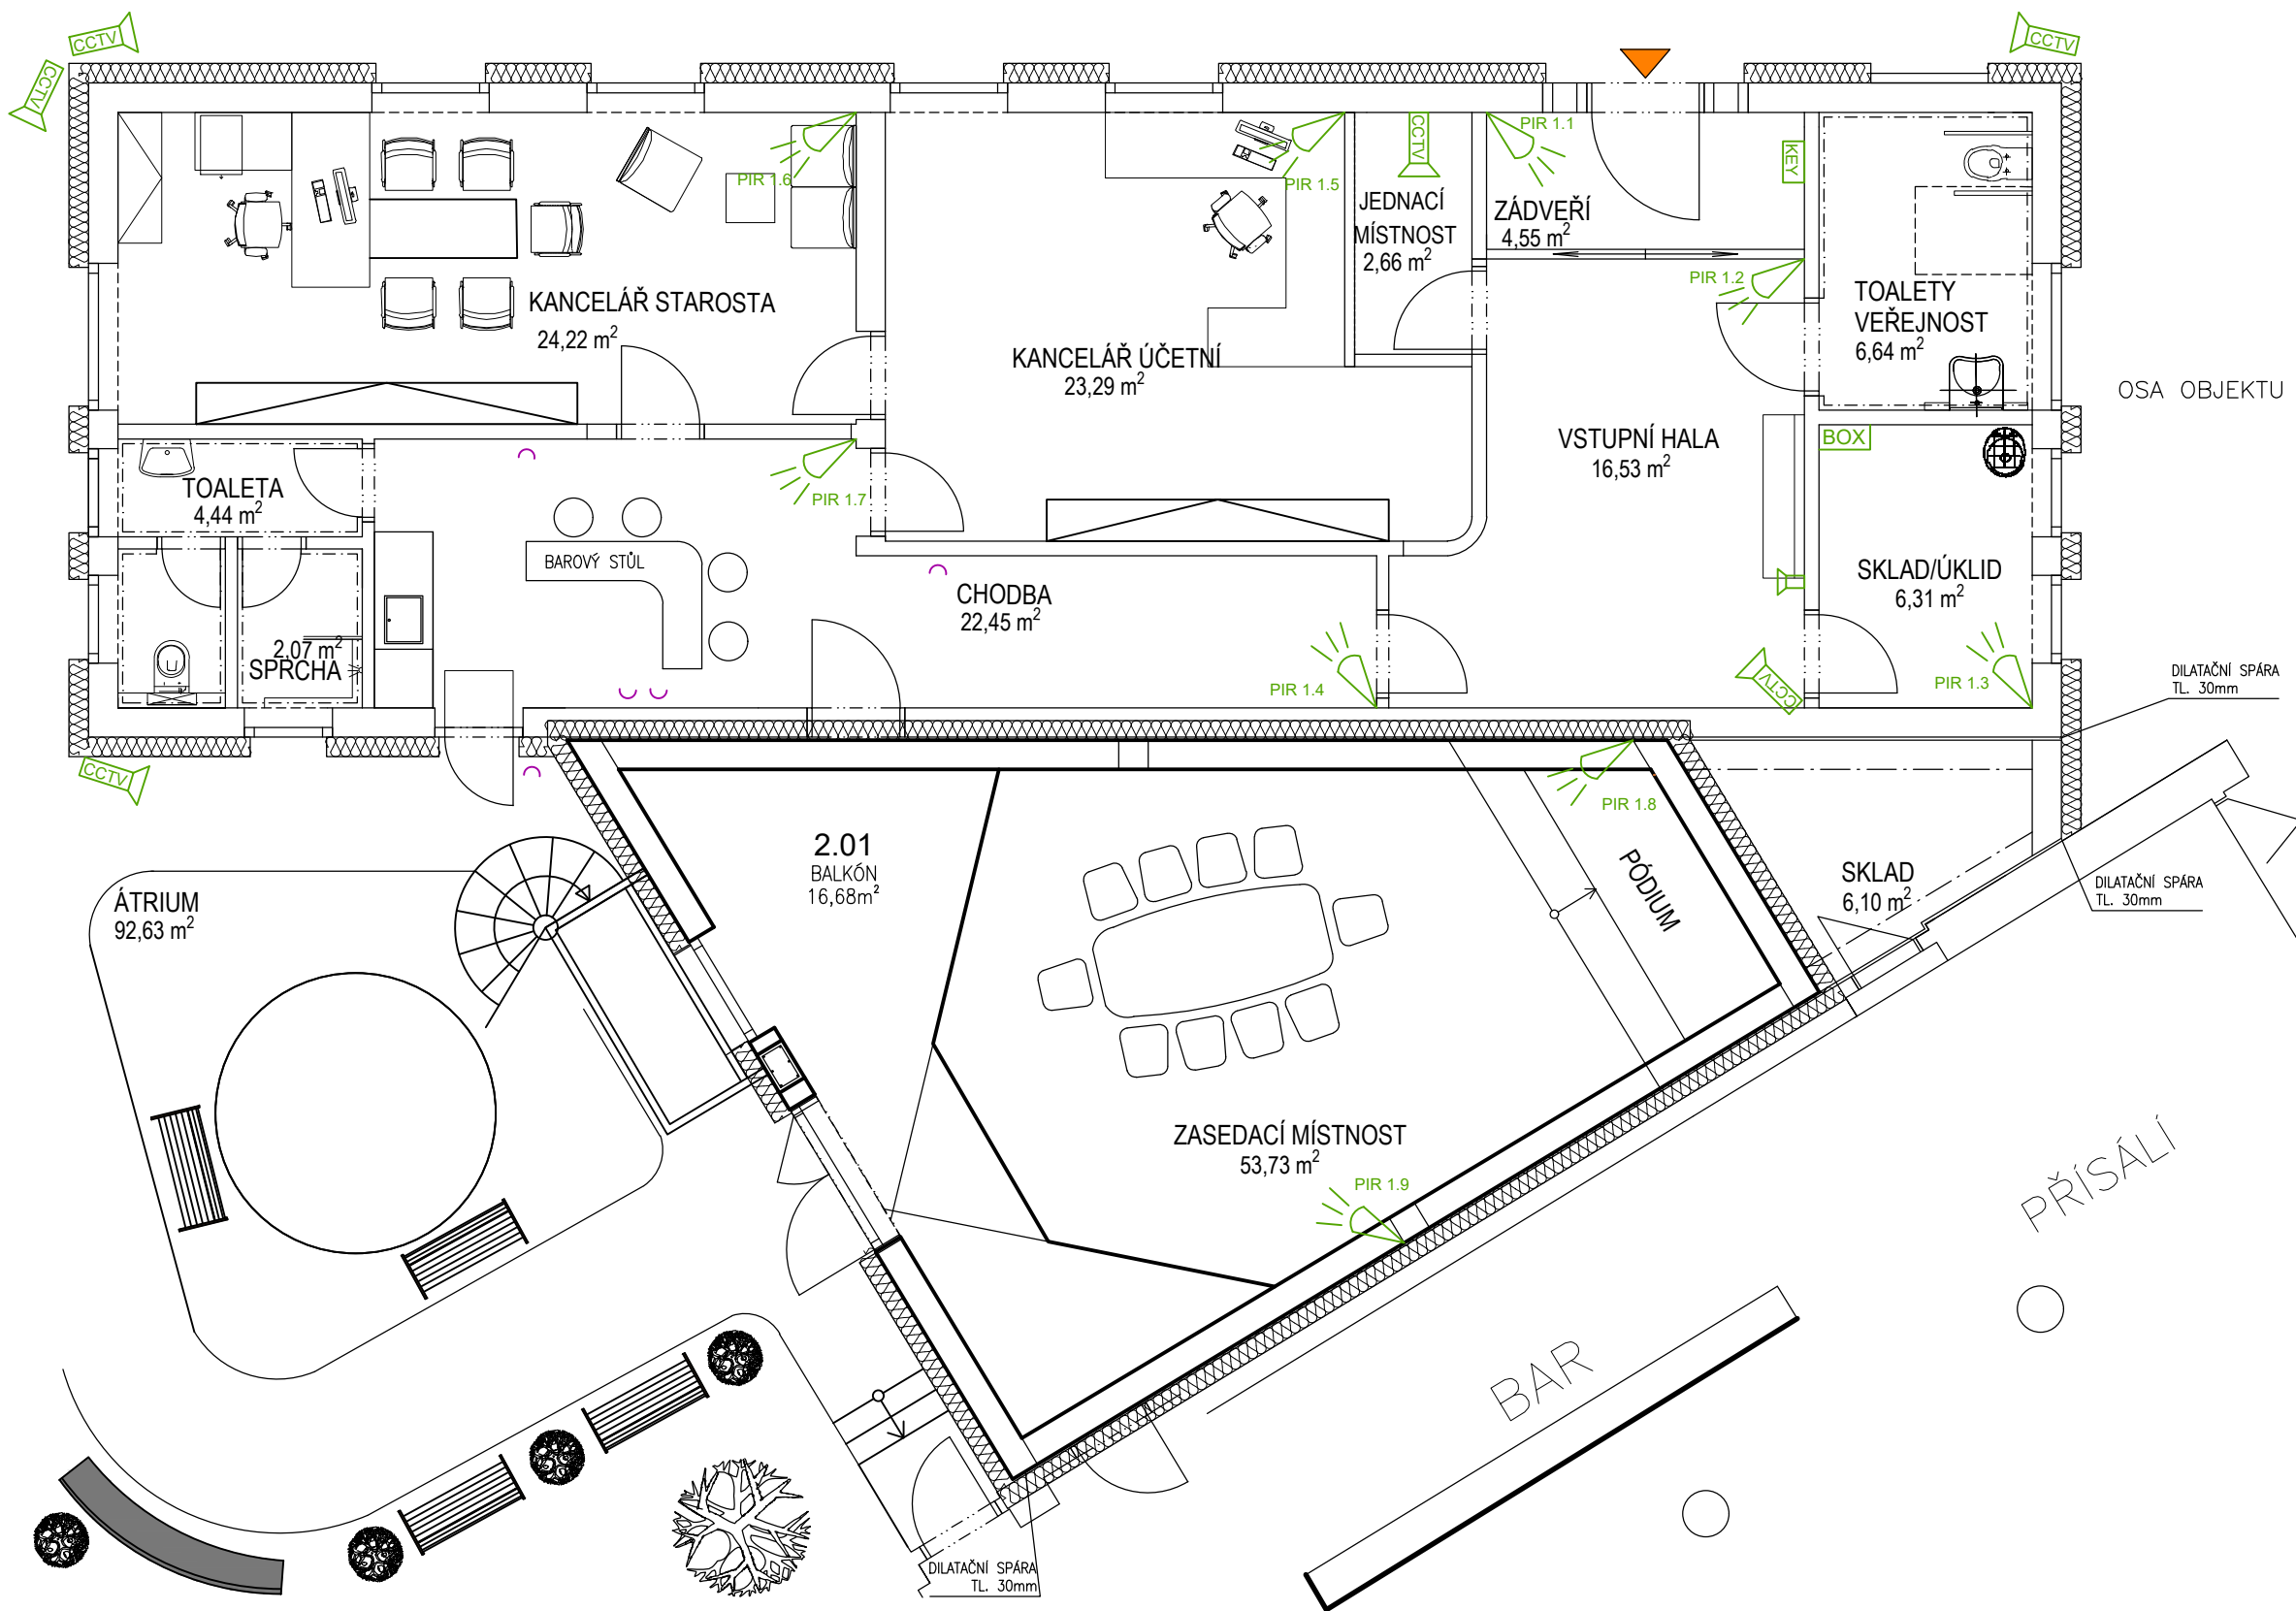

- KEY OVLÁDACÍ KLÁVESNICE
- BOX OVLÁDACÍ KLÁVESNICE
- DETEKTOR POHYBU
- MAGNETICKÝ KONTAKT
- VNITŘNÍ SIRÉNA EZS
- CCTV DIGITÁLNÍ KAMERA

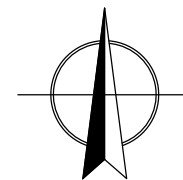

±0.000 = 285,50 m.n.m. (B.p.v.)		
PROJEKT VÝSTAVBA OBECNÍHO ÚŘADU V OBCI MEČEŘÍŽ k.ú. Mečeříž parc.č. st. 127		
STAVEBNÍK Obec Mečeříž č.p. 50, 294 77 Mečeříž		
VYPRACOVAL Radana Krejčíková	ZPRACOVATEL  Projektstav RK s.r.o. sídlo: Na Jiljí 394 294 73, Brodce IČO: 220 02 651	
ZODPOVĚDNÝ PROJEKTANT Radovan Krejčík ČKAIT: 0004600		
HIP Radovan Krejčík		
AUTOR Radana Krejčíková		
STUPĚN Dokumentace pro provedení stavby	DATUM 06/2025	MĚŘÍTKO 1:75
ČÁST Technika prostředí staveb		
NÁZEV VÝKRESU ELEKTROINSTALACE SLABOPROUDÁ INSTALACE 1.NP		
ARCHIVNÍ ČÍSLO 2025-02B	ČÍSLO PŘÍLOHY D.1.4.4	KOPIE