


C.4. - SITUACE DIO A POV

Přestavky u Čerčan 735191

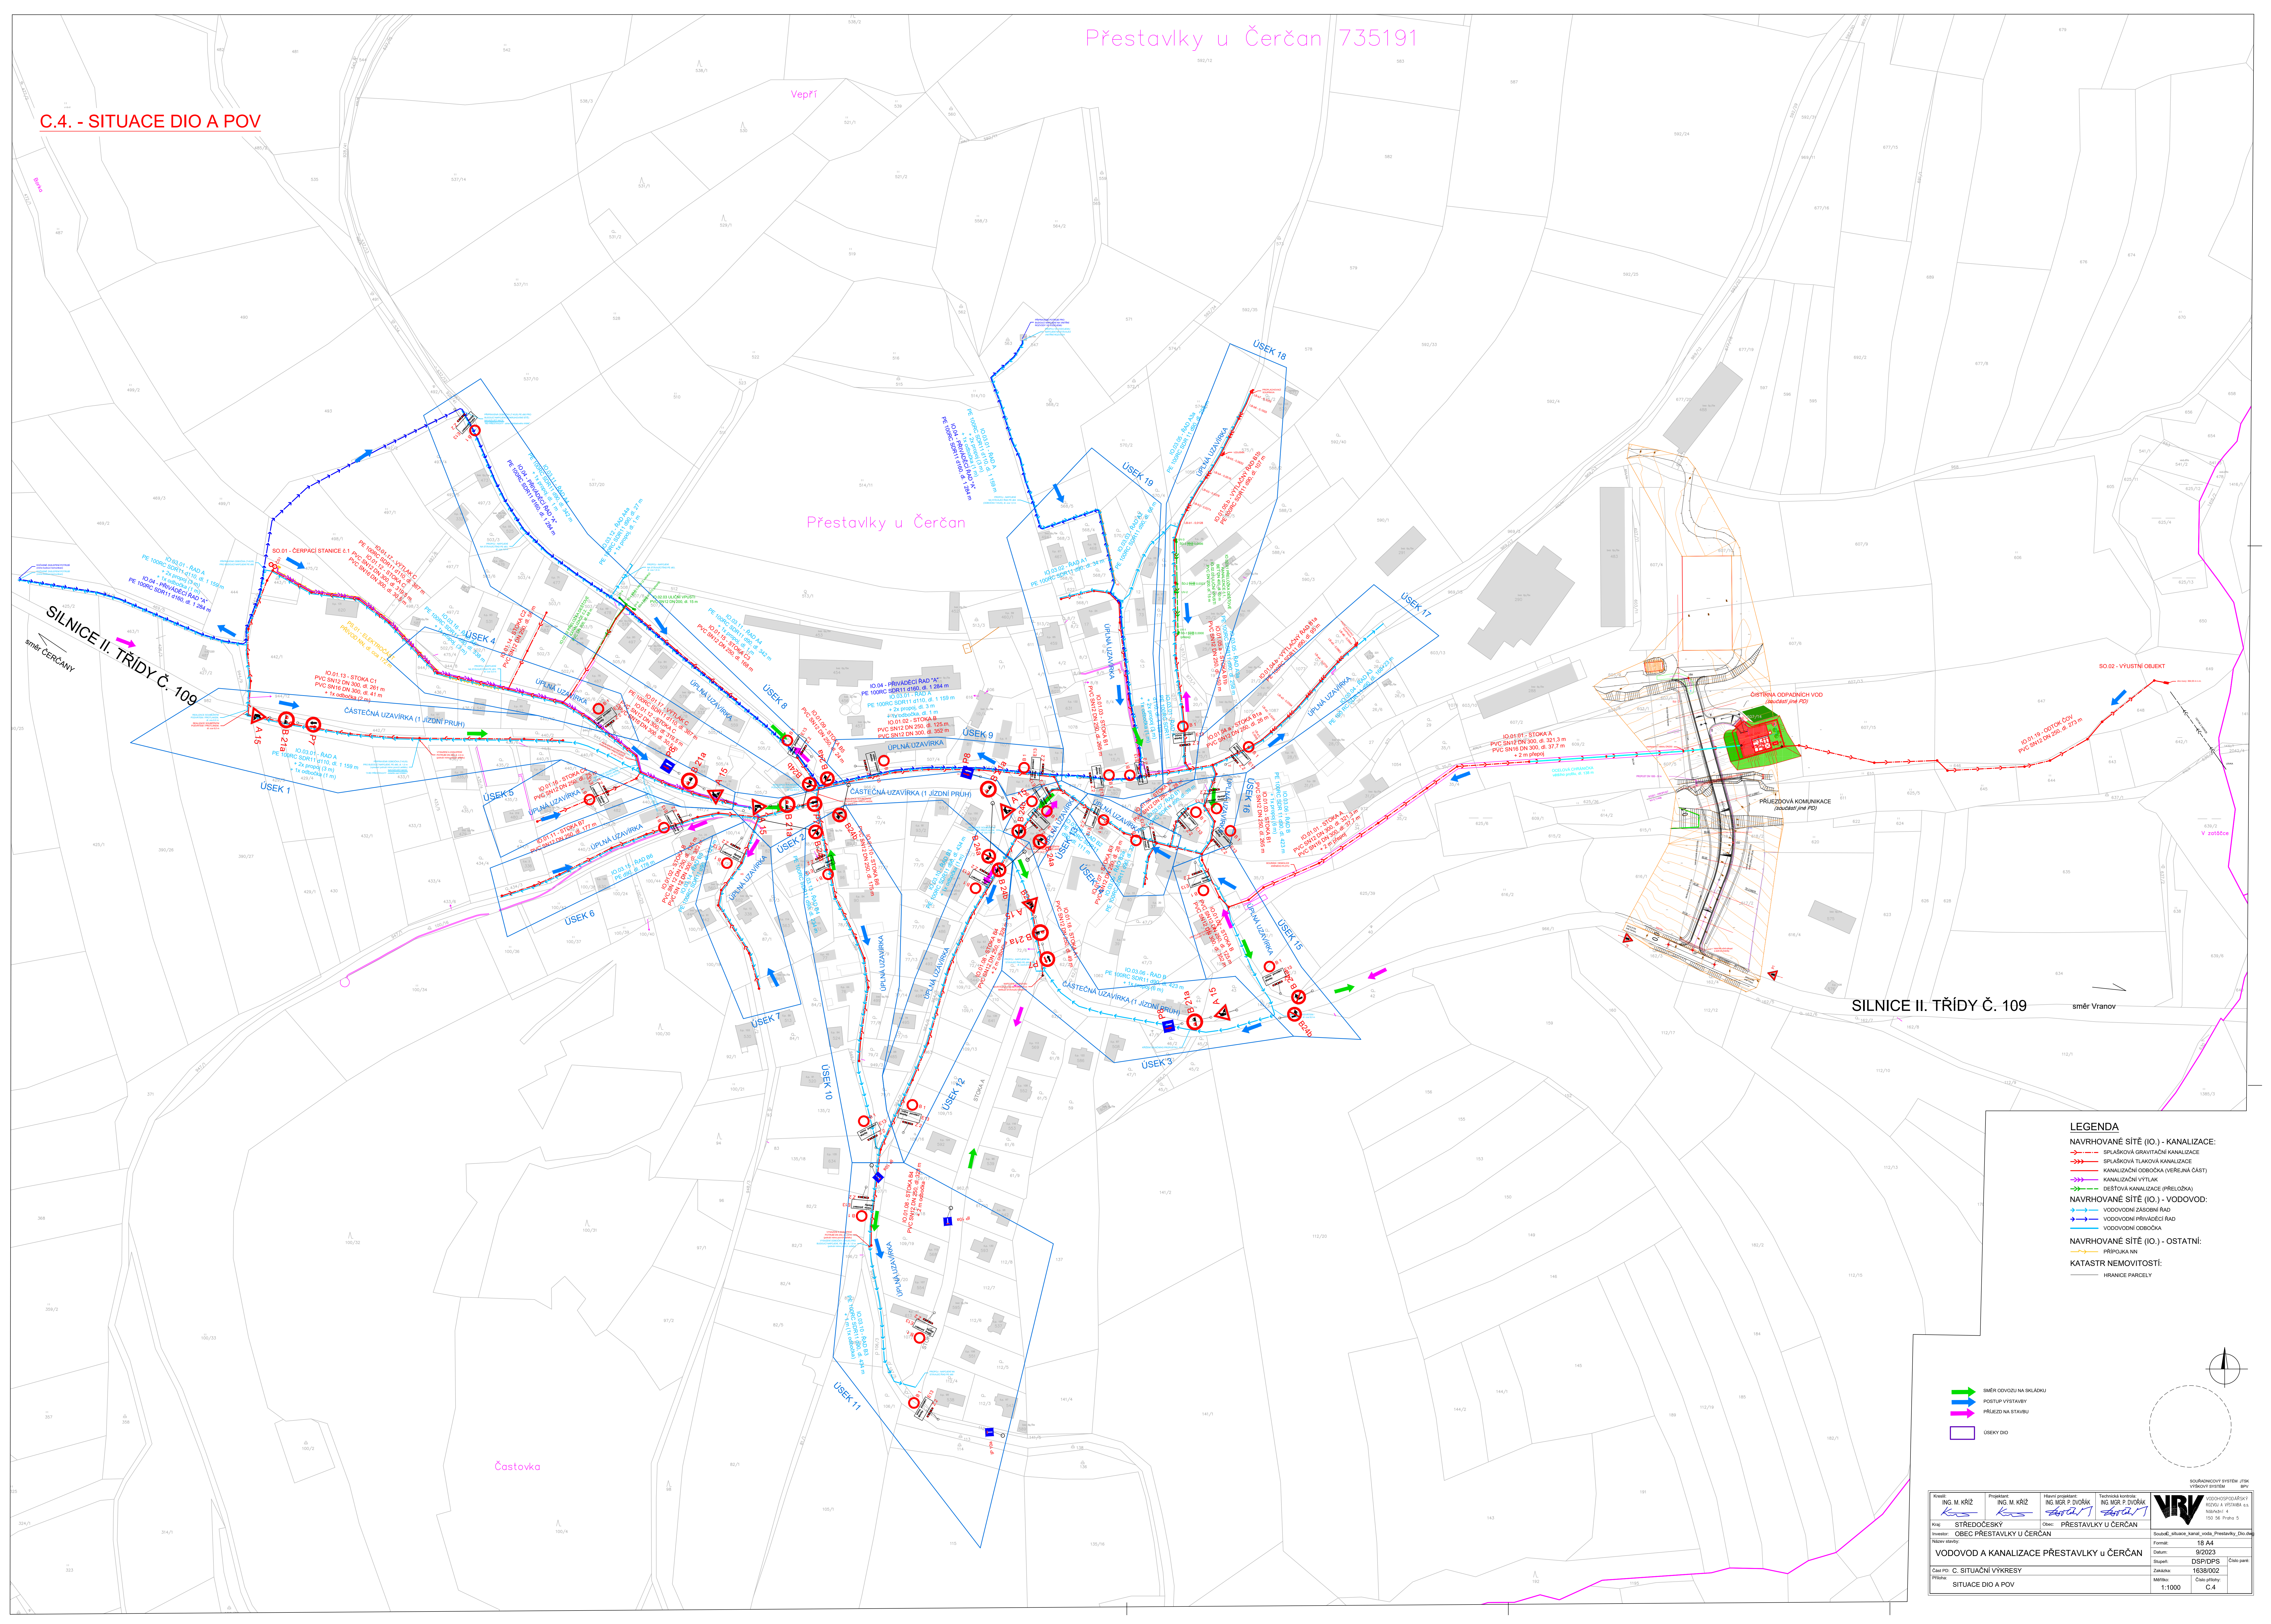

SILNICE II. TRÍDY Č. 109

směr Vranov

LEGENDA

NAVRHOVANÉ SÍTĚ (IO.) - KANALIZACE:

- SPLAŠKOVÁ GRAVITAČNÍ KANALIZACE
- SPLAŠKOVÁ TLAKOVÁ KANALIZACE
- KANALIZAČNÍ OBOČKA (VĚRNÁ ČÁST)
- KANALIZAČNÍ VÝTLAK

NAVRHOVANÉ SÍTĚ (IO.) - VODOVOD:

- VODOVODNÍ ZÁSOBENÍ RAD
- VODOVODNÍ PŘÍVÁDEČÍ RAD
- VODOVODNÍ OBOČKA


NAVRHOVANÉ SÍTĚ (IO.) - OSTATNÍ:

- PŘÍPOJKA NN

KATASTR NEMOVITOSTÍ:

- HRANICE PARCELY

- SMĚR ODVODU NA SPLAŠKY
- POSTUP VÝSTAVY
- PŘÍLEŽNOST NA STAVBY
- ÚSEKY DIO

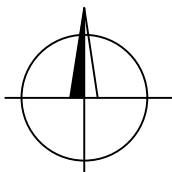

| | | | | |
|--|-------------------------------|------------------------------------|-------------------------------------|--|
| Kreslil: ING. M. KRÍŽ | Projektant: ING. M. KRÍŽ | Hlavní projektant: ING. M. KRÍŽ | Technická kontrola: ING. M. KRÍŽ | SOUŘADNICOVÝ SYSTÉM: JTSK VÝŠKOVÝ SYSTÉM: BPV |
| Ing. STŘEDOCESKÝ | Ing. STŘEDOCESKÝ | Ing. STŘEDOCESKÝ | Ing. STŘEDOCESKÝ | |
| Investor: OBEC PŘESTAVKY U ČERČAN | Objekt: PŘESTAVKY U ČERČAN | Stavba: PŘESTAVKY U ČERČAN | Stavba: PŘESTAVKY U ČERČAN | |
| Název stavby: VODOVOD A KANALIZACE PŘESTAVKY U ČERČAN | Formát: 18 A4 | Datum: 9/2023 | Stavba: DPS/DPS | Číslo par.: |
| Číslo PD: C. SITUÁČNÍ VÝKRESY | Stavba: 1638/002 | Měřítko: 1:1000 | Číslo přílohy: C.4 | |
| Příloha: SITUACE DIO A POV | | | | |