


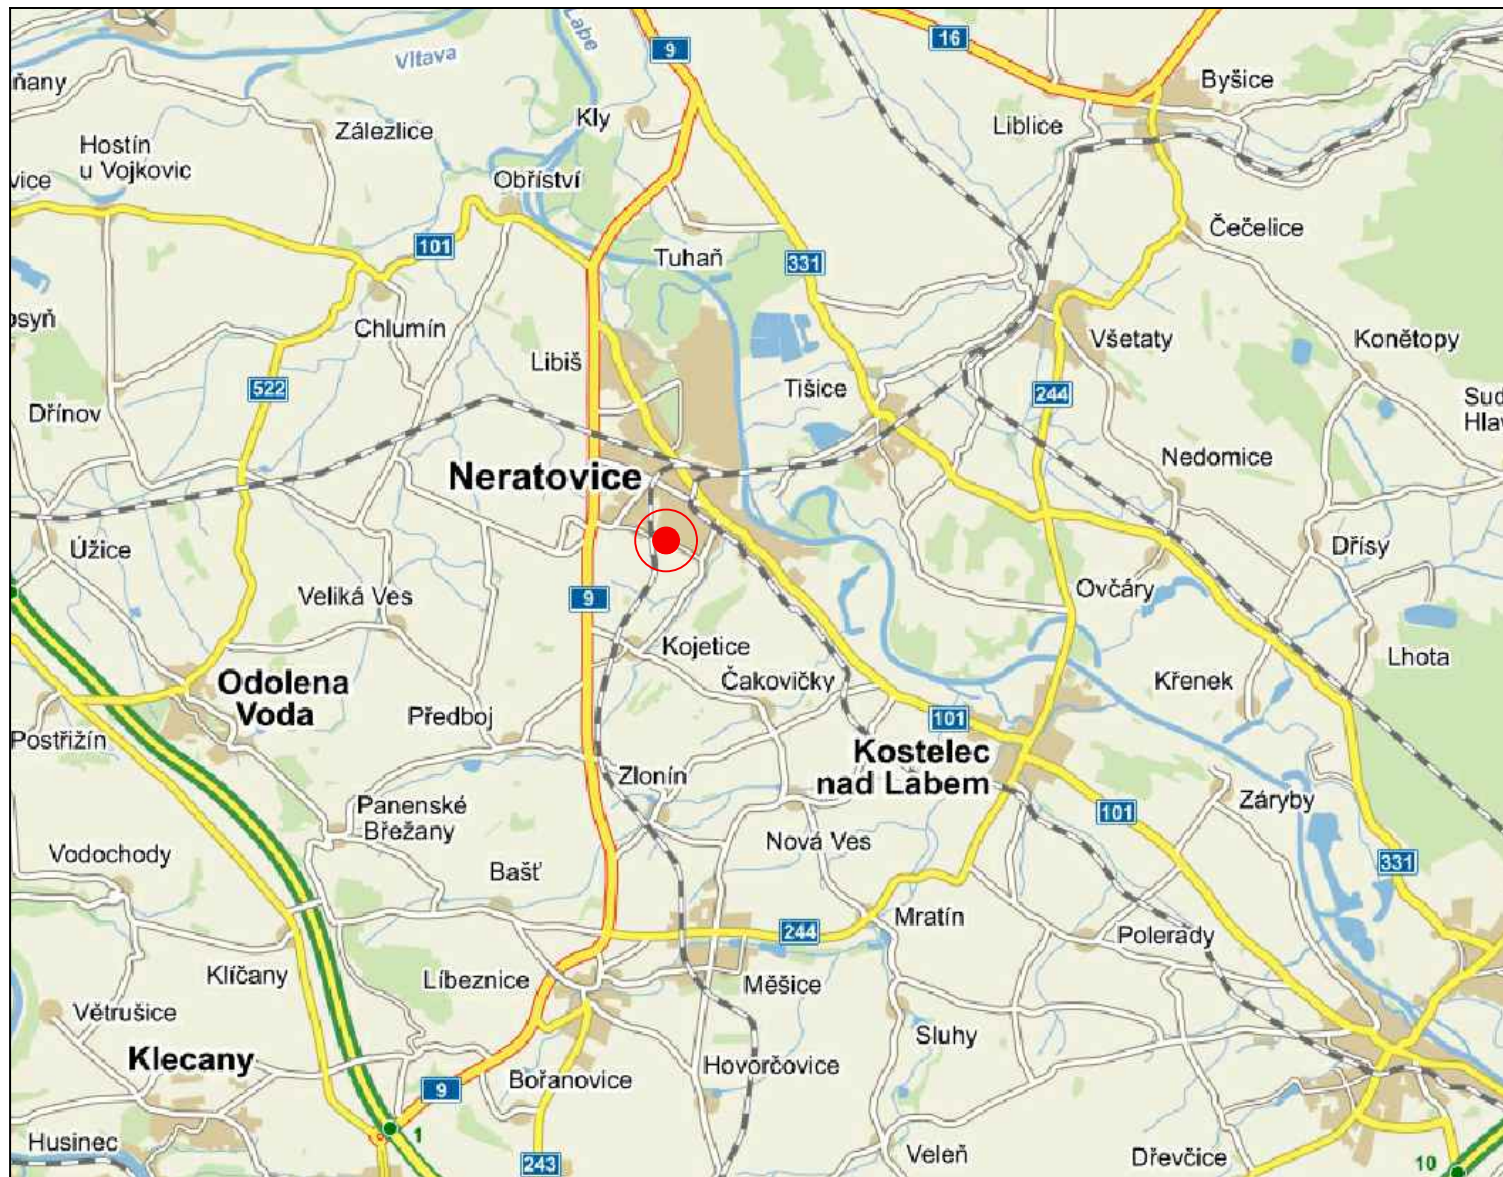

ŘEŠENÝ OBJEKT:

BUDOVA ÚŘADU PRÁCE č.p. 1234,
Na Výsluní 1234, 277 11 NERATOVICE
POZEMEK parc.č. st. 2307
V K.Ú. NERATOVICE (703567)

HLAVNÍ PROJEKTANT:



**ENERGY
BENEFIT
CENTRE**

Energy Benefit Centre a.s.
Křenova 438/3, 162 00 Praha 6
tel.: +420 270 003 300
e-mail: kontakt@energy-benefit.cz
internet: www.energy-benefit.cz

ZPRACOVATEL ČÁSTI:

Vypracoval:
Ing.arch. Andrej Kušnierik
Zodpovědný projektant:
Ing. Rober Koska

PROJEKT:

**SNÍŽENÍ ENERGETICKÉ NÁROČNOSTI
objektu č.p. 1234, Na Výsluní, NERATOVICE**

STAVEBNÍK:

město Neratovice
Kojetická 1028, 277 11 Neratovice

ČÁST, PROFESE:

Situační výkres širších vztahů

razítko a podpis

Zakázkové číslo:

160191

Paré:

Datum:

15.7.2016

Část:

C

Stupeň:

DPS

Změna:

00

Č.výkr.:

C.1

Formát:


1 x A4


Měřítko:

—



BUDOVA ÚŘADU PRÁCE č.p. 1234,
Na Výsluní 1234, 277 11 NERATOVICE
POZEMEK parc.č. st. 2307
V K.Ú. NERATOVICE (703567)

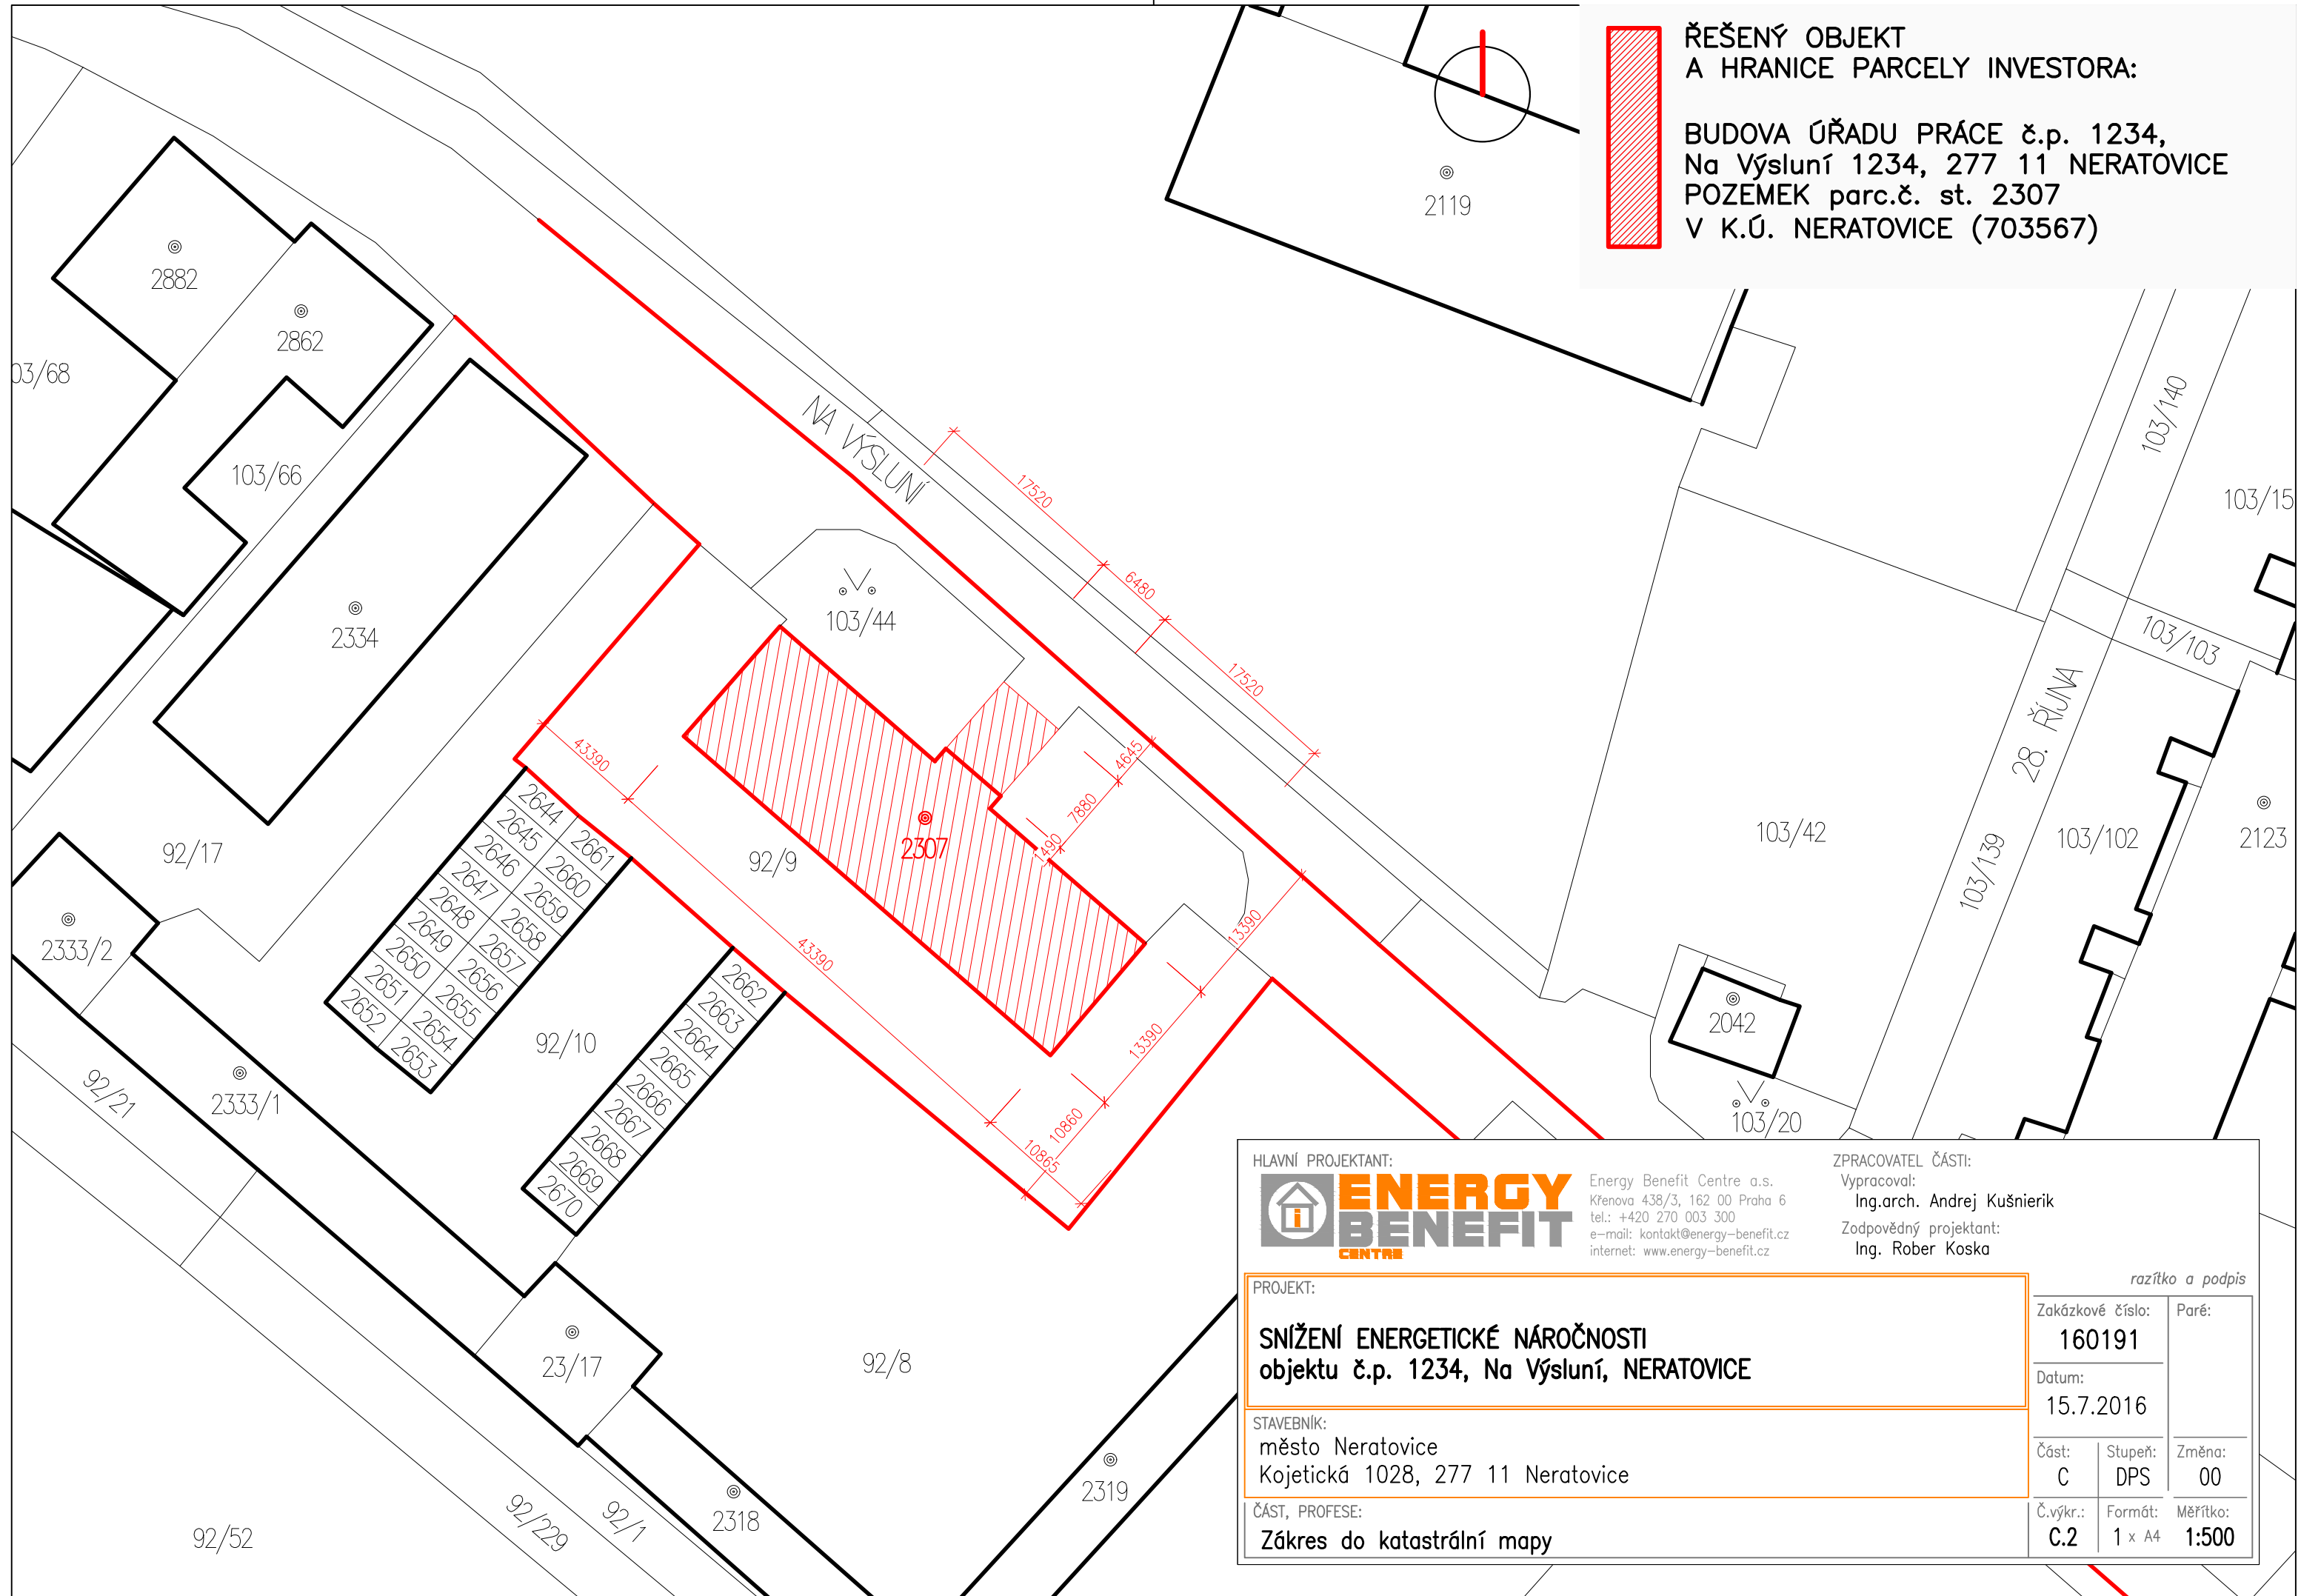

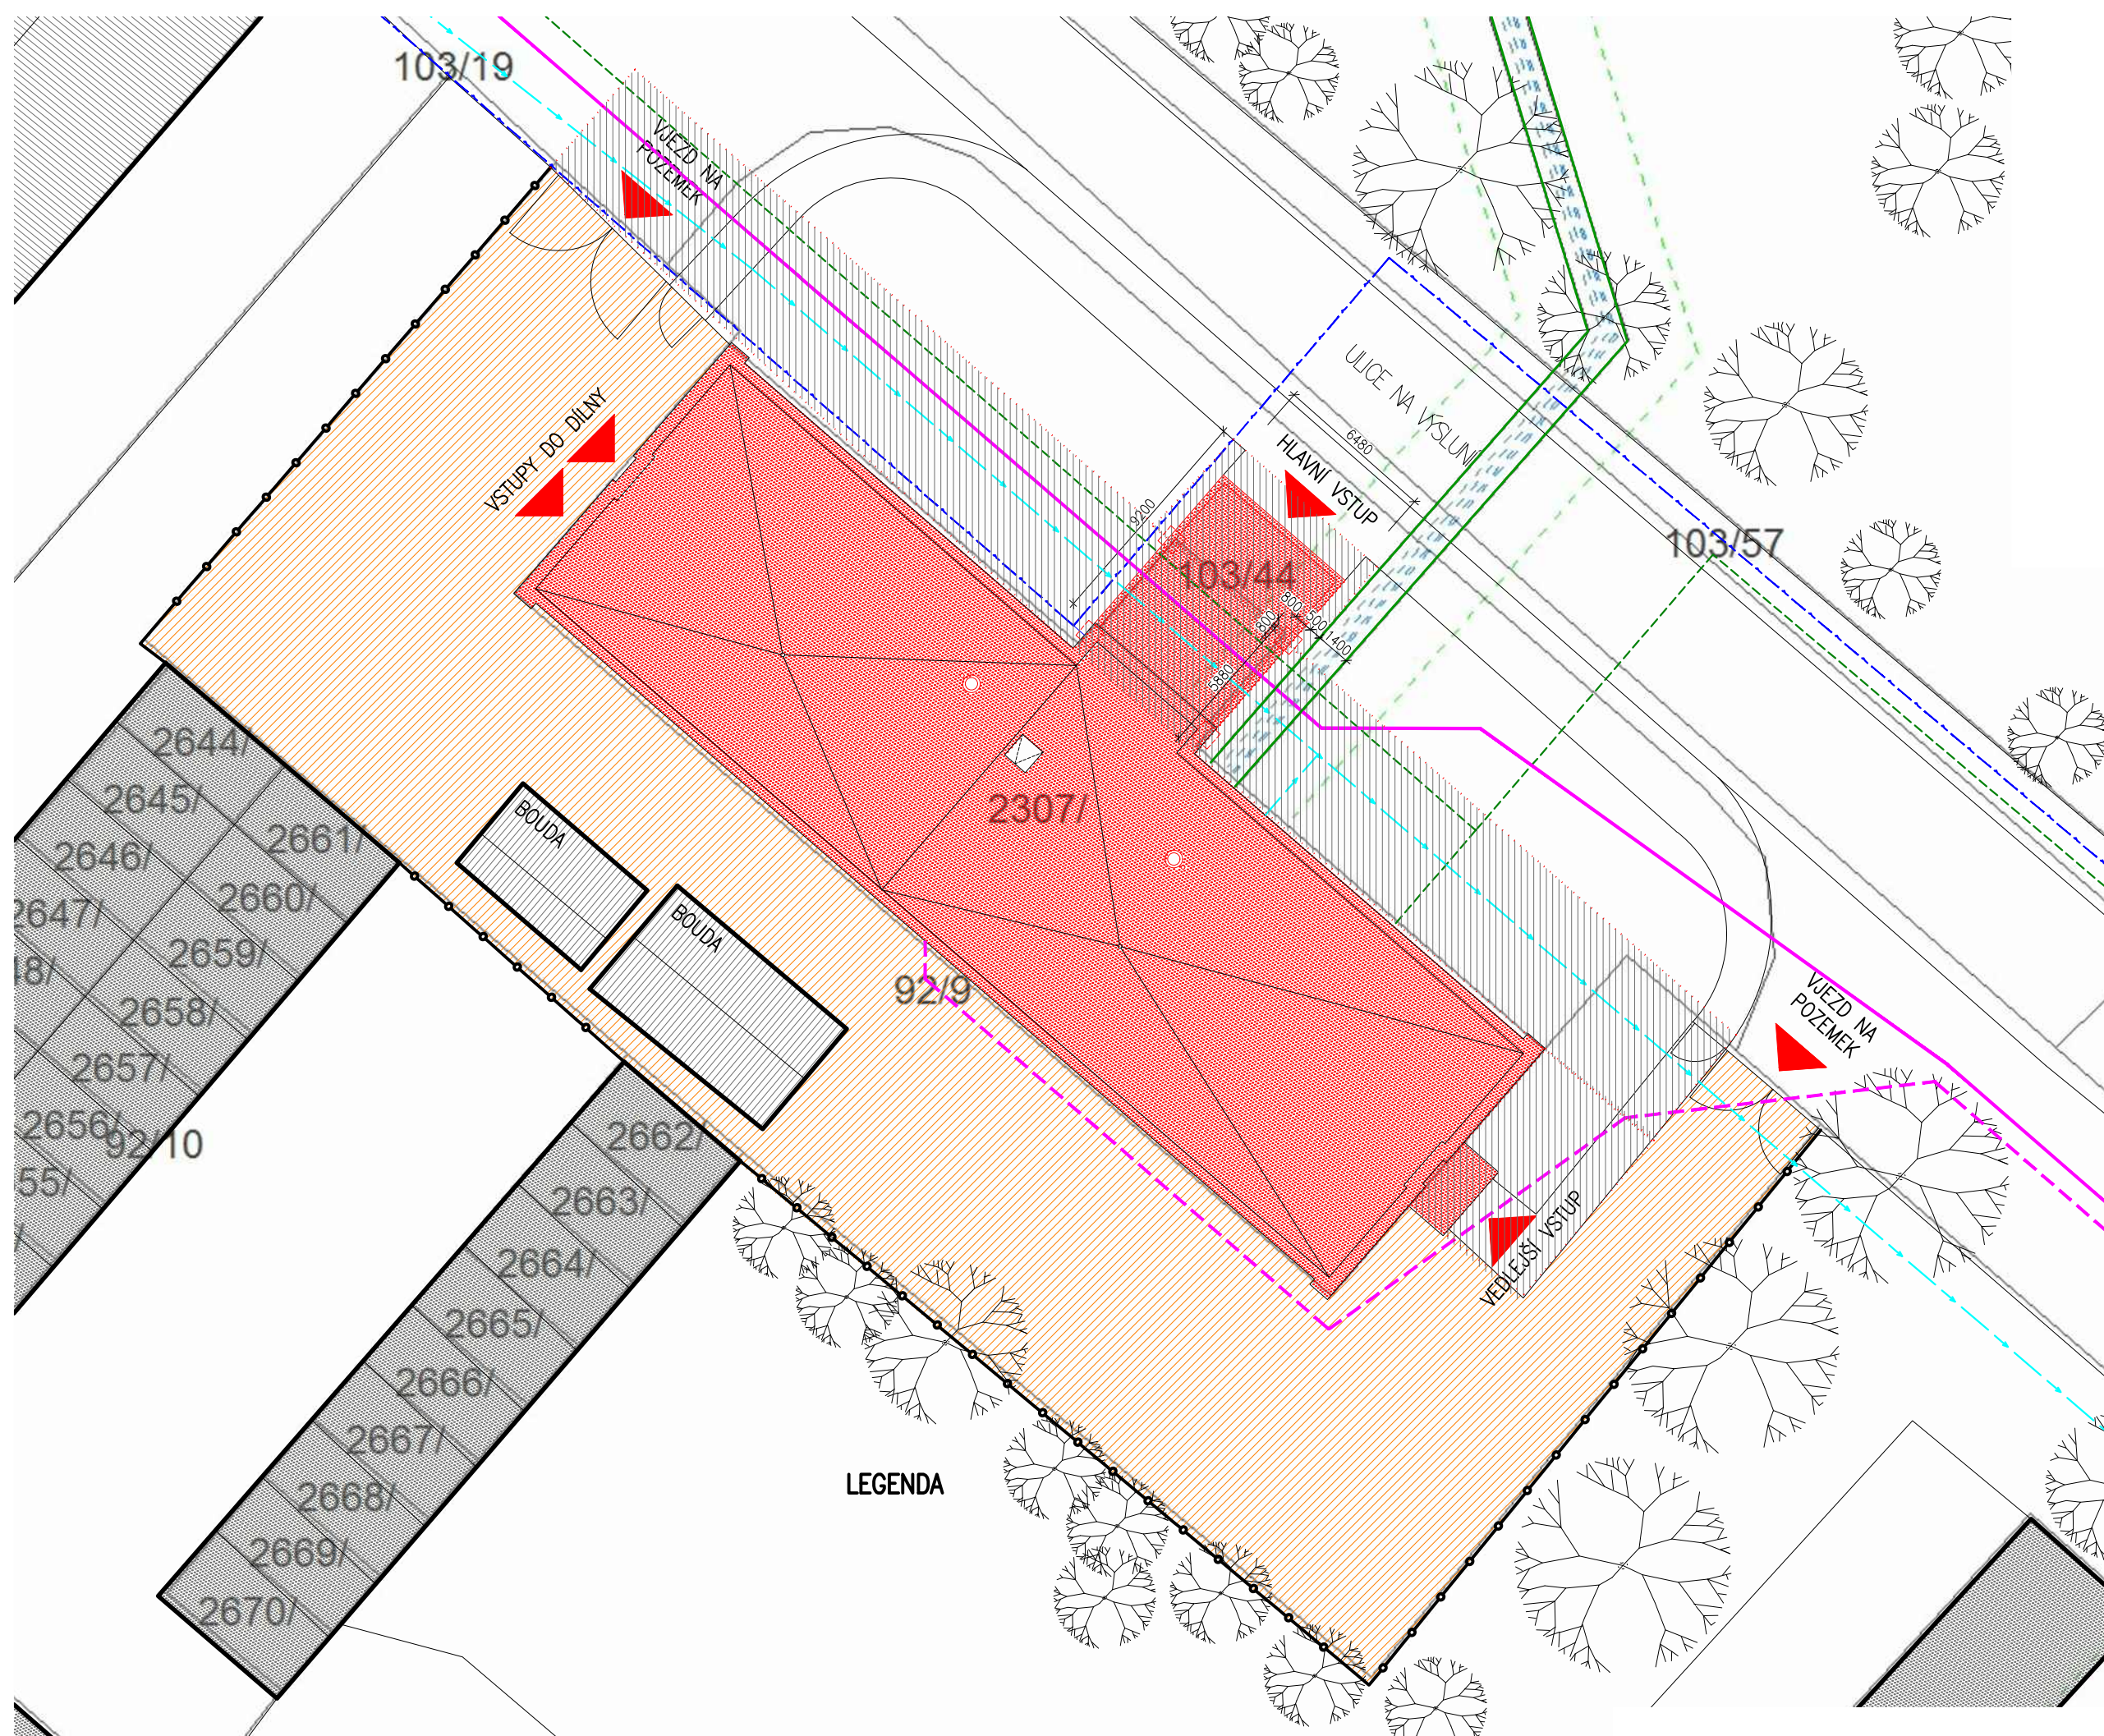

- LEGENDA KOORDINAČNÍ SITUACE
- HRANICE PARCEL
 - ŘEŠENÝ OBJEKT
 - POZEMKY INVESTORA VYUŽÍVANÉ PRO POTŘEBY STAVBY
 - PRAŽSKÁ TEPLÁRENSKÁ-STÁVAJÍCÍ TEPLOVODNÍ VEDENÍ
 - PRŮBĚH TELEKOMUNIKAČNÍHO METALICKÉHO KABELU, NN PŘÍPOJKY
 - NEZAMĚŘENÝ PRŮBĚH TELEKOMUNIKAČNÍHO METALICKÉHO KABELU
 - ČETIN
 - ČEZ PODZEMNÍ VEDENÍ NN DO 1KV
 - ČEZ PODZEMNÍ VEDENÍ VN DO 35KV
 - STŘEDOČESKÉ VODÁŘNY – VODOVOD
 - STŘEDOČESKÉ VODÁŘNY – KANALIZACE
 - PLYNOVOD – NTL
 - PRACOVNÍ PROSTOR PŘI ZATEPLENÍ OBJEKTU – PROSTOR PRO LEŠENÍ, NEBEZPEČNÝ PROSTOR
 - PRACOVNÍ PROSTOR DODAVATELE STAVBY – STAVEBNÍ BUNKA KONTEJNERY SE STAVEBNÍM MATERIÁLEM, OPADEM A MÍSTO PRO PARKOVÁNÍ
 - POZEMEK PRO ZAŘÍZENÍ STAVENÍŠTĚ MANIPULAČNÍ PLOCHA

POZNÁMKY

- NA SITUACI JSOU VYZNAČENY ZJIŠTĚNÉ SÍTĚ DLE VYJÁDRĚNÍ DOSS. PŘED ZAHÁJENÍM VÝKOPOVÝCH PRACÍ JE NUTNO JEJICH POLOHU OVĚRIT DLE PŘÍPOJENÍ V OBJEKTU A NEBO NECHAT VYTÝČIT SPRÁVCEM SÍTĚ.
- SÍTĚ NEZAJISTĚNÉ Z VYJÁDRĚNÍ DOSS, KOLEKTORY A PŘÍPOJKY MUSÍ ZHOTOVITEL PŘED ZAHÁJENÍM VÝKOPOVÝCH PRACÍ NECHAT VYTÝČIT.
- V OCHRANĚNÉM PÁSMU INŽENÝRSKÝCH SÍTÍ A PŘÍPOJEK JE NUTNO POSTUPOVAT RUČNÍM KOPÁNÍM.
- TVAR ZALOŽENÍ MARKÝZY NAD VSTUPEM A SCHODIŠTĚ BUDE PŘÍSPŮSOBEN ZJIŠTĚNÍ SKUTEČNÉHO PRŮBĚHU SÍTÍ A TOPNEHO KANÁLU.

- ŘEŠENÝ OBJEKT
- SOUSEDNÍ OBJEKTY
- OPLOCENÍ – HRANICE POZEMKU
- STÁVAJÍCÍ VEGETACE

HLAVNÍ PROJEKTANT:

Energy Benefit Centre a.s.
Křenova 438/3, 162 00 Praha 6
tel.: +420 270 003 300
e-mail: kontakt@energy-benefit.cz
internet: www.energy-benefit.cz

ZPRACOVATEL ČÁSTI:

Vypracoval:
Ing.arch. Andrej Kušnierik

Zodpovědný projektant:
Ing. Rober Koska

PROJEKT:


**SNÍŽENÍ ENERGETICKÉ NÁROČNOSTI
objektu č.p. 1234, Na Výsluní, NERATOVICE**

STAVEBNÍK:
město Neratovice
Kojetická 1028, 277 11 Neratovice



ČÁST, PROFESE:
Koordináční situace



razítka a podpis

Zakázkové číslo:	160191	Paré:
Datum:	15.7.2016	
Část:	C	Stupeň: DPS
Č.výkr.:	C.3	Změna: 00
Formát:	1 x A4	Měřítko: 1:250

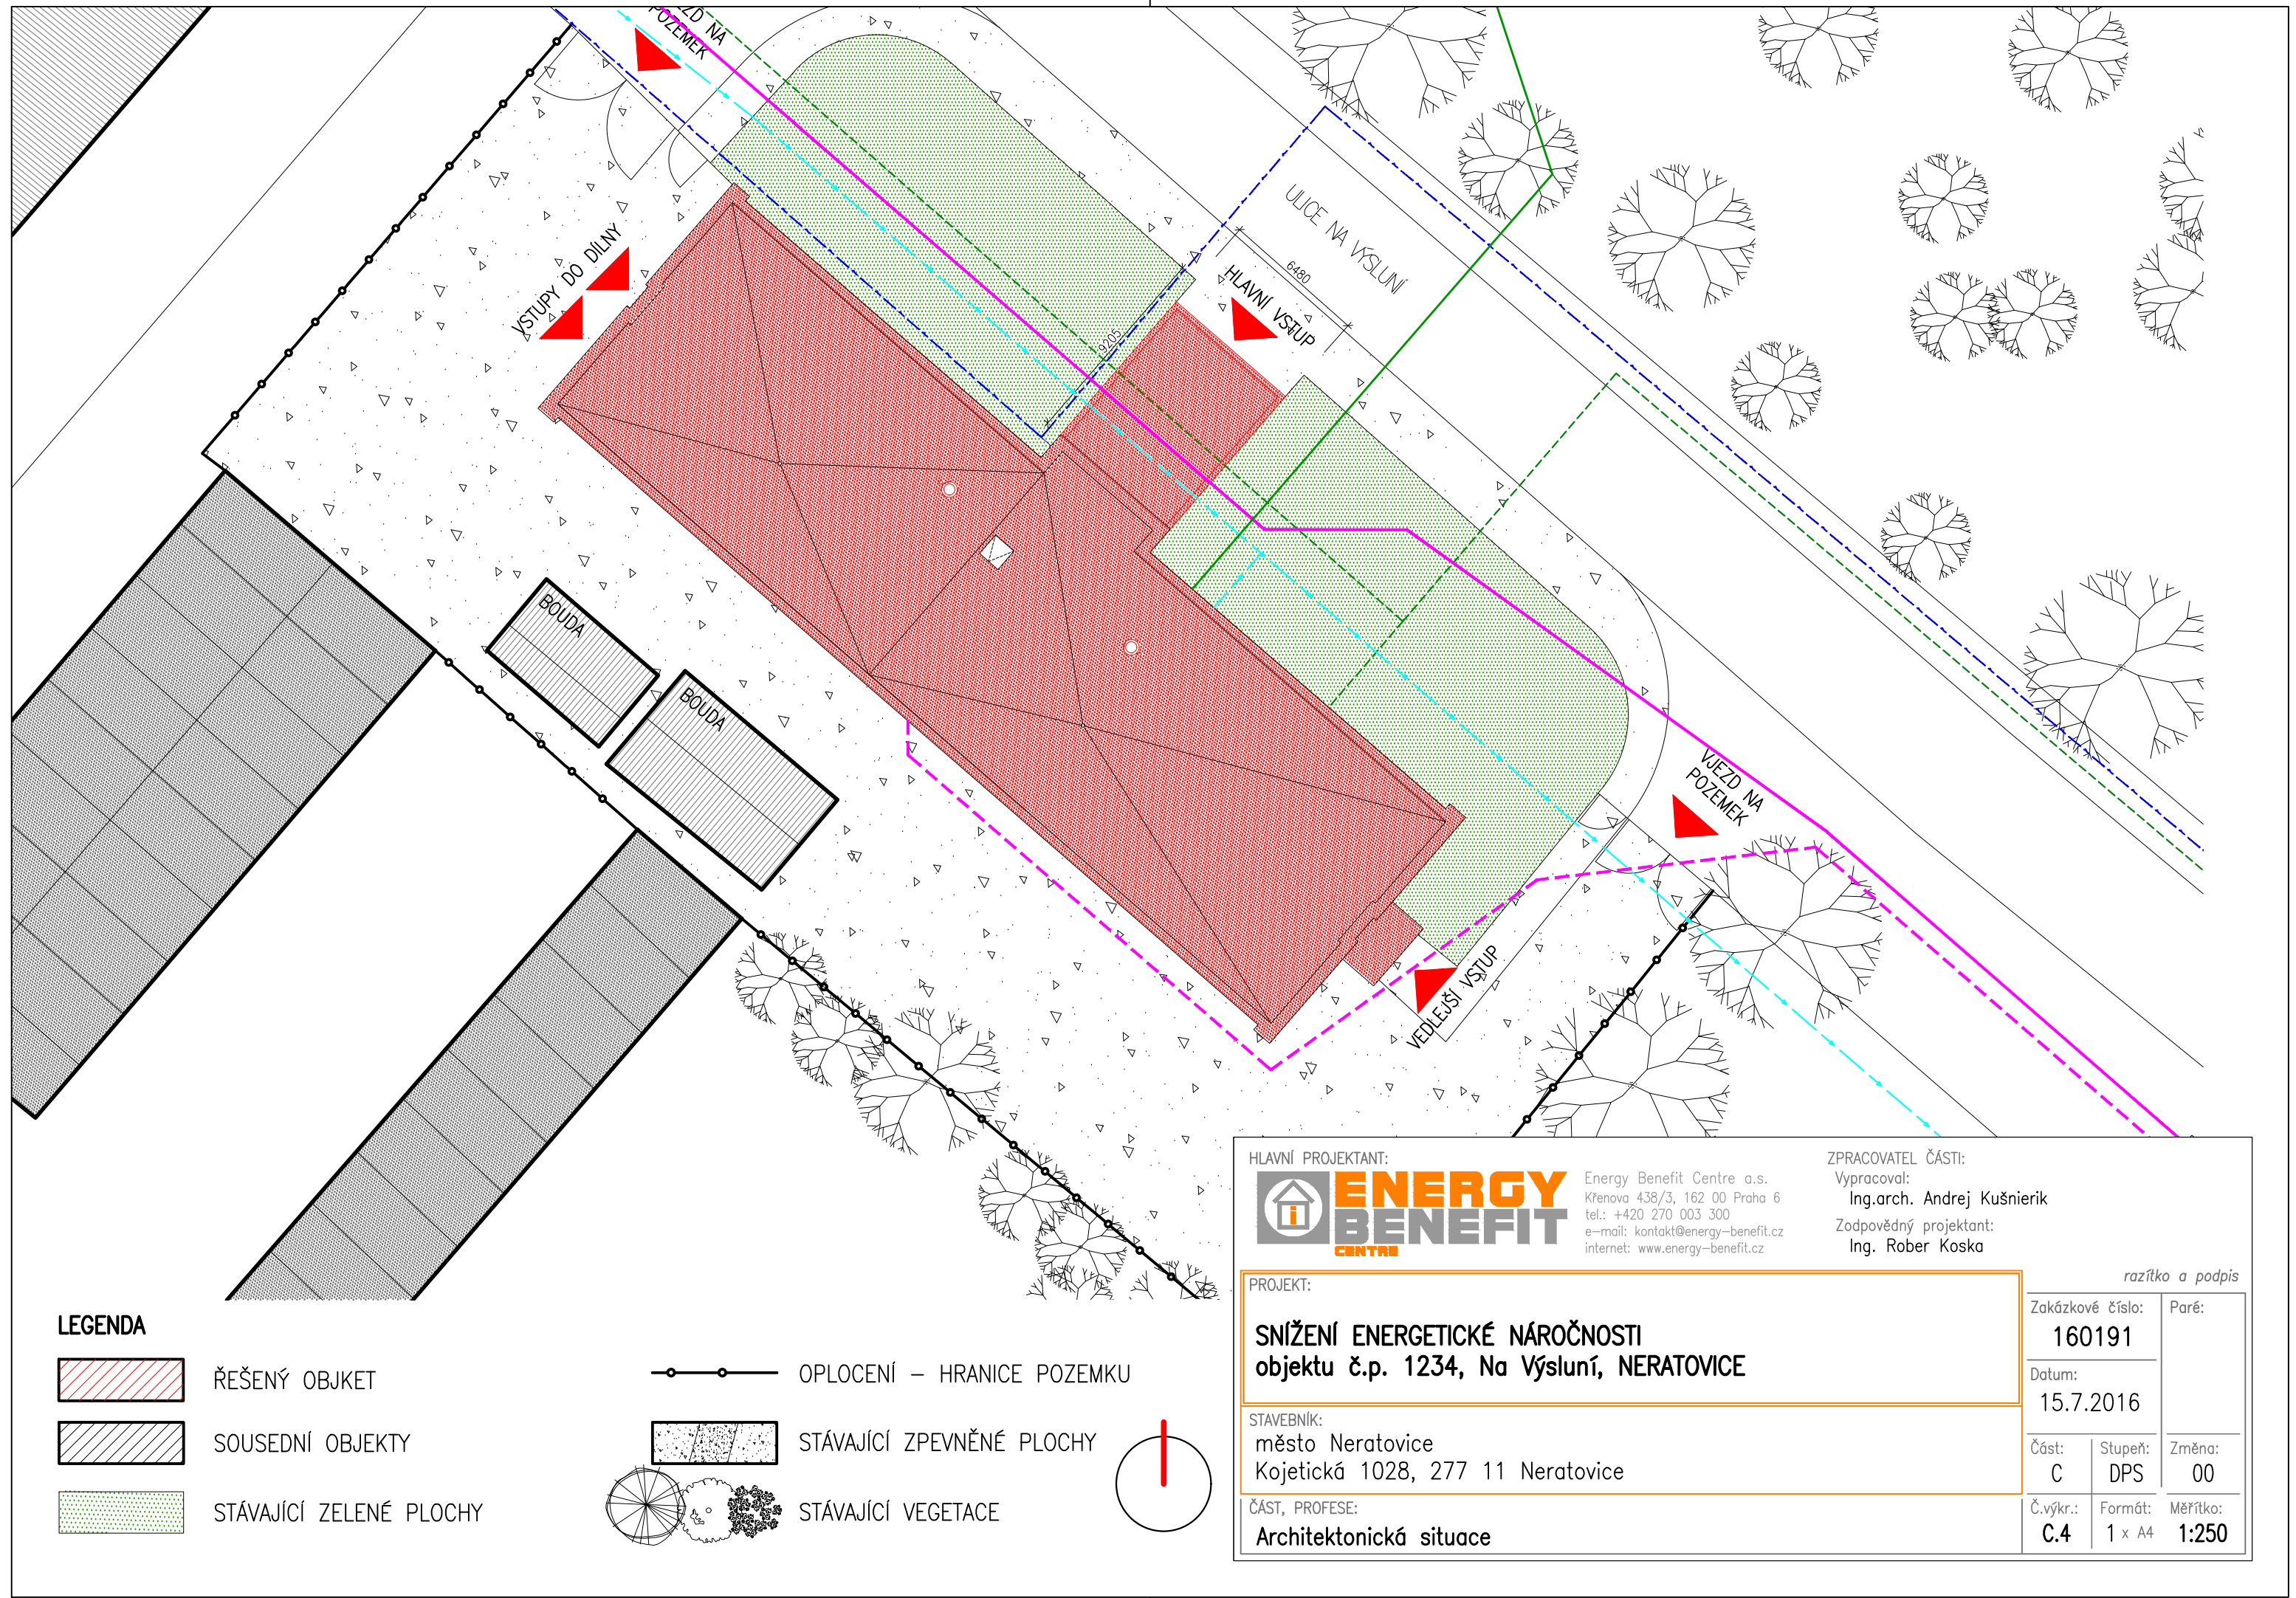

LEGENDA

    -  ŘEŠENÝ OBJKET
-  SOUSEDNÍ OBJEKTY
-  STÁVAJÍCÍ ZELENÉ PLOCHY

-  OPLOCENÍ – HRANICE POZEMKU
-  STÁVAJÍCÍ ZPEVNĚNÉ PLOCHY
-  STÁVAJÍCÍ VEGETACE

HLAVNÍ PROJEKTANT:



Energy Benefit Centre a.s.
Křenova 438/3, 162 00 Praha 6
tel.: +420 270 003 300
e-mail: kontakt@energy-benefit.cz
internet: www.energy-benefit.cz

ZPRACOVATEL ČÁSTI:

Vypracoval:
Ing.arch. Andrej Kušnierik
Zodpovědný projektant:
Ing. Rober Koska

PROJEKT:

**SNÍŽENÍ ENERGETICKÉ NÁROČNOSTI
objektu č.p. 1234, Na Výsluní, NERATOVICE**

STAVEBNÍK:

město Neratovice
Kojetická 1028, 277 11 Neratovice

ČÁST, PROFESE:

Architektonická situace

razítko a podpis

Zakázkové číslo:		Paré:
160191		
Datum:		
15.7.2016		
Část:	Stupeň:	Změna:
C	DPS	00
Č.výkr.:	Formát:	Měřítko:
C.4	1 x A4	1:250