 


2.01	MÍSTNOST PRO ŠKOLENÍ A VÝCVIK
2.02	SKLAD
2.03	SCHODIŠTĚVÁ CHODBA
2.04	ÚKLIDOVÁ MÍSTNOST
2.05	POEDSÍŇ WC - Ž
2.06	WC - Ž
2.07	WC - Ž
2.08	POEDSÍŇ WC - M
2.09	PISOÁRY
2.10	WC - M
2.11	KANCELÁŘ VELITELE

- 

LED svítidlo přisazené/závěsné,18-20W,IP20 17 ks d 2500,- Kč)
- 

Světlo s vypínačem po kuch.skrínku,IPx4 (1 ks d 700,- Kč)
- 


Interiérové světlo,2 x E27 + úsporné zdroj,IP20,(1ks d 1000,- Kč)
- 

Stropní a nástěn.světla s PIR číldem,E27 + úsporný zdroj,IP20,(7 ks d 600,- Kč)
- 

Koupelnové světlo nad umyvadla,E27 + úsporný zdroj,IPx4,(2 ks d 700,- Kč)
- 

Stropní nástěn.světla,E27 + úsporný zdroj,IP20,(6 ks d 500,- Kč)
- 


Orientční osvětlení při výpadku EI,18W/60min.,nejedná se o PBZ (4 ks d 2100,- Kč)

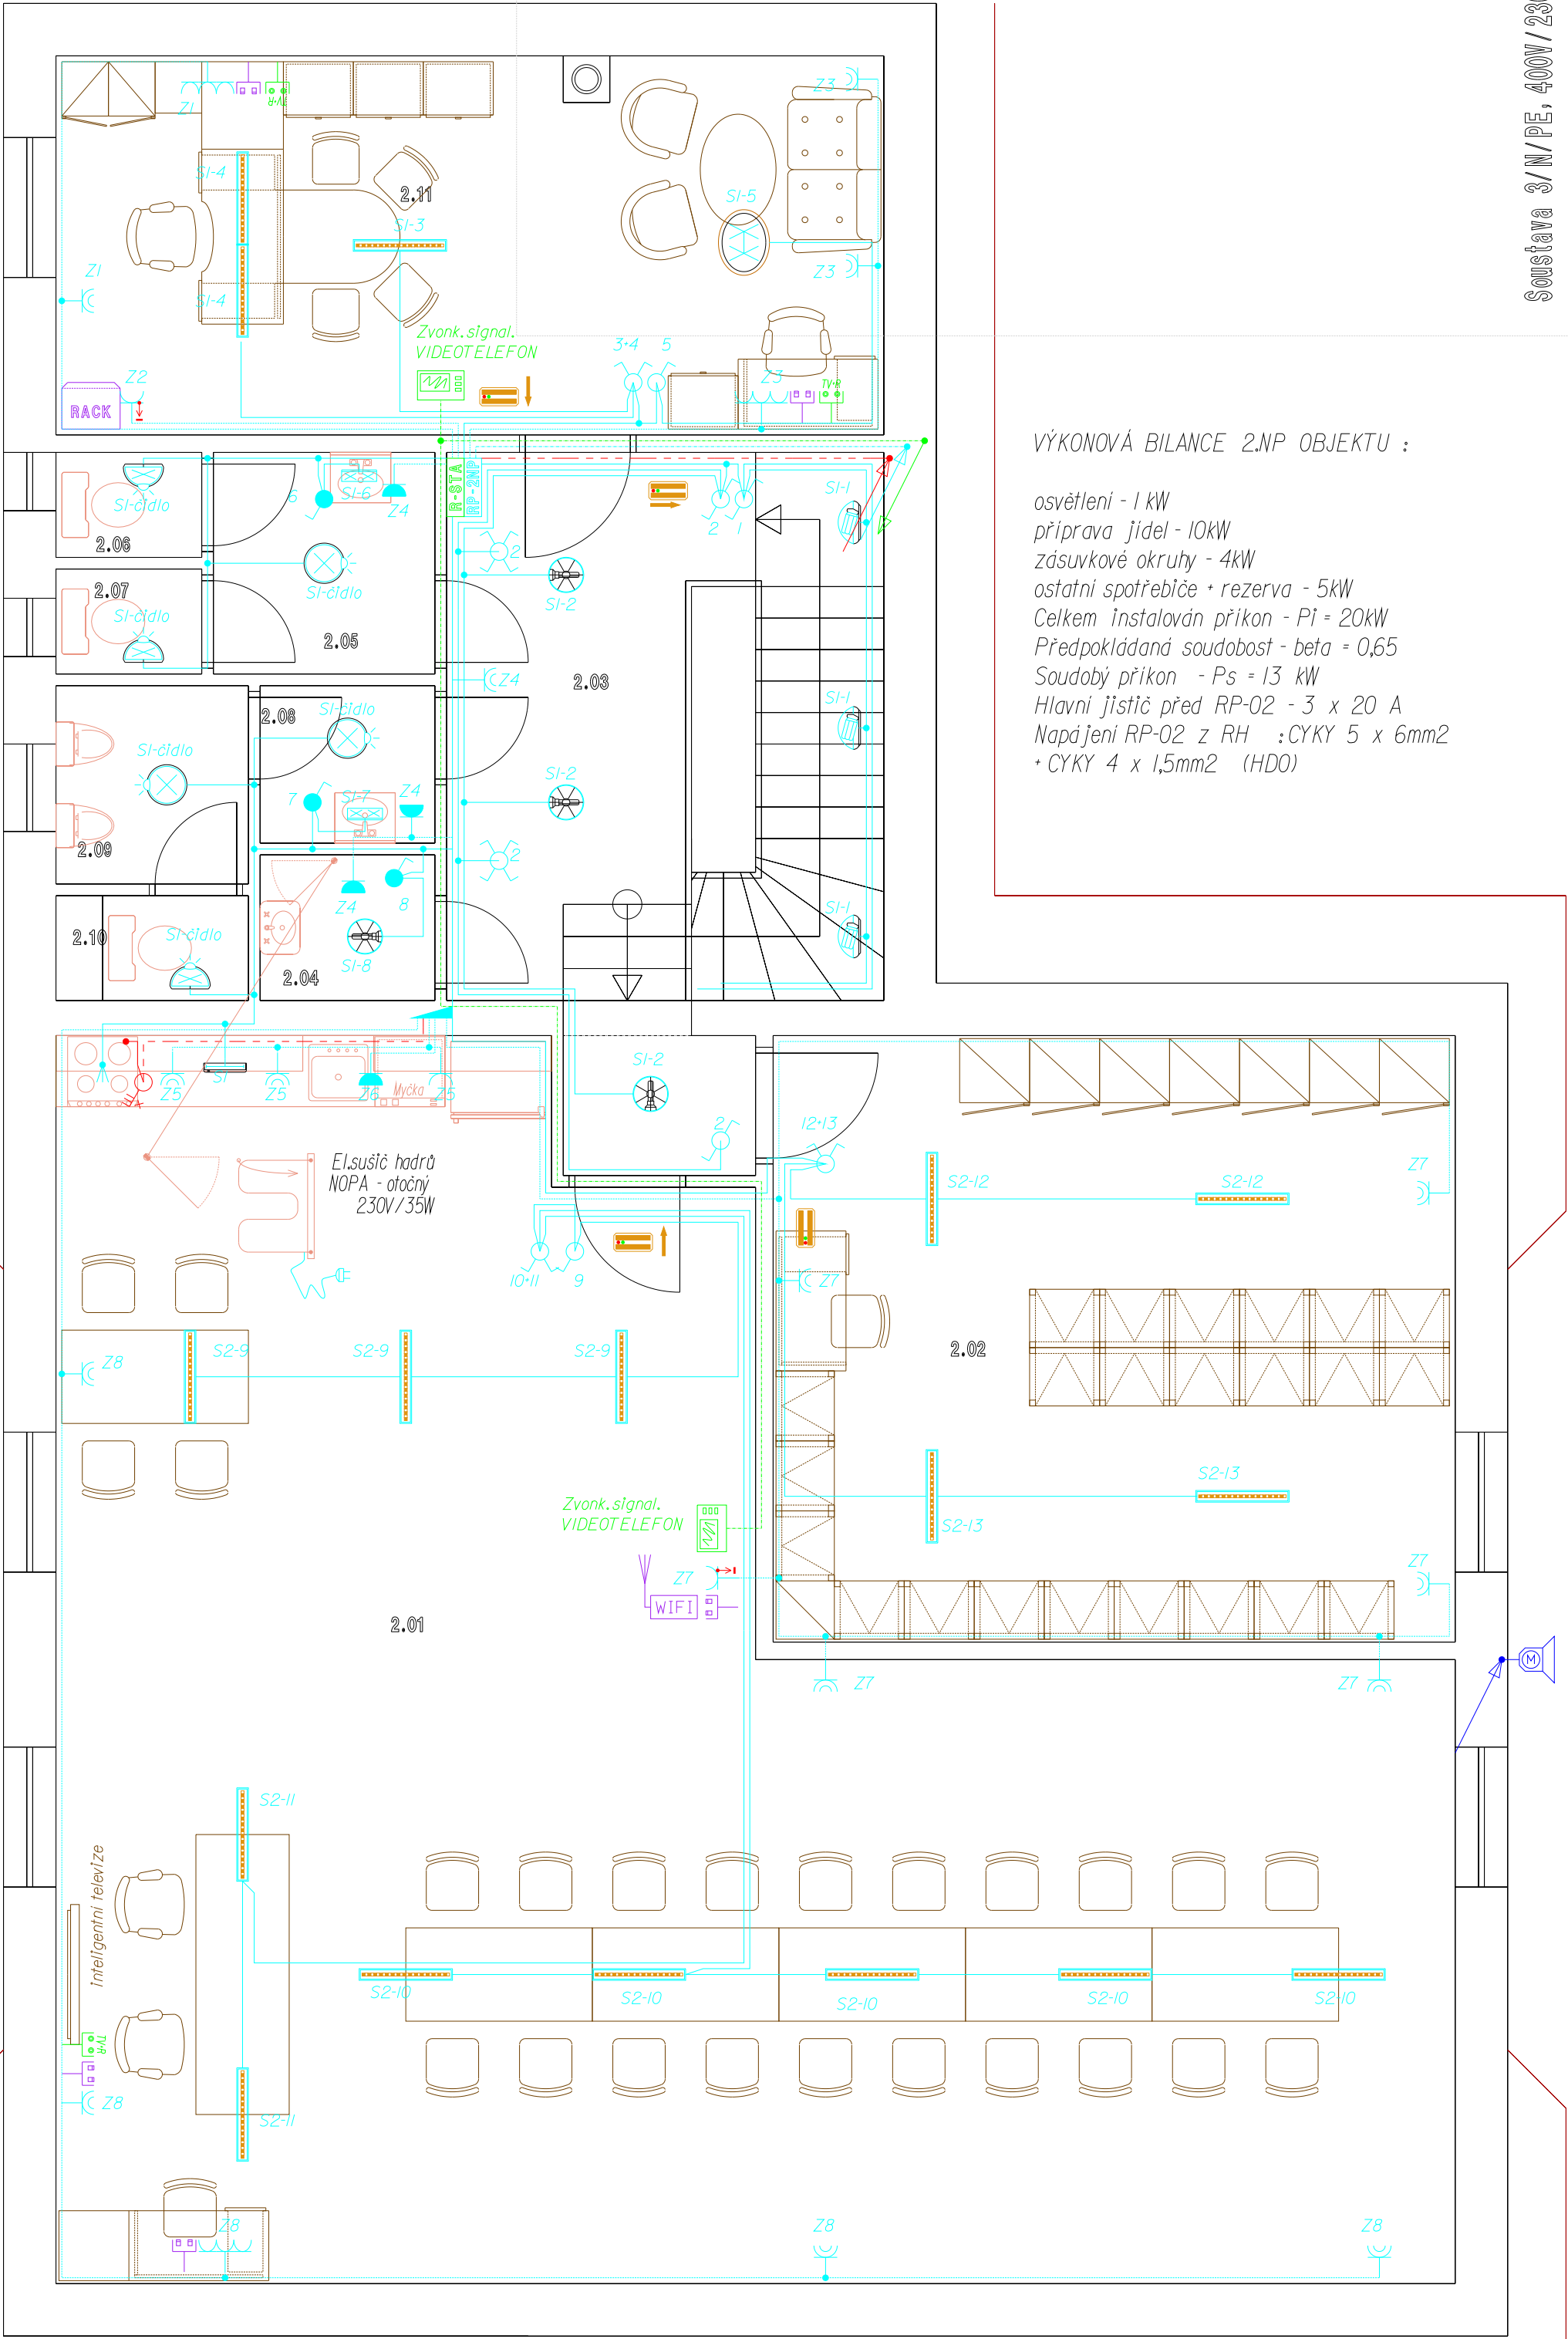

VÝKONOVÁ BILANCE 2.NP OBJEKTU :

osvětlení - 1 kW
příprava jídel - 10kW
zásuvkové okruhy - 4kW
ostatní spotřebiče - rezerva - 5kW
Celkem instalován příkon - Pi = 20kW
Předpokládaná soudobost - beta = 0,65
Soudobý příkon - Ps = 13 kW
Hlavní jistič před RP-02 - 3 x 20 A
Napájení RP-02 z RH :CYKY 5 x 6mm2
+ CYKY 4 x 1,5mm2 (HDO)

Soustava 3/N/PE, 400V/230V, 50Hz, TN-C-S, ochrana automatickým vypínáním a ztlumením

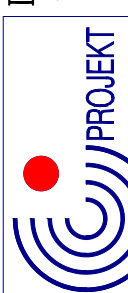

Ing. Jaroslav Mysák - MYSÁK
AutORIZOVANÝ INŽENÝR - SPECIALIZACE
ELEKTROTECHNICKÁ ZAKÁZKA
jaroslav.mysak@seznam.cz
IČO 45 03 64 62

Zodpovědný projektant :
Ing. Jaroslav Mysák
Spádova 87
38501 Vimperk

Hlavní řešitel :
Ing. Pavel Kríž
PROJEKT CENTRUM
Spádova 87
38501 Vimperk

Číslo akce
19 008
SO-01

Formát : A2

Měřítko : M 1:50

Savební název : Obec Modrava, Modrava 63, 341 92 Modrava

Akce : MULTIFUNKČNÍ OBJEKT - HASIČSKÁ ZBRojNICE A SBĚRNÝ DVŮR - MODRAVA

Savební objekt : SO-01 - HASIČSKÁ ZBRojNICE

Oddíl : D 14. - TPS - SILNOPROUDÁ ELEKTROINSTALACE

Obsah : ELEKTROINSTALACE 2.NP

Výkres č.
E02

Paré č.

Stupeň : projekt pro
odbornou studii

Datum : únor 2019

Projektová dokumentace je vyhotovena v rozsahu pouze pro účely stavebního řízení. Pro realizaci elektroinstalace je nutné dopracovat prováděcí projekt. Dokumentace obsahuje pouze základní informace o rozsahu a obsahu projektu. Všechny podrobnosti a specifikace jsou uvedeny v technické specifikaci a v přílohách. Tato dokumentace je určena pro odbornou studii a není určena pro veřejnost. Všechny údaje jsou zjednodušeny a nevyjadřují závazek projektanta. Všechny údaje jsou zjednodušeny a nevyjadřují závazek projektanta. Všechny údaje jsou zjednodušeny a nevyjadřují závazek projektanta.