


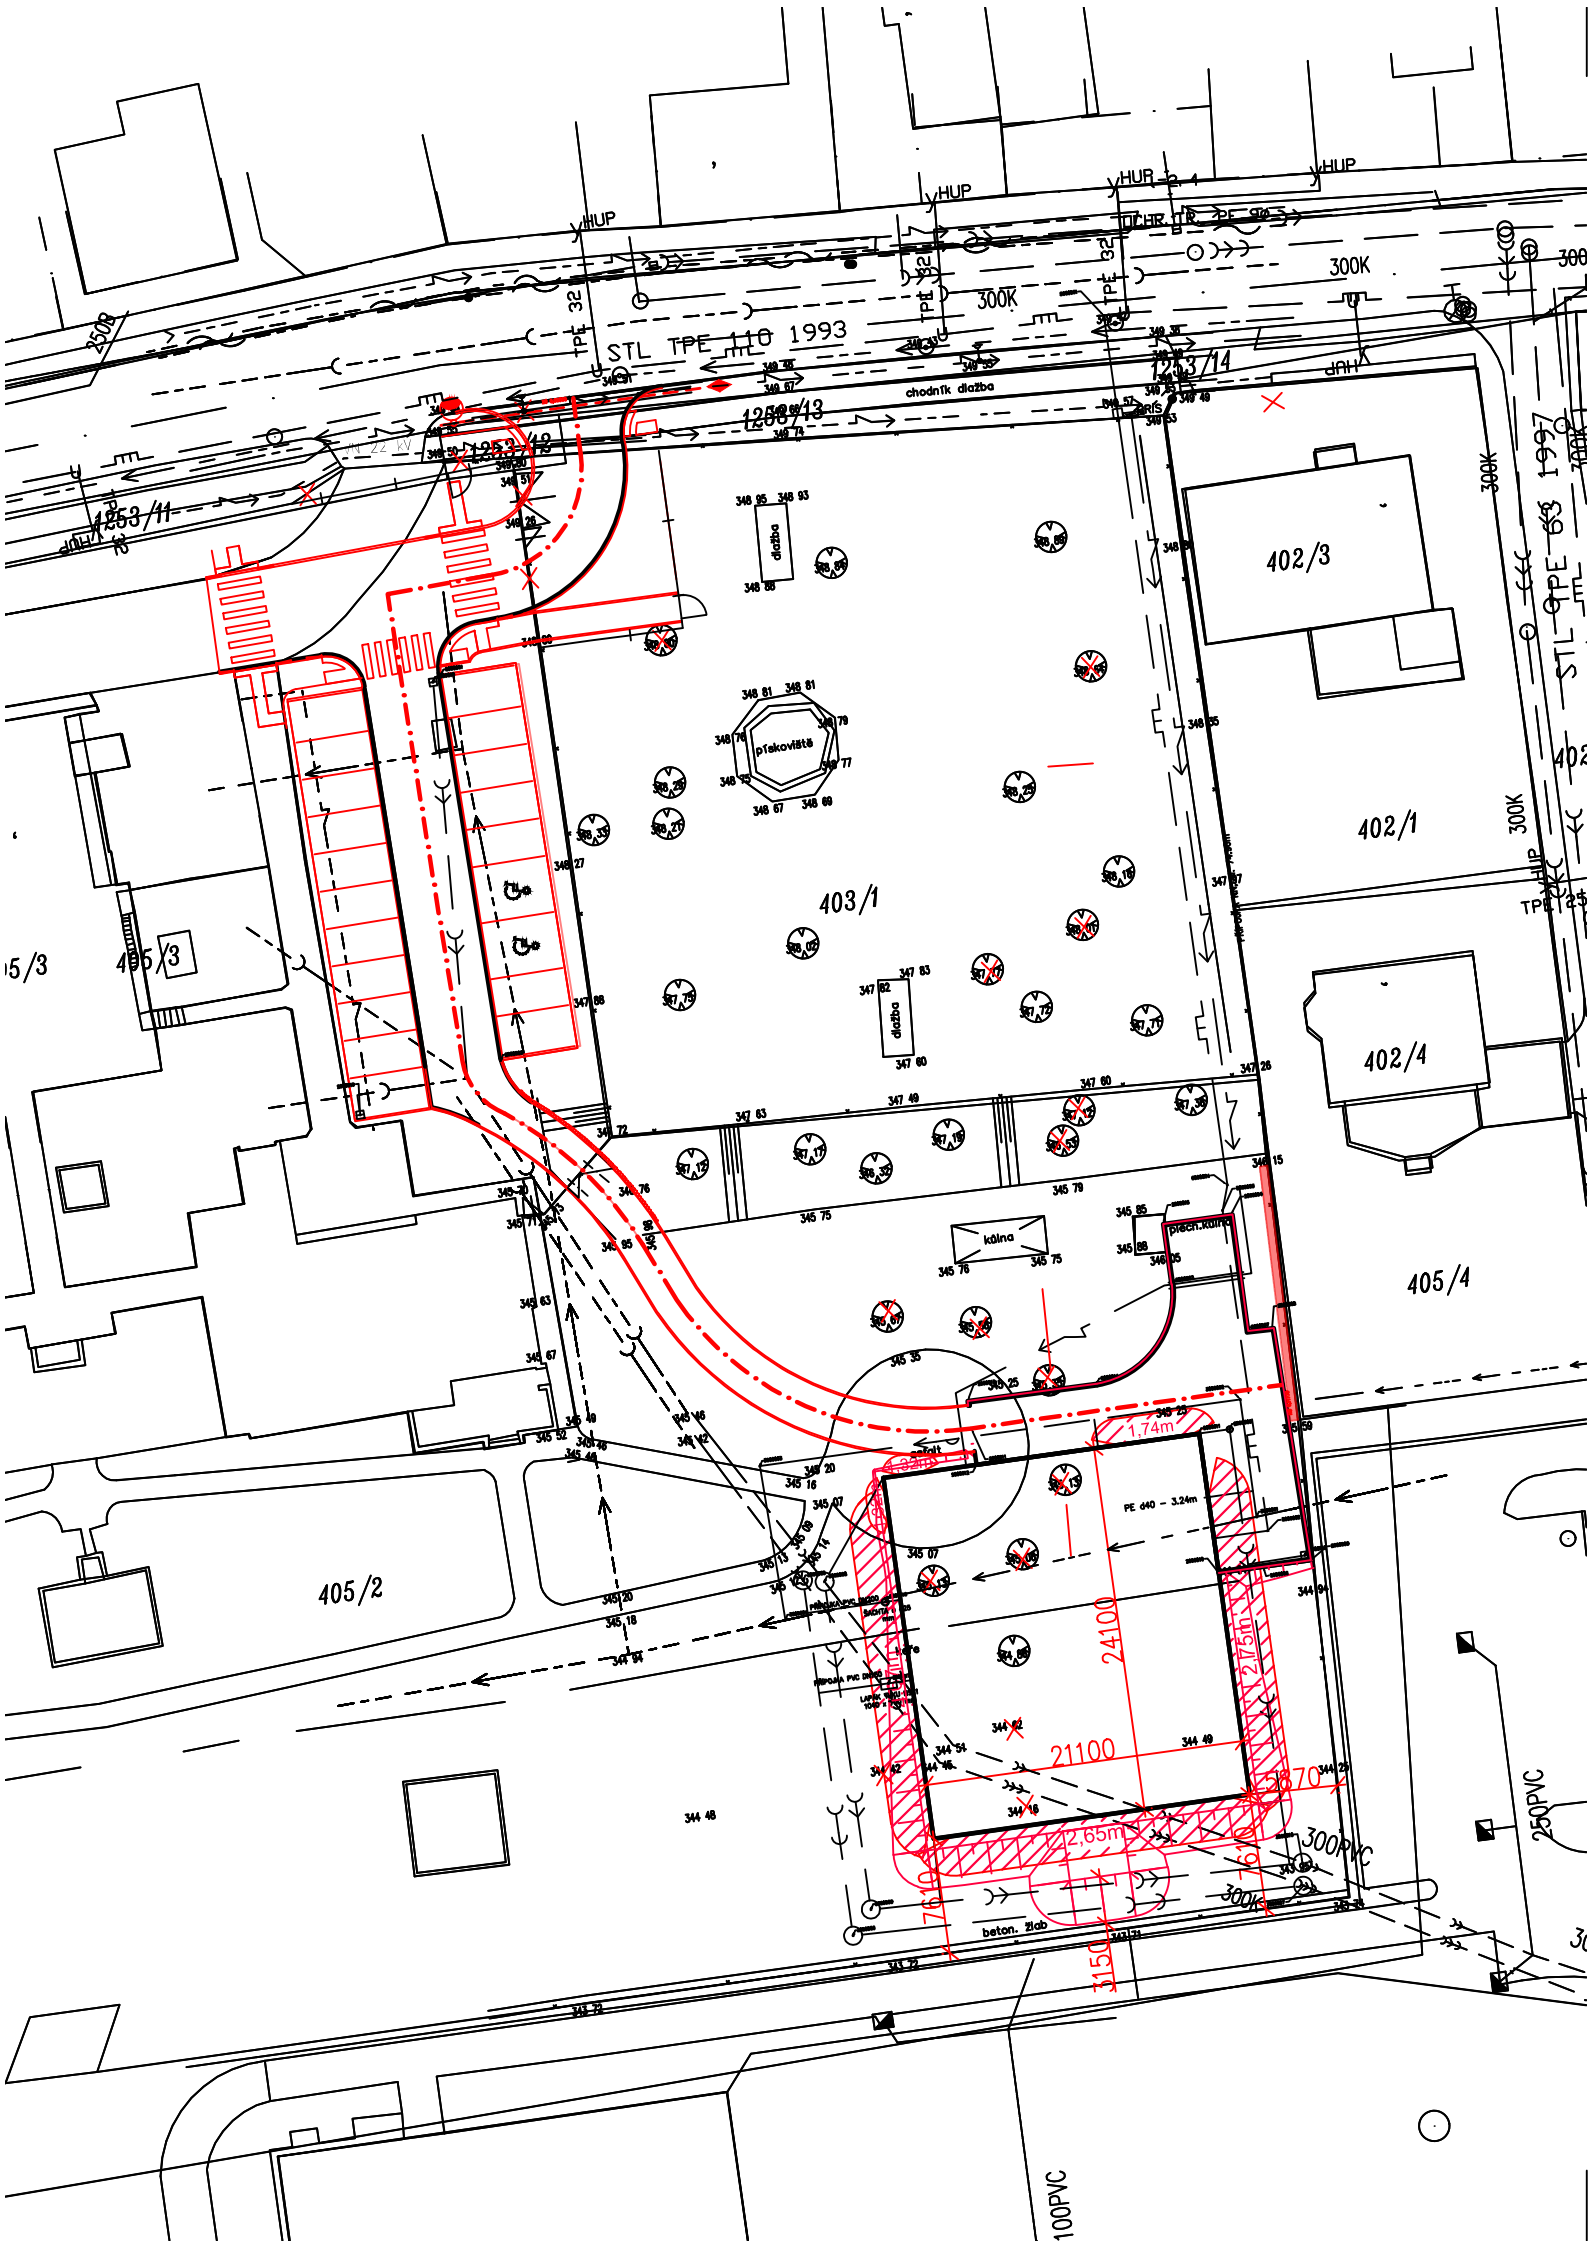


LEGENDA:

NAVRŽENÉ INŽENÝRSKÉ SÍTĚ:

- — — — — PŘELOŽKA VODOVODU
- — — — — KANALIZACE SPLAŠKOVÁ
- — — — — KANALIZACE DEŠŤOVÁ
- — — — — VEŘEJNÉ OSVĚTLENÍ
- — — — — PŘÍPOJKA NN
- — — — — PŘÍPOJKA PLYNOVODU



 ODSTUPOVÉ VZDÁLENOSTI



OPLOCENÍ
VODOROVNÉ ZNAČENÍ

$\pm 0.000 = 345.50 = 1.$ NADZEMNÍ PODLAŽÍ

KRESLIL/VYPRACOVAL:	ZODPOV.PROJEKTANT DÍLU:	ZODPOV.PROJEKTANT AKCE:	obchodní projekt jihlava spol.s r.o. Pod Příkopem 6, 586 01 Jihlava tel./fax.: 567310167 IČO: 15529428	
ING. JOSEF SLABÝ	ING.ARCH. JIŘÍ VÁCHA	ING.ARCH. JIŘÍ VÁCHA		
INVESTOR: OBEC HOSTIVICE, HUSOVO NÁMĚSTÍ 13, 253 00 HOSTIVICE			Č. VÝKRESU:	KOPIE:
AKCE: NOVOSTAVBA 2.AREÁLU MATEŘSKÉ ŠKOLY V HOSTIVICÍCH			01	
OBSAH: SITUACE	MĚŘÍTKO: 1/500	FORMÁT: 2xA4	DATUM: 02/2018	
DÍL: POŽÁRNĚ BEZPEČNOSTÍ ŘEŠENÍ	ARCH.ČÍSLO: 10/05/2015	ZAK.ČÍSLO: 10/05/2015		