



Odlučovač ropných látek dle
ČSN EN 858, třídy I,
jmenovitý průtok 65 l/s

ŘEZ

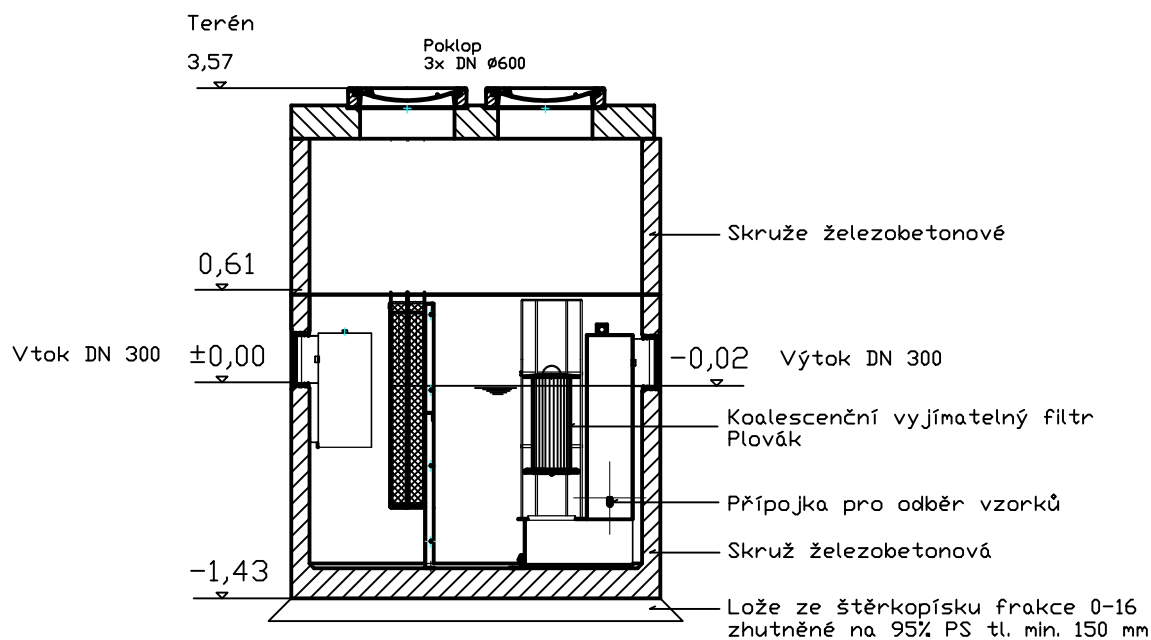

PŮDORYS

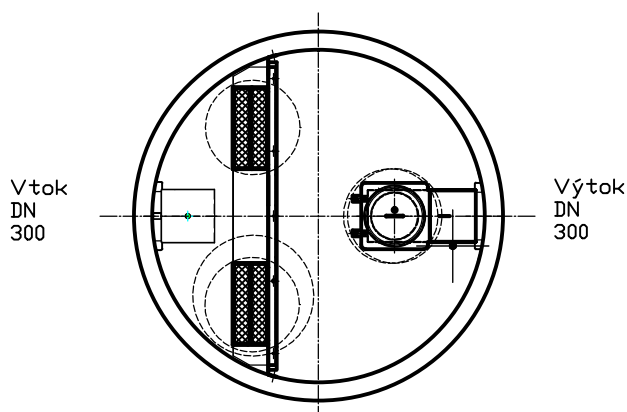

Hlavní projektant: Ing. Robert Juřina, Hanojská 2836, Tábor 390 05 IČ 880 67 483, tel. 604 159 283		 CENTRUM SLUŽEB STARÉ MĚSTO WWW.CENTRUM SLUŽEB TABOR.CZ PŘEVŘÁTILSKÁ 330, TABOR 390 01 SPOJENÉ ATELIÉRY KA 21 & M.A.A.T.		
Zodp. projektant: Dipl.Ing. Tomáš Otepka, Lužnice 149, 379 01 Třeboň ČKAIT 0101345				
Vypracoval: Ing. Robert Juřina, Hanojská 2836, Tábor 390 05 IČ 880 67 483, tel. 604 159 283				
Investor: Město Tábor, Žižkovo náměstí 3, 390 01 Tábor IČ 00 253 014				
KÚ: Tábor		Stupeň:	DZS	Paré:
Akce: Parkoviště na Sídlišti nad Lužnicí v Táboře - Komora		Datum:	srpen 2013	
		Ozn. části:	C1	
Obsah: Detail odlučovače SO 301		Měřítko: 1:50	Č. výkresu: 10	