


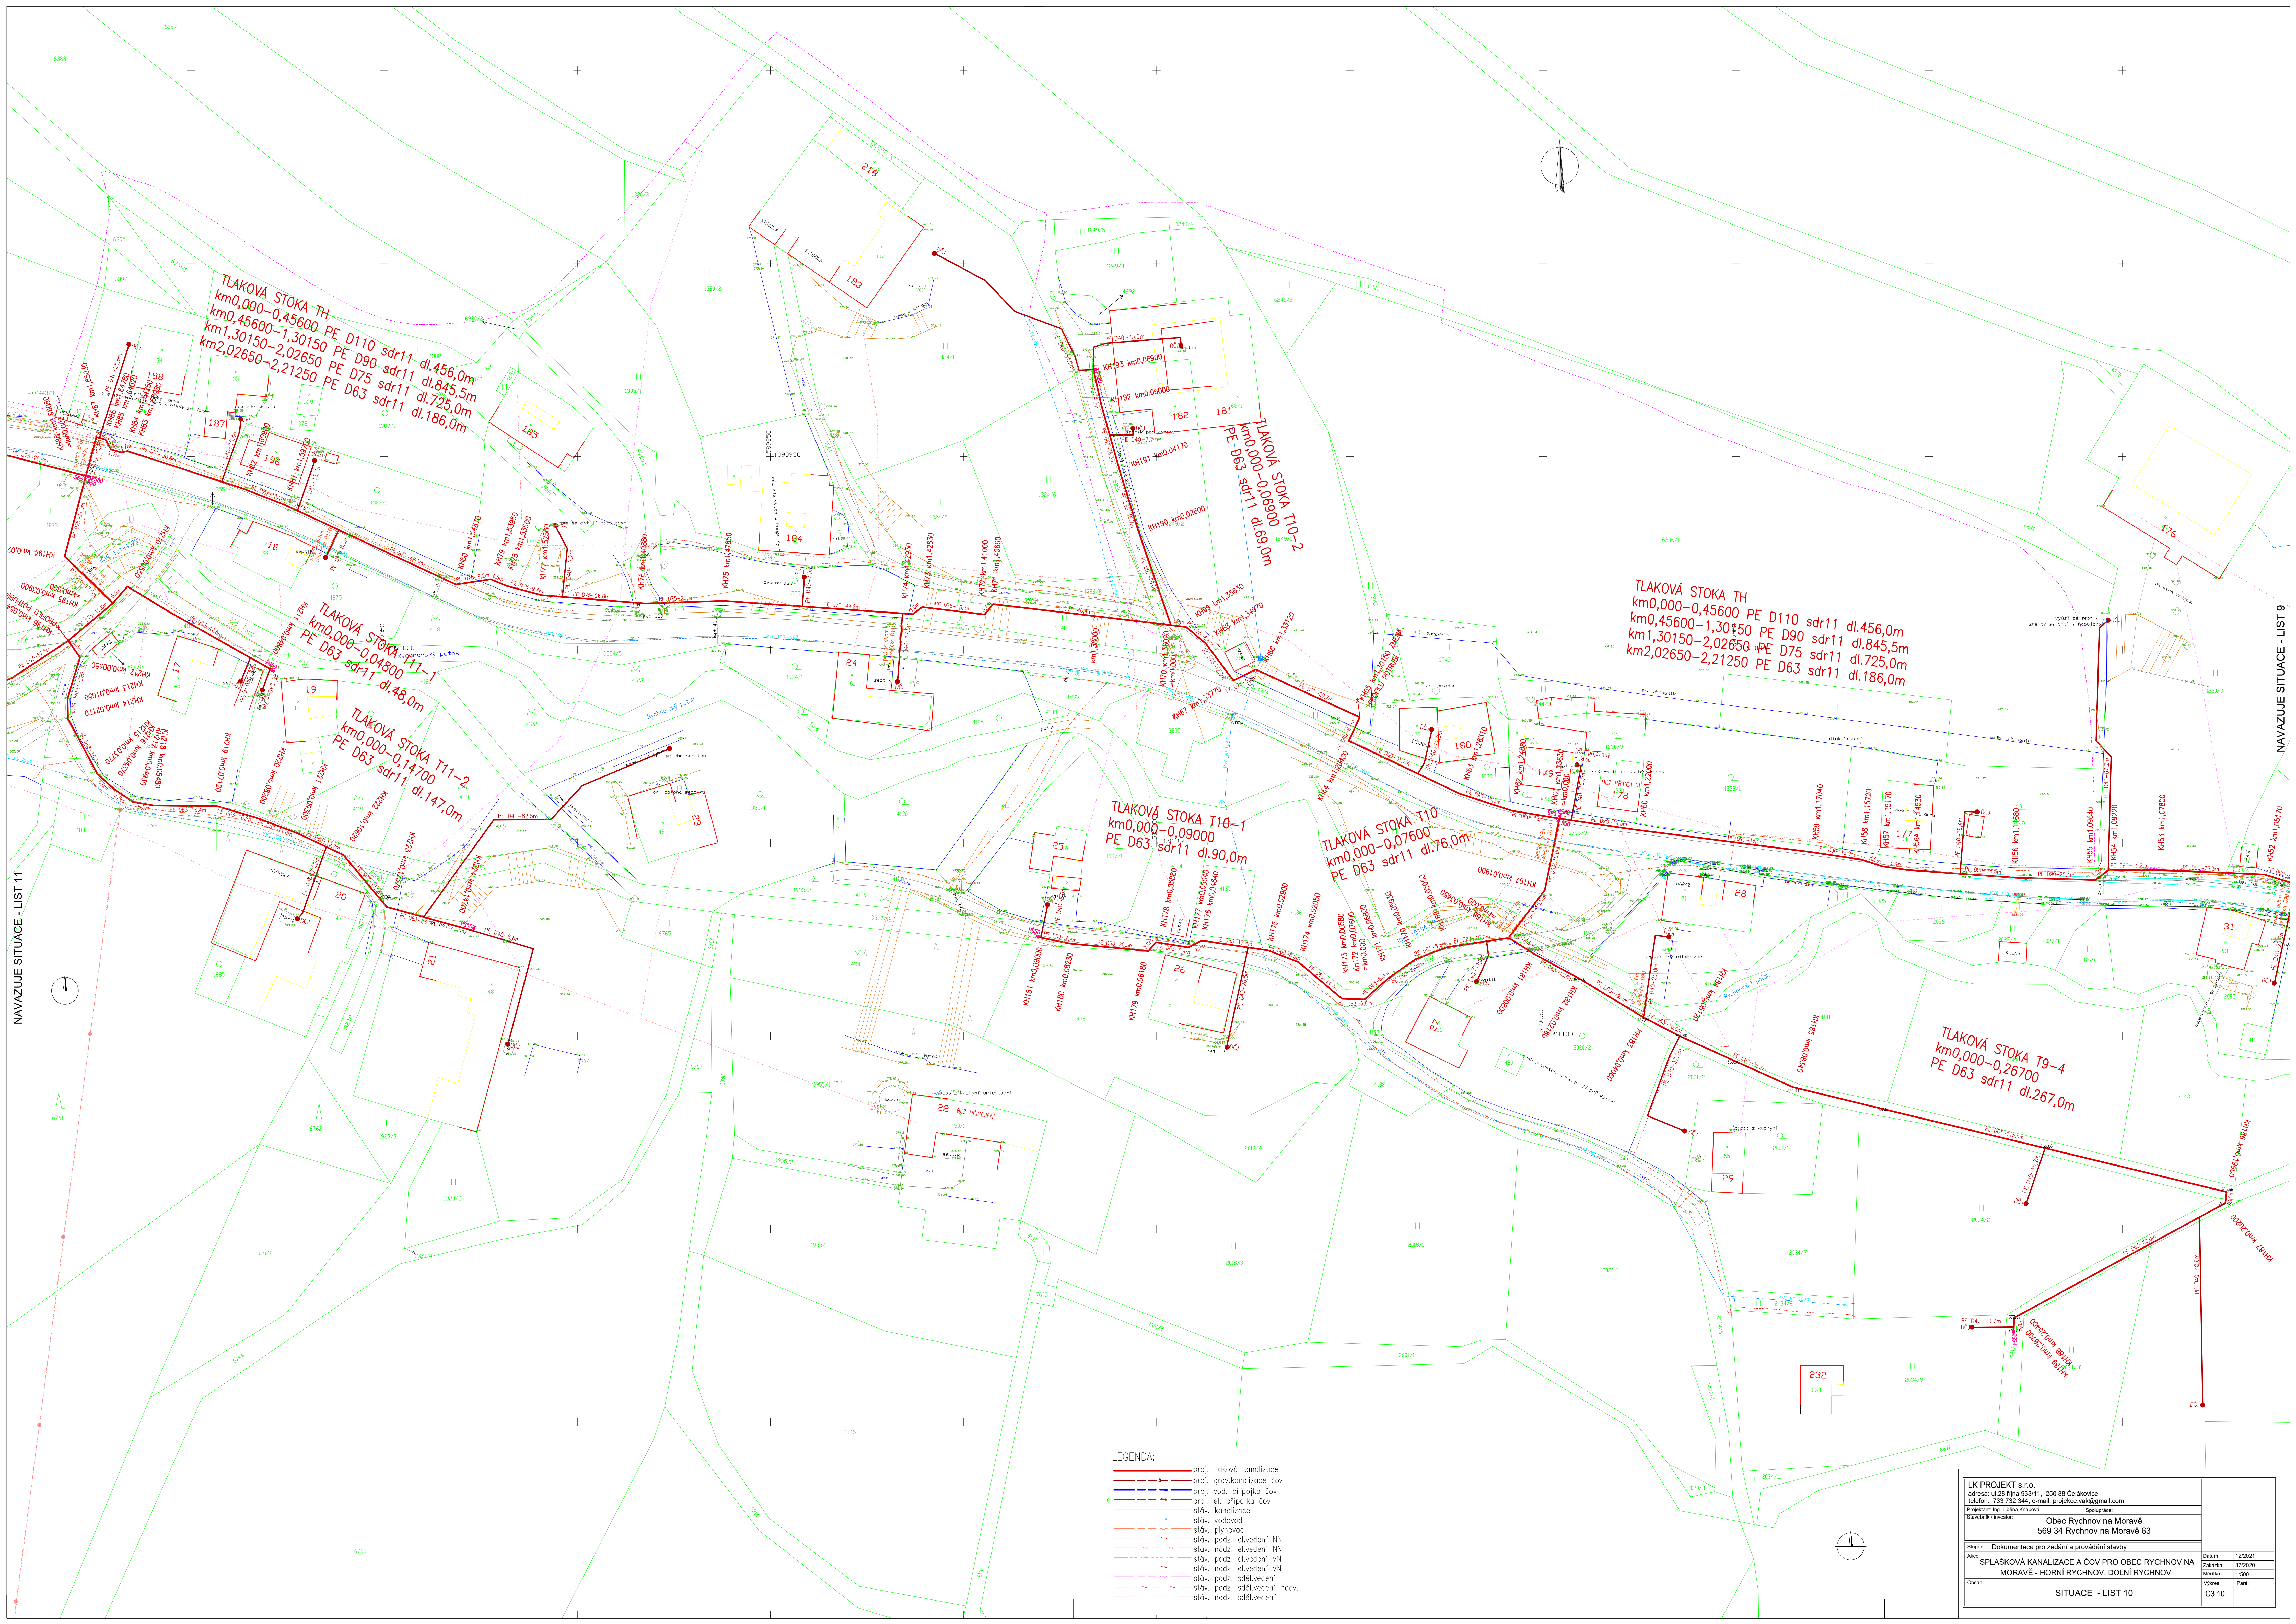

LEGENDA:

- proj. tlaková kanalizace
- proj. grav. kanalizace čov
- proj. vod. přípojka čov
- proj. el. přípojka čov
- stáv. kanalizace
- stáv. vodovod
- stáv. plynovod
- stáv. podz. elvedení NN
- stáv. nadz. elvedení NN
- stáv. podz. elvedení VN
- stáv. nadz. elvedení VN
- stáv. podz. sdělení
- stáv. podz. sdělení neov.
- stáv. nadz. sdělení

LK PROJEKT s.r.o.		adresa: ul.28.lipna 933/11, 250 88 Čestákovice	
telefon: 723 732 344, e-mail: projekce.vak@gmail.com		Společnost:	
Projektant: Ing. Liběna Krupová		Společnost:	
Stavovatel / investitor:		Obec Rychnov na Moravě	
		569 34 Rychnov na Moravě 63	
Stupeň: Dokumentace pro zadání a provádění stavby		Datum: 12/2021	
Akce: SPLASKOVÁ KANALIZACE A ČOV PRO OBEC RYCHNOV NA MORAVĚ - HORNÍ RYCHNOV, DOLNÍ RYCHNOV		Znak: 372020	
Měřítko: 1:500		Výkres: C3.10	
Obsah: SITUACE - LIST 10		Př.: 1:500	