


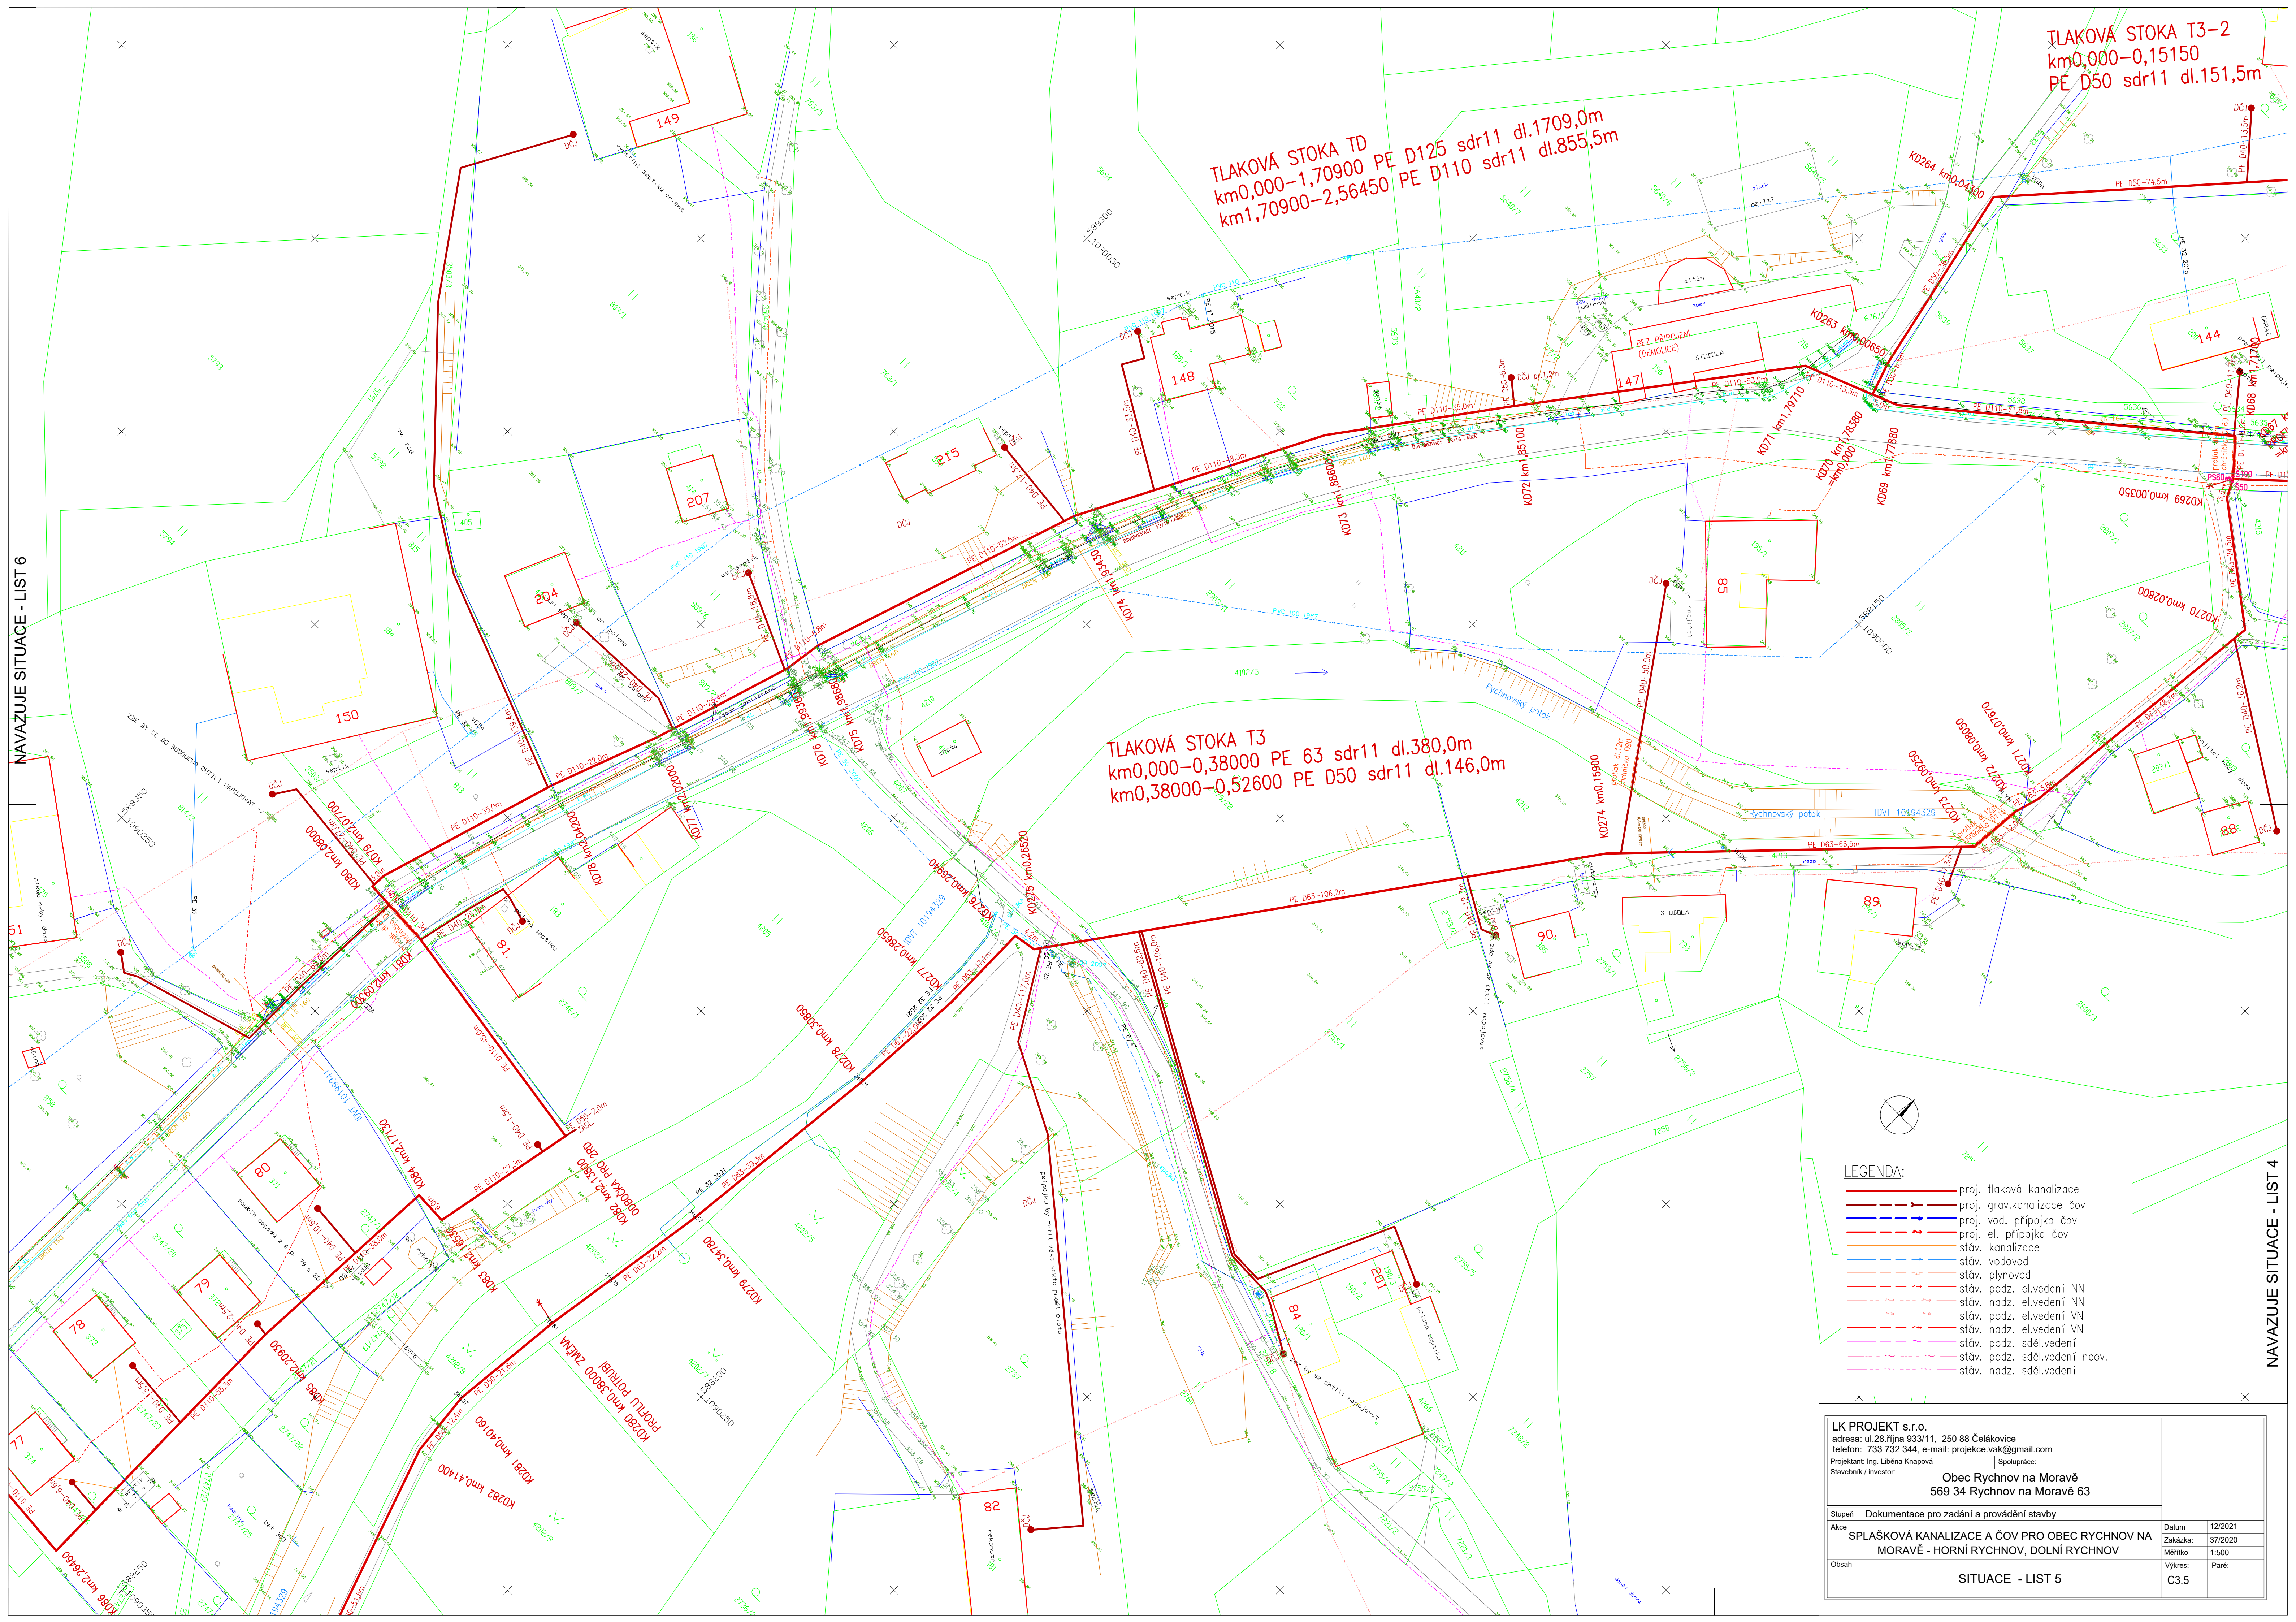

- LEGENDA:**
- proj. tlaková kanalizace
 - proj. grav.kanalizace čov
 - proj. vod. přípojka čov
 - proj. el. přípojka čov
 - stáv. kanalizace
 - stáv. vodovod
 - stáv. plynovod
 - stáv. podz. el.vedení NN
 - stáv. nadz. el.vedení NN
 - stáv. podz. el.vedení VN
 - stáv. nadz. el.vedení VN
 - stáv. podz. sděl.vedení
 - stáv. podz. sděl.vedení neov.
 - stáv. nadz. sděl.vedení

LK PROJEKT s.r.o. adresa: ul.28.lipna 933/11, 250 88 Čelákovice telefon: 733 732 344, e-mail: projekce.vak@gmail.com Projektant: Ing. Liběna Knapová Spolupráce: Stavebník / investor:		Obec Rychnov na Moravě 569 34 Rychnov na Moravě 63	
Stupeň Dokumentace pro zadání a provádění stavby		Datum 12/2021	
Akce SPLAŠKOVÁ KANALIZACE A ČOV PRO OBEC RYCHNOV NA MORAVĚ - HORNÍ RYCHNOV, DOLNÍ RYCHNOV		Zakázka: 37/2020	
Obsah SITUACE - LIST 5		Měřítko 1:500	
		Paré: C3.5	