


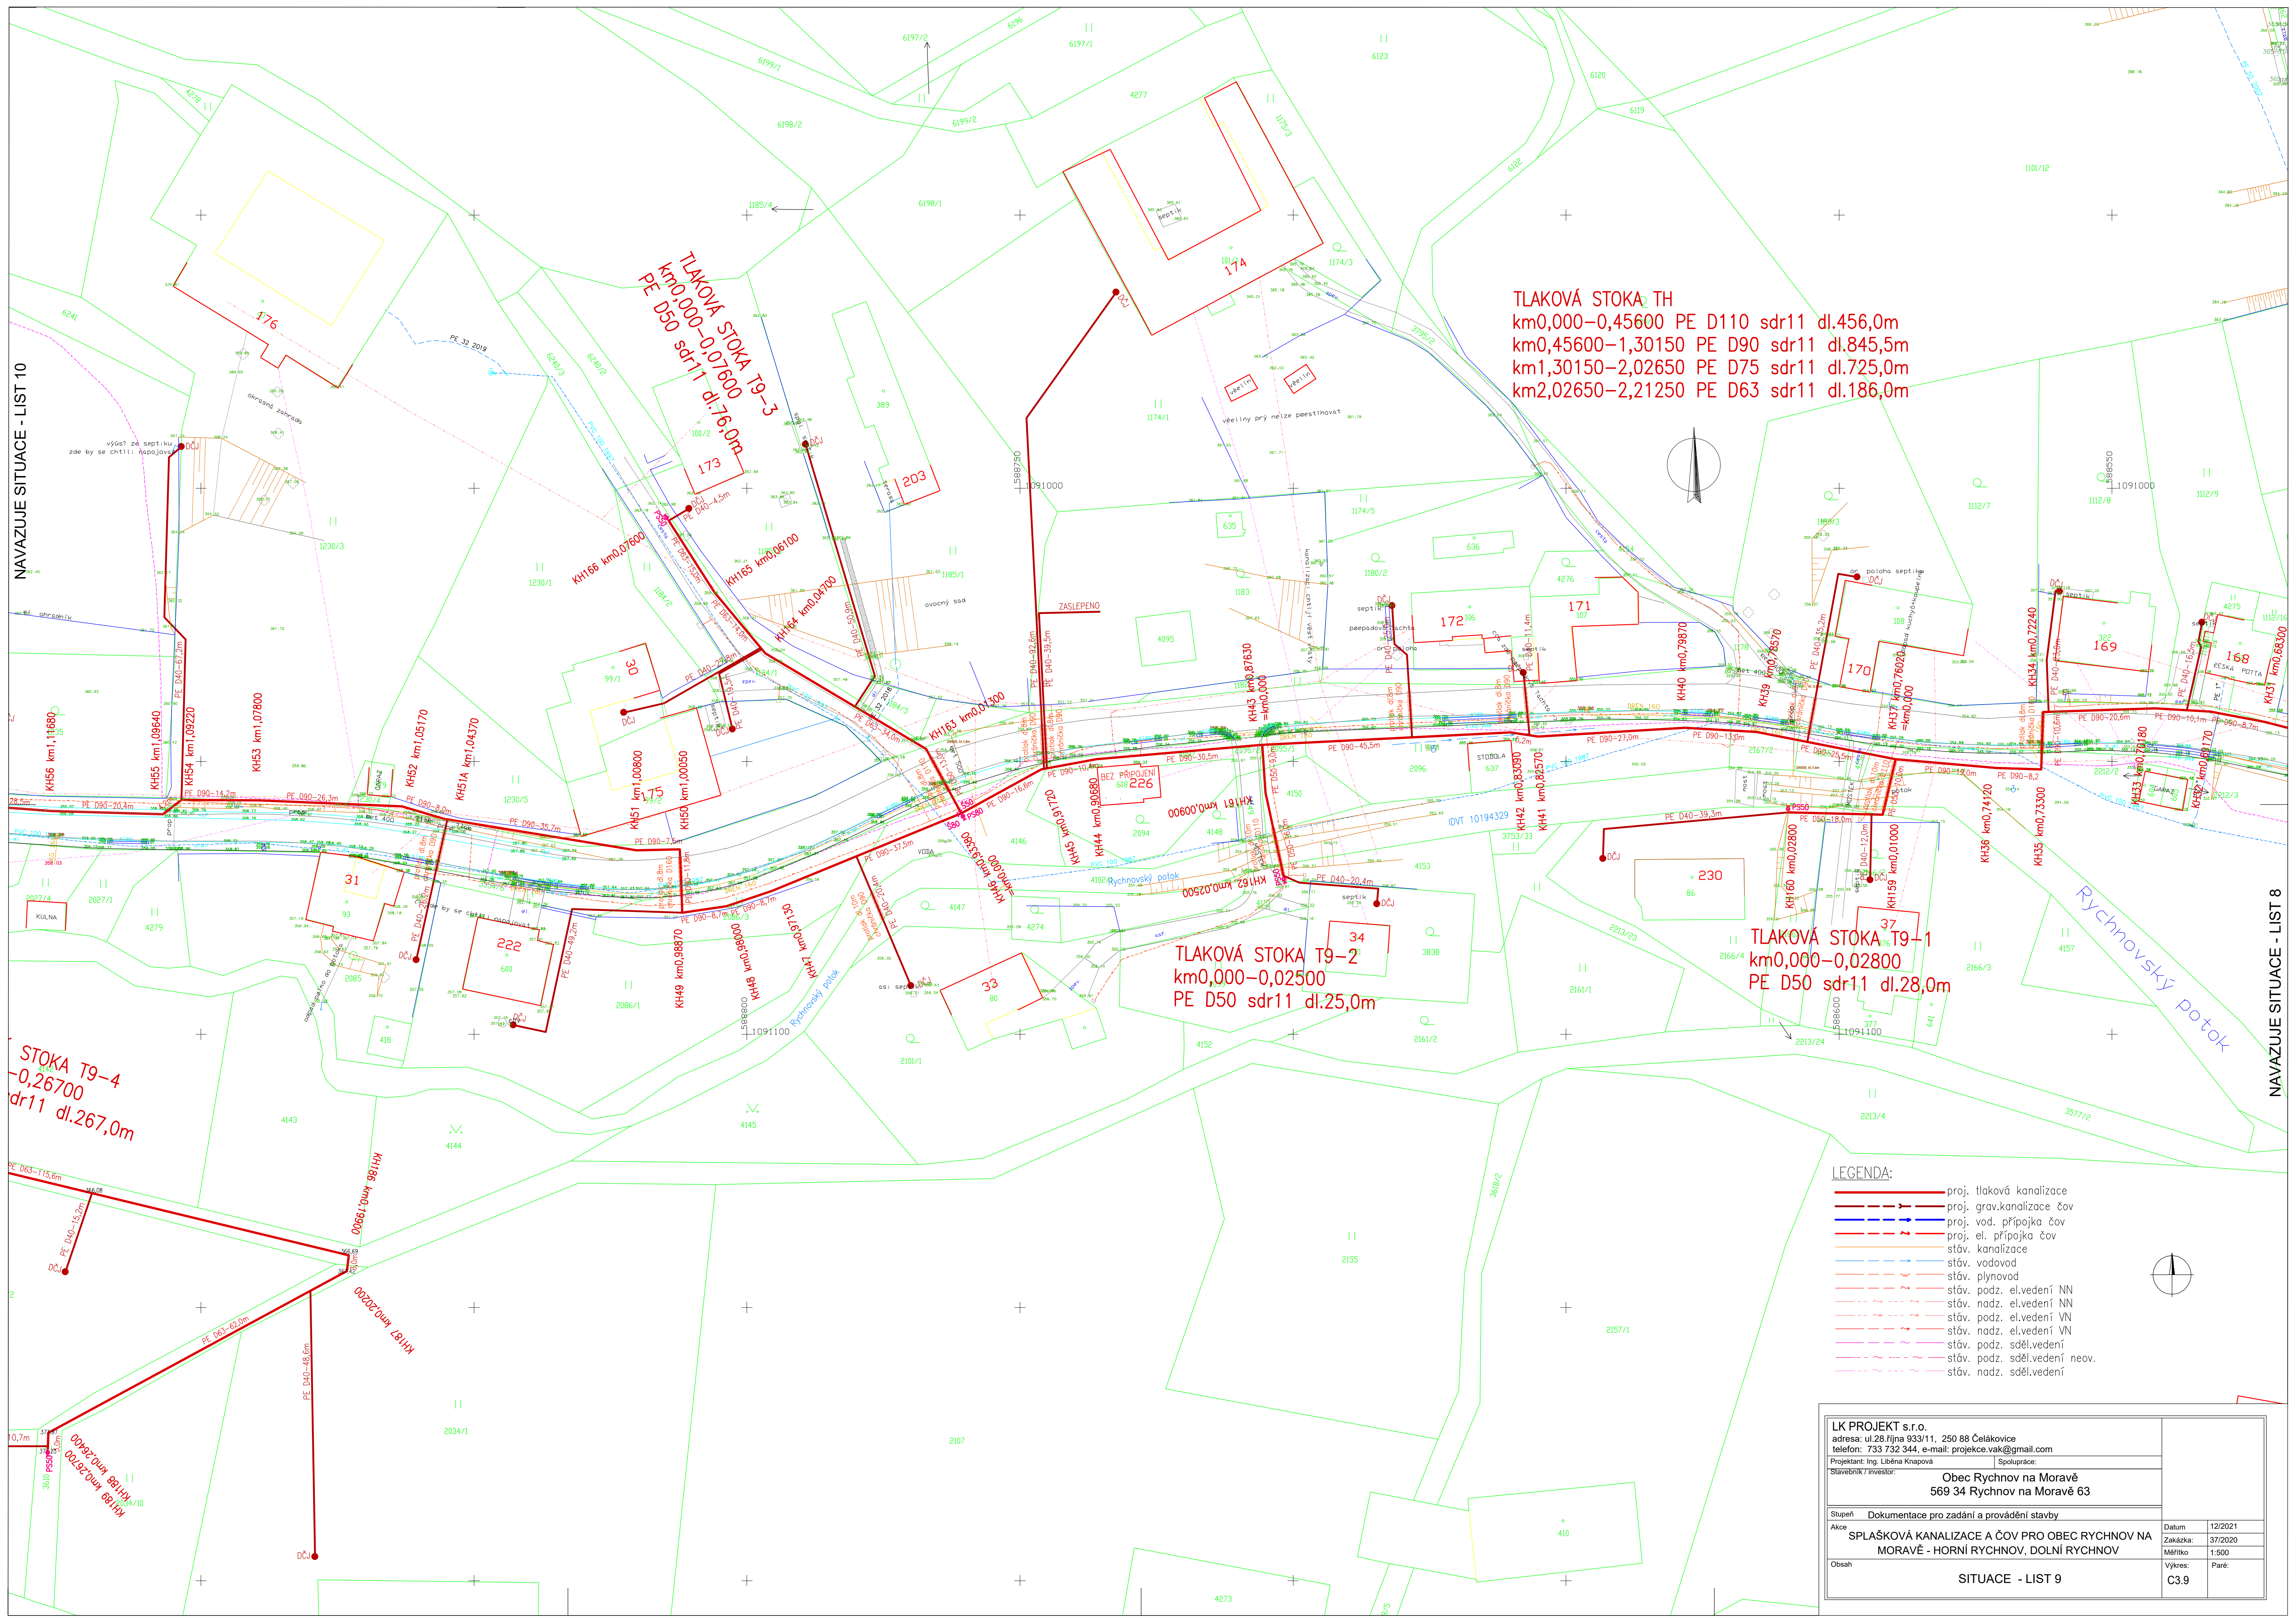

TLAKOVÁ STOKA TH
km0,000–0,45600 PE D110 sdr11 dl.456,0m
km0,45600–1,30150 PE D90 sdr11 dl.845,5m
km1,30150–2,02650 PE D75 sdr11 dl.725,0m
km2,02650–2,21250 PE D63 sdr11 dl.186,0m

TLAKOVÁ STOKA T9-2
km0,000–0,02500
PE D50 sdr11 dl.25,0m

TLAKOVÁ STOKA T9-1
km0,000–0,02800
PE D50 sdr11 dl.28,0m

STOKA T9-4
-0,26700
dr11 dl.267,0m

- LEGENDA:
- proj. tlaková kanalizace
 - proj. grav.kanalizace čov
 - proj. vod. přípojka čov
 - proj. el. přípojka čov
 - stáv. kanalizace
 - stáv. vodovod
 - stáv. plynovod
 - stáv. podz. el.vedení NN
 - stáv. nadz. el.vedení NN
 - stáv. podz. el.vedení VN
 - stáv. nadz. el.vedení VN
 - stáv. podz. sděl.vedení
 - stáv. podz. sděl.vedení neov.
 - stáv. nadz. sděl.vedení

LK PROJEKT s.r.o. adresa: ul.28.líjna 933/11, 250 88 Čelákovice telefon: 733 732 344, e-mail: projekce.vak@gmail.com	
Projektant: Ing. Liběna Knapová	Spolupráce:
Stavebník / investor: Obec Rychnov na Moravě 569 34 Rychnov na Moravě 63	
Stupeň Dokumentace pro zadání a provádění stavby	
Akce	Datum 12/2021
	Zakázka: 37/2020
	Měřítko 1:500
Obsah	Výkres: 1:500
	Paré: C3.9
SITUACE - LIST 9	