



PŮDORYS STŘECHY

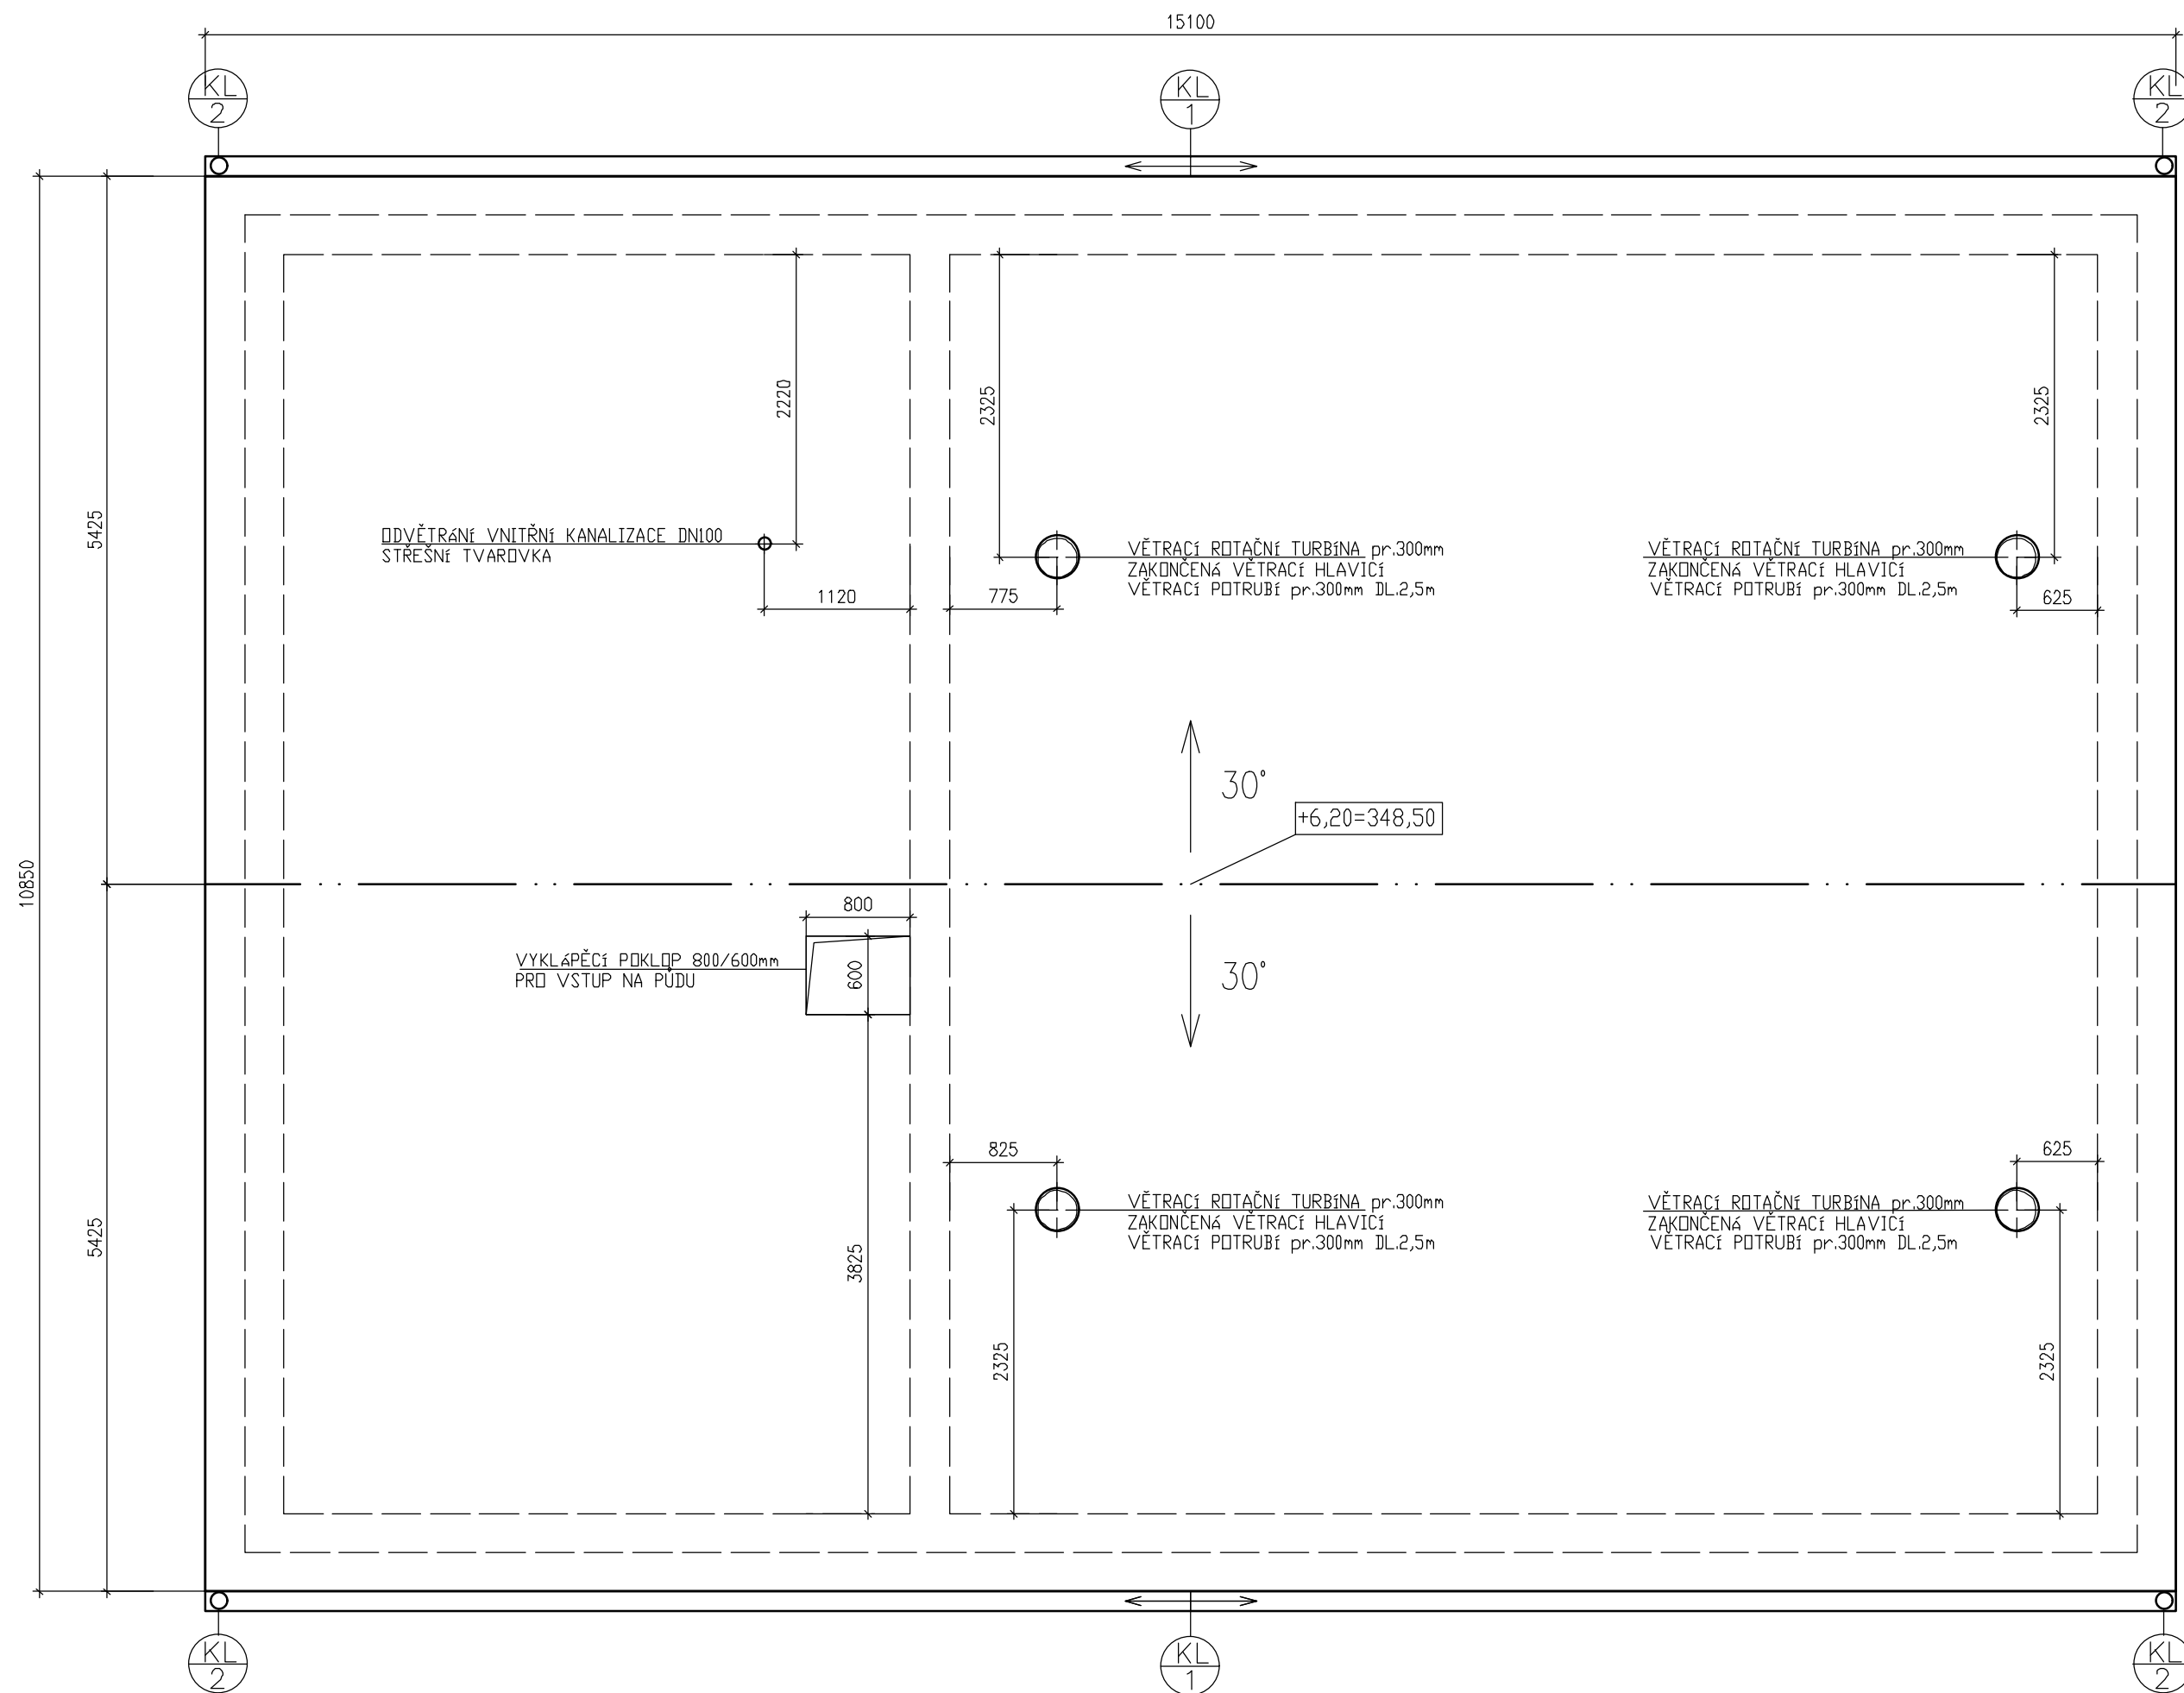

OZN.	POPIS	R.DL.(m)
	STŘEŠNÍ ŽLAB Z PLECHU Ti-Zn TL.0,6mm R.S.330mm	2x 15,10
	ODPADNÍ TROUBA DN150 Z PLECHU Ti-Zn TL.0,6mm	4x 3,10

PŪDORYS KROVU

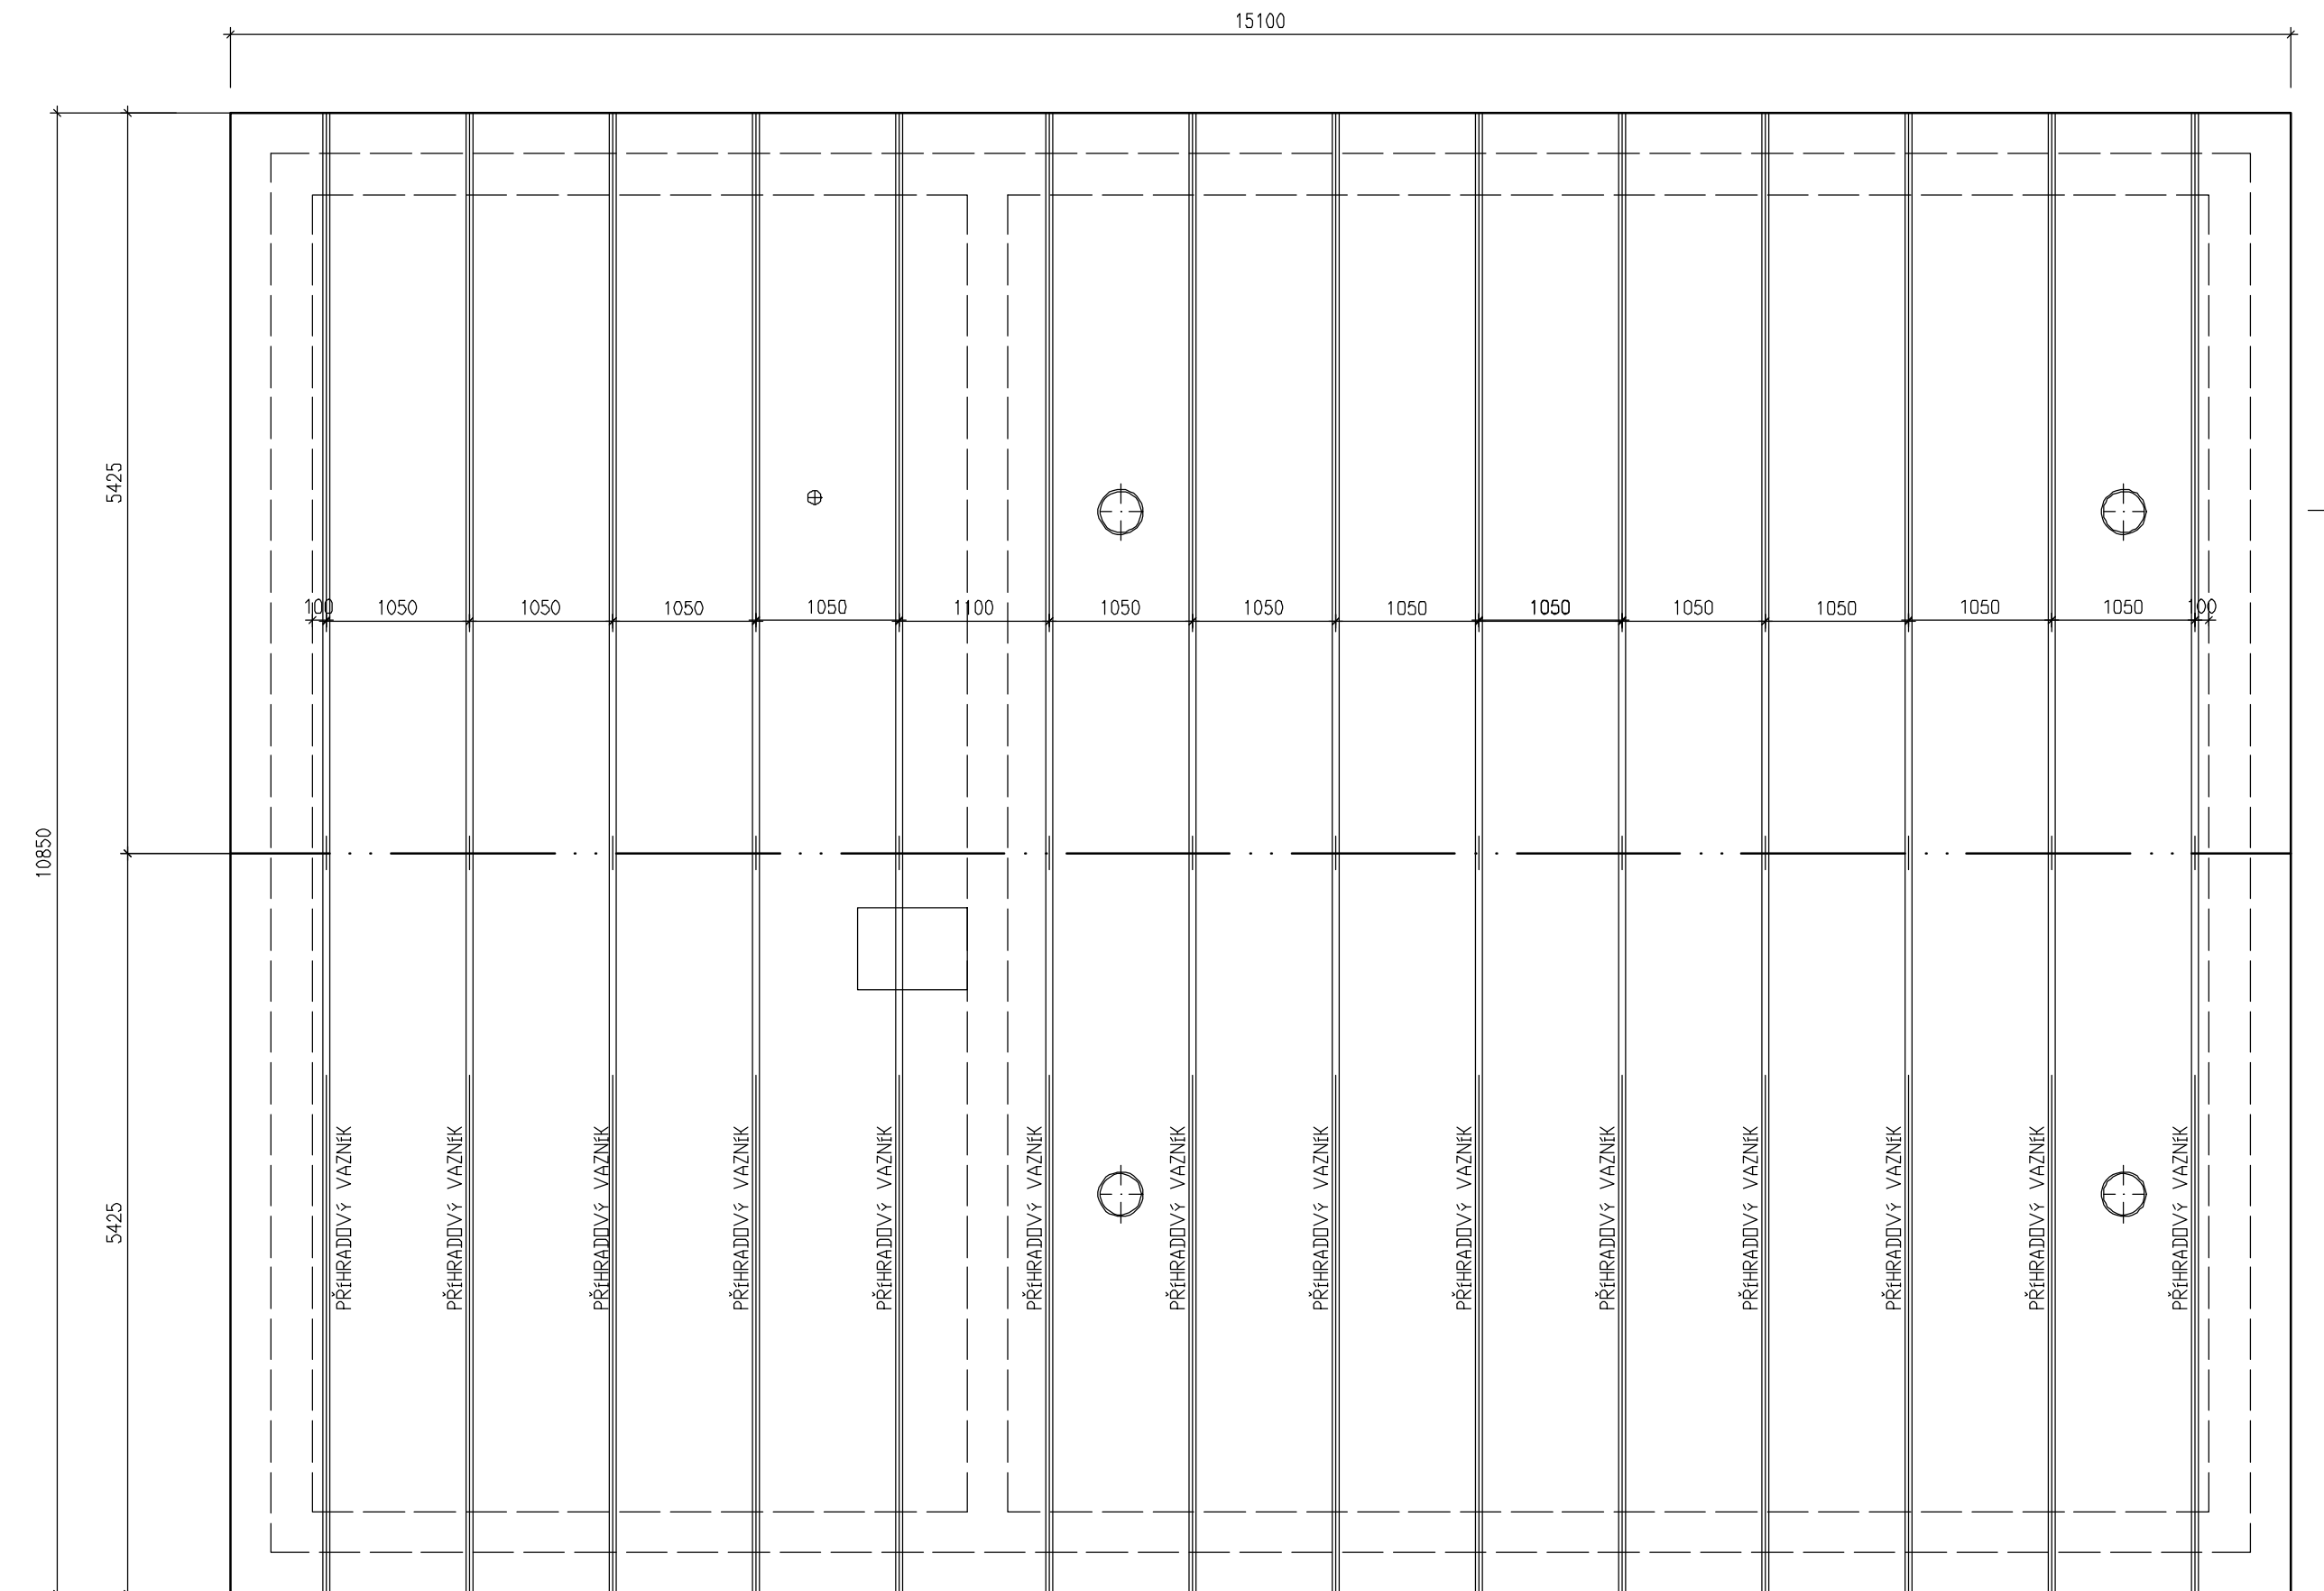

VÝPIS KROUVU:

- K1 PŘÍHRADOVÝ VAZNÍK 14 ks – VČ. ZAVĚTROVÁNÍ
NÁVRH VAZNÍKU, VÝPLET A STATICKÝ VÝPOČET– SOUČÁST DODAVATELSKÉ DOKUMENTACE

LK PROJEKT s.r.o. adresa: ul.28.líjna 933/11, 250 88 Čelákovice telefon: 733 732 344, e-mail: projekce.vak@gmail.com			
Projektant: Ing. Liběna Knapová Stavebník / investor:		Spolupráce:	
Obec Rychnov na Moravě 569 34 Rychnov na Moravě 63			
_____ _____ _____			
Stupeň Dokumentace pro zadání a provádění stavby		Datum 12/2021	
Akce SPLAŠKOVÁ KANALIZACE A ČOV PRO OBEC RYCHNOV NA MORAVĚ - HORNÍ RYCHNOV, DOLNÍ RYCHNOV		Zakázka: 37/2020 Měřítko 1:50	
Obsah PROVOZNÍ BUDOVA ČOV PŮDORYS STŘECHY, KROVU		Výkres: Paré: D.1.1.10-2	