






k.ú. Vikýřovice

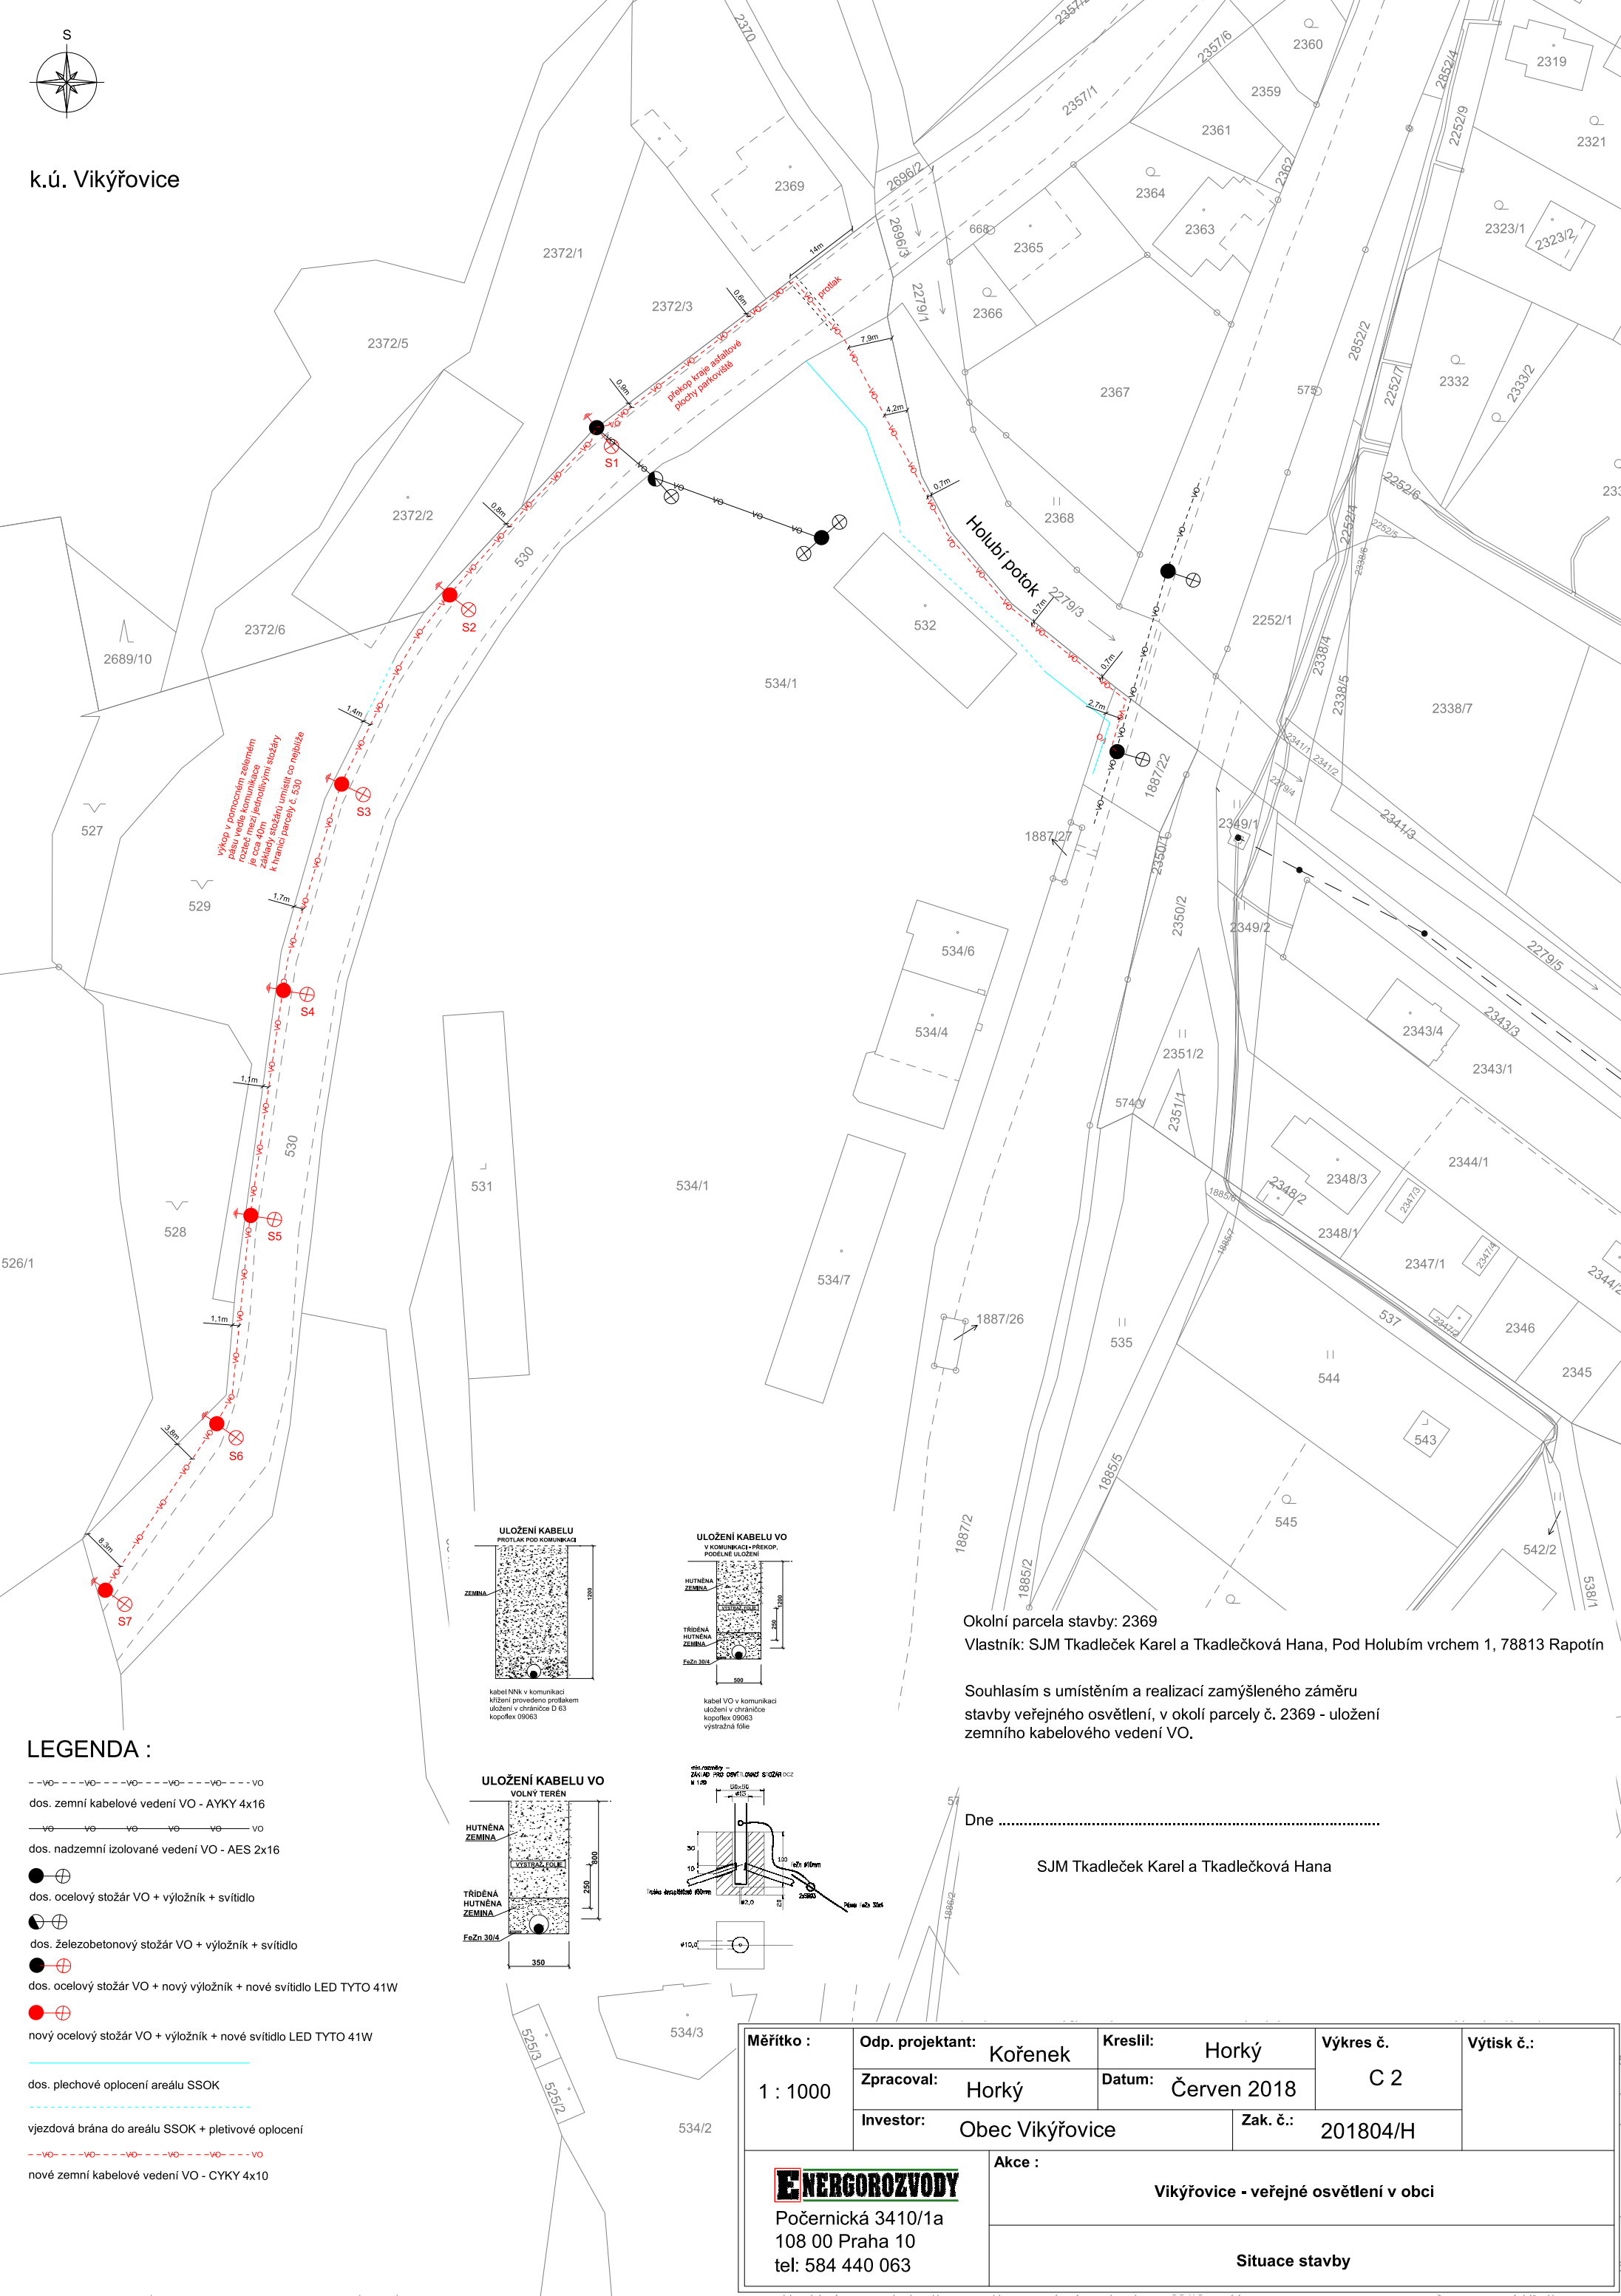

LEGENDA :

- VO-- --VO-- --VO-- --VO-- --VO-- --VO
- dos. zemní kabelové vedení VO - AYKY 4x16
- VO— —VO— —VO— —VO— —VO— —VO
- dos. nadzemní izolované vedení VO - AES 2x16
- ⊕
- dos. ocelový stožár VO + výložník + světlo
- ⊕
- dos. železobetonový stožár VO + výložník + světlo
- ⊕
- dos. ocelový stožár VO + nový výložník + nové světlo LED TYTO 41W
- ⊕
- nový ocelový stožár VO + výložník + nové světlo LED TYTO 41W

- dos. plechové oplocení areálu SSOK
- vjezdová brána do areálu SSOK + pletivové oplocení
- VO-- --VO-- --VO-- --VO-- --VO-- --VO
- nové zemní kabelové vedení VO - CYKY 4x10

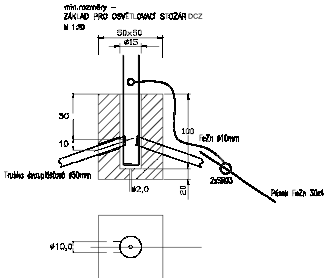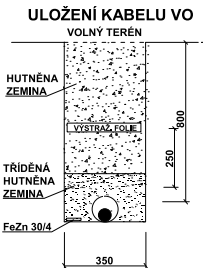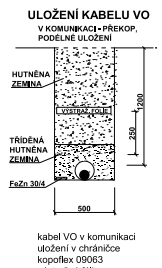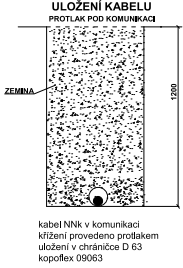

Okolní parcela stavby: 2369
Vlastník: SJM Tkadleček Karel a Tkadlečková Hana, Pod Holubím vrchem 1, 78813 Rapotín

Souhlasím s umístěním a realizací zamýšleného záměru
stavby veřejného osvětlení, v okolí parcely č. 2369 - uložení
zemního kabelového vedení VO.

Dne
SJM Tkadleček Karel a Tkadlečková Hana

Měřítko : 1 : 1000	Odp. projektant: Kořenek	Kreslil: Horký	Výkres č. C 2	Výtisk č.:
	Zpracoval: Horký	Datum: Červen 2018		
	Investor: Obec Vikýřovice	Zak. č.: 201804/H		
 Počernická 3410/1a 108 00 Praha 10 tel: 584 440 063	Akce : Vikýřovice - veřejné osvětlení v obci			
	Situace stavby			